


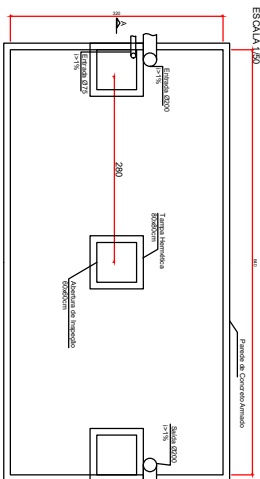

TANQUE SÉPTICO


PLANTA BAIXA

ESCALA 1/50



CORTE AA


ESCALA 1/50

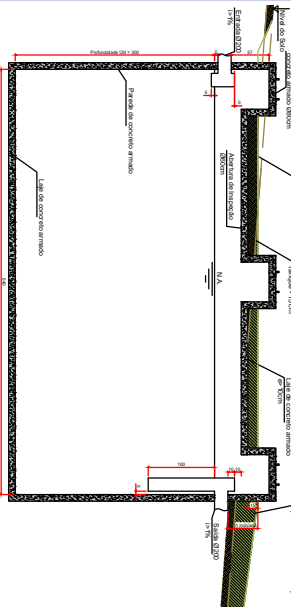

CAIXA DE INSPEÇÃO SANITÁRIA GENÉRICA


PLANTA BAIXA

ESCALA 1/25

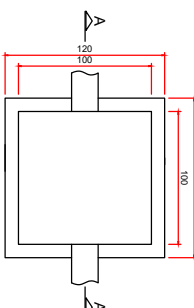

CORTE AA


ESCALA 1/25

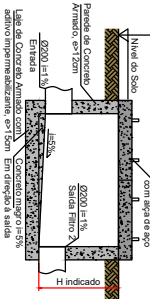

CAIXA DE GORDURA ESPECIAL


PLANTA BAIXA

ESCALA 1/25

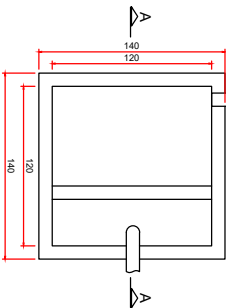

CORTE AA


ESCALA 1/25

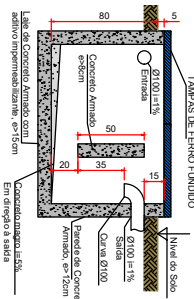

FILTRO ANAERÓBIO


PLANTA BAIXA

ESCALA 1/50

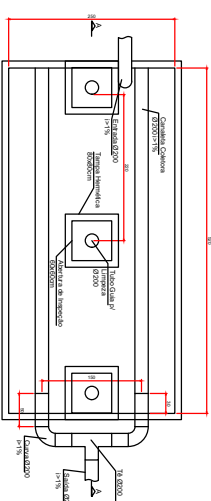

CORTE AA


ESCALA 1/50

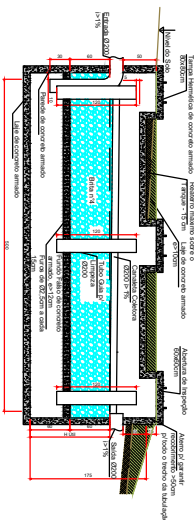

CAIXA CLORADORA


PLANTA BAIXA

ESCALA 1/25

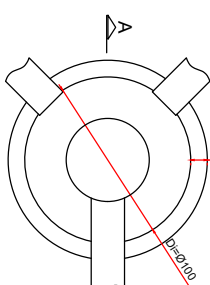


DETALHE ISOMÉTRICO - CLORADOR

ESCALA 1/25

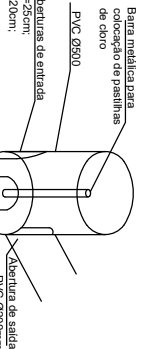

CORTE AA

ESCALA 1/25

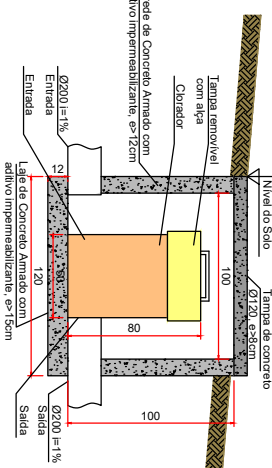

- Todas as medidas e os níveis deverão ser conferidos no local;
- A instalação deverá ser acompanhada pelo fiscal do contrato;
- A locação dos equipamentos sanitários deverá respeitar o que é indicado em planta. A posição poderá ser alterada pela executora caso necessário por impossibilidade de instalação no local indicado;
- As cotas de instalação deverão ser respeitadas, mantendo sempre a inclinação mínima de 1% para qualquer trecho de tubulação;
- A profundidade das caixas de inspeção está indicada na Plancha 01 - Implantação;



ESTADO DO RIO GRANDE DO SUL
SECRETARIA DE JUSTIÇA E SISTEMAS PENAL E SOCIOEDUCATIVO
DEPARTAMENTO DE ENGENHARIA E ARQUITETURA
PENAL E SOCIOEDUCATIVO

PRESÍDIO ESTADUAL FREDERICO WESTPHALEN

PROJETO

REFORMA DO SISTEMA DE TRATAMENTO DE ESGOTO
SANITÁRIO - DETALHES SISTEMA DE TRATAMENTO

RESPONSÁVEL TÉCNICO

ENG. GABRIEL FERNANDES MACHADO
CRM: 250612

ENGENHEIRO

UNIA SUL, em Bairro Beati

FREDERICO WESTPHALEN, RS

SUPERINTENDENTE DOS SERVIÇOS PENITENCIÁRIOS

700 m²

PROCESSO

171202-00040778

03

07



17120200040778

Nome do documento: 03_HID_PEFW_SAN_DET.pdf

Documento assinado por

Órgão/Grupo/Matrícula

Data

Gabriel Fernandes Machado

SSPS / DEAPS / 4817079

22/11/2023 11:16:37

