


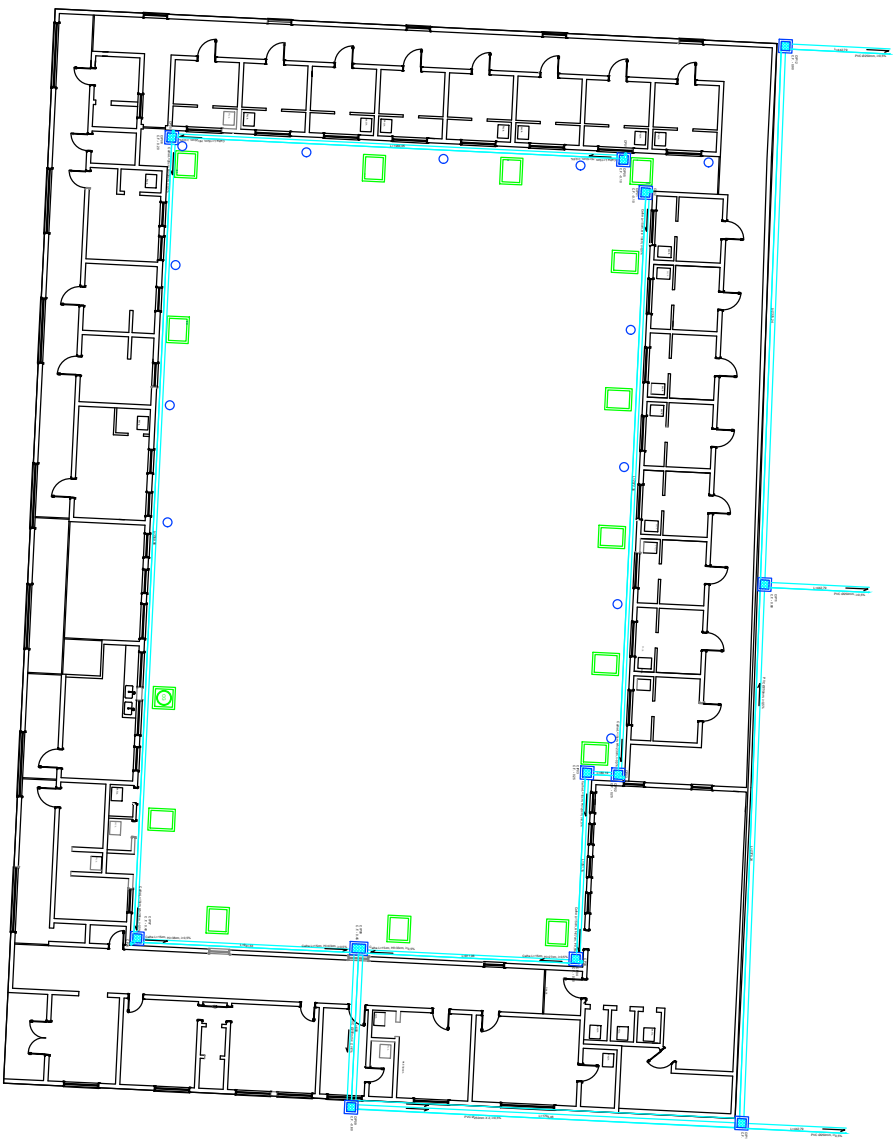

17120200040778

IMPLANTAÇÃO

ESCALA 1/200



LEGENDA

- CAIXAS DE GORDURA SIMPLIFICADAS
- CAIXA DE INSPEÇÃO SANITÁRIO COM TAMPA A VISTA (CSA)
- CAIXA DE GORDURA EXISTENTE NA COZINHA
- CAIXAS DE INSPEÇÃO PLUVIAL (CIP)
- SALDA DE COLETORES PLUVIAIS (CP)
- CAIXAS DE CONCRETO PLUVIAIS
- TUBULAÇÃO DE PVC PLUVIAL



- A instalação das calhas de concreto deverá ser de, no mínimo, 0,5% em declinação ao ponto indicado em Planta.
- A instalação deverá seguir as instruções do Memorial Descritivo;
- Após a concretagem de cada telhado, deverá ser executada a recuperação do piso de concreto, que deverá ter ao menos 12cm de espessura;
- A posição das caixas de inspeção em planta foi estimada, devendo ser confirmada *in loco*;
- Foi indicada a profundidade inicial (Hi) e final (Hf) para instalação de cada telhado de calha;
- Foi indicada a cota de fundo de cada Caixa de Inspeção Pluvial, devendo ser respeitada a profundidade mínima de 25cm;
- As caixas de inspeção pluvial deverão ter tampa de concreto perfurada, assim como as calhas;
- A água coletada por esta drenagem deverá ser destinada para a lateral do estabelecimento, no ponto indicado em planta, distante cerca de 5metros da parede lateral;

CALHA E CAIXA DE INSPEÇÃO PLUVIAL

TOPO

PLANTA BAIXA

ESCALA 1/15

CORTE AA





ESCALA 1/15

CORTE BB

ESCALA 1/15

VISTA ISOMÉTRICA

ESCALA 1/15

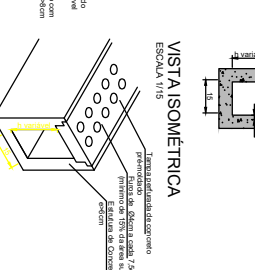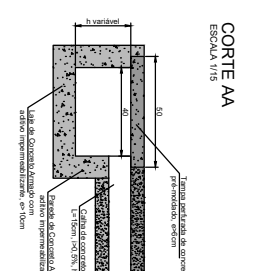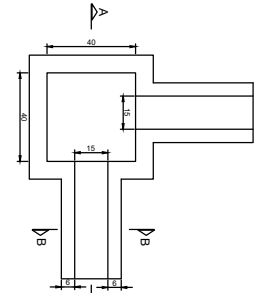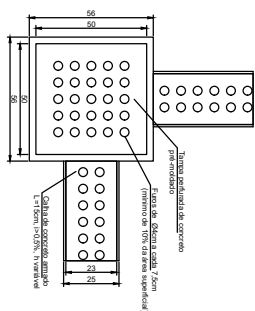

ESTADO DO RIO GRANDE DO SUL
SECRETARIA DE JUSTIÇA E SISTEMAS PENAL E SOCIOEDUCATIVO
DEPARTAMENTO DE ENGENHARIA E ARQUITETURA
PENAL E SOCIOEDUCATIVO

PRESÍDIO ESTADUAL FREDERICO WESTPHALEN

REFORMA DO SISTEMA DE TRATAMENTO DE ESGOTO
SANITÁRIO - PLANTA BAIXA DO PÁTIO

RESPONSÁVEL TÉCNICO	ART: 12542838	DATA: 09/2023
ENG. GABRIEL FERNANDES MACHADO CRM: 250212	GERENHO: GABRIEL MACHADO	ESCALA: MONTADA
FINANCIADO: LÍNEA REAL do Banco Brasil	MUNICÍPIO: FREDERICO WESTPHALEN, RS	FRANQUIA: PLU
SUPERINTENDENTE DOS SERVIÇOS PENITENCIÁRIOS	ÁREA CONSTRUTIVA: 700 m²	PROJETO: 01
MATEUS SCHWARTZ DOS ANJOS	17/1202-00040778	02



17120200040778

Nome do documento: 01_PLU_PEFW_PLU_IMP.pdf

Documento assinado por

Órgão/Grupo/Matrícula

Data

Gabriel Fernandes Machado

SSPS / DEAPS / 4817079

15/09/2023 18:01:53

