




NAR BELÉM NOVO - AR 5
Planta baixa Hidrossanitária
Escala: 1:100

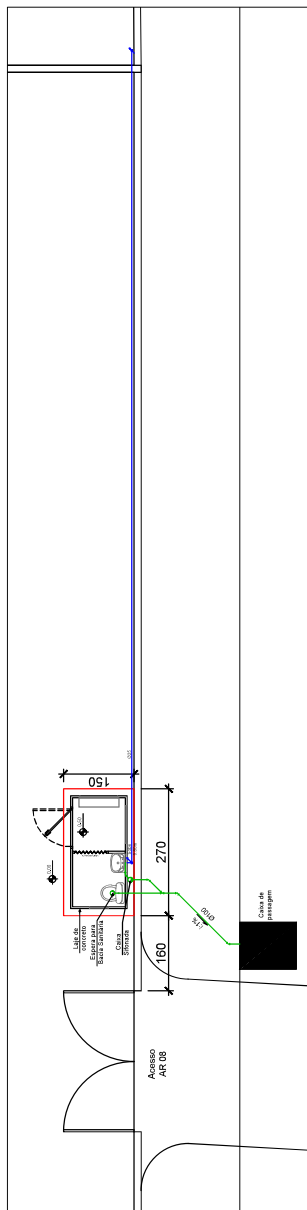


NAR BELÉM NOVO - AR 6 e 8
Planta baixa Hidrossanitária
Escala: 1:100

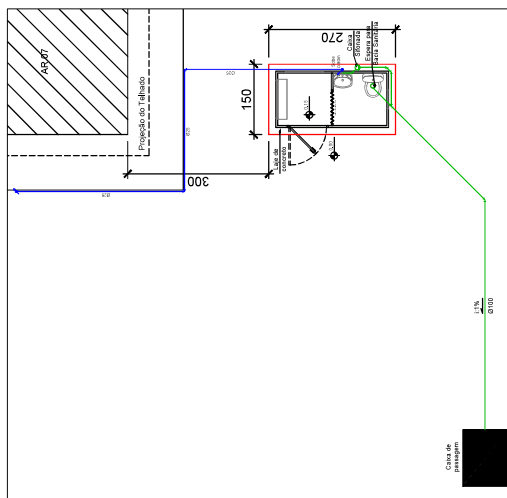

NAR BELÉM NOVO - AR 7
Planta baixa Hidrossanitária
Escala: 1:100

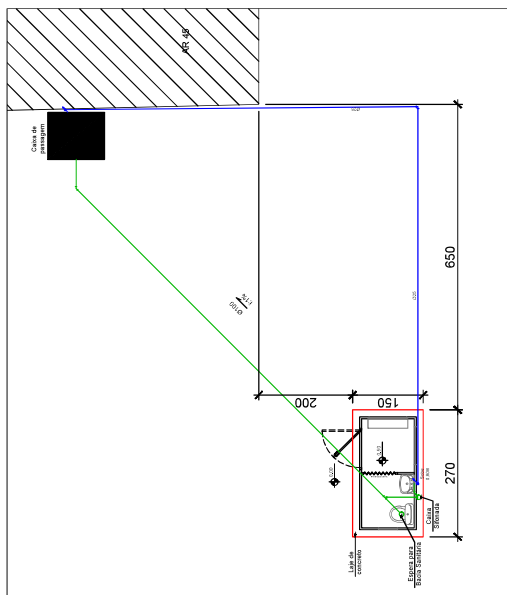

NAR FATINI - AR 42, 43, 44 E 45
Planta baixa Hidrossanitária
Escala: 1:100

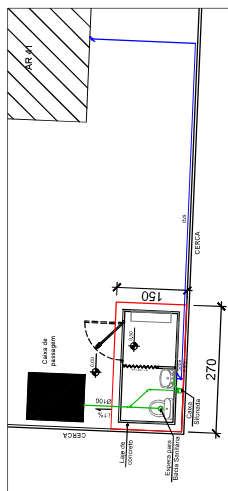

NAR FATINI - AR 41
Planta baixa Hidrossanitária
Escala: 1:100

LEGENDA:

- EXISTENTE
- TUBULAÇÃO DE ESGOTO
- TUBULAÇÃO DE ÁGUA
- LAJE A SER CONSTRUÍDA

00 - Emissão



Fundação Proteção
Fundação de Proteção Especial
do Rio Grande do Sul

BASES GUARITAS COM BANHEIRO

Descrição: Planta baixa hidrossanitária



Quantidade: 1:100

Data de emissão: 08/08/2023

Assinado por: [Assinatura]

1/2

08/08/2023

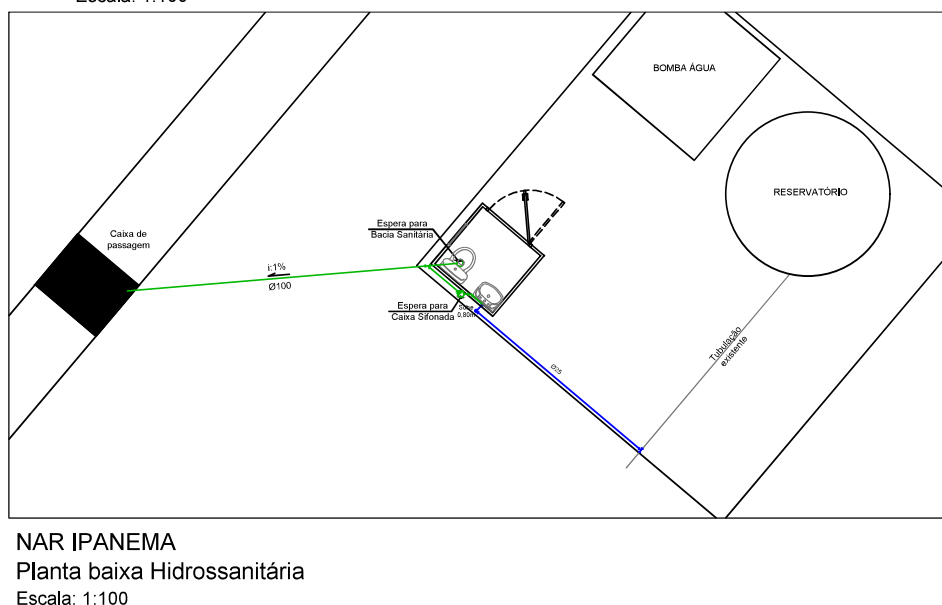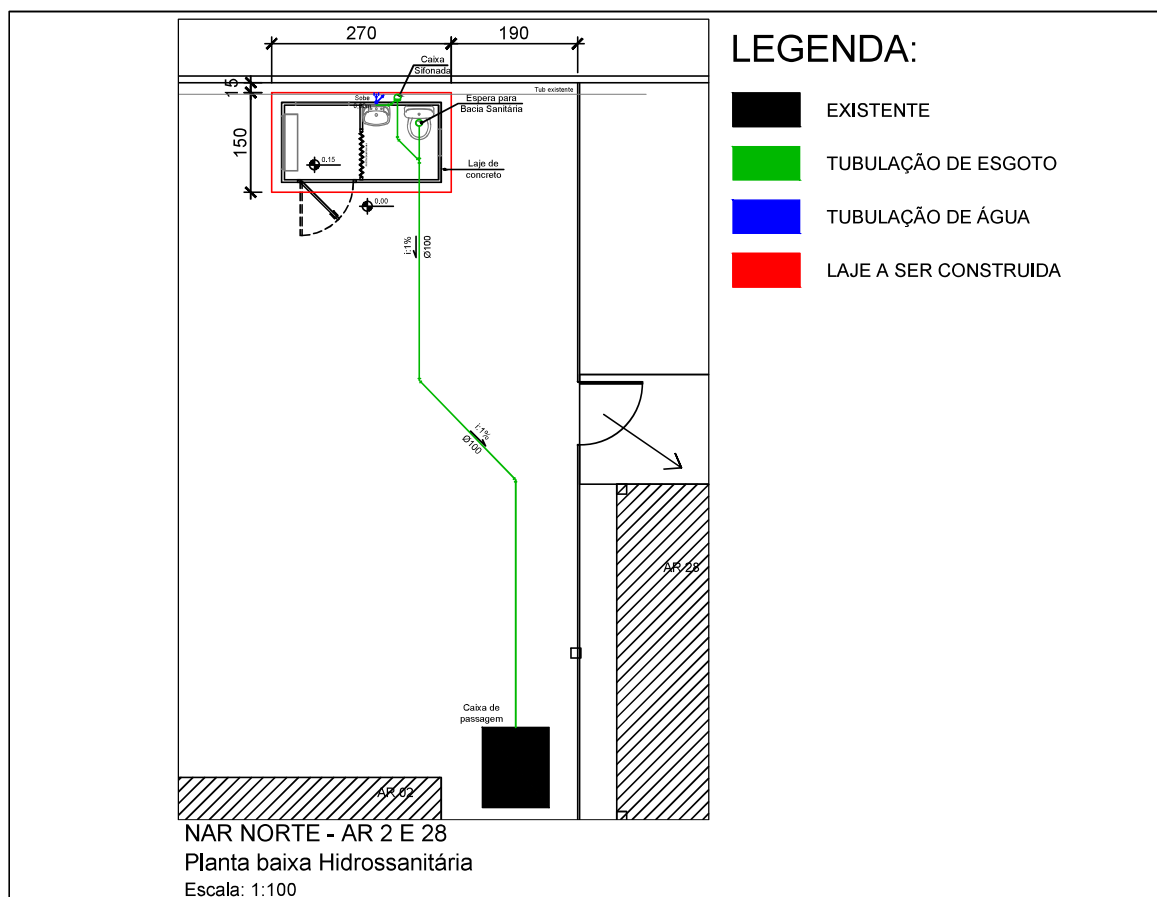

00 - Emissão

08/08/2023



Fundação Proteção
 Fundação de Proteção Especial
 do Rio Grande do Sul

BASES GUARITAS COM BANHEIRO

Descrição:

Planta baixa hidrossanitária

Desenhista:

PROA:

Prancha:

Escala: 1:100

Aprovado por:

Data de emissão: 08/08/2023

No dia:

2/2