


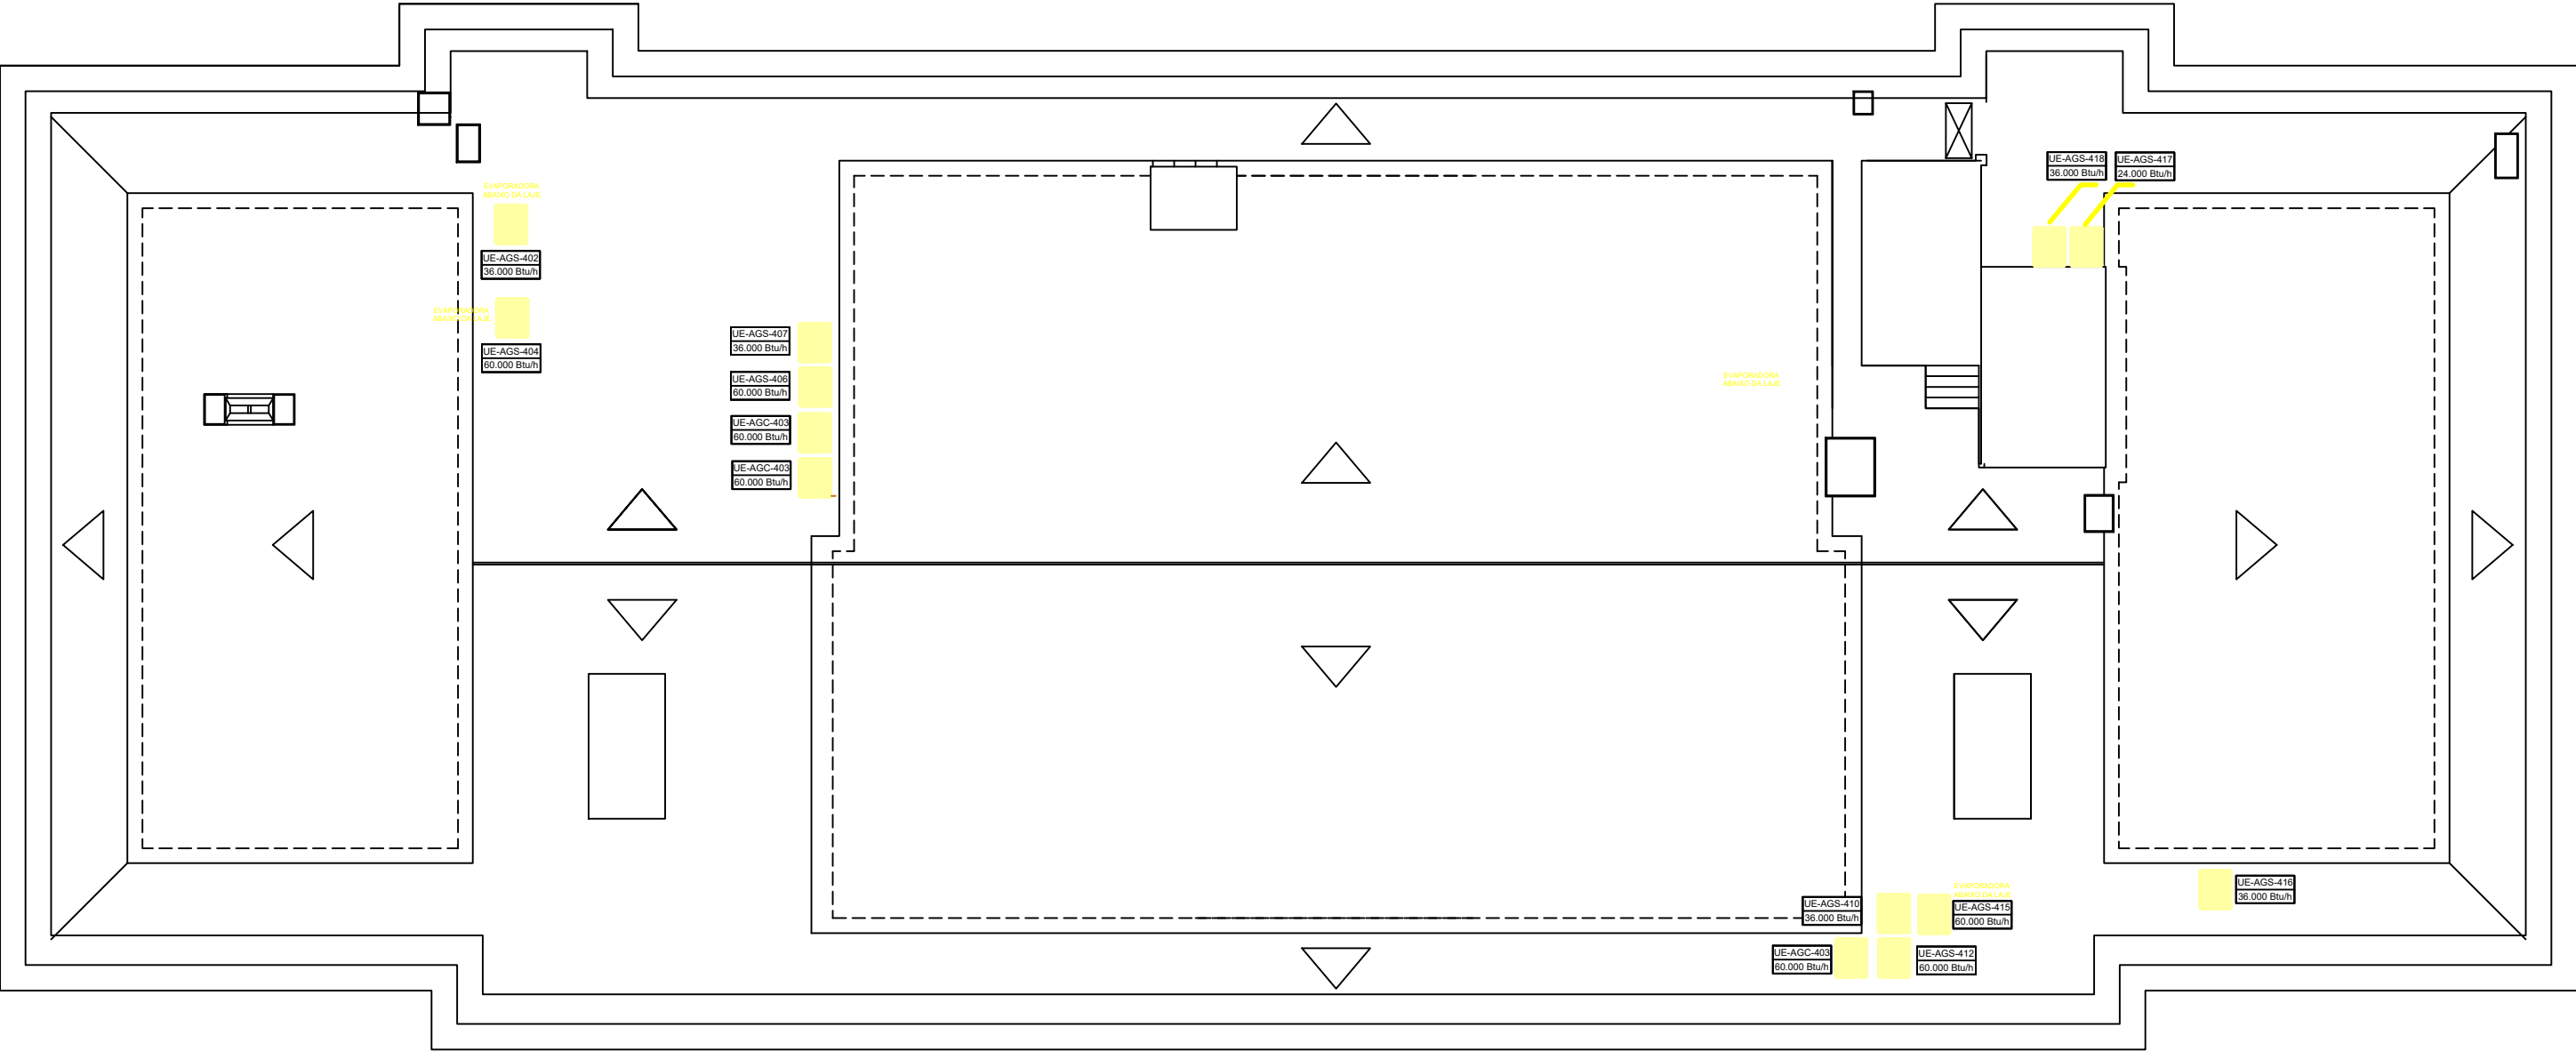

PLANTA BAIXA
CONDENSADORAS

GABINETE DO GOVERNADOR

NÚCLEO DE CONSERVAÇÃO E MEMÓRIA DO PATRIMÔNIO CULTURAL DO PALÁCIO PIRATINI

PALÁCIO PIRATINI – ALA GOVERNAMENTAL

Assunto: Revitalização do 4º Pavimento – Condensadoras

Resp. Técnica: Eng. Civil Bruno Pedrosa Rien CREA RS 252901

Escala: 1/100

Data: Junho/2024

Nº: 2/3