


| CÓDIGO | SALAS | MÁQUINAS |
|-------------|---------------------------|--|
| EV- AGS 402 | ASSESSORIA 2 GG | EVAPORADORA PISO "TETO" APARENTE 60.000 BTUs |
| EV- AGC 403 | REFEITÓRIO / CAIXA D'ÁGUA | EVAPORADORAS PISO "TETO" APARENTE 3X 60.000 BTUs |
| EV- AGS 404 | ASSESSORIA 1 GG | EVAPORADORA PISO "TETO" APARENTE 60.000 BTUs |
| EV- AGS 406 | ASSESSORIA 3 GG | EVAPORADORA PISO "TETO" APARENTE 60.000 BTUs |
| EV- AGS 407 | ASSESSORIA 4 GG | EVAPORADORA HIGH WALL APARENTE 36.000 BTUs |
| EV- AGS 410 | CERIMONIAL 2 | EVAPORADORA HIGH WALL APARENTE 36.000 BTUs |
| EV- AGS 412 | CERIMONIAL 1 | EVAPORADORA PISO "TETO" APARENTE 60.000 BTUs |
| EV- ARS 306 | DCMPC | EVAPORADORA HIGH WALL APARENTE 24.000 BTUs |
| EV- AGS 415 | SUBCHEFIA ADM CM | EVAPORADORA PISO "TETO" APARENTE 60.000 BTUs |
| EV- AGS 416 | DORMITÓRIO CM | EVAPORADORA PISO "TETO" APARENTE 36.000 BTUs |
| EV- AGS 417 | ESPAÇO DE CONVIVÊNCIA CM | EVAPORADORA HIGH WALL APARENTE36.000 BTUs |
| EV- AGS 418 | DORMITÓRIO FEMININO | EVAPORADORA PISO "TETO" APARENTE 36.000 BTUs |

Nota: Evaporadoras EV - AGS 404 e 415 necessitarão de bomba de dreno.

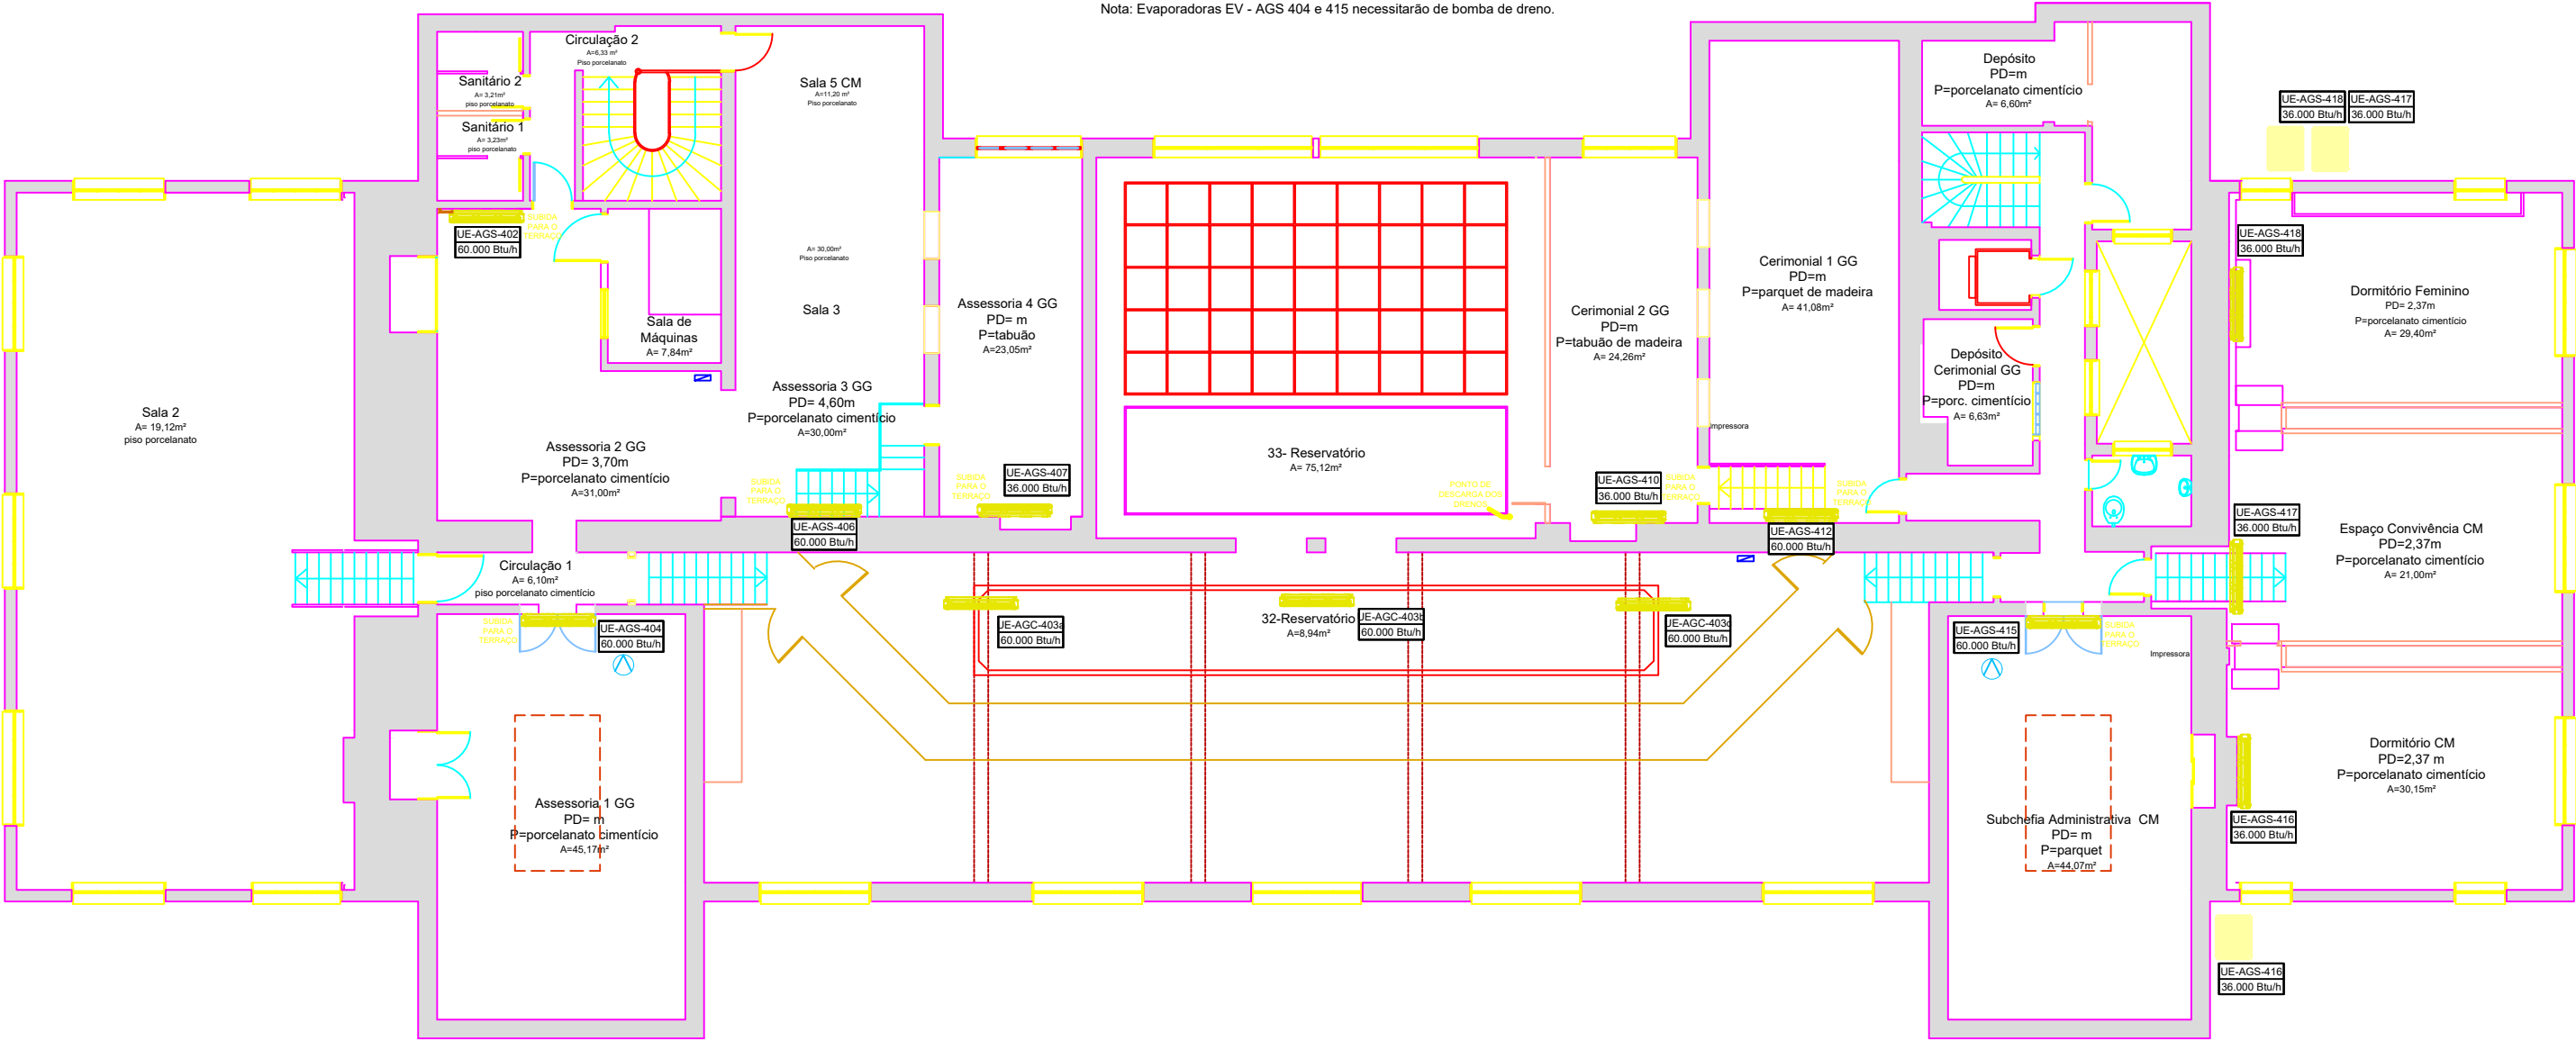

PLANTA BAIXA
EVAPORADORAS

GABINETE DO GOVERNADOR

NÚCLEO DE CONSERVAÇÃO E MEMÓRIA DO PATRIMÔNIO CULTURAL DO PALÁCIO PIRATINI

PALÁCIO PIRATINI – ALA GOVERNAMENTAL

Assunto: Revitalização do 4º Pavimento – Evaporadoras

Resp. Técnica: Eng Civil Bruno Pedroso Rien CREA RS 252901

Escala: 1/100

Data: Junho/2024

Nº: 1/3