


CÓDIGO	SALAS	MÁQUINAS
EV- AGS 402	ASSESSORIA 2 GG	EVAPORADORA PISO "TETO" APARENTE 60.000 BTUs
EV- AGC 403	REFEITÓRIO / CAIXA D'ÁGUA	EVAPORADORAS PISO "TETO" APARENTE 3X 60.000 BTUs
EV- AGS 404	ASSESSORIA 1 GG	EVAPORADORA PISO "TETO" APARENTE 60.000 BTUs
EV- AGS 406	ASSESSORIA 3 GG	EVAPORADORA PISO "TETO" APARENTE 60.000 BTUs
EV- AGS 407	ASSESSORIA 4 GG	EVAPORADORA HIGH WALL APARENTE 36.000 BTUs
EV- AGS 410	CERIMONIAL 2	EVAPORADORA HIGH WALL APARENTE 36.000 BTUs
EV- AGS 412	CERIMONIAL 1	EVAPORADORA PISO "TETO" APARENTE 60.000 BTUs
EV- ARS 306	DCMPC	EVAPORADORA HIGH WALL APARENTE 24.000 BTUs
EV- AGS 415	SUBCHEFIA ADM CM	EVAPORADORA PISO "TETO" APARENTE 60.000 BTUs
EV- AGS 416	DORMITÓRIO CM	EVAPORADORA PISO "TETO" APARENTE 36.000 BTUs
EV- AGS 417	ESPAÇO DE CONVIVÊNCIA CM	EVAPORADORA HIGH WALL APARENTE 36.000 BTUs
EV- AGS 418	DORMITÓRIO FEMININO	EVAPORADORA PISO "TETO" APARENTE 36.000 BTUs

Nota: Evaporadoras EV - AGS 404 e 415 necessitarão de bomba de dreno.

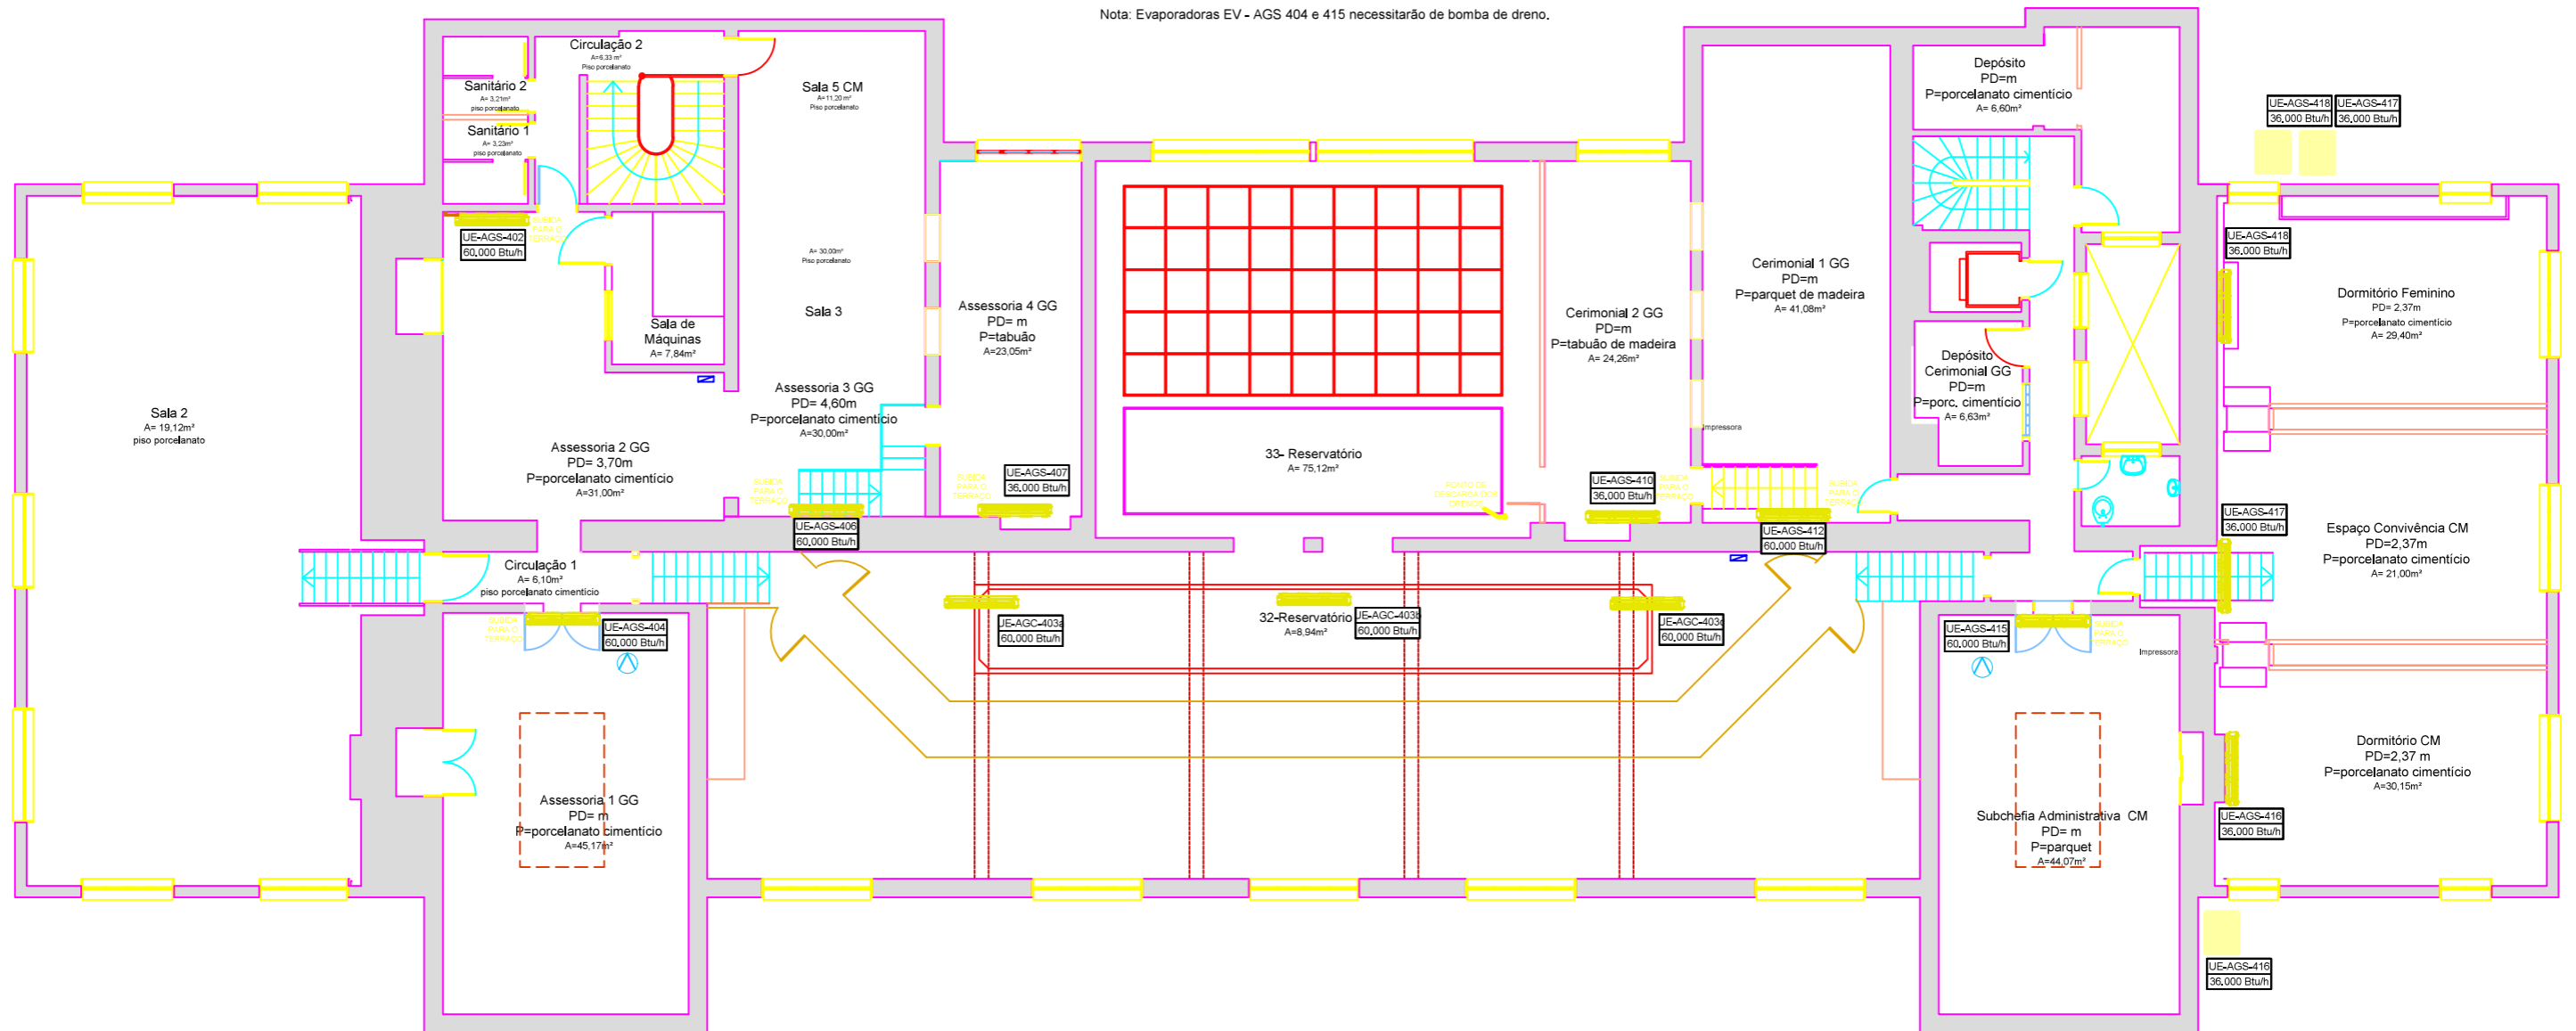

**PLANTA BAIXA
EVAPORADORAS**

**PALÁCIO
PIRATINI**

GABINETE DO GOVERNADOR
NÚCLEO DE CONSERVAÇÃO E MEMÓRIA DO PATRIMÔNIO CULTURAL DO PALÁCIO PIRATINI

PALÁCIO PIRATINI – ALA GOVERNAMENTAL

Assunto: Revitalização do 4º Pavimento – Evaporadoras

Resp. Técnica: Eng Civil Bruno Pedroso Rien CREA RS 252901 | Escala: 1/100 | Data: Junho/2024 | Nº: 1/3