


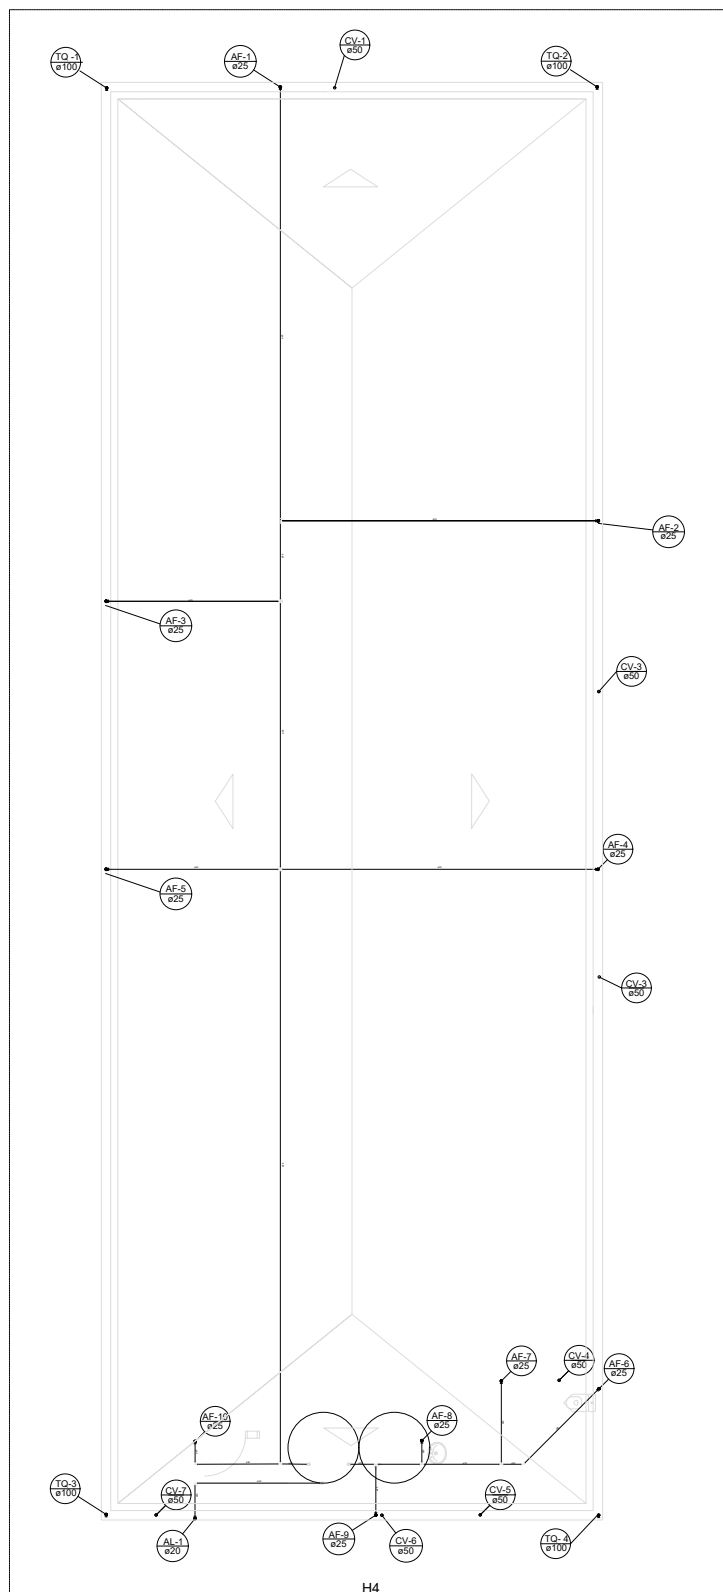

PLANTA BAIXA
COBERTURA

Legenda	
	Registro de gaveta c/canopla cromada oPVC soldável - RG

Legenda das indicações	
LV	Lavatório com pedreiro de 90° - 25 mm - 1/2"
MIC	Modulo c/aberto, c/aberto de descarga com pedreiro de 90° - 25 mm - 3/4"
RP	Registro de Pressão com PVC soldável - 25 mm - 3/4"
RG	Registro de gaveta c/canopla cromada oPVC soldável - 3/4"
VS	Vaso sanitário com caixa acoplada - 3/4"

Nº	DATA	ASSUNTO DA REVISÃO	REVISÕES
03	AGOS/2023	AJUSTES EM ARQUIVO EXISTENTE	CAROLINA
02	DEZ/2022	AJUSTES EM ARQUIVO EXISTENTE	CAROLINA
01	OUT/2022	EMISSÃO INICIAL	PREFEITURA DO RIO GRANDE DO SUL
1º			DESENHO

uergs
Universidade Estadual do Rio Grande do Sul
UNIDADE HORTÊNSIAS

ENGENHEIRO RUA DR. FREDERICO TEDESCO, 496 - SÃO FRANCISCO DE PAULA/RS	ESCALA 1/100	DATA AGD/2023
PROJETO ARQUITETÔNICO ENG. CAROLINA FOREST GIACOMELLO - CREA/RN A39909-4	DESENHO Carolina	
PROPRIETÁRIO UNIVERSIDADE ESTADUAL DO RIO GRANDE DO SUL	ARQUITETO SFP-LAB ANALISE AND_HORTENSIA	
ASSUNTO REFORMA LAB. ANÁLISE AMBIENTAL PROJETO HIDROSSANITÁRIO PLANTA DE COBERTURA	PRANCHA H2	