



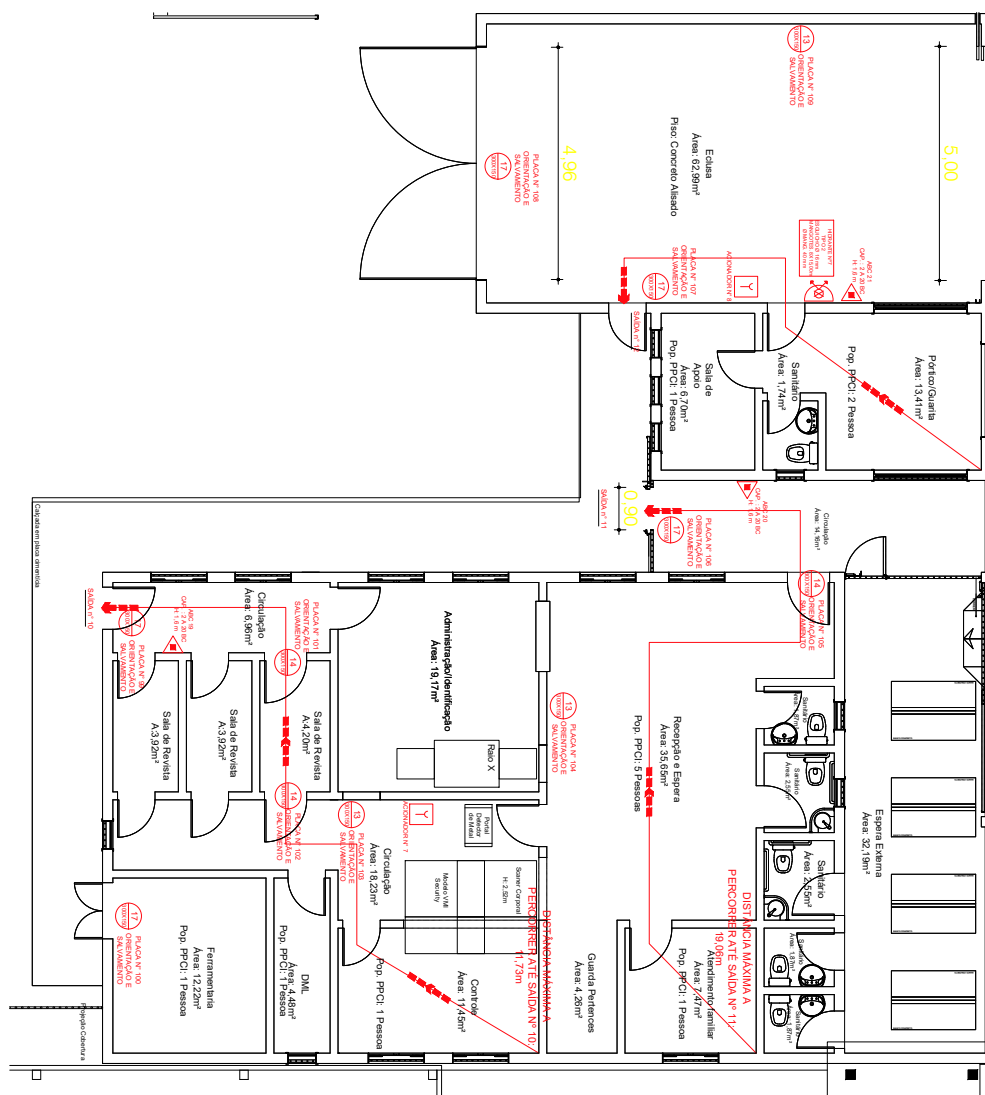

PLANTA BAIXA - PÓRTICO DE ENTRADA
ÁREA CONTRUÍDA - 292,18 m²
PPI
ESCALA: 1/50

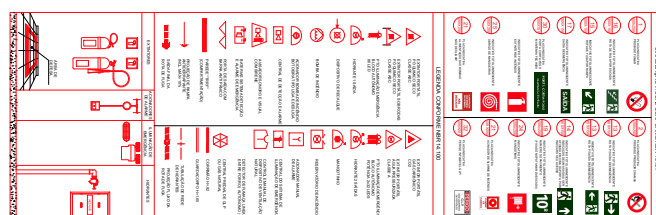

	
ESTADO DO RIO GRANDE DO SUL FORÇA TAREFA - SSP/SOP/SEAPEN	
PRESÍDIO REGIONAL DE PASSO FUNDO	
PROT. Nº _____ DATA _____	R. AVALIAR - 488
PREVENÇÃO E PROTEÇÃO CONTRA INCÊNDIO	
EMPRESA: _____ END.: AMOECOLA, RUA CONTADOR N.º 20, JARDIM 20, 30.310	PROT. Nº _____ DATA _____
CONVENIENTE Esg. Marco Cavalli	PROT. Nº _____ DATA _____
PROT. Nº _____ DATA 15/02/2014	PROT. Nº _____ DATA _____
06	04