




24214800004179

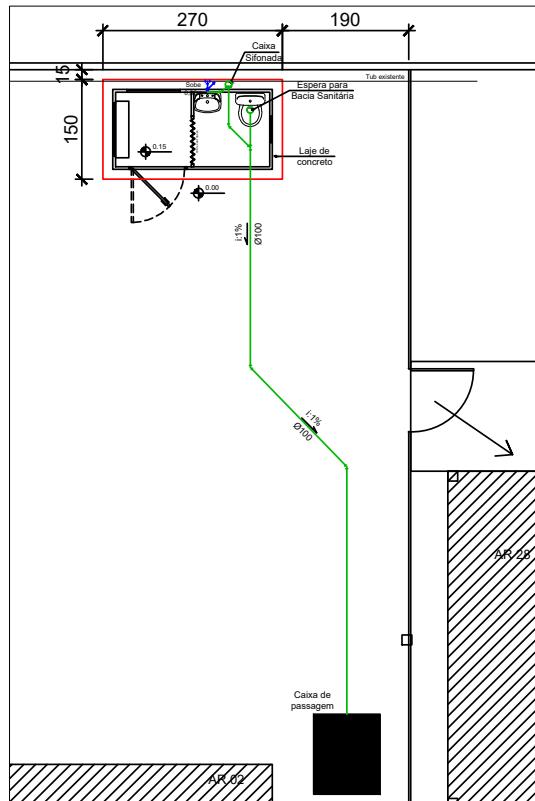

NAR NORTE - AR 2 E 28
Planta baixa Hidrossanitária
Escala: 1:100

LEGENDA:


- █ EXISTENTE
- █ TUBULAÇÃO DE ESGOTO
- █ TUBULAÇÃO DE ÁGUA
- █ LAJE A SER CONSTRUIDA

01 - Revisão - Retirado desenho Ipanema

02/08/2024

00 - Emissão

08/08/2023

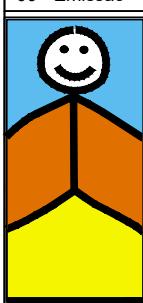

**Fundação
Proteção**

Fundação de Proteção Especial
do Rio Grande do Sul

BASES GUARITAS COM BANHEIRO

Descrição:

Planta baixa hidrossanitária

Desenhista:

Documento
PROA
Assinado

2/2

Escala:

1:100

Aprovado por:

Data de emissão:

08/08/2023

No dia: