




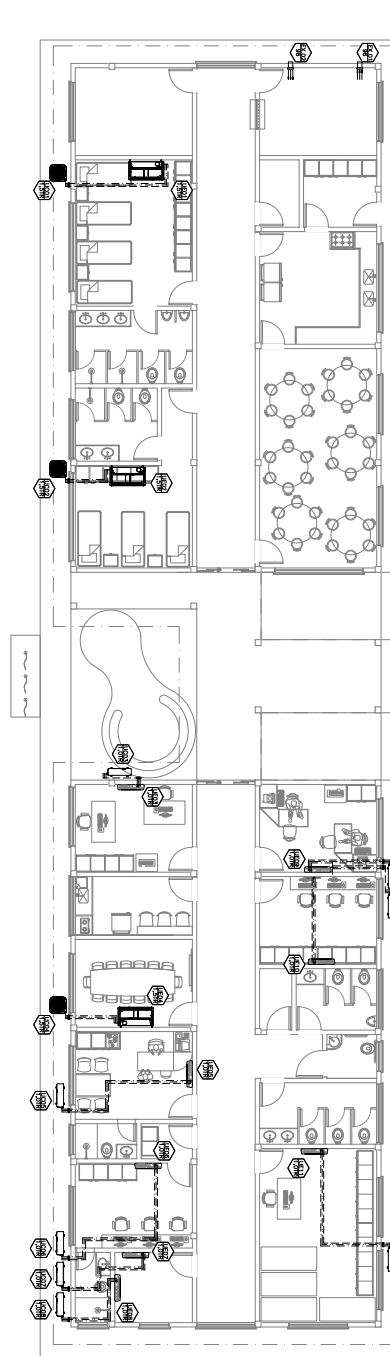

01 PLANTA BAIXA MÓDULO ADMINISTRAÇÃO/AGENTES
ESCALA: 1:75

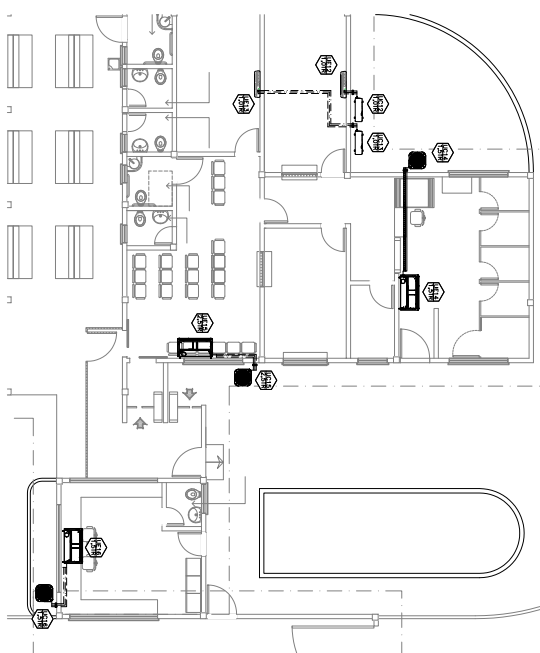

02 PLANTA BAIXA MÓDULO REVISTA-PORTARIA ESPERA EXTERNA
ESCALA: 1:75

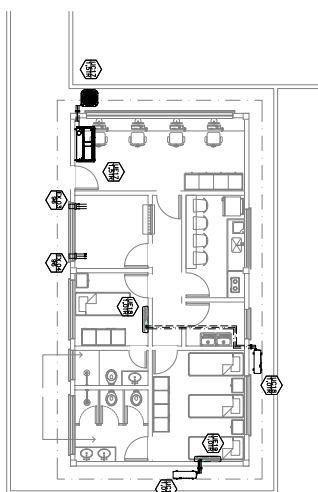


03 PLANTA BAIXA MÓDULO GUARITA EXTERNA
ESCALA: 1:75


ITEM	EFFECTS OF	COST
DONATION TWO ADOL.		
MADU DE AR _____	\$600-700	
FEDERAL TAX CREDIT _____	-180	
TOTAL _____	_____	04
GROSS TOTAL _____	290 / \$644	
POTENTIAL TOTAL _____	12 W	
WORKERS FOR BETTERHOOD BUILDING		
WORLD _____	MAP 100-1	

[illegible][illegible]

22/06/2022 10:08:02 SSP/FORCA-TAF/351183902 INSERIR NOVOS ELEMENTOS TÉCNICOS 314

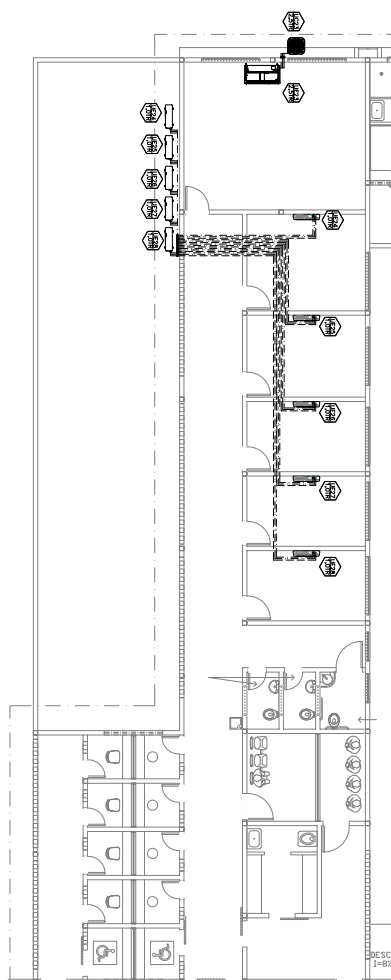

01 PLANTA BAIXA MÓDULO TRATAMENTO PENAL
ESCALA: 1:75

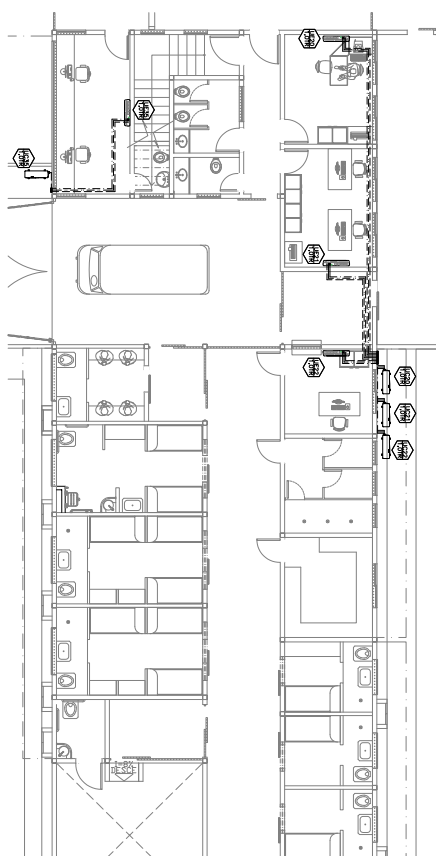

02 PLANTA BAIXA MÓDULO INCLUSÃO - TRIAGEM - ISOLAMENTO
ESCALA: 1:75

ITEM	ESPECIFICAÇÕES	QTD.
23	CONDOMÍNIO DE 06 M2 DE ÁGUA (QUALQ/7000) CAPACIDADE NOMINAL = 120000L/H-1,05R NÍVEL DE RUÍDO SONORA = 60dB(A) TUBO (LARGURA + CONDIÇÃO) = 250/100 3kg MATERIAL DE ENTUBAGEM = INOX MÉTODO DE ENTUBAGEM: INTERIO DO DUCTANTE LARGURA DO CONDIÇÃO = 4,0* LARGURA DE SUÇÃO = 4,0* LARGURA DE LIGADO = 4,0*	23
24	CONDOMÍNIO DE 06 M2 DE ÁGUA (QUALQ/7000) CAPACIDADE NOMINAL = 120000L/H-1,05R NÍVEL DE RUÍDO SONORA = 60dB(A) TUBO (LARGURA + CONDIÇÃO) = 250/100 3kg MATERIAL DE ENTUBAGEM = INOX MÉTODO DE ENTUBAGEM: INTERIO DO DUCTANTE LARGURA DO CONDIÇÃO = 4,0* LARGURA DE SUÇÃO = 4,0* LARGURA DE LIGADO = 4,0*	24
25	CONDOMÍNIO DE 06 M2 DE ÁGUA (QUALQ/7000) CAPACIDADE NOMINAL = 120000L/H-1,05R NÍVEL DE RUÍDO SONORA = 60dB(A) TUBO (LARGURA + CONDIÇÃO) = 250/100 3kg MATERIAL DE ENTUBAGEM = INOX MÉTODO DE ENTUBAGEM: INTERIO DO DUCTANTE LARGURA DO CONDIÇÃO = 4,0* LARGURA DE SUÇÃO = 4,0* LARGURA DE LIGADO = 4,0*	25

[illegible]



Anotação de Responsabilidade Técnica - ART
Lei nº 6.496, de 7 de dezembro de 1977

CREA-BA

Conselho Regional de Engenharia e Agronomia da Bahia

CNPJ : 15.233.026/0001-57 - Rua Professor Aloisio de Carvalho Filho, 402, Engenho Velho de Brotas - Salvador-BA

Resolução nº 1.025/2009
ART de Obra ou Serviço
NÚMERO CREA-BA : CE000000012276-000059
BA2013.195674
Tipo de Registro : Inicial
Em Equipe com BA2012.165877

1. Responsável Técnico	
JOSÉ MENDONÇA FILHO SEGUNDO	RNP : 0601361830
Título(s) do Profissional : Engenheiro Mecânico	Registro : CE12276
Empresa Contratada : JCA ENGENHARIA E ARQUITETURA LTDA	Registro : BA14775

2. Dados do Contrato	
Contratante : DEPARTAMENTO PENITENCIARIO NACIONAL - DEPEN	CNPJ : 00.394.494/0008-02
Endereço : Esplanada DOS MINISTERIOS, BLOCO T SALA 633	Nº : SN Bairro : Zona Cívico-Administrativa
Cidade : BRASILIA	UF : DF CEP : 70.064-900
Contrato : 28/2012	Celebrado em : 28/12/2012 ART Inicial do Contrato/empreendim BA2012.165877
Valor : R\$ 1.355.000,00	Tipo de Contratante : Pessoa Jurídica de Direito Público sem Registro no CREA
Ação Institucional :	

3. Dados da Obra / Serviço	
Endereço : Esplanada DOS MINISTERIOS, BLOCO T SALA 633	Nº : SN
Cidade : BRASILIA	Bairro : Zona Cívico-Administrativa
Data Início : 07/01/2013	UF : DF CEP : 70.064-900
Previsão de Término : 07/01/2014	Coordenadas : ""S ""O
Finalidade : Prisional	Código MPOG :
Proprietário : DEPARTAMENTO PENITENCIARIO NACIONAL - DEPEN	CNPJ : 00.394.494/0008-02

4. Atividade Técnica			
1	Nível : Execução	Atividade Profissional / Obra ou Serviço / Complemento	Quantidade Unidade
		* PROJETO / SISTEMAS DE REFRIGERAÇÃO E AR CONDICIONADO / SISTEMAS DE REFRIGERACAO E AR CONDICIONADO	39300 metros quadrados
		* PROJETO / INSTALAÇÕES INDUSTRIAIS E MECANICAS / INSTALACAO DE GLP(GAS CANALIZADO)	39300 metros quadrados
2	Nível :	Atividade Profissional / Obra ou Serviço / Complemento	Quantidade Unidade
3	Nível :	Atividade Profissional / Obra ou Serviço / Complemento	Quantidade Unidade

5. Observações
Elaboracao dos projetos executivos, memoriais, cadernos de especificacoes tecnicas, planilhas orcamentarias, cronograma para construçao de cadeias publicas nas Unidades da Federacao

6. Declarações
Acessibilidade: Declaro atendimento às regras de acessibilidade previstas nas normas técnicas da ABNT, na legislação específica e no Decreto nº 5.296, de 2 de dezembro de 2004.
Cláusula Compromissória: qualquer conflito ou litígio originado do presente contrato, bem como sua interpretação ou execução, será resolvido por arbitragem, de acordo com a Lei nº. 9.307, de 23 de setembro de 1996, por meio do Centro de Mediação e Arbitragem - CMA vinculado ao Crea-BA, nos termos do respectivo regulamento de arbitragem que, expressamente, as partes declaram concordar.
Profissional
Contratante

7. Entidade de Classe
ABENC - Ass. Brasileira de Engenharia Civil

8. Assinaturas	9. Informações
Declaro serem verdadeiras as informações acima	* A guarda da via assinada da ART será de responsabilidade do profissional e do contratante com o objetivo de documentar o vínculo contratual.
JOSÉ MENDONÇA FILHO SEGUNDO - CPF : 696.772.983-72	Uso do CREA
DEPARTAMENTO PENITENCIARIO NACIONAL - DEPEN - CNPJ : 00.394.494/0008-02	

Valor ART : R\$ 45,00 Registrada em : 07/03/2013 Valor Pago : R\$ 45,00 Nosso Número : 24000002013195674-2
--