


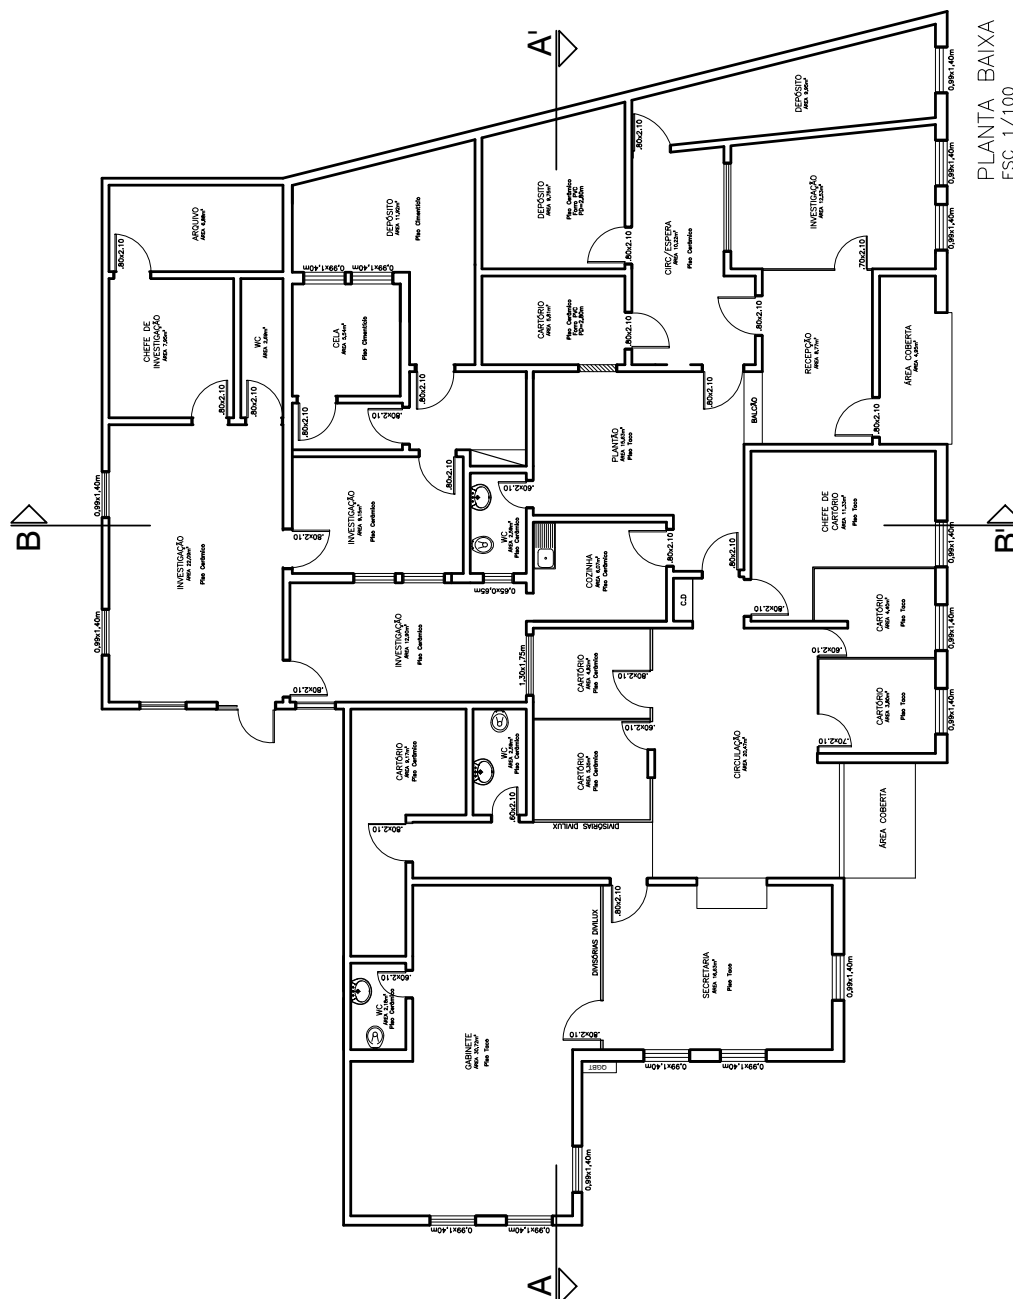


PLANTA BAIXA
ESC 1/100

ÁREA CONSTRUIDA 332,47m²

 Assessoria de Engenharia Polícia Civil ESTADO DO RIO GRANDE DO SUL	TÍTULO: ASSESSORIA DE ENGENHARIA		DATA: MAIO/2024
	LOCAL: Av. PLÍNIO KGERFF, 2000 – PORTO SECO - PORTO ALEGRE / RS		ESCALA: 1/100
	TÉCNICO: ARQ. ANA CAROLINA MELO		PRANCHA: 01/04
	ASSUNTO: REFORMA NO TELhado - 12 DP		




 Assessoria de Engenharia Polícia Civil Estado do Rio Grande do Sul	TÍTULO: ASSESSORIA DE ENGENHARIA		DATA: MAIO/2024
	LOCAL: AV. PLÍNIO KOERFF, 2000 – PORTO SECO - PORTO ALEGRE / RS	ESCALA: 1/100	
	TÉCNICO: ARO. ANA CAROLINA MELO	PRANCHA: 02/04	
	ASSUNTO: REFORMA NO TELHADO - 12 DP		

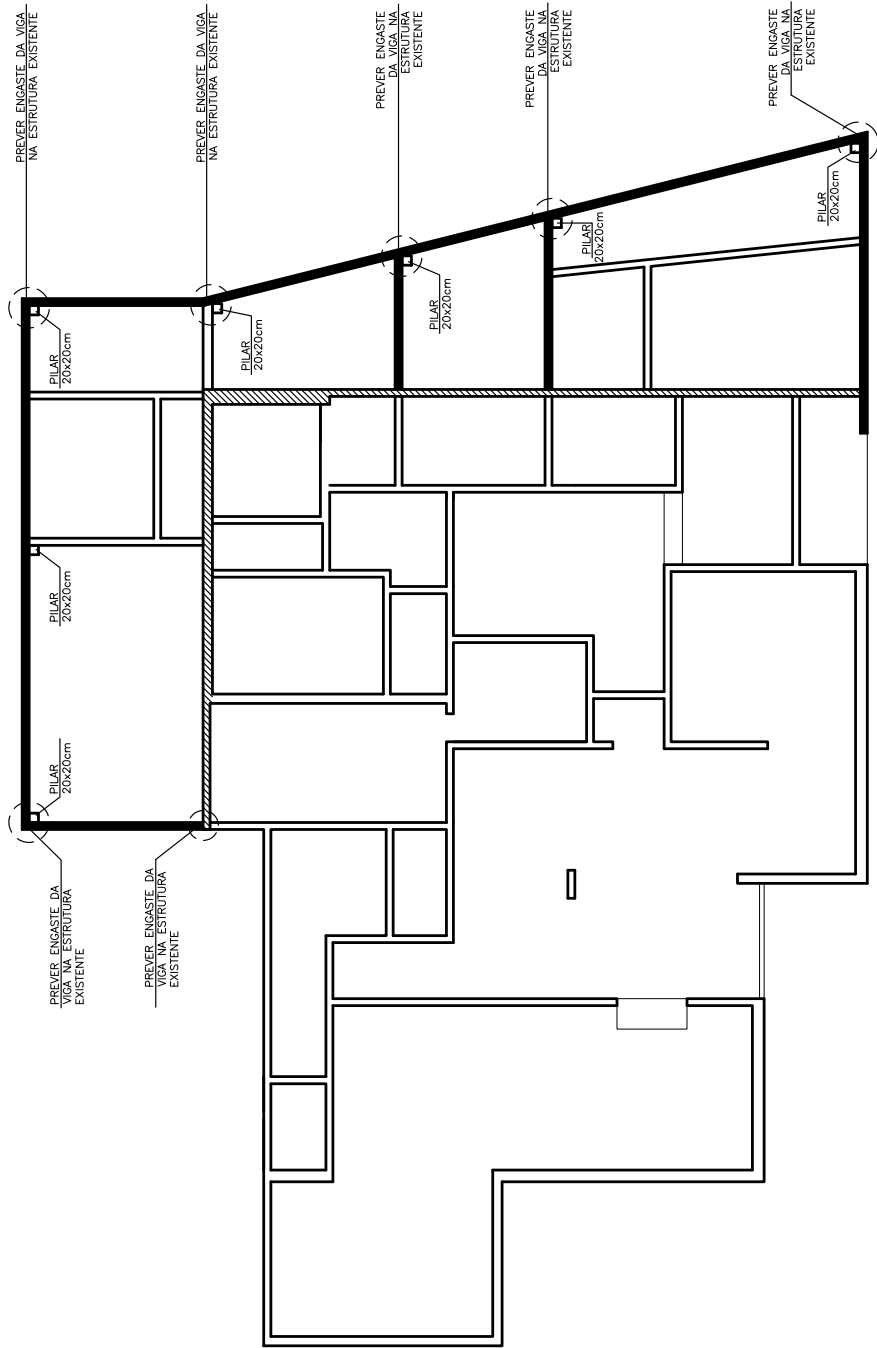

PLANTA DE REFORMA
PILARES E VIGAS
ESC 1/100

OBSERVAÇÕES	
PILARES – 20x20cm	
VIGAS – 15x30cm	
	VIGA A SER CONTRUIDA
	LIMITE DA CONSTRUÇÃO ORIGINAL

	TÍTULO: ASSESSORIA DE ENGENHARIA	
	LOCAL: Av. PLÍNIO KGERFF, 2000 – PORTO SECO - PORTO ALEGRE / RS	DATA: MAIO/2024
	TÉCNICO: ARO. ANA CAROLINA MELO	ESCALA: 1/100
	ASSUNTO: REFORMA NO TELHADO - 12 DP	PRANCHA: 03/04

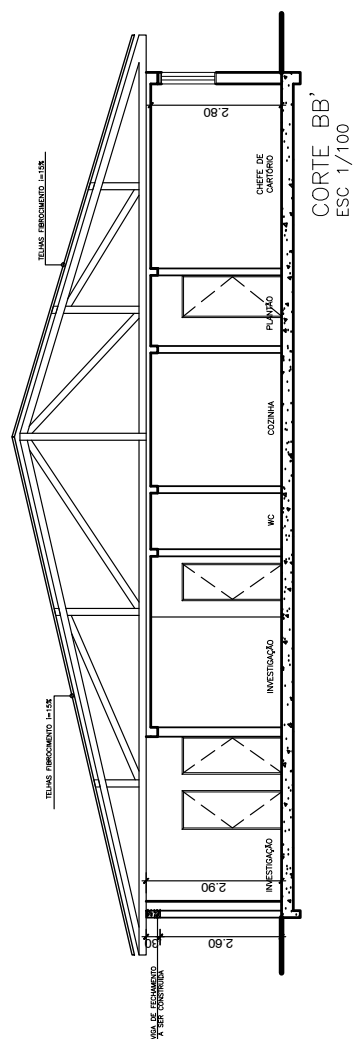

 Assessoria de Engenharia Polícia Civil Estado do Rio Grande do Sul	TÍTULO: ASSESSORIA DE ENGENHARIA	DATA: MAIO/2024
	LOCAL: Av. PLÍNIO KOEFFER, 2000 – PORTO SECO - PORTO ALEGRE / RS	ESCALA: 1/100
	TÉCNICO: ARO. ANA CAROLINA MELO	PRANCHA: 04/04
	ASSUNTO: REFORMA NO TELHADO - 12 DP	