


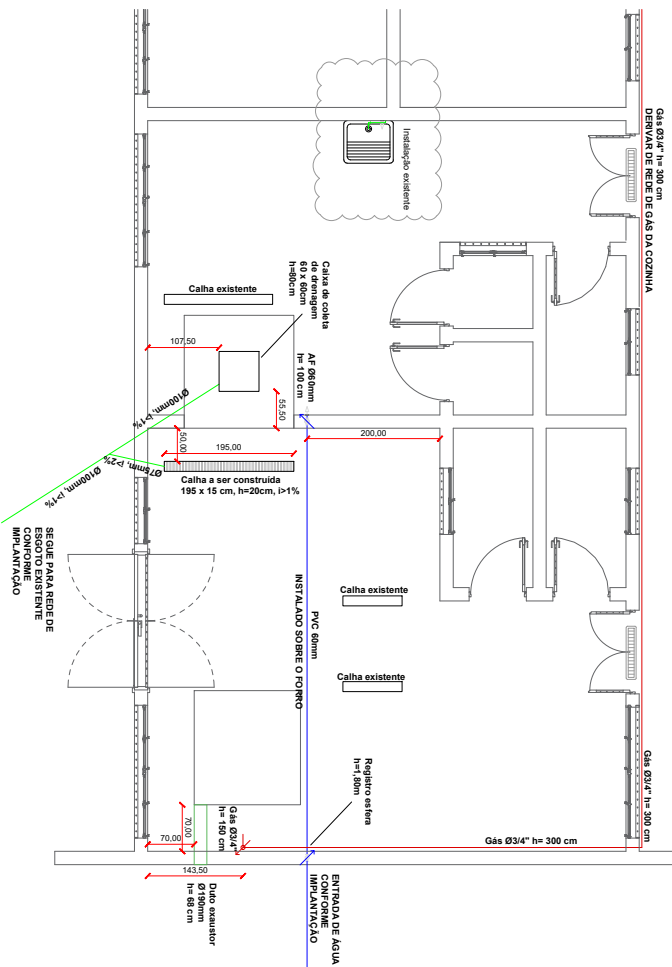


PLANTA BAIXA

ESCALA 1/50




IMPLANTAÇÃO

ESCALA 1/100

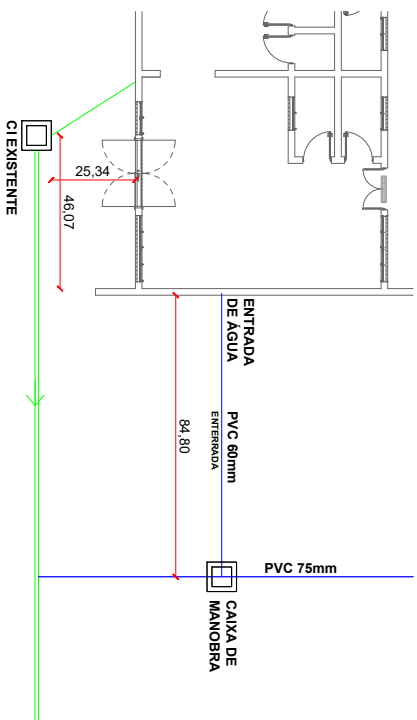


CAIXA DE MANOBRA

ESCALA 1/20

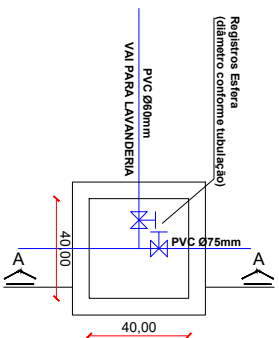

CORTE AA

ESCALA 1/20

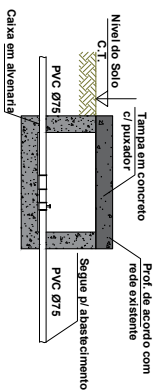

LEGENDA

- TUBULAÇÕES DE ÁGUA FRIA
- TUBULAÇÕES DE GÁS
- TUBULAÇÕES DE ESGOTO
- TUBULAÇÕES DE EXAUSTÃO

- TODAS AS MEDIDAS E OS NÍVEIS DEVERÃO SER CONFERIDOS NO LOCAL;
- TODAS AS DIMENSÕES ESTÃO EM CENTÍMETROS;
- OBSERVAR AS ESPECIFICAÇÕES NO MEMORIAL DESCRITIVO;
- A TUBULAÇÃO PARA ABASTECIMENTO DA LAVADORA DEVERÁ SER DERIVADA DE REDE EXISTENTE E INSTALADA ACIMA DO FORRO, CONFORME PLANTA;
- TODA A TUBULAÇÃO PARA A REDE DE GÁS SERÁ APARENTE, FIXADA À PAREDE, NA ALTURA DE 300 CM DO PISO. A REDE SERÁ DERIVADA DA REDE JÁ EXISTENTE, CONFORME PLANTA;
- A TUBULAÇÃO PARA A REDE DE ESGOTO PARA A INSTALAÇÃO DAS PIAS DEVERÁ SER INSTALADA ENTERRADA, LIGADA A CAIXA DE INSPEÇÃO EXISTENTE, CONFORME PLANTA;

Atividade		Data	Responsável
ESTADO DO RIO GRANDE DO SUL SECRETARIA DE ENGENHARIA E ARQUITETURA PENAL E SOCIOEDUCATIVO			
DEPARTAMENTO DE ENGENHARIA E ARQUITETURA PENAL E SOCIOEDUCATIVO			
ESTABELECIMENTO: PENITENCIÁRIA ESTADUAL FEMININA DE GUAÍBA			
PROJETO: PROJETO HIDROSSANITÁRIO			
RESPONSÁVEL TÉCNICO: ENG. GABRIEL FERNANDES MACHADO - CREA/RG 20072		FRANCA	
DIRETOR DE PISOS: CLAUDIA VERPO GAEER		DATA: JULHO/2024	
PRESIDENTE: Gabriel Fernandes Machado		INDICAÇÃO: FRANCA	
SECRETÁRIO DE JUSTIÇA E SIST. PENAL E SOCIED.: MATIUS SCHWARTZ DOS ANJOS		PROCESSO: 230602-00002914-1	
HID 01		01	



23060200029141

Nome do documento: SSPS_PEFEG_LAVANDERIA_HID_GER_R00.pdf

Documento assinado por

Órgão/Grupo/Matrícula

Data

Gabriel Fernandes Machado

SSPS / DEAPS / 4817079

04/09/2024 16:35:29

