


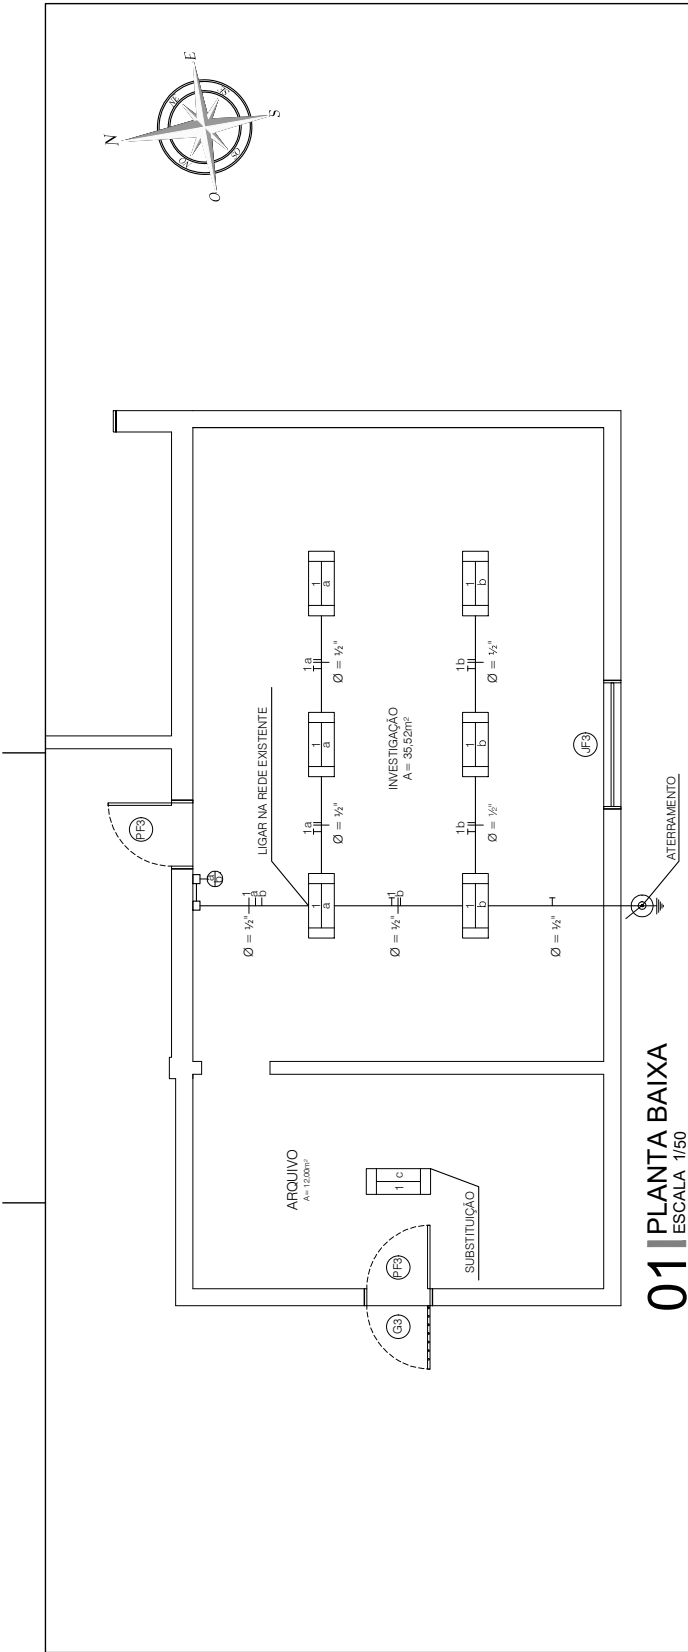

19120400213235



DELEGACIA DE POLICIA DE DOM PEDRITO



SECRETARIA DE OBRAS PÚBLICAS
DEPARTAMENTO DE REGIONAIS E FISCALIZAÇÃO
CENTRO ADMINISTRATIVO FERNANDO FERRARI - AV. BORGES DE MEDEIROS N. 1501 - POARS

COORDENADORA	13ª COORDENADORIA REGIONAL DE OBRAS BAGÉ/RS	DIRETORIA D.O.	Eng.ª Josi Beatriz Viegas Cunha
RESPONSÁVEL TÉCNICO	Arq. César R. D. de Vasconcellos	RESP. COORD. 13ª CROP	Acad. Aquinaldo Saraiva
	Id. Func. 2651238-2 CAU A 26526-8		Acad. Eduardo Otto
			Acad. Luisa Mello

OBRA	REFORMA DA COBERTURA	ÁREA	379,01 m²
ENDEREÇO	RUA GENERAL NETO, 596	MUNICÍPIO	DOM PEDRITO/RS
PROJETO	ELÉTRICO	ASSINTO	PROJETO ELÉTRICO
ESCALA	1/50	DATA	10/01 AGOSTO/2024
NOME ARQUIVO	19-1204-0021323-5-REC-LV-COB-EXI-R005		

LEGENDA

Condutor	Fase, Neutro, Terra e Retorno
Cabo de inspeção	do sistema de aterramento, tipo solo em pvc com lâmpada de inspeção.
Haste de aterramento	tipo copperweld alta camada (254 microns) Ø16x2,40m.
Luminária LED	tubular 2x18/20W
Interruptor simples	2 teclas a 1,10m do piso

EXECUÇÃO:
- DEVERÁ SER RIGOROSAMENTE SEGUIDA A CONVENÇÃO DE CORES PREVISTA NA NBR-5410 PARA A IDENTIFICAÇÃO DOS CABOS.

- AZUL CLARO PARA OS CONDUTORES DO NEUTRO
- VERDE-AMARELO OU VERDE PARA OS CONDUTORES DE PROTEÇÃO (TERRA)
- VERMELHO PARA OS CONDUTORES DA FASE R
- BRANCO PARA OS CONDUTORES DA FASE S
- PRETO PARA OS CONDUTORES DA FASE T
- MARROM PARA OS CONDUTORES DE RETORNO

01 PLANTA BAIXA
ESCALA 1/50