




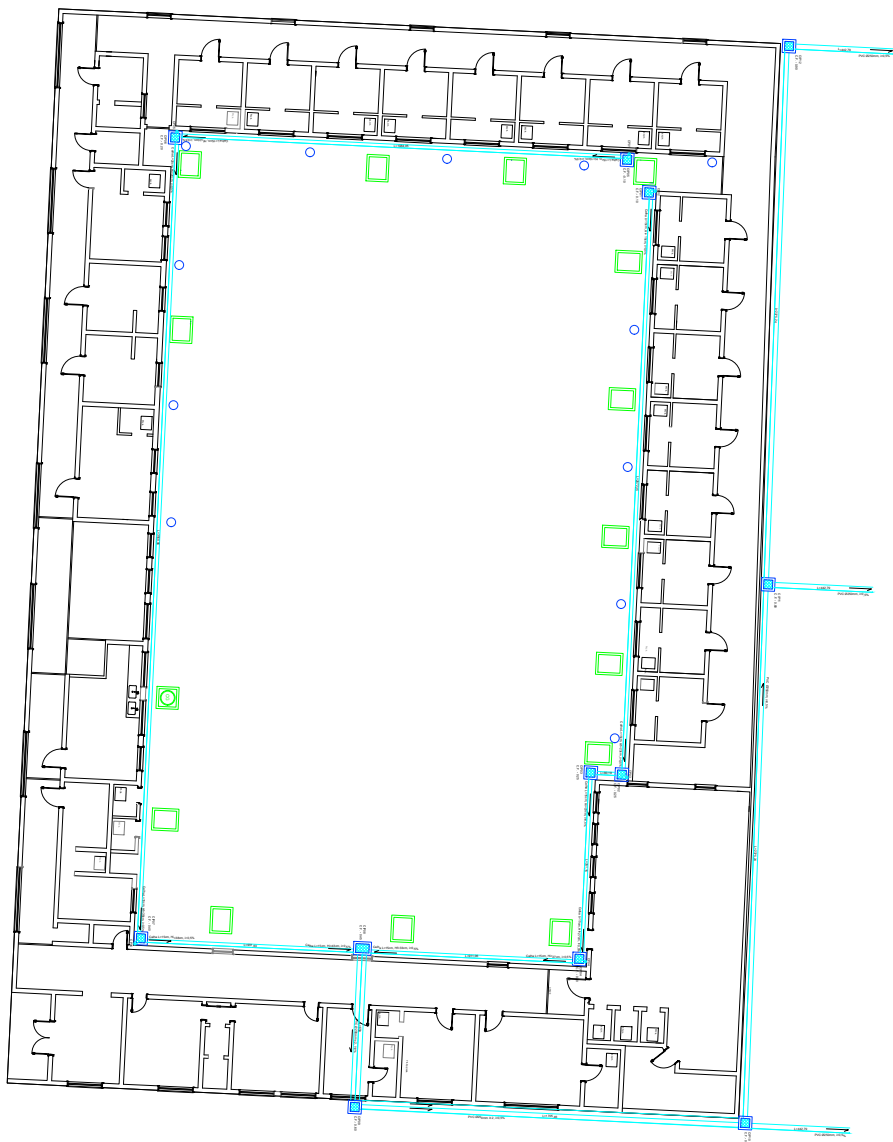


IMPLANTAÇÃO
ESCALA 1/200

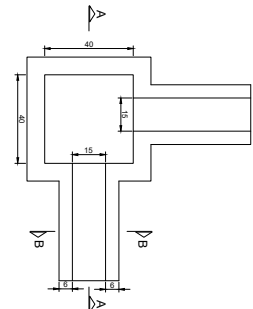


CALHA E CAIXA DE INSPEÇÃO PLUVIAL
TOPO
ESCALA 1/15
PLANTA BAIXA
ESCALA 1/15

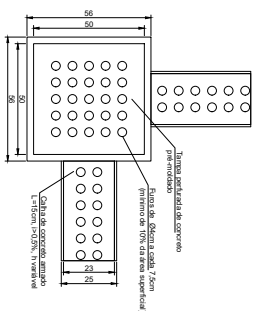


CORTE AA
ESCALA 1/15

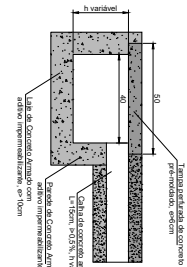

CORTE BB
ESCALA 1/15

 

VISTA ISOMÉTRICA
ESCALA 1/15

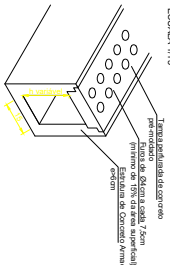

LEGENDA

- CAIXA DE GORDURA SIMPLES (G.S)
- CAIXA DE GORDURA COM TAMPA A VISTA (G.TA)
- CAIXA DE GORDURA EXISTENTE NA COZINHA
- CAIXA DE INSPEÇÃO PLUVIAL (CIP)
- SADA DE COLETORES PLUVIAIS (CP)
- CALHAS DE CONCRETO PLUVIAIS
- TUBULAÇÃO DE PVC PLUVIAL



- A instalação das calhas de concreto deverá ser de, no mínimo, 0,5% em declinação ao ponto indicado em Planta;
- A instalação deverá seguir as instruções do Memorial Descritivo;
- Após a concretagem de cada trecho, deverá ser executada a recuperação do piso de concreto, que deverá ter ao menos 12cm de espessura;
- A posição das caixas de inspeção em planta foi estimada, devendo ser confirmada *in loco*;
- Foi indicada a profundidade inicial (Hi) e final (Hf) para instalação de cada trecho de calha;
- Foi indicada a cota de fundo de cada Caixa de Inspeção Pluvial, devendo ser respeitada a profundidade mínima de 25cm;
- As caixas de inspeção pluvial deverão ter tampa de concreto perfurada, assim como as calhas;
- A água coletada por esta drenagem deverá ser destinada para a lateral do estabelecimento, no ponto indicado em planta, distante cerca de 5metros da parede lateral;

R002			
R001			
Revisão	Alterações	Data	Responsável
ESTADO DO RIO GRANDE DO SUL SECRETARIA DE JUSTIÇA E SISTEMAS PENAL E SOCIOEDUCATIVO DEPARTAMENTO DE ENGENHARIA E ARQUITETURA PENAL E SOCIOEDUCATIVO			



PROJETO
PRESÍDIO ESTADUAL FREDERICO WESTPHALEN

REFORMA DO SISTEMA DE TRATAMENTO DE ESGOTO
SANITÁRIO - PLANTA BAIXA DO PÁTIO

RESPONSÁVEL TÉCNICO	ART.	DATA
ENG. GABRIEL FERNANDES MACHADO CADENAS 250612	12542838	09/2023
ENGENHEIRO	DESENHO	ESCALA
LUÍSA HILL AN BARRIO BARRIO	GABRIEL MACHADO	INDICADA
PLUVIAL	FREDERICO WESTPHALEN, RS	
SUPERINTENDENTE DOS SERVIÇOS PRETENCIONARIOS	ÁREA CONSTRUTIVA	700 m²
	PROJECÇÃO	11/1202-0004077-8
MATEUS SCHWARTZ DOS ANJOS		01
		02



17120200040778

Nome do documento: 01_PLU_PEFW_PLU_IMP.pdf

Documento assinado por

Órgão/Grupo/Matrícula

Data

Gabriel Fernandes Machado

SSPS / DEAPS / 4817079

15/09/2023 18:01:53

