


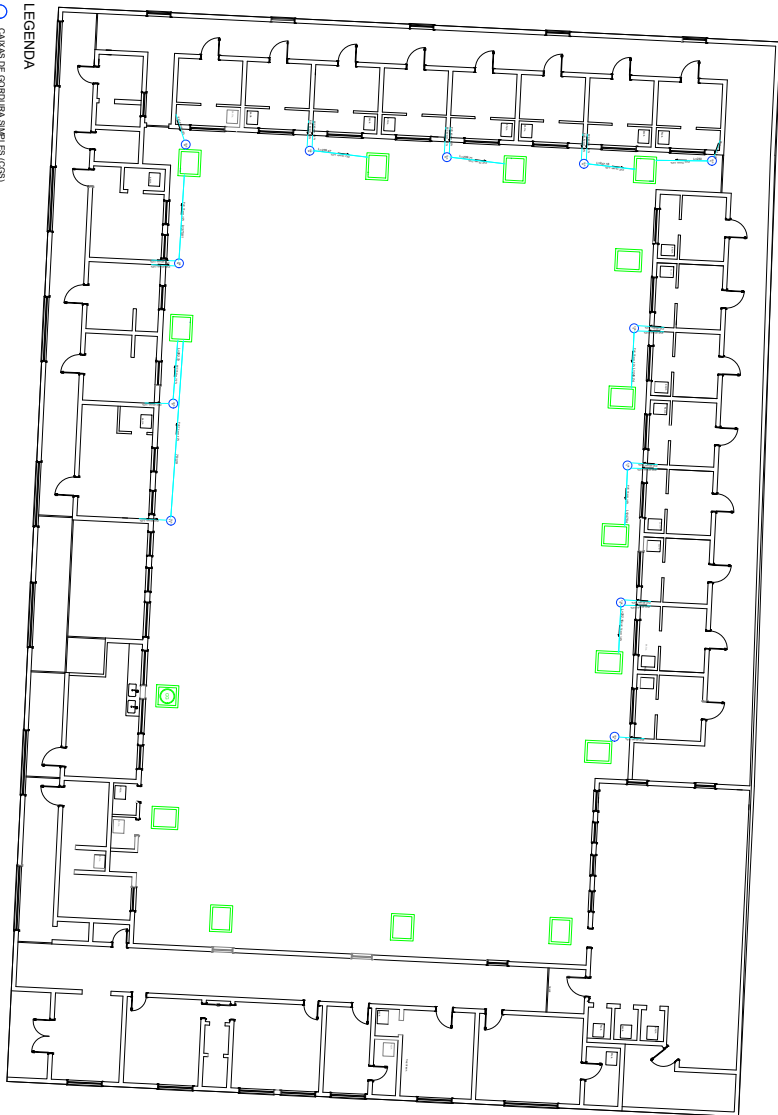

IMPLANTAÇÃO
ESCALA 1/100




LEGENDA


- CAIXAS DE GORDURA SIMPLES (CS)
- CAIXAS DE INSPEÇÃO SANITÁRIO COM TAMPÃO À VISTA (CSV)
- TUBULAÇÃO NOVA (DIÂMETRO INDICADO NA PLANTA)
- CAIXA DE GORDURA EXISTENTE DA COZINHA

CAIXA DE GORDURA


PLANTA BAIXA
ESCALA 1/10

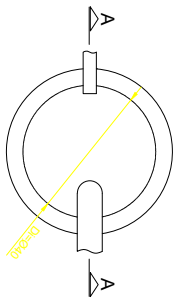

CORTE AA
ESCALA 1/10

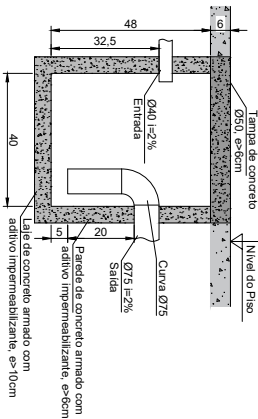

LIGAÇÃO REDE ANTIGA E NOVA
ESCALA 1/10

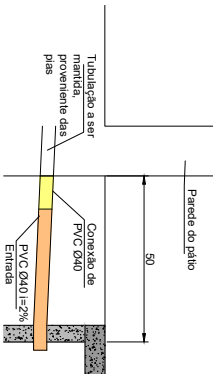

- A instalação das tubulações deve ser executada de modo que se tenha, no mínimo, inclinação de 2% entre as caixas de gordura e a caixa de inspeção mais próxima.
- A instalação deverá seguir as instruções do Memorial Descritivo.
- Após a concretagem de cada equipamento do sistema de tratamento, deverá ser executada a recuperação do piso de concreto, que deverá ter ao menos 12cm de espessura.
- A posição das caixas de inspeção em planta foi estimada, devendo ser confirmada *in loco*.
- Caso seja necessário, as caixas de gordura poderão ser relocadas, desde que se respeite a inclinação mínima de 2% nos trechos da rede com tubulação $\geq 75\text{mm}$.
- As caixas de gordura deverão ser ligadas diretamente à caixa de inspeção mais próxima.
- A tubulação de esgoto das áreas deverá ser mantida no trecho até parede do patio, de onde deverá ser executada instalação até a caixa de gordura.



ESTADO DO RIO GRANDE DO SUL
SECRETARIA DE JUSTIÇA E SISTEMAS PENAL E SOCIOEDUCATIVO
DEPARTAMENTO DE ENGENHARIA E ARQUITETURA
PENAL E SOCIOEDUCATIVO

PRESÍDIO ESTADUAL FREDERICO WESTPHALEN

REFORMA DO SISTEMA DE TRATAMENTO DE ESGOTO
SANITÁRIO - CAIXAS DE GORDURA INTERNAS

RESPONSÁVEL TÉCNICO	ART. 1254/2008	DATA: 09/2023
ENR. GABRIEL FERNANDES MACHADO CRA/RS 25012	DESENHO GABRIEL MACHADO	ESCALA: INDICADA
EXECUÇÃO: LUIZ HIL, ANILTON BARRAL	MONTAGEM FREDERICO WESTPHALEN, RS	PRINCIPAL: SAN
SANITÁRIO	ÁREA CONSTRUTIVA: 700 m²	07
SUPERINTENDENTE DOS SERVIÇOS PRETENCIONÁRIOS	PROJEÇÃO: 17/1202-00040778	07
MATEUS SCHWARTZ DOS ANJOS		



17120200040778

Nome do documento: 07_HID_PEFW_SAN_CGI.pdf

Documento assinado por

Órgão/Grupo/Matrícula

Data

Gabriel Fernandes Machado

SSPS / DEAPS / 4817079

15/09/2023 18:02:00

