



	SECRETARIA DE OBRAS PÚBLICAS DEPARTAMENTO DE OBRAS PÚBLICAS CENTRO ADMINISTRATIVO FERNANDO FERRARI - AV. BORGES DE MEDEIROS N. 1501 - POA/RS		
DIVISÃO	OBRA:	ÁREA:	
12ªCROP - GUAÍBA	E.E.I.E.F. Mboapy Pindo	260,00 m²	

DEMOLIÇÃO DE COBERTURA COM TELHAS CERÂMICAS
 $A=103,75M^2 + 45\% \text{ (inclinação)} = 150,43m^2$

PLANTA DE COBERTURA – A DEMOLIR
 ESC: 1/100



ENDEREÇO / MUNICÍPIO:	PROJETO:		ESCALA:
RUA BARBOSA LESSA S/N	ARQUITETÔNICO		1:100
RESPONSÁVEL TÉCNICO:	ASSUNTO:	DATA:	Nº PRANCHA
ARQ. ROSANE PERCISI CAU A31331-9	PLANTA DE COBERTURA A DEMOLIR	ABRIL 2025	A-01/08



SECRETARIA DE OBRAS PÚBLICAS			
DEPARTAMENTO DE OBRAS PÚBLICAS			
CENTRO ADMINISTRATIVO FERNANDO FERRARI - AV. BORGES DE MEDEIROS N. 1501 - POA/RS			
DIVISÃO 12ªCROP - GUAÍBA		OBRA: E.E.I.E.F. Mboapy Pindo	ÁREA: 260,00 m²
 SECRETARIA DE OBRAS PÚBLICAS DEPARTAMENTO DE OBRAS PÚBLICAS CENTRO ADMINISTRATIVO FERNANDO FERRARI - AV. BORGES DE MEDEIROS N. 1501 - POA/RS 1 2 3 4 A B C D E CAIXA DE ESGOTO DEMOLIÇÃO DE BEIRADO DE MADEIRA A=25,56M² DEMOLIÇÃO DE FORRO DE GESSO A=66,00M² PLANTA DE FORRO – A DEMOLIR ESC: 1/100 			
ENDEREÇO / MUNICÍPIO: RUA BARBOSA LESSA S/N		PROJETO: ARQUITETÔNICO	
RESPONSÁVEL TÉCNICO: ARQ. ROSANE PERCISI CAU A31331-9		ASSUNTO: PLANTA DE FORRO A DEMOLIR	DATA: ABRIL 2025
		ESCALA: 1:100	
		Nº PRANCHA A-02/08	



1234 SECRETARIA DE OBRAS PÚBLICAS DEPARTAMENTO DE OBRAS PÚBLICAS CENTRO ADMINISTRATIVO FERNANDO FERRARI - AV. BORGES DE MEDEIROS N. 1501 - POA/RS			
DIVISÃO 12ªCROP - GUAÍBA		OBRA: E.E.I.E.F. Mboapy Pindo	
		ÁREA: 260,00 m²	
CAIXA DE ESGOTO COBERTURA COM TELHAS DE AÇO ZINCADO $A=103,75M^2 + 45\%$ (inclinação) = $150,43m^2$ ESTRUTURA METÁLICA COM TESOURA DUAS ÁGUAS $A=103,75M^2$ PLANTA DE COBERTURA – A CONSTRUIR ESC: 1/100			
ENDEREÇO / MUNICÍPIO: RUA BARBOSA LESSA S/N		PROJETO: ARQUITETÔNICO	
RESPONSÁVEL TÉCNICO: ARQ. ROSANE PERCISI CAU A31331-9		ASSUNTO: PLANTA DE COBERTURA A CONSTRUIR	
		DATA: ABRIL 2025	
		ESCALA: 1:100	
		Nº PRANCHA A-03/08	





1		2		3		4	
SECRETARIA DE OBRAS PÚBLICAS DEPARTAMENTO DE OBRAS PÚBLICAS CENTRO ADMINISTRATIVO FERNANDO FERRARI - AV. BORGES DE MEDEIROS N. 1501 - POA/RS							
DIVISÃO				OBRA:		ÁREA:	
12ªCROP - GUAÍBA				E.E.I.E.F. Mboapy Pindo		260,00 m²	
FACHADA 4 – DESENHO ESQUEMÁTICO A CONSTRUIR ESC: 1/100 CONSTRUÇÃO DE FECHAMENTO EM ALVENÁRIA PARA NOVO CAIMENTO DE TELHADO 2 ÁGUAS							
ENDEREÇO / MUNICÍPIO:				PROJETO:		ESCALA:	
RUA BARBOSA LESSA S/N				ARQUITETÔNICO		1:100	
RESPONSÁVEL TÉCNICO:				ASSUNTO:		DATA:	
ARQ. ROSANE PERCISI CAU A31331-9				FACHADA - A CONSTRUIR		ABRIL 2025	
						Nº PRANCHA	
						A-04/08	





 SECRETARIA DE OBRAS PÚBLICAS DEPARTAMENTO DE OBRAS PÚBLICAS CENTRO ADMINISTRATIVO FERNANDO FERRARI - AV. BORGES DE MEDEIROS N. 1501 - POA/RS		
DIVISÃO 12ªCROP - GUAÍBA	OBRA: E.E.I.E.F. Mboapy Pindo	ÁREA: 260,00 m²

BEIRADO DE MADEIRA A=25,56M²
 INSTALAÇÃO DE FORRO PVC A=67,23M²

PLANTA DE FORRO — A CONSTRUIR
 ESC: 1/100

ENDEREÇO / MUNICÍPIO: RUA BARBOSA LESSA S/N	PROJETO: ARQUITETÔNICO	ESCALA: 1:100
RESPONSÁVEL TÉCNICO: ARQ. ROSANE PERCISI CAU A31331-9	ASSUNTO: PLANTA DE FORRO A CONSTRUIR	DATA: ABRIL 2025
		Nº PRANCHA A-05/08





SECRETARIA DE OBRAS PÚBLICAS DEPARTAMENTO DE OBRAS PÚBLICAS CENTRO ADMINISTRATIVO FERNANDO FERRARI - AV. BORGES DE MEDEIROS N. 1501 - POA/RS		
DIVISÃO 12º CROP - GUAÍBA	OBRA: E.E.I.E.F. Mboapy Pindo	ÁREA: 260,00 m²

FECHAMENTO DE VÃOS COM TELA DE ALAMBRADO

PLANTA BAIXA – A DEMOLIR/CONSTRUIR
 ESC: 1/100

• ALVENARIA A CONSTRUIR

• ALVENARIA A DEMOLIR

ENDEREÇO / MUNICÍPIO: RUA BARBOSA LESSA S/N	PROJETO: ARQUITETÔNICO	ESCALA: 1:100
RESPONSÁVEL TÉCNICO: ARQ. ROSANE PERCISI CAU A31331-9	ASSUNTO: PLANTA BAIXA A DEMOLIR/CONSTRUIR	DATA: ABRIL 2025
		Nº PRANCHA A-06/08



SECRETARIA DE OBRAS PÚBLICAS DEPARTAMENTO DE OBRAS PÚBLICAS CENTRO ADMINISTRATIVO FERNANDO FERRARI - AV. BORGES DE MEDEIROS N. 1501 - POA/RS			
DIVISÃO 12ªCROP - GUAÍBA		OBRA: E.E.I.E.F. Mboapy Pindo	
		ÁREA: 260,00 m²	
SALA DE AULA 1 A=10,17M² SALA DE AULA 2 A=13,07M² COZINHA A=4,45M² ADMINISTRAÇÃO/DIREÇÃO A=8,90M² CIRCULAÇÃO/ÁREA DE CONVIVÊNCIA A=14,47M² BANHEIRO FEMININO A=2,65M² BANHEIRO MASCULINO A=2,38M² ACESSO/ÁREA DE CONVIVÊNCIA A=11,14M²			
PLANTA BAIXA ESC: 1/100 BLOCO DE FUNDAÇÃO + PILAR DE CONCRETO VIGA DE BALDRAME PORTÃO DE TUBO GALVANIZADO			
ENDEREÇO / MUNICÍPIO: RUA BARBOSA LESSA S/N		PROJETO: ARQUITETÔNICO	
RESPONSÁVEL TÉCNICO: ARQ. ROSANE PERCISI CAU A31331-9		ASSUNTO: PLANTA BAIXA A DEMOLIR/CONSTRUIR	
		DATA: ABRIL 2025	
		ESCALA: 1:100	
		Nº PRANCHA A-07/08	



 SECRETARIA DE OBRAS PÚBLICAS DEPARTAMENTO DE OBRAS PÚBLICAS CENTRO ADMINISTRATIVO FERNANDO FERRARI - AV. BORGES DE MEDEIROS N. 1501 - POA/RS			
DIVISÃO 12ªCROP - GUAÍBA	OBRA: E.E.I.E.F. Mboapy Pindo	ÁREA: 260,00 m²	
JA1 1,80x1,00/1,50 - 2 UNIDADES JA2 1,00x1,00/1,45 - 2 UNIDADES JA3 1,00x0,60/1,90 - 3 UNIDADES JA4 1,00x1,45/1,10 - 1 UNIDADES JA5 1,15x1,10/1,00 - 2 UNIDADES			
ENDEREÇO / MUNICÍPIO: RUA BARBOSA LESSA S/N	PROJETO: ARQUITETÔNICO		ESCALA: A-08/08
RESPONSÁVEL TÉCNICO: ARQ. ROSANE PERCISI CAU A31331-9	ASSUNTO: JANELAS	DATA: ABRIL 2025	Nº PRANCHA A-08/08





SECRETARIA DE OBRAS PÚBLICAS

DEPARTAMENTO DE OBRAS PÚBLICAS

CENTRO ADMINISTRATIVO FERNANDO FERRARI - AV. BORGES DE MEDEIROS N. 1501 - POA/RS

DIVISÃO



12ªCROP - GUAÍBA

OBRA:

E.E.I.E.F. Mboapy Pindo

ÁREA:

260,00 m²

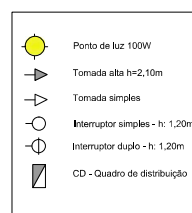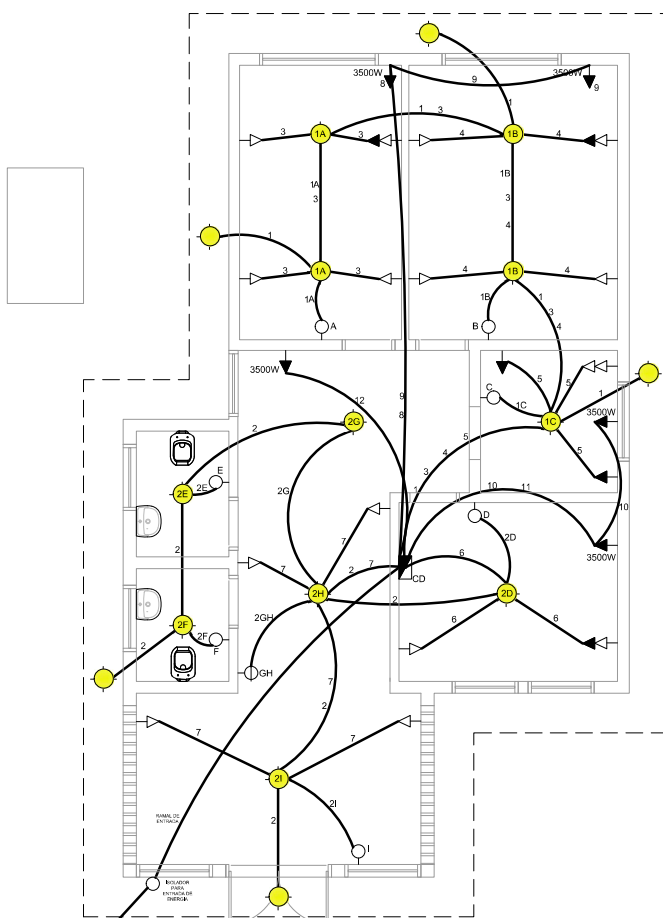

OBS: Devem ser ajustadas as alturas das tomadas conforme os níveis.

QUADRO DE CARGAS				
Circuito	Finalidade	Carga	Condutor	Disjuntor
1	Iluminação sala de aula 1, 2 e cozinha	800 w	2,5 mm	10A
2	Iluminação circulação, direção, banheiros e acesso	800 w	2,5 mm	10A
3	Tomadas geral - Sala de aula 1	500 w	2,5 mm	15A
4	Tomadas geral - Sala de aula 2	500 w	2,5 mm	15A
5	Tomadas geral - Cozinha	400 w	2,5 mm	15A
6	Tomadas geral - Direção	300 w	2,5 mm	15A
7	Tomadas geral - Circulação e acesso	400 w	2,5 mm	15A
8	Tomada ar condicionado - Sala de aula 1	3500 w	4,0 mm	25A
9	Tomada ar condicionado - Sala de aula 2	3500 w	4,0 mm	25A
10	Tomada ar condicionado - Cozinha	3500 w	4,0 mm	25A
11	Tomada ar condicionado - Direção	3500 w	4,0 mm	25A
12	Tomada ar condicionado - Circulação / área de conv.	3500 w	4,0 mm	25A
Carga total		21600 w	—	50A

PLANTA BAIXA ELÉTRICA
ESC: 1/100

ENDEREÇO / MUNICÍPIO:

RUA BARBOSA LESSA S/N

PROJETO:

ARQUITETÔNICO

ESCALA:

1:100

RESPONSÁVEL TÉCNICO:

ARQ. ROSANE PERCISI CAU A31331-9

ASSUNTO:

PLANTA ELÉTRICA

DATA:


ABRIL 2025

Nº PRANCHA

E-01/01



 SECRETARIA DE OBRAS PÚBLICAS DEPARTAMENTO DE OBRAS PÚBLICAS CENTRO ADMINISTRATIVO FERNANDO FERRARI - AV. BORGES DE MEDEIROS N. 1501 - POA/RS		
DIVISÃO 12ª CROP - GUAÍBA	OBRA: EEIEF MBOAPY PINDO	ÁREA: 260,00 m²
Diagram showing the layout of the sanitary system with labels: DESCE COZINHA Ø25, DESCE BANHEIRO FEMININO Ø25, RES. 1000L, DESCE PARA LAJE EXISTENTE Ø50 REDUÇÃO PARA Ø25 REGISTRO BRUTO, DESCE BANHEIRO MASCULINO Ø25, ABASTECIMENTO Ø25, TORNEIRA EXISTENTE UTILIZAR TUBULAÇÃO PARA ABASTECER O RESERVATÓRIO, PLANTA BAIXA ESC: 1/75.		
Diagram showing the schematic view of the sanitary system with labels: caixa de fibra 1000 l, DESCE PARA LAJE EXISTENTE Ø50 REDUÇÃO PARA Ø25 REGISTRO BRUTO, BANHEIRO MASCULINO, BANHEIRO FEMININO, VISTA ESQUEMÁTICA SAÍDA RESERVATÓRIOS ESC: 1/75.		
Diagram showing the isometric view of the sanitary system with labels: caixa de fibra 1000 l, DESCE PARA LAJE EXISTENTE Ø50 REDUÇÃO PARA Ø25 REGISTRO BRUTO, BANHEIRO MASCULINO, BANHEIRO FEMININO, VISTA ESQUEMÁTICA SAÍDA RESERVATÓRIOS ESC: 1/75.		

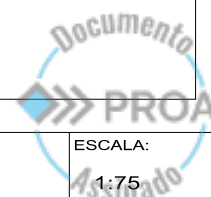



1		2		3		4	
SECRETARIA DE OBRAS PÚBLICAS DEPARTAMENTO DE OBRAS PÚBLICAS CENTRO ADMINISTRATIVO FERNANDO FERRARI - AV. BORGES DE MEDEIROS N. 1501 - POA/RS							
DIVISÃO 12ª CROP - GUAÍBA				OBRA: EEIEF MBOAPY PINDO		ÁREA: 260,00 m²	
SANITÁRIOS PLANTA BAIXA - ÁGUA FRIA ESCALA: 1/50				SANITÁRIOS ISOMÉTRICA ESCALA: 1/50			
COZINHA PLANTA BAIXA - ÁGUA FRIA ESCALA: 1/50				COZINHA ISOMÉTRICA ESCALA: 1/50			
ENDEREÇO / MUNICÍPIO: RUA BARBOSA LESSA, S/N / CAMAQUÃ				PROJETO: HIDROSSANITÁRIO		ESCALA: 1:50	
RESPONSÁVEL TÉCNICO: ARQ. ROSANE PERCISI CAU A31331-9				ASSUNTO: P. BAIXA E ISOMÉTRICO		DATA: ABRIL/2025	
						Nº PRANCHA H-02/03	



25190000049652

 SECRETARIA DE OBRAS PÚBLICAS DEPARTAMENTO DE OBRAS PÚBLICAS CENTRO ADMINISTRATIVO FERNANDO FERRARI - AV. BORGES DE MEDEIROS N. 1501 - POA/RS			
DIVISÃO 12ª CROP - GUAÍBA	OBRA: EEIEF MBOAPY PINDO	ÁREA: 260,00 m²	

PLANTA BAIXA ESGOTO
ESC: 1/75

Documento assinado digitalmente

gov.br ROSANE PERCISI
 Data: 30/04/2025 17:16:03-0300
 Verifique em <https://validariti.gov.br>

ENDEREÇO / MUNICÍPIO: RUA BARBOSA LESSA, S/N / CAMAQUÃ	PROJETO: HIDROSSANITÁRIO	ESCALA: 1:75
RESPONSÁVEL TÉCNICO: ARQ. ROSANE PERCISI CAU A31331-9	ASSUNTO: P. BAIXA - ESGOTO	DATA: ABRIL/2025
		Nº PRANCHA H-03/03



25190000049652

Nome do documento: Projeto de reabilitacao_.pdf

Documento assinado por

Rosane Percisi

Órgão/Grupo/Matrícula

SOP / 12ªCROP / 506087701

Data

15/05/2025 09:49:03

