



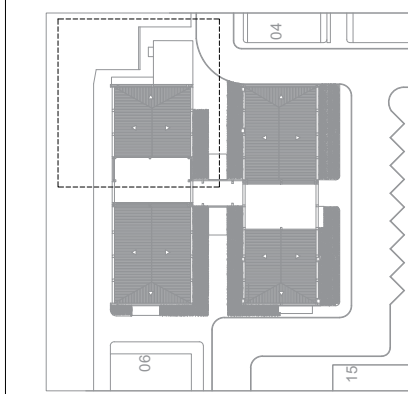


PLANTA BAIXA
PRÉDIO 05 - IDENTIFICAÇÃO

LEGENDA DE GASES ESPECIAIS	
	INSERÇÃO TUBULAÇÃO GAS ARGÔNIO
	EMISSÃO GAS ARGÔNIO
	INSERÇÃO TUBULAÇÃO GAS NITRÔGENO
	EMISSÃO GAS NITRÔGENO
	INSERÇÃO TUBULAÇÃO GAS HÍDROGÊNIO
	EMISSÃO GAS HÍDROGÊNIO
	INSERÇÃO TUBULAÇÃO AR
	EMISSÃO AR
	INSERÇÃO TUBULAÇÃO GAS HÉLIO
	EMISSÃO GAS HÉLIO
	INSERÇÃO TUBULAÇÃO GAS GERAL
	EMISSÃO GAS GERAL
	TUBULAÇÃO DE GASES
	VALVULA DE GASES
	CONTADOR DE GASES
	LEAK DE GASES

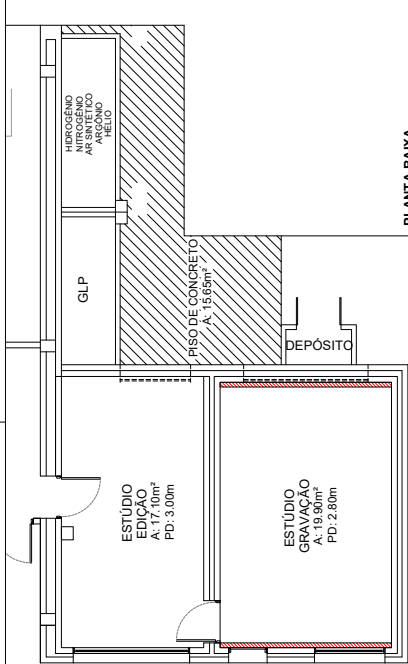


PLANTA BAIXA
TÉRREO - PRÉDIO 05
CASA DE GASES - ÁREA EXTERNA
ESCALA 1:50

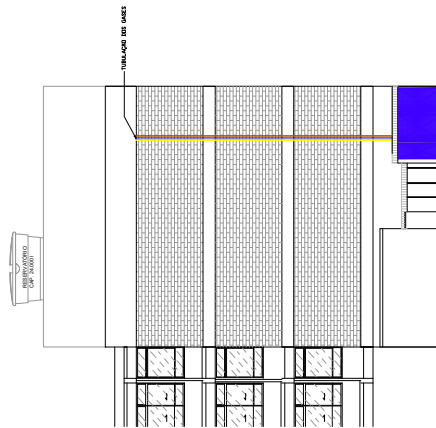


FACHADA LESTE
PRÉDIO 05
ESCALA 1:125


TUBULAÇÃO DOS GASES

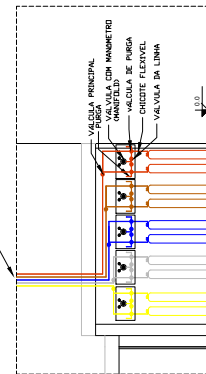


FACHADA LESTE
PRÉDIO 05
ESCALA 1:50

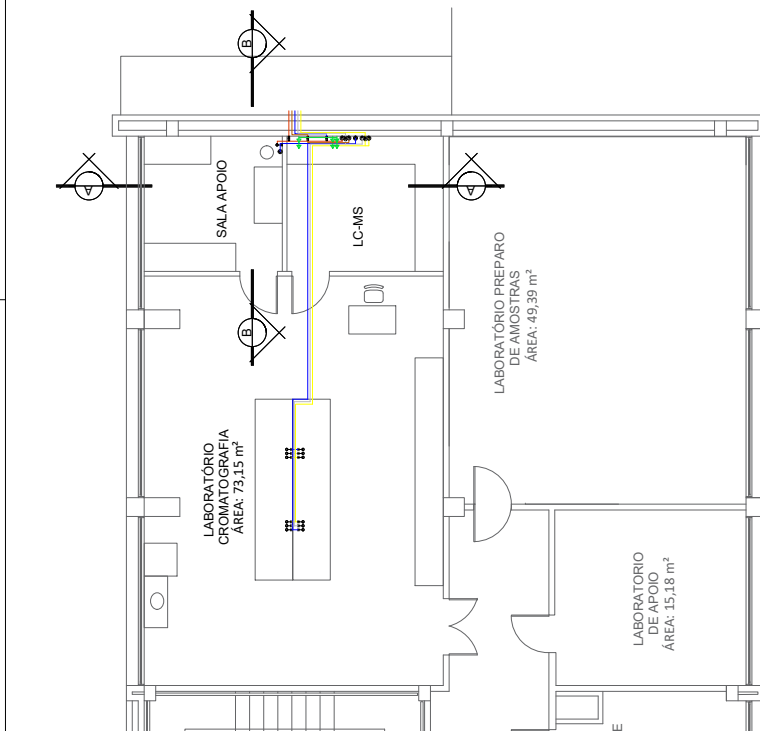

PLANTA BAIXA
4º PAVIMENTO - PRÉDIO 05
LABORATÓRIO DE CROMATOGRAFIA
ESCALA 1:50

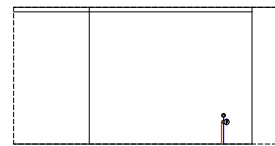

CORTE B-B
SALA GAS ARGÔNIO
PRÉDIO 05
ESCALA 1:50

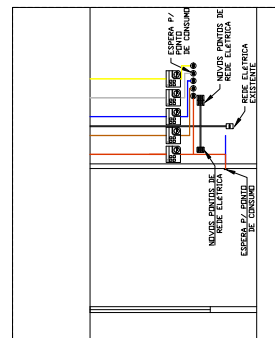

CORTE A-A
SALA LC-MS
PRÉDIO 05
ESCALA 1:50