

ÁREA DA EDIFICAÇÃO: 70 m²

Documento
PROA
Assinado



24120400202362

Nome do documento: P01-PLANTA-EXISTENTE.pdf

Documento assinado por

Órgão/Grupo/Matrícula


Data

Katherine de Vargas Ferrigo

PC / 600710 / 486002001

28/01/2025 15:47:12



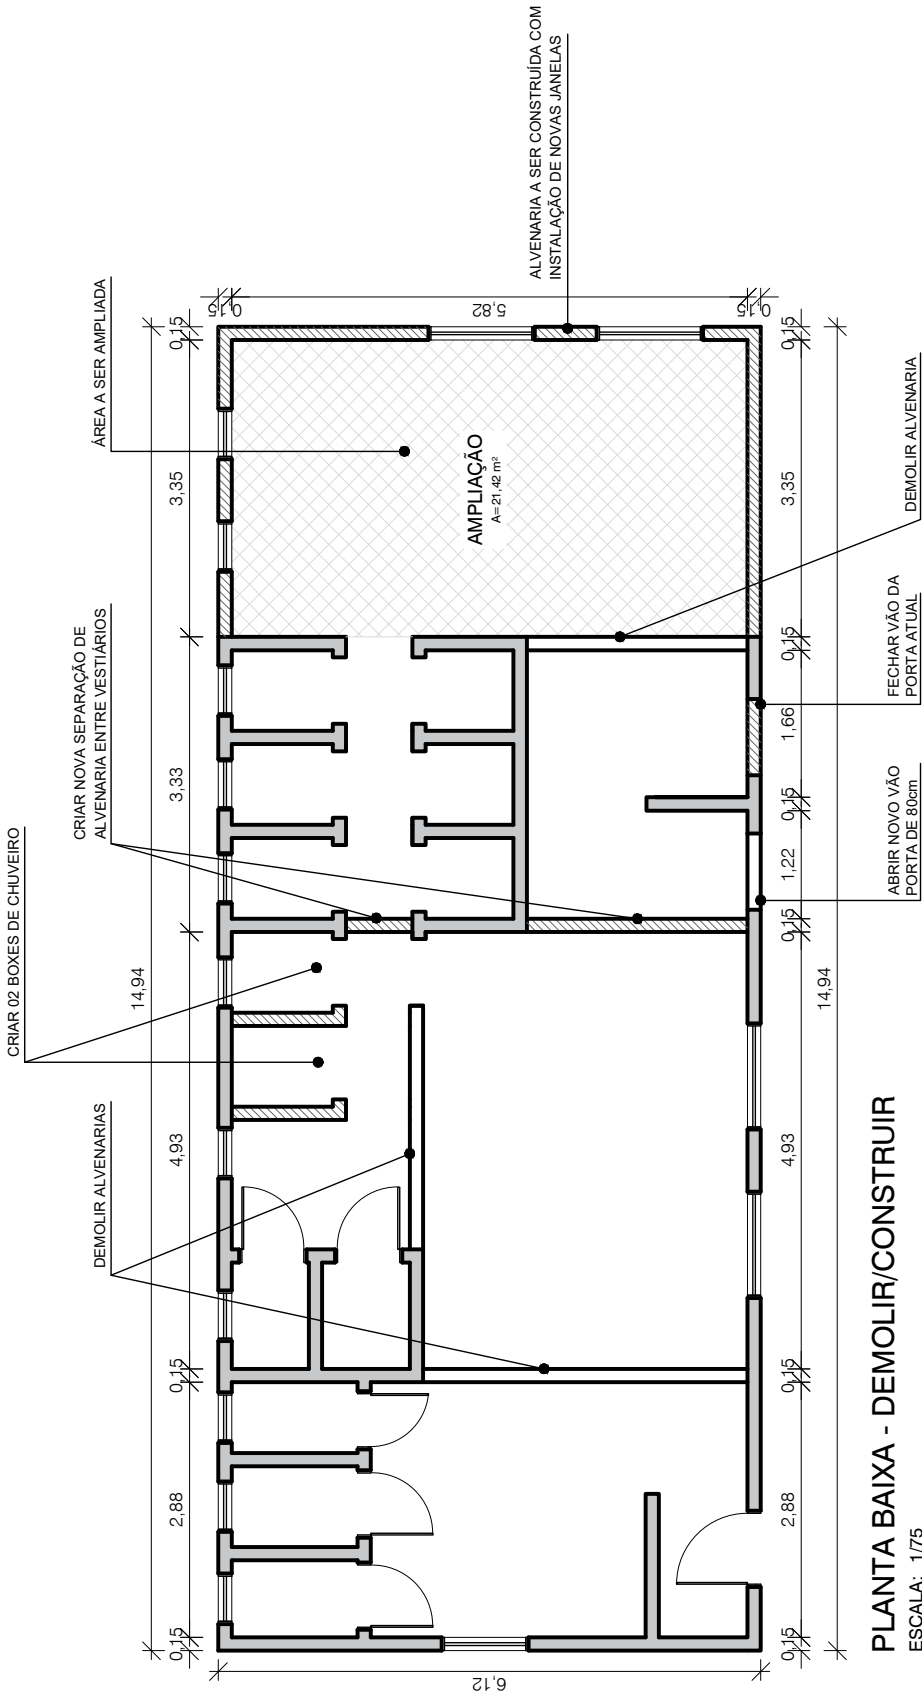

PLANTA BAIXA - DEMOLIR/CONSTRUIR
ESCALA: 1/75

ÁREA DA ED. EXISTENTE: 70 m²
ÁREA AMPLIAÇÃO: 21,42 m²

LEGENDA:

- ALVENARIA EXISTENTE
- ALVENARIA A CONSTRUIR
- ALVENARIA A DEMOLIR


Assessoria de Engenharia
Polícia Civil
Estado do Rio Grande do Sul

TÍTULO: VESTIBÁRIOS - CIDADE DA POLÍCIA	DATA: JAN/2025
LOCAL: AV. BENTO GONÇALVES, 8855, PARTENON, CIDADE DA POLÍCIA - PORTO ALEGRE/RS	ESCALA: 1/75
TÉCNICO: ARQ. KATHERINE DE VARGAS FERRIGO	PRANCHA: 02/04
ASSUNTO: PLANTA BAIXA - DEMOLIR/CONSTRUIR	



24120400202362

Nome do documento: P02-PLANTA-DEMOLIR-CONSTRUIR.pdf

Documento assinado por

Órgão/Grupo/Matrícula


Data

Katherine de Vargas Ferrigo

PC / 600710 / 486002001

28/01/2025 15:47:22



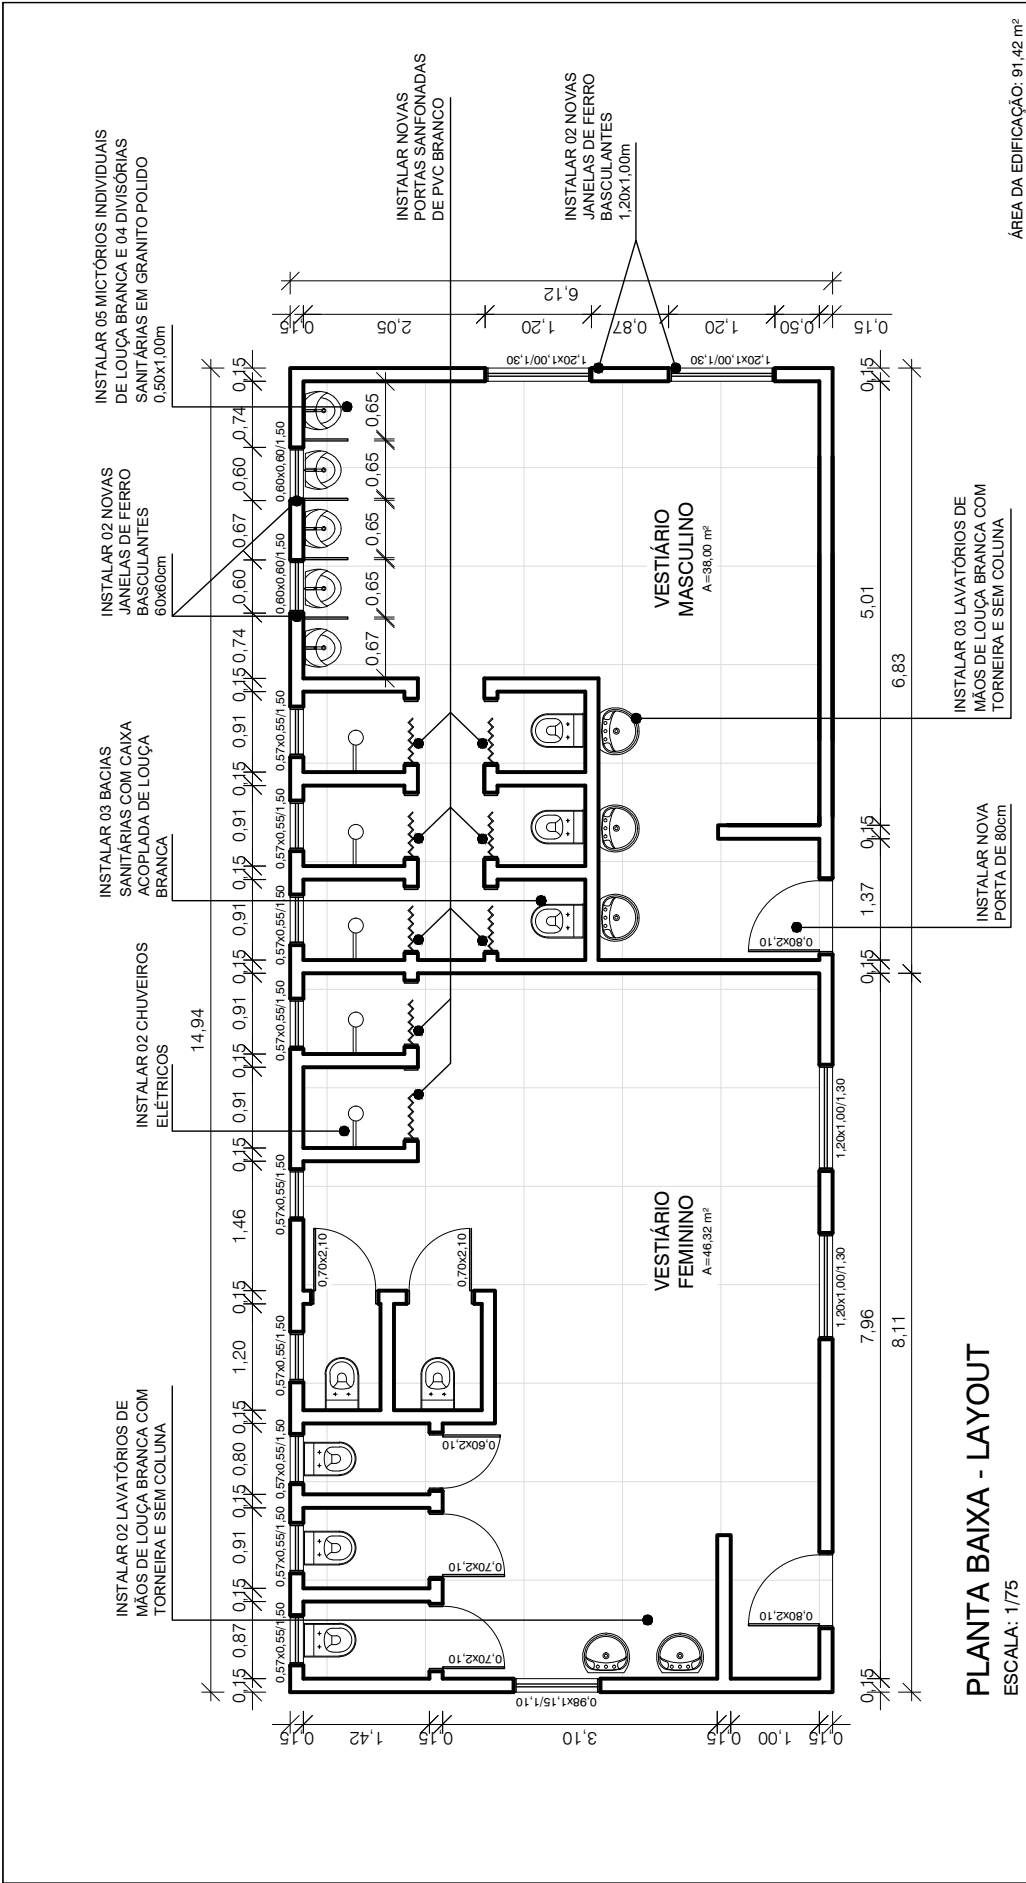

TÍTULO: VESTIÁRIOS - CIDADE DA POLÍCIA	
DATA: JAN/2025	ESCALA: 1/75
LOCAL: AV. BENTO GONÇALVES, 8855, PARTENON, CIDADE DA POLÍCIA - PORTO ALEGRE/RS	
TÉCNICO: ARQ. KATHERINE DE VARGAS FERRIGO	
ASSUNTO: PLANTA BAIXA - LAYOUT	

Assessoria de Engenharia
Polícia Civil
Estado do Rio Grande do Sul





24120400202362

Nome do documento: P03-PLANTA-BAIXA-LAYOUT.pdf

Documento assinado por

Órgão/Grupo/Matrícula


Data

Katherine de Vargas Ferrigo

PC / 600710 / 486002001

28/01/2025 15:47:31



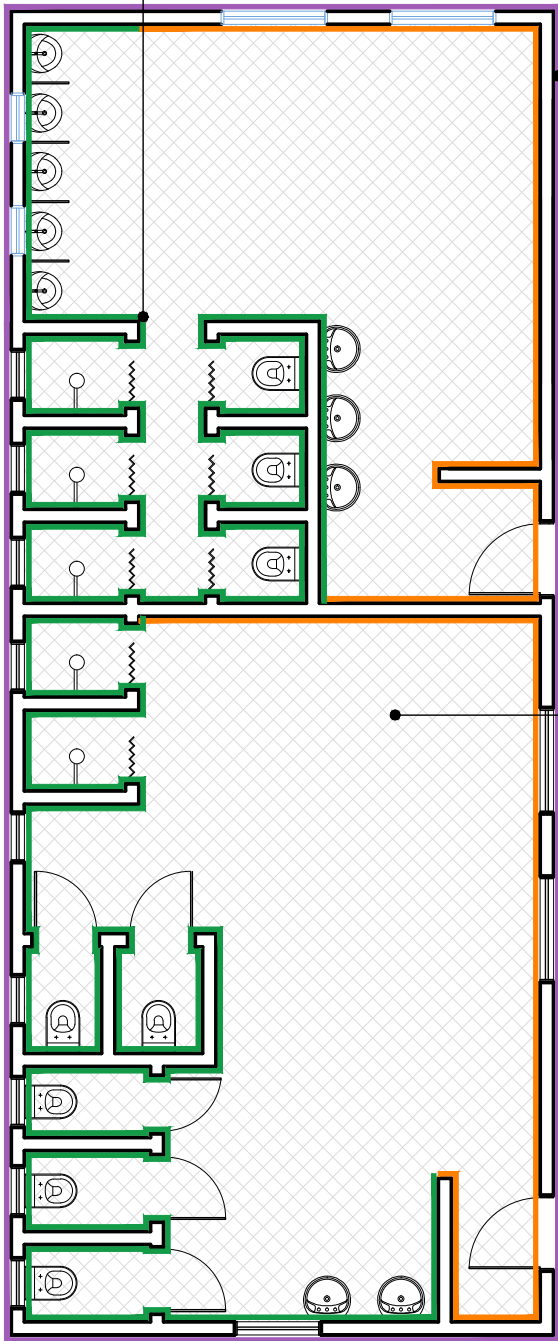

PLANTA BAIXA - REVESTIMENTOS E ACABAMENTOS
ESCALA: 1/75

LEGENDA:

- PAREDES INTERNAS - ACABAMENTO EM PINTURA ACRÍLICA SEMBRILHO NA COR BRANCA
- PAREDES EXTERNAS - ACABAMENTO EM PINTURA ACRÍLICA SEMBRILHO NA COR BRANCA; E FAIXA DE PINTURA NA COR CINZA GRAFITE ATÉ A ALTURA DE 1,00m A CONTAR DO CHÃO
- ÁREAS MOLHADAS - REMOVER REVESTIMENTO EXISTENTE E APLICAR NOVO REVESTIMENTO EM CERÂMICA 30x60cm, COR BRANCA, ATÉ A ALTURA DE 1,50m. NOS BOXES, APLICAR EM TODA ALTURA
- PISOS - REMOVER REVESTIMENTO EXISTENTE E APLICAR NOVO REVESTIMENTO CERÂMICO 40x40cm EM TOM DE CINZA
- ESQUADRIAS - INSTALAR NOVAS ESQUADRIAS DE FERRO, BASCULANTES, DE 60x60cm E 1,20x1,00m



Assessoria de Engenharia
Polícia Civil
Estado do Rio Grande do Sul

TÍTULO: VESTIÁRIOS - CIDADE DA POLÍCIA

DATA: JAN/2025

LOCAL: AV. BENTO GONÇALVES, 8855, PARTENON, CIDADE DA POLÍCIA - PORTO ALEGRE/RS

ESCALA: 1/75

TÉCNICO: ARQ. KATHERINE DE VARGAS FERRIGO

PRANCHA:

04/04

ASSUNTO: PLANTA BAIXA - REVESTIMENTOS E ACABAMENTOS



24120400202362

Nome do documento: P04-PLANTA-BAIXA-REVESTIMENTOS.pdf

Documento assinado por

Órgão/Grupo/Matrícula


Data

Katherine de Vargas Ferrigo

PC / 600710 / 486002001

28/01/2025 15:47:46



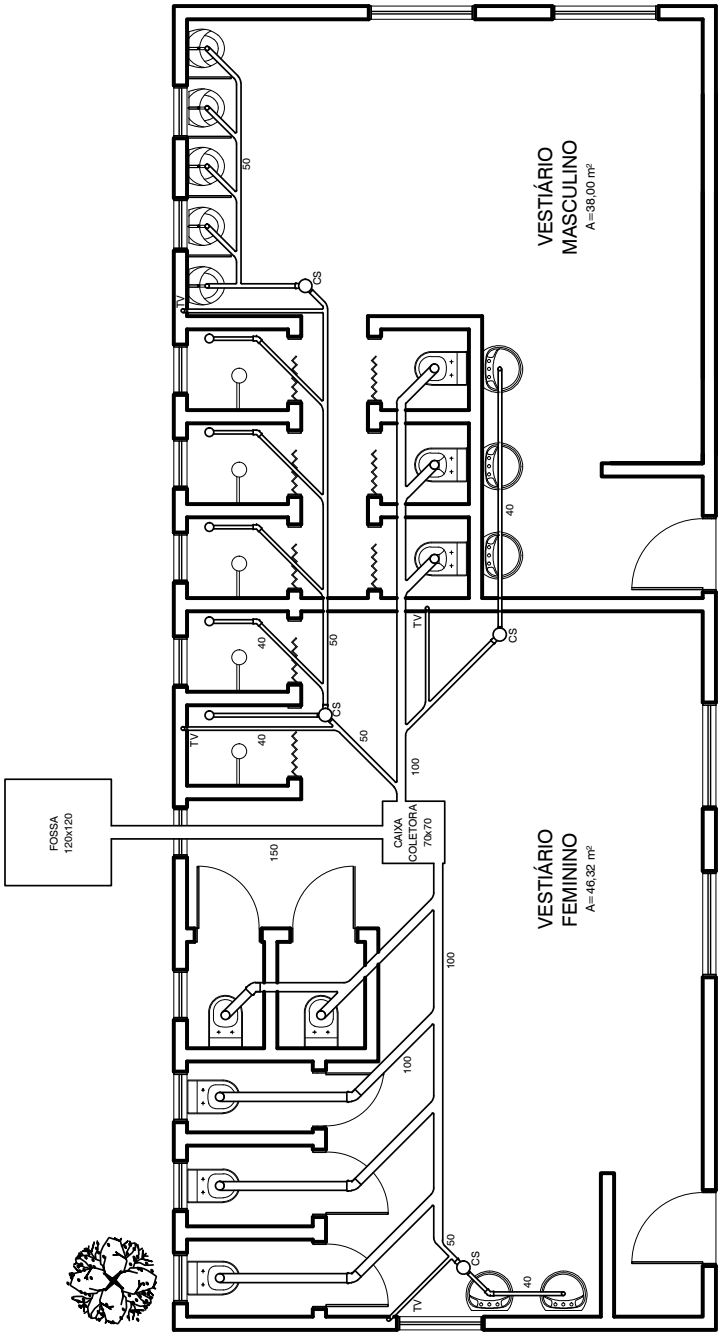

TUBULAÇÕES DE ESGOTO
ESCALA: 1/75

	TÍTULO: VESTIÁRIOS - CIDADE DA POLÍCIA	DATA: AGO/2025
Assessoria de Engenharia Polícia Civil Estado do Rio Grande do Sul	LOCAL: AV. BENTO GONÇALVES, 8855, PARTENON, CIDADE DA POLÍCIA - PORTO ALEGRE/RS	ESCALA: 1/75
	TÉCNICO: PAULO MATHEUS	PRANCHA: 01/01
	ASSUNTO: TUBULAÇÕES DE ESGOTO	