



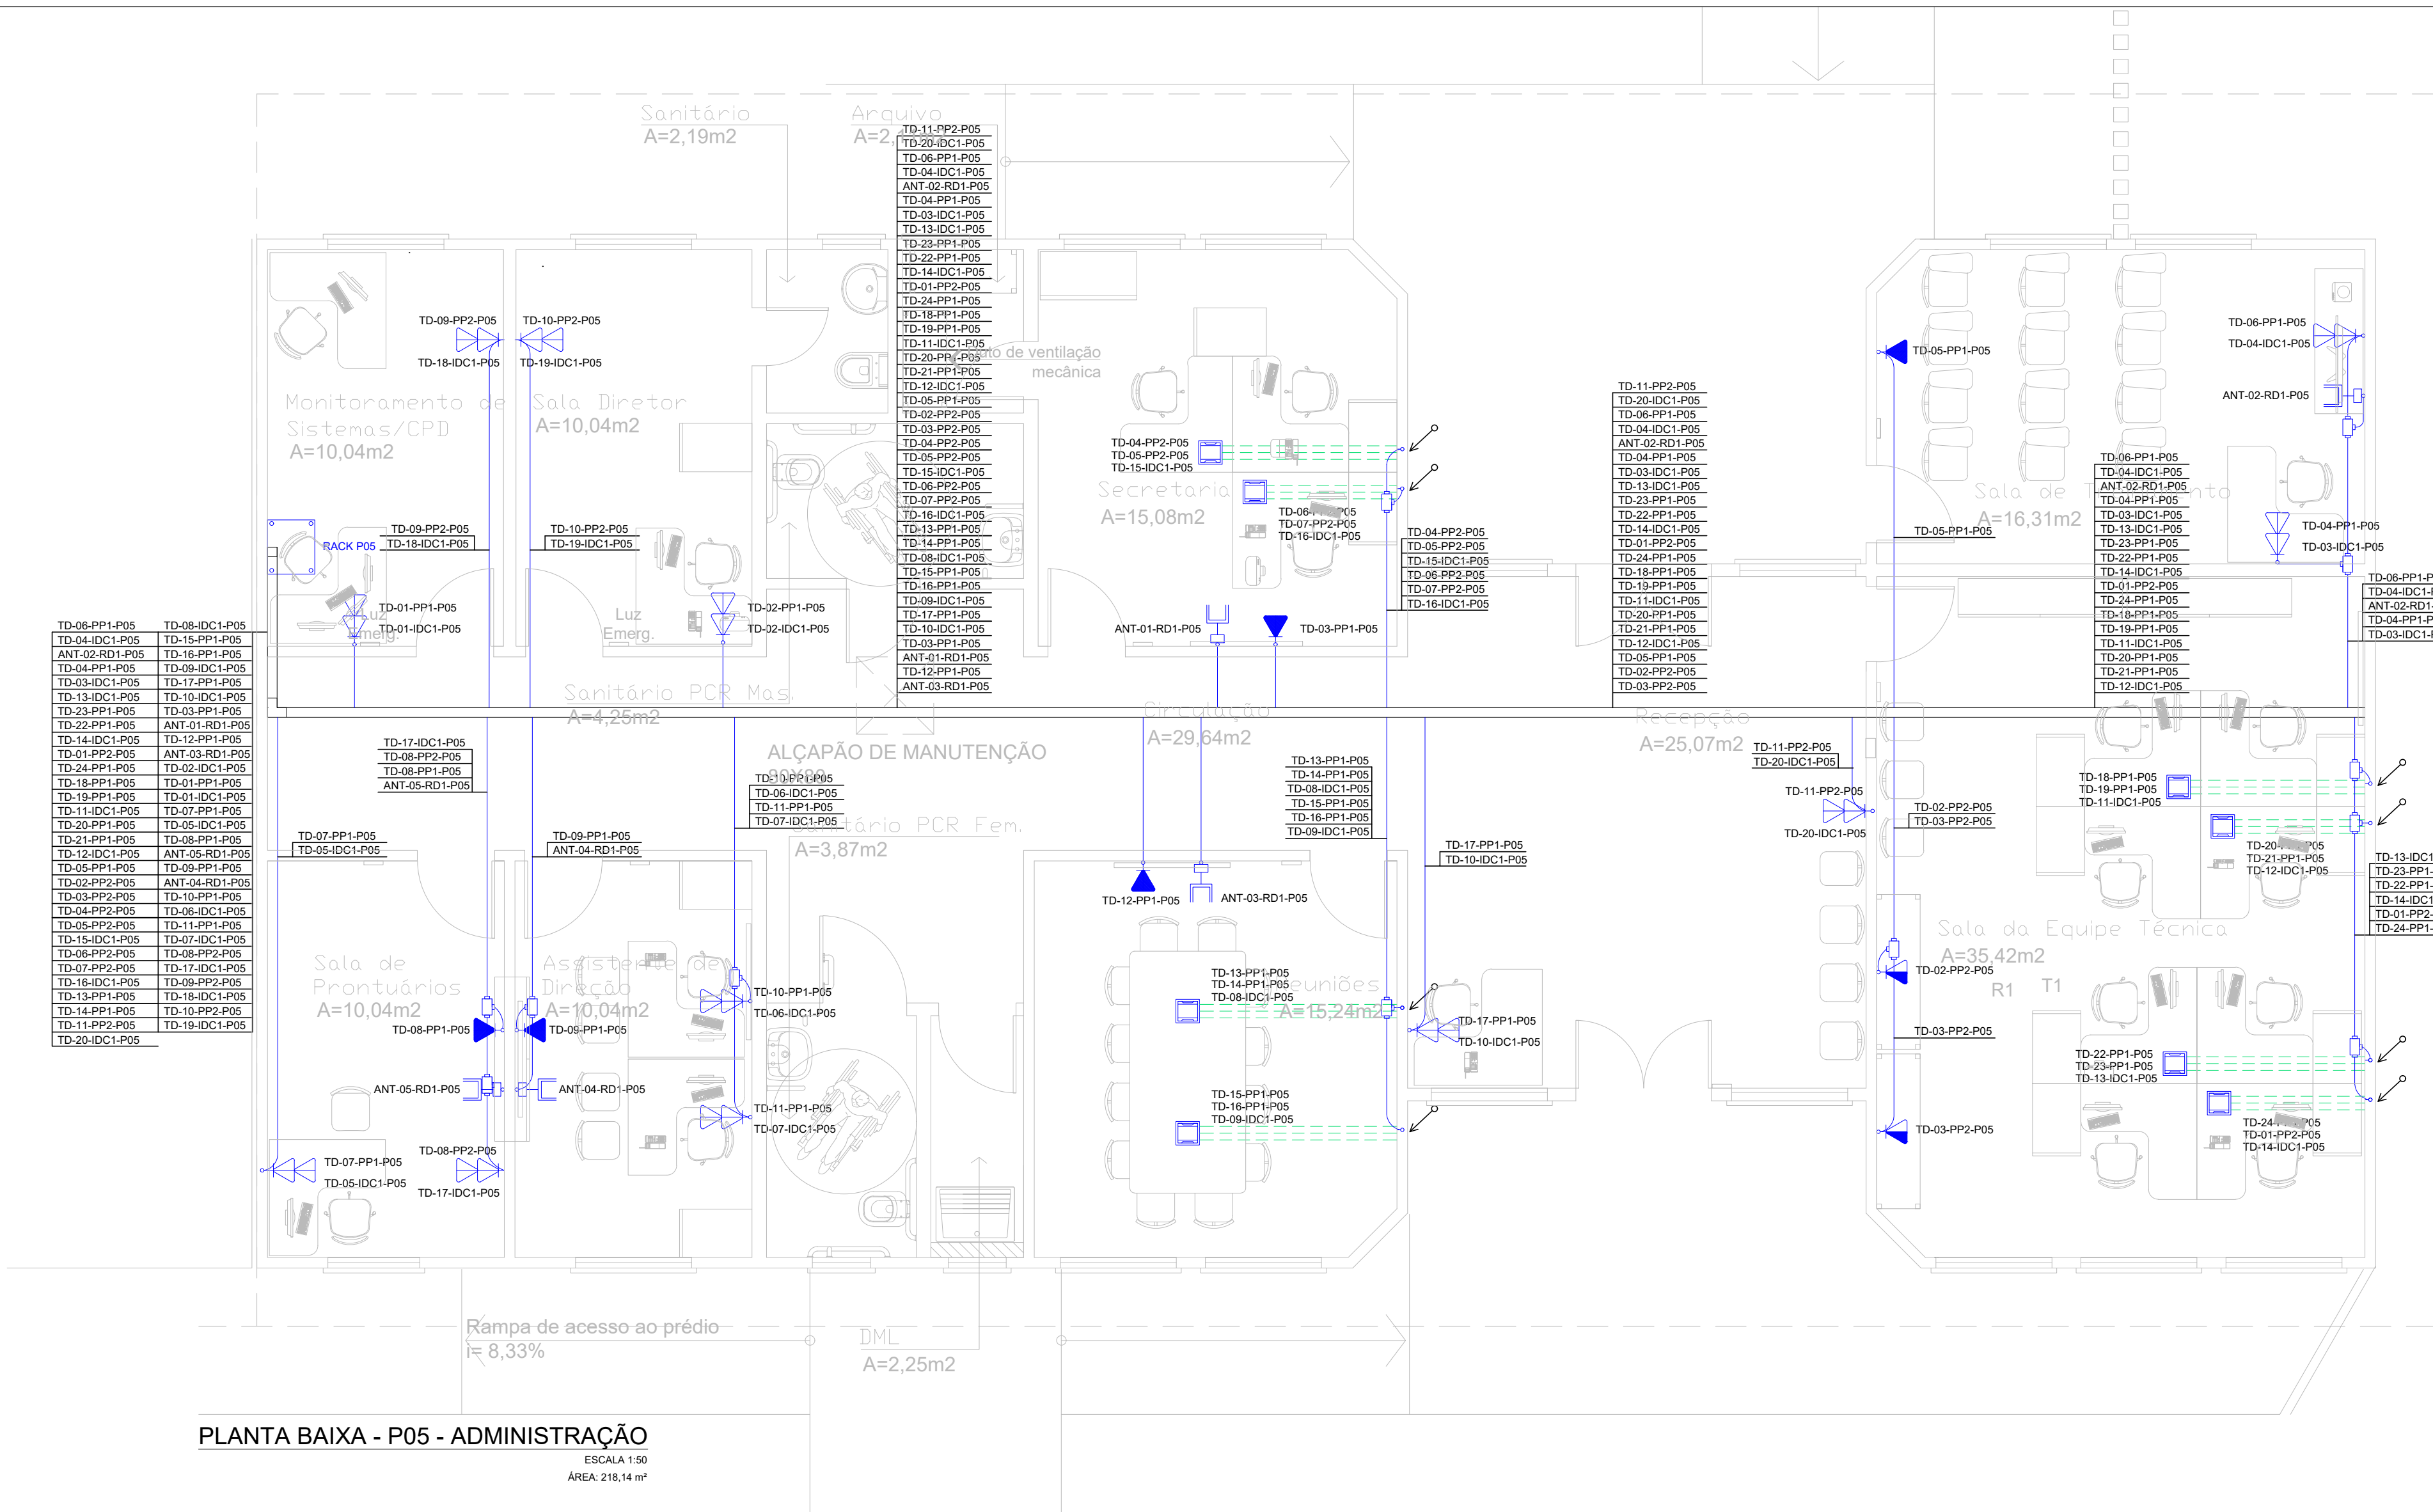


PLANTA BAIXA - P05 - ADMINISTRAÇÃO

ESCALA 1:50
ÁREA: 218,14 m²

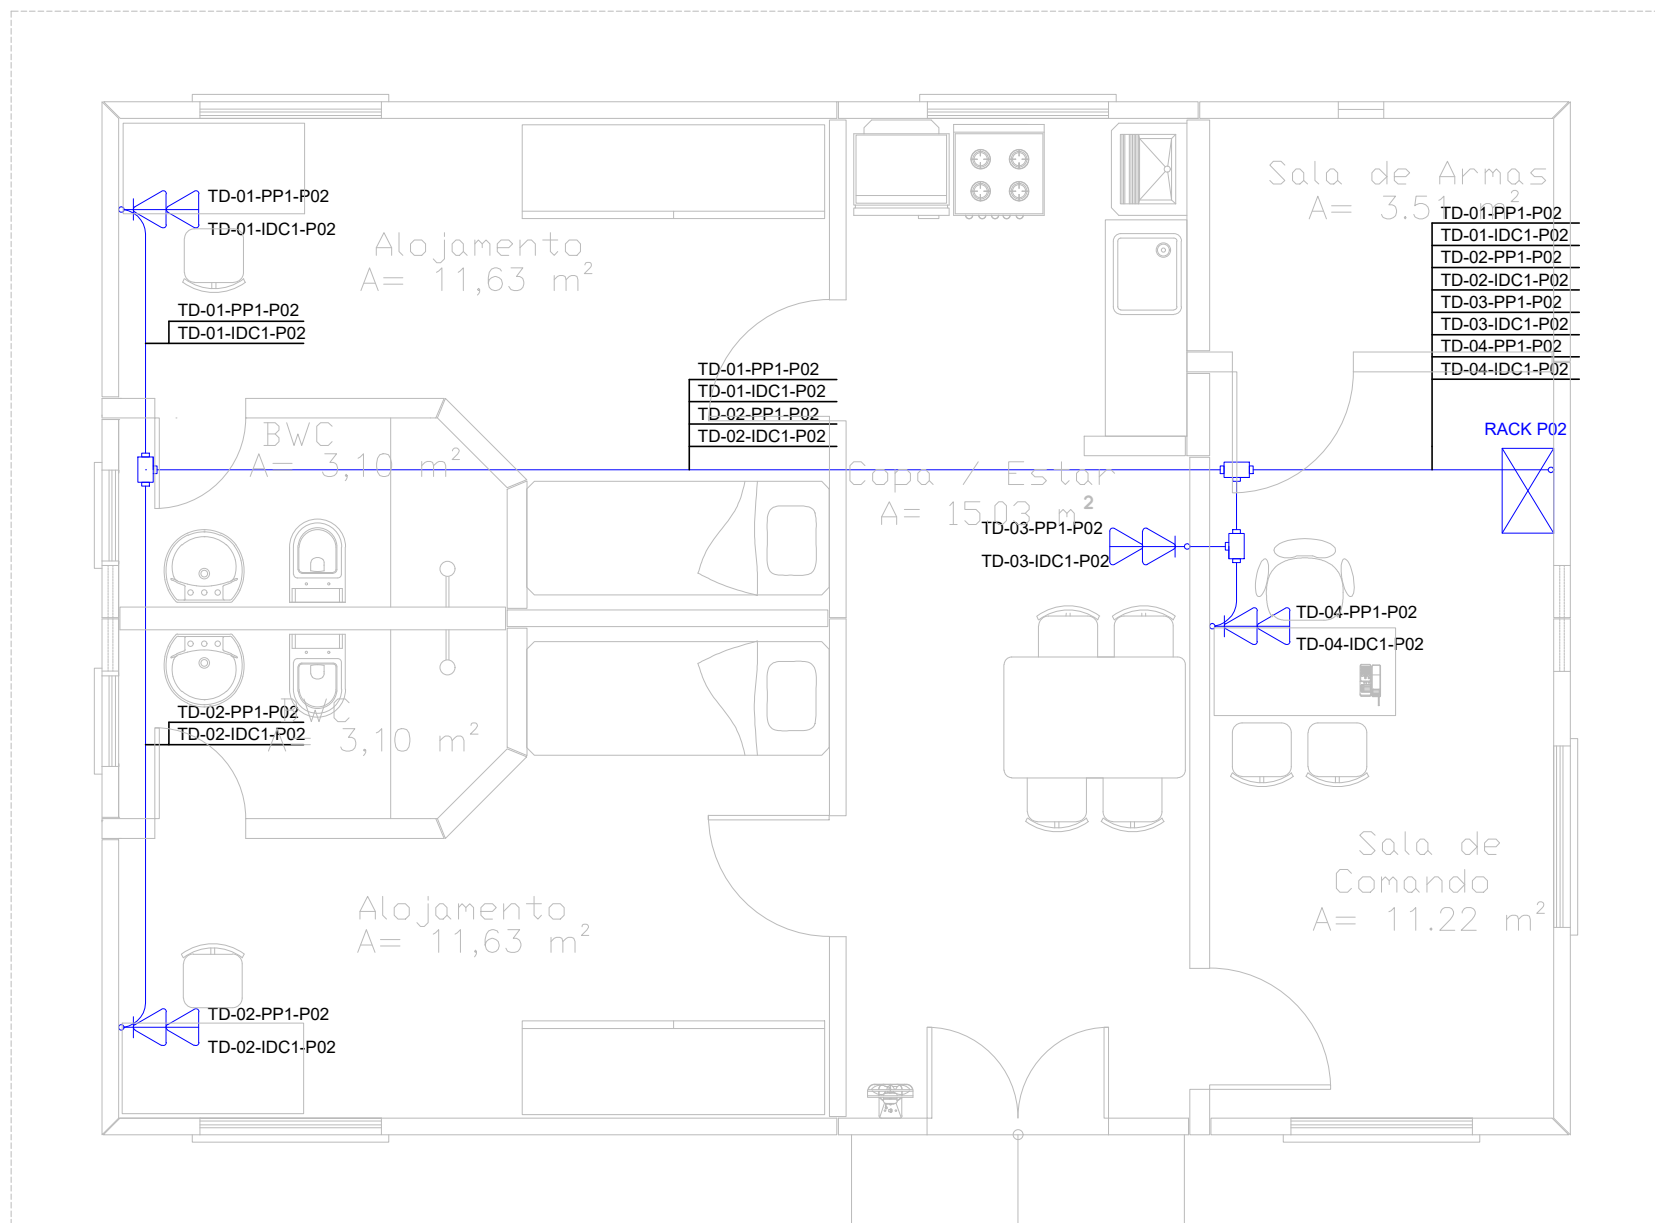

PLANTA BAIXA - P02 - SEGURANÇA

ESCALA 1:50
ÁREA: 66,24 m²

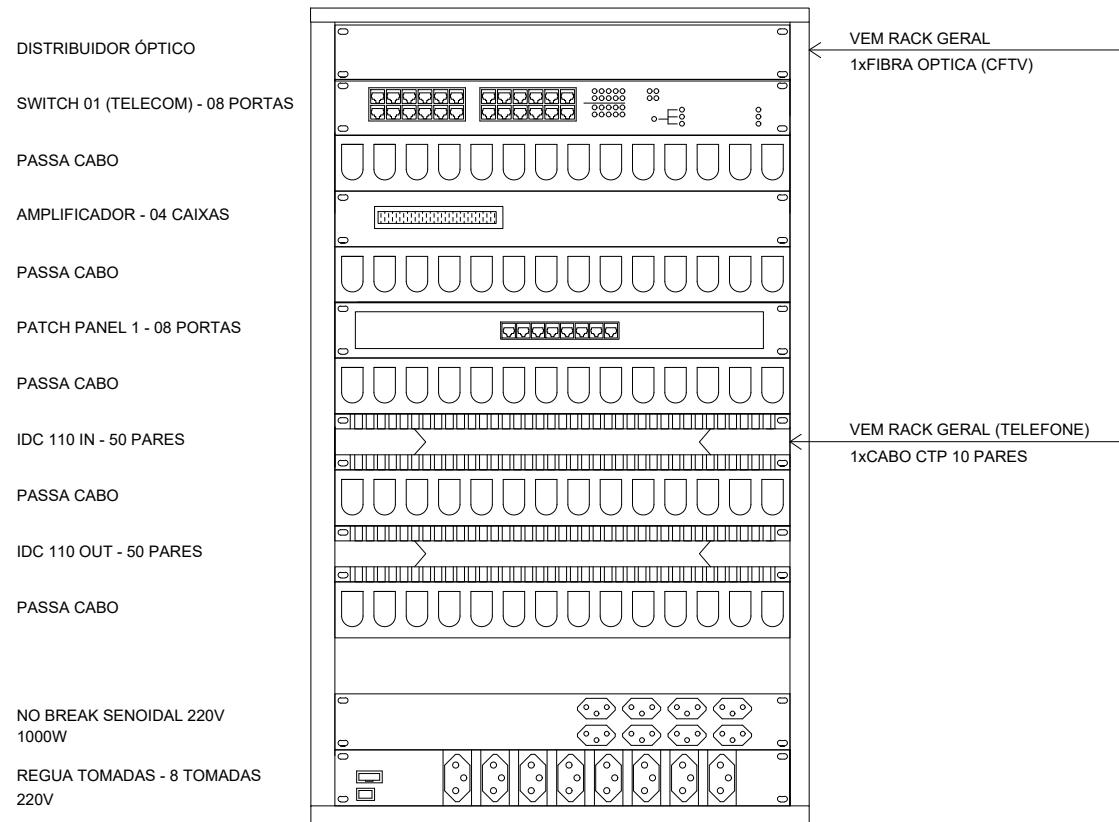

RACK 02 (12U) ATIVO / PASSIVO

SEM ESCALA

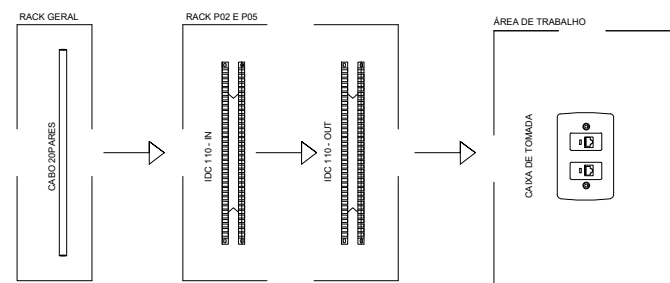


DIAGRAMA DE REDE DE TELEFONIA


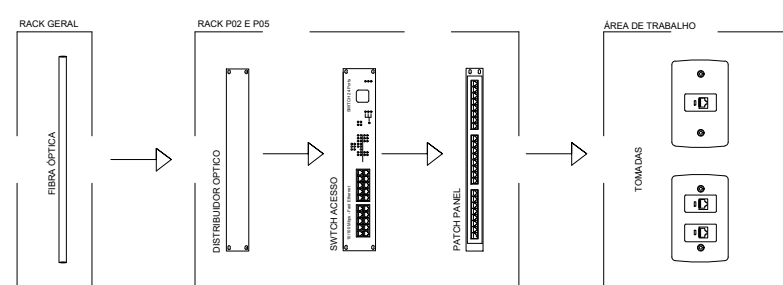


DIAGRAMA DE REDE DE DADOS

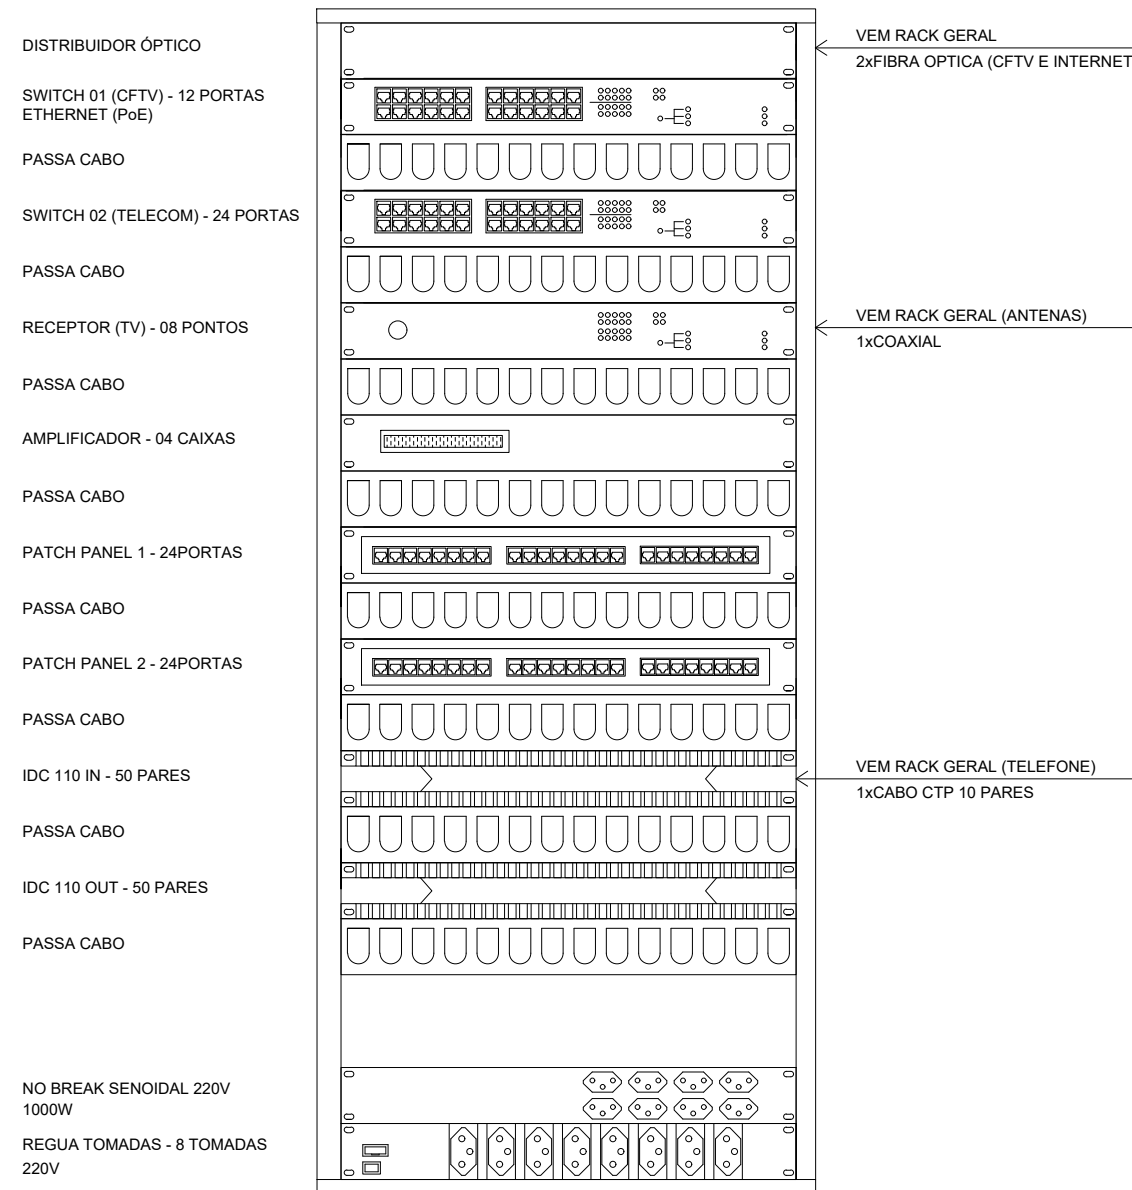

RACK 05 (32U) ATIVO / PASSIVO

SEM ESCALA

SIMBOLOGIA

- Tomada baixa de rede (RJ45) instalada a 0,3m do piso
- Tomada baixa de rede (RJ45) instalada a 1,1m do piso
- Tomada baixa de rede (RJ45) instalada a 2,2m do piso
- Tomada dupla baixa rede (RJ45) instalada a 0,3m do piso
- Caixa de piso com 4 Tomadas 10A (2P+T) + 2 Tomadas RJ45
- Tomada simples para televisão, instalada a 2,2m do piso
- Rack 32U
- Rack 12U
- Eletroduto de PVC rígido Ø1" sobreposto na parede e sobre a laje
- Eletroduto de PVC rígido Ø1" sobreposto em placa pré-moldada
- Eletrocalha reforçada e perfurada de ferro galvanizado a fogo, dimensão 100x100mm
- Duto de piso duplo embutido no piso, dimensões 2x70x25mm
- Indicação de descida e subida de cabos, eletrodutos e eletrocalhas, respectivamente
- Condulete, o modelo utilizado dependerá das conexões em prancha

NOMENCLATURA

- TD-00-PP0-P00 Nomenclatura da tomada, nº da tomada, nº do Patch Panel e nº do prédio
- TD-00-IDC0-P00 Nomenclatura da tomada, nº da tomada, nº do bloco IDC e nº do prédio
- ANT-00-RP0-P00 Nomenclatura da antena, nº da antena, nº do receptor e nº do prédio

NOTAS

- Nota 01: Todos os pontos duplo de tomada de rede, possuem um ponto para internet e um ponto para telefone
- Nota 02: Os pontos de tomada de rede individuais, foram considerados para ponto de internet
- Nota 03: O rack utilizado para o sistema de telecomunicações será o mesmo para antenas, sonorização, CFTV e automação (caso necessário)
- Nota 04: Todos os eletrodutos não cotados, possuem seção de Ø1"
- Nota 05: Todos as eletrocalhas não cotados, possuem dimensão de 100x100mm
- Nota 06: Os sistemas de telecomunicações, antenas, sonorização e automação utilizarão a mesma eletrocalha
- Nota 07: O detalhe básico do rack apresentado na prancha, mostra apenas os equipamentos necessários para o projeto de telecomunicações e antenas

04	PROJETO EXECUTIVO	26/12/2017
03	PROJETO EXECUTIVO	30/11/2017
02	PROJETO EXECUTIVO	31/10/2017
01	PROJETO BÁSICO	09/10/2017
Nº	REVISÃO	DATA

ESTEL	ESTEL ENGENHARIA Rua José Quirino, 147 - São João - CEP 88305-080 - Itajaí-SC Tel: (047) 3046-2001 Fax: (047) 3046-2004 estel@estelengenharia.com.br - www.estelengenharia.com.br	PROJETO Nº 1311/17 INSTALAÇÕES ELÉTRICAS E ELETRÔNICAS PROJETO: P02 E P05 - TELECOM / ANTENA
--------------	---	---

TOUS PELO RIO GRANDE	CLIENTE SECRETARIA DE DESENVOLVIMENTO SOCIAL, TRABALHO, JUSTIÇA E DIREITOS HUMANOS DO ESTADO DO RIO GRANDE DO SUL - PROGRAMA DE OPORTUNIDADES E DIREITOS	PROPRIETÁRIO SDSTJDH - RS
PROJETO CENTRO DE ATENDIMENTO SOCIOEDUCATIVO (CASE)	RESPONSÁVEIS TÉCNICOS RUI FELIPE KALB CREA/SC 017224-7	PROJETO DEFINITIVO (X)
CONTEÚDO DISTRIBUIÇÃO DE TELECOM E ANTENA - PLANTA BAIXA P02 E P05	VERIFICAÇÃO VANESSA MEURER	PROJETO NÃO DEFINITIVO ()
PRANCHAS Nº 01/01	ESCALA 1/50	ARQUIVO TE_01_P2P5_C.dwg
AUTOR DO PROJETO RALPH DIEHL FRANZOI	CAD SABRINA REINERT	REVISÃO 04
ÁREA INDICADA	VERIFICAÇÃO VANESSA MEURER	CONTROLE DE PROJETOS PROJETO DEFINITIVO (X) PROJETO NÃO DEFINITIVO ()