


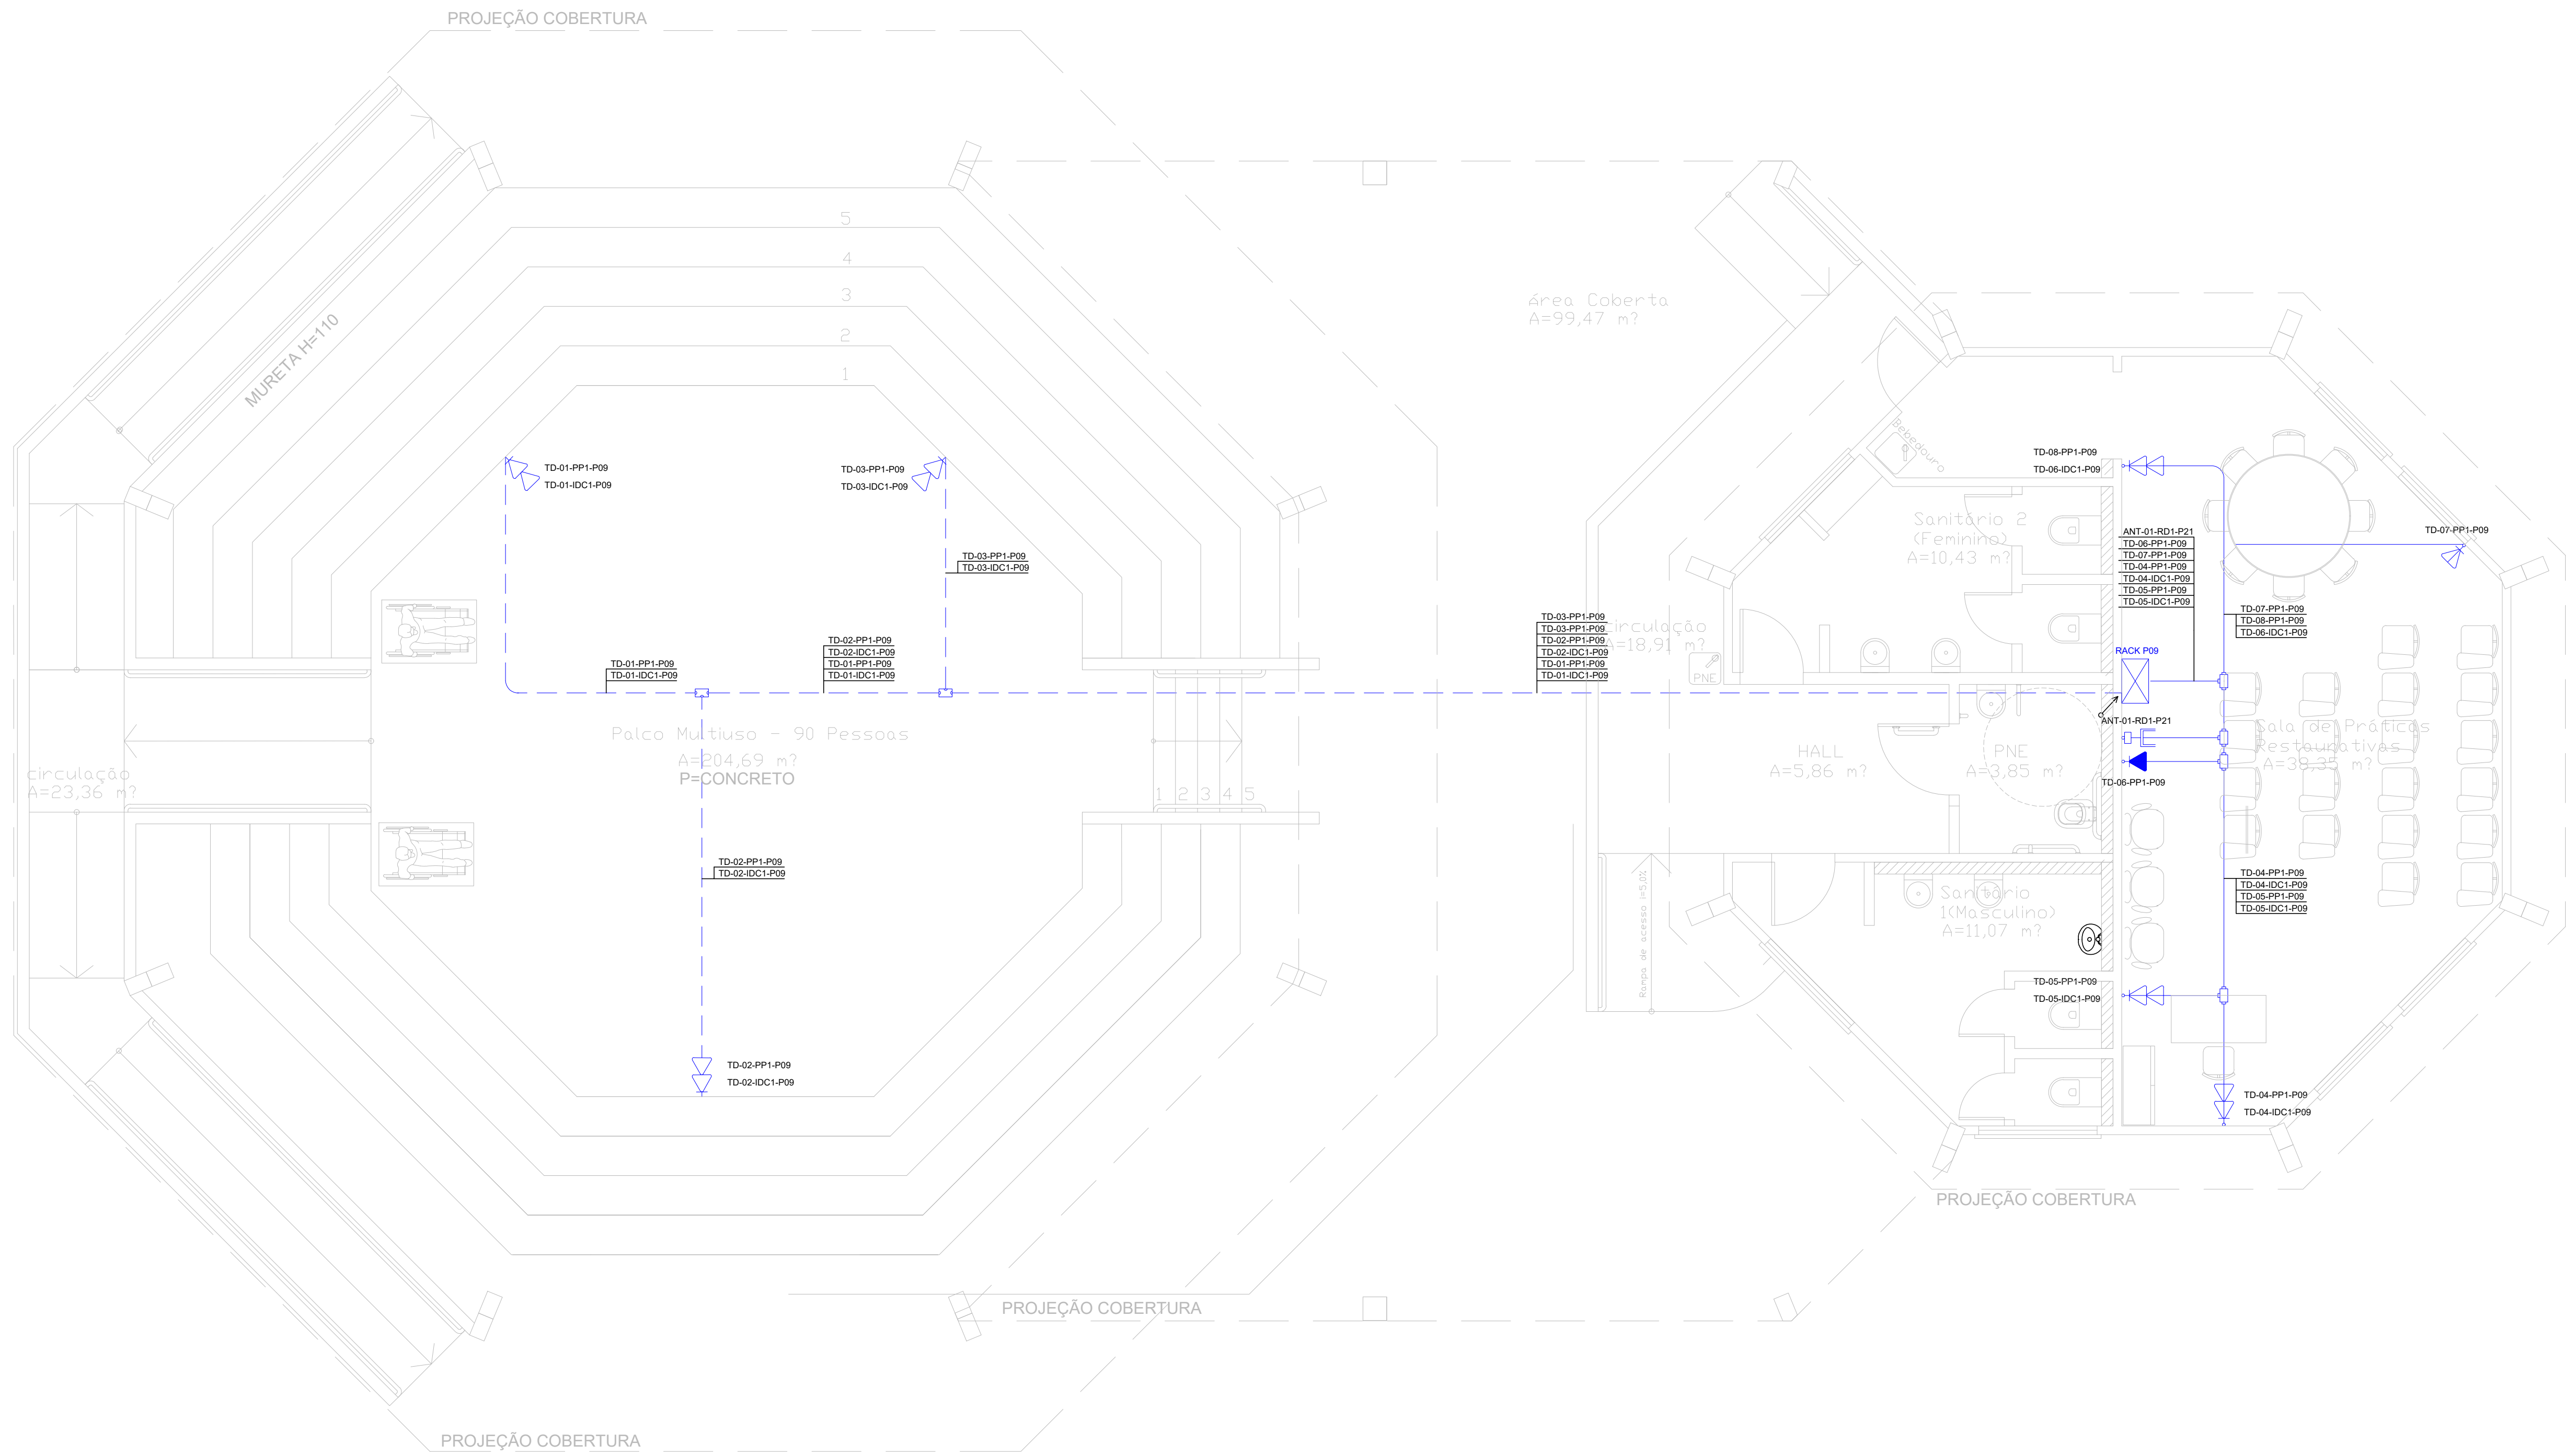

PLANTA BAIXA - P09 - FASE FINAL (ICPAE)
ESCALA 1:50
ÁREA: 394,36 m²



RACK 09 (24U) ATIVO / PASSIVO
SEM ESCALA

SIMBOLOGIA

- Tomada baixa de rede (RJ45) instalada a 0,3m do piso
- Tomada baixa de rede (RJ45) instalada a 2,2m do piso
- Tomada dupla baixa rede (RJ45) instalada a 0,3m do piso
- Tomada simples para televisão, instalada a 2,2m do piso
- Tomada de rede (RJ45) instalada no degrau
- Rack 24U
- Eletroduto de PVC rígido Ø1" sobreposto no teto e/ou sobre a laje
- Eletroduto de PVC rígido Ø1" embutido no piso
- Eletroduto de PVC rígido Ø1" embutido em placa pré-moldada
- Indicação de descida e subida de cabos, eletrodutos e eletrocalhas, respectivamente
- Condulete, o modelo utilizado dependerá das conexões em prancha
- Caixa 4x2" para eletroduto de Ø1" embutido no piso

NOMENCLATURA

TD-00-PP0-P00 Nomenclatura da tomada, nº da tomada, nº do Patch Panel e nº do prédio

TD-00-IDC0-P00 Nomenclatura da tomada, nº da tomada, nº do bloco IDC e nº do prédio

ANT-00-RP0-P00 Nomenclatura da antena, nº da antena, nº do receiver e nº do prédio

NOTAS

Nota 01: Todos os pontos duplo de tomada de rede, possuem um ponto para internet e um ponto para telefone

Nota 02: Os pontos de tomada de rede individuais, foram considerados para ponto de internet

Nota 03: O rack utilizado para o sistema de telecomunicações será o mesmo para antenas, sonorização, CFTV e automação (caso necessário)

Nota 04: Todos os eletrodutos não cotados, possuem seção de Ø1"

Nota 05: Os sistemas de telecomunicações, antenas, sonorização e automação utilizarão a mesma eletrocalha

Nota 06: O detalhe básico do rack apresentado na prancha, mostra apenas os equipamentos necessários para o projeto de telecomunicações e antenas

DIAGRAMA DE REDE DE TELEFONIA


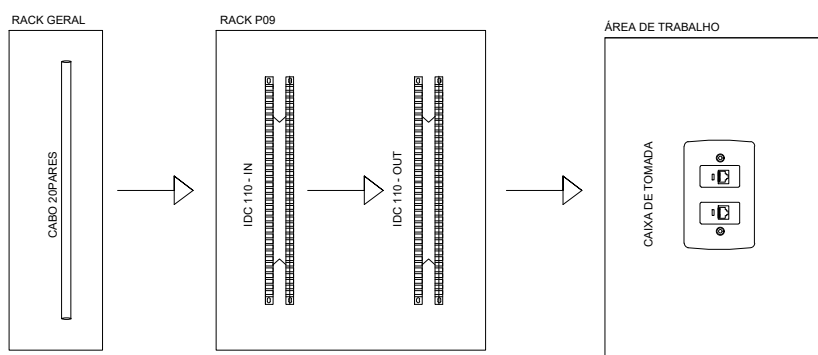


DIAGRAMA DE REDE DE DADOS

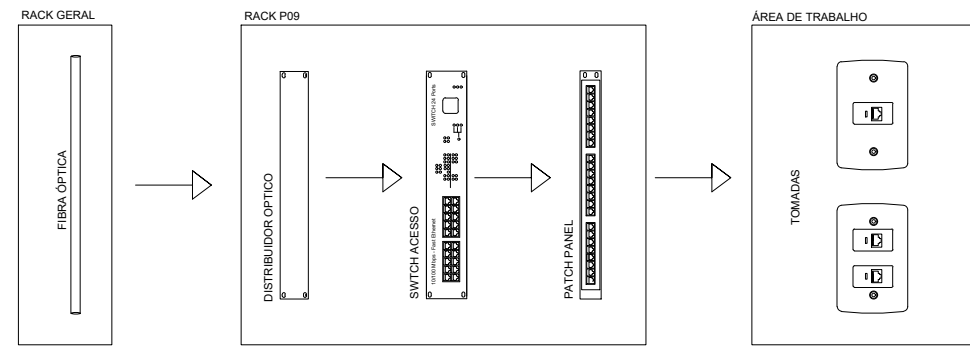

04	PROJETO EXECUTIVO	26/12/2017
03	PROJETO EXECUTIVO	30/11/2017
02	PROJETO EXECUTIVO	31/10/2017
01	PROJETO BÁSICO	17/10/2017
Nº	REVISÃO	DATA

ESTEL ENGENHARIA Rua José Quinto, 147 - São João - CEP 85305-080 - Joinville-SC Tel: (047) 3046-2001 Fax: (047) 3046-2004 estel@estelengenharia.com.br - www.estelengenharia.com.br		PROJETO Nº 1311/17
CLIENTE: SECRETARIA DE DESENVOLVIMENTO SOCIAL, TRABALHO, JUSTIÇA E DIREITOS HUMANOS DO ESTADO DO RIO GRANDE DO SUL - PROGRAMA DE OPORTUNIDADES E DIREITOS		INSTITUIÇÕES ELÉTRICAS E ELETRÔNICAS PROJETO: P09 - TELECOM / ANTENA
PROJETO: CENTRO DE ATENDIMENTO SOCIOEDUCATIVO (CASE) OSÓRIO - RIO GRANDE DO SUL		
CONTEÚDO: DISTRIBUIÇÃO DE TELECOM E ANTENA - PLANTA BAIXA P09		
PRANCHA Nº 01/01	RESPONSÁVEIS TÉCNICOS RUI FELIPE KALE ORÇANISTA 011224-7 RALPH DIEHL FRANZONI ORÇANISTA 130508-1	PROPRIETÁRIO SOST.JOH - RS
AUTOR DO PROJETO RALPH DIEHL FRANZONI	CAD SABRINA REINERT	DATA 26/12/2017
VERIFICADO ÁREA VANEISSA MEURER	ESCALA 1:50	REVISÃO 04 ANEXO TE_P09_C.dwg
CONTROLE DE PROJETOS PROJETO DEFINITIVO (X) PROJETO NÃO DEFINITIVO ()		