


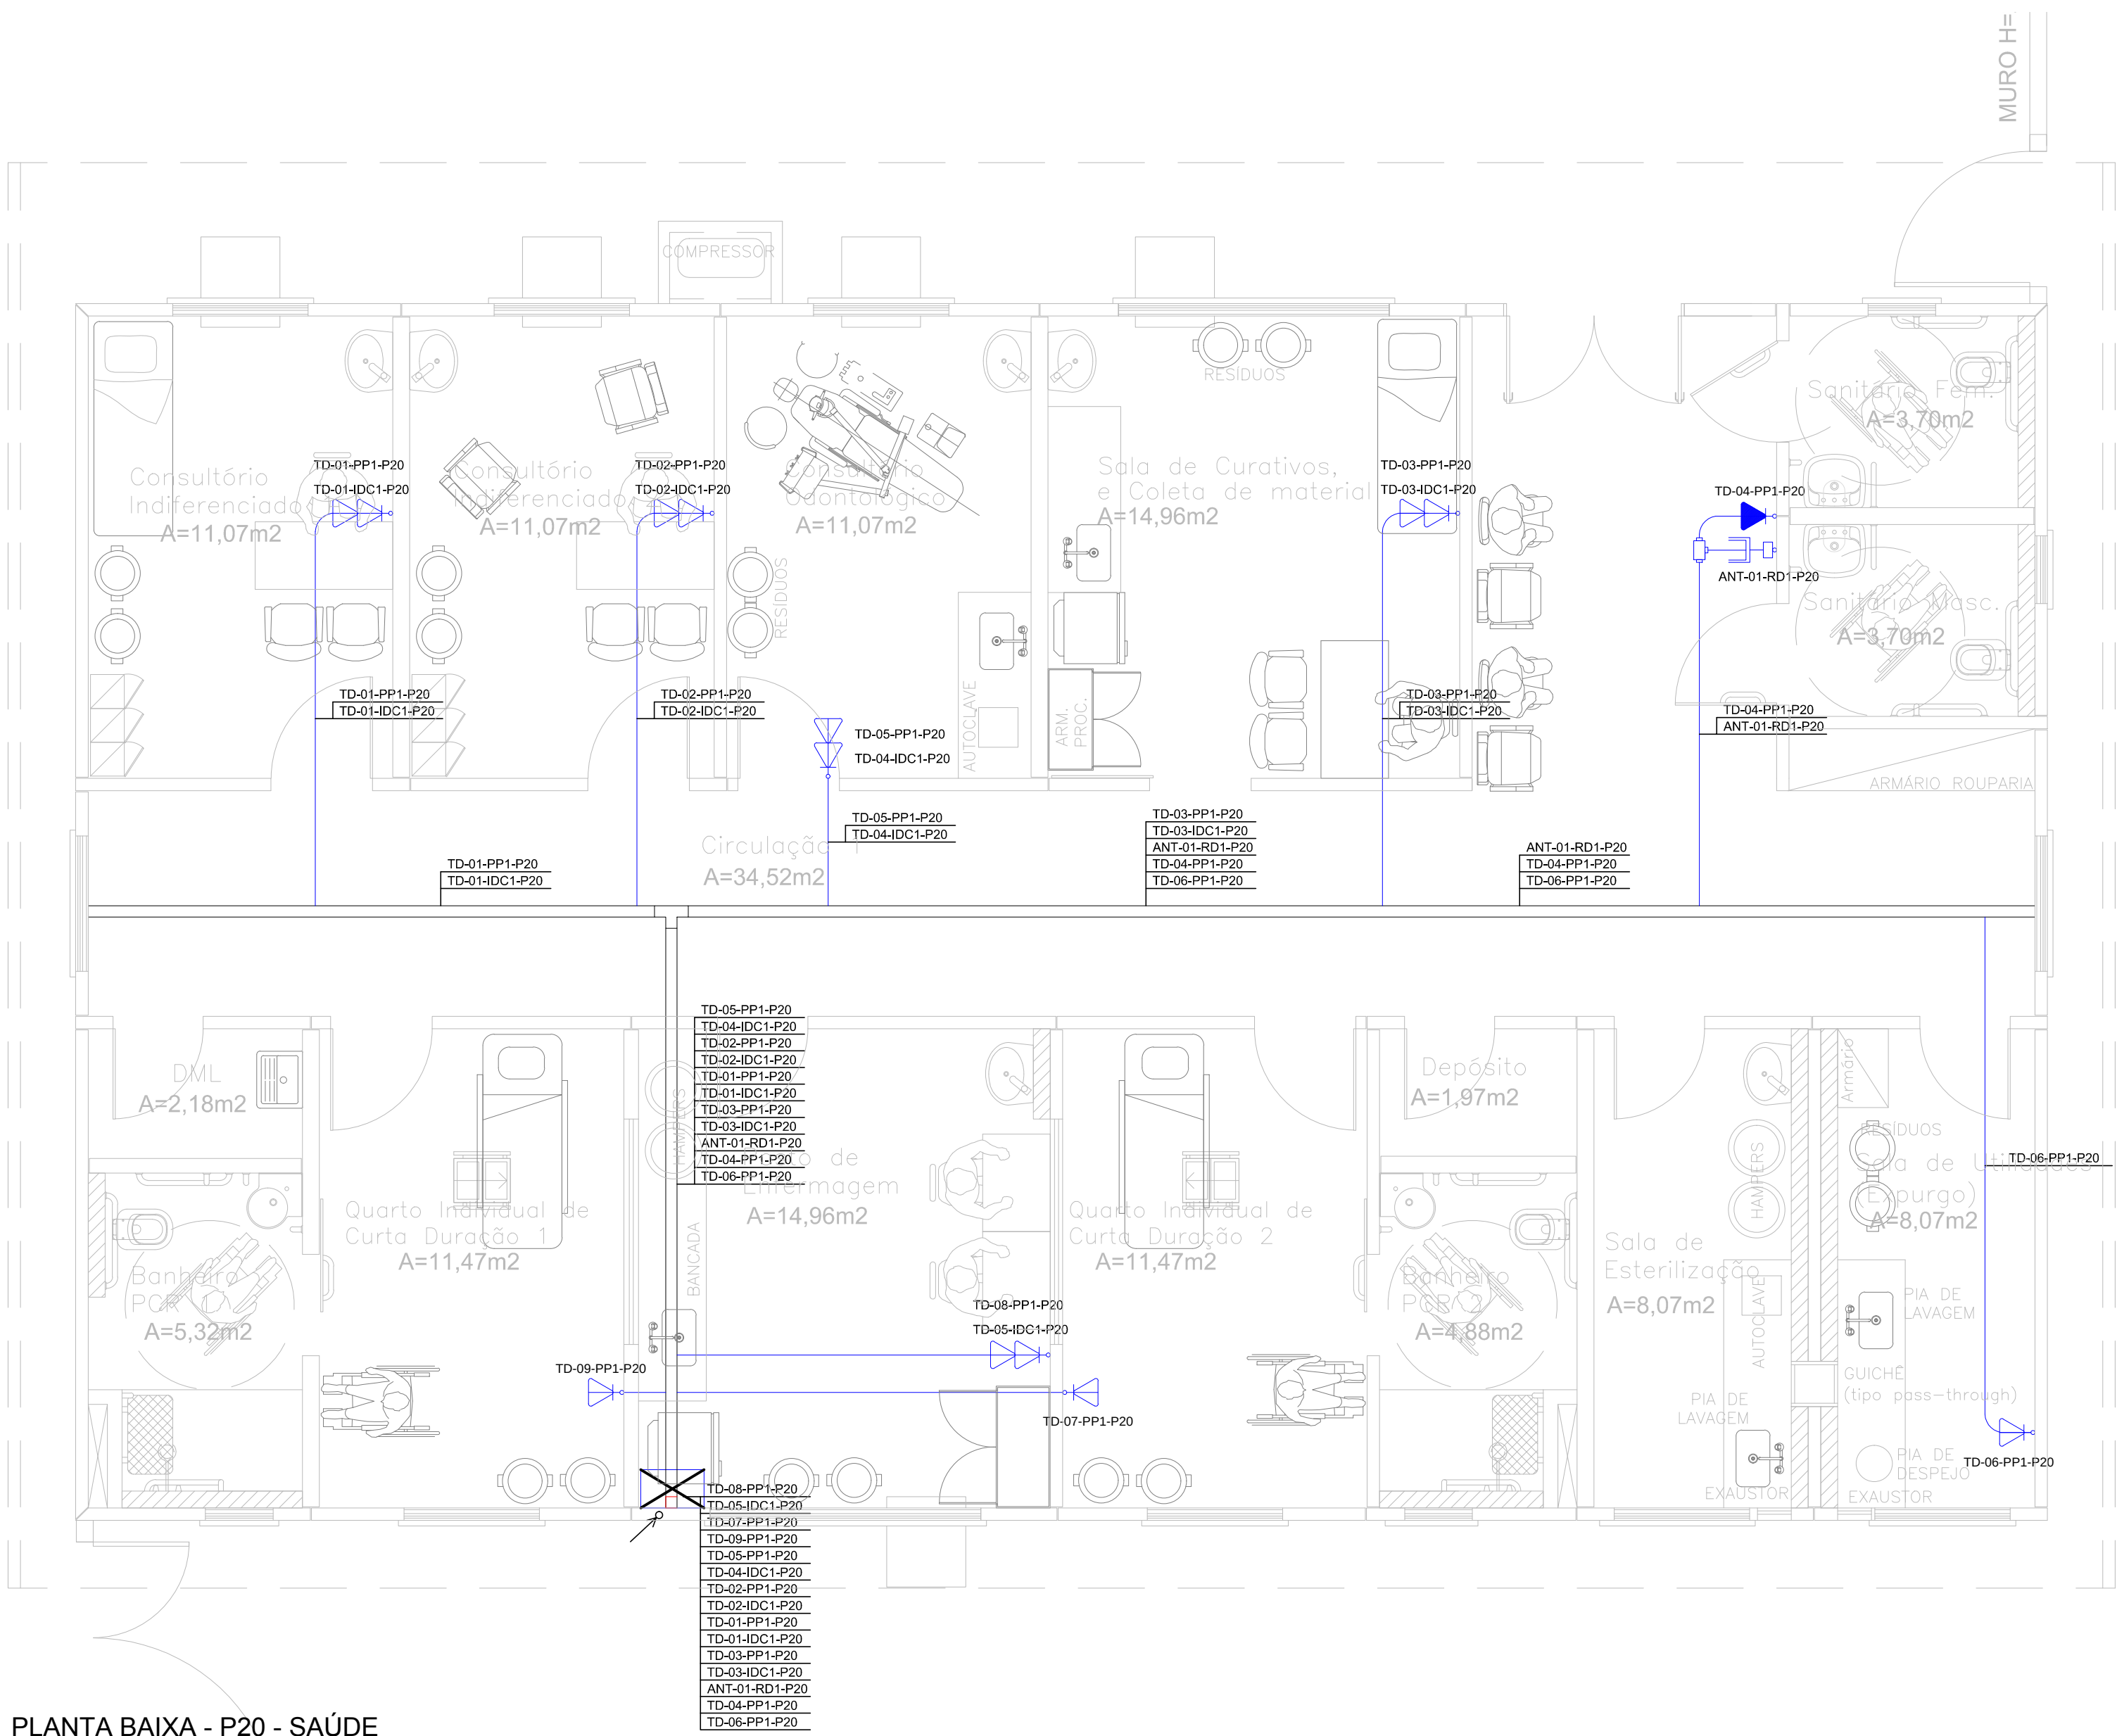

PLANTA BAIXA - P20 - SAÚDE
ESCALA 1:50
ÁREA 191,95 m²

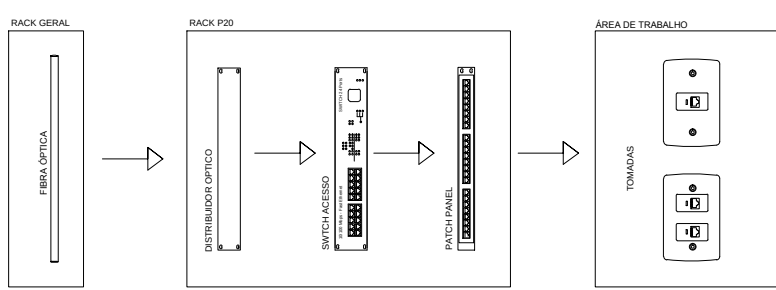
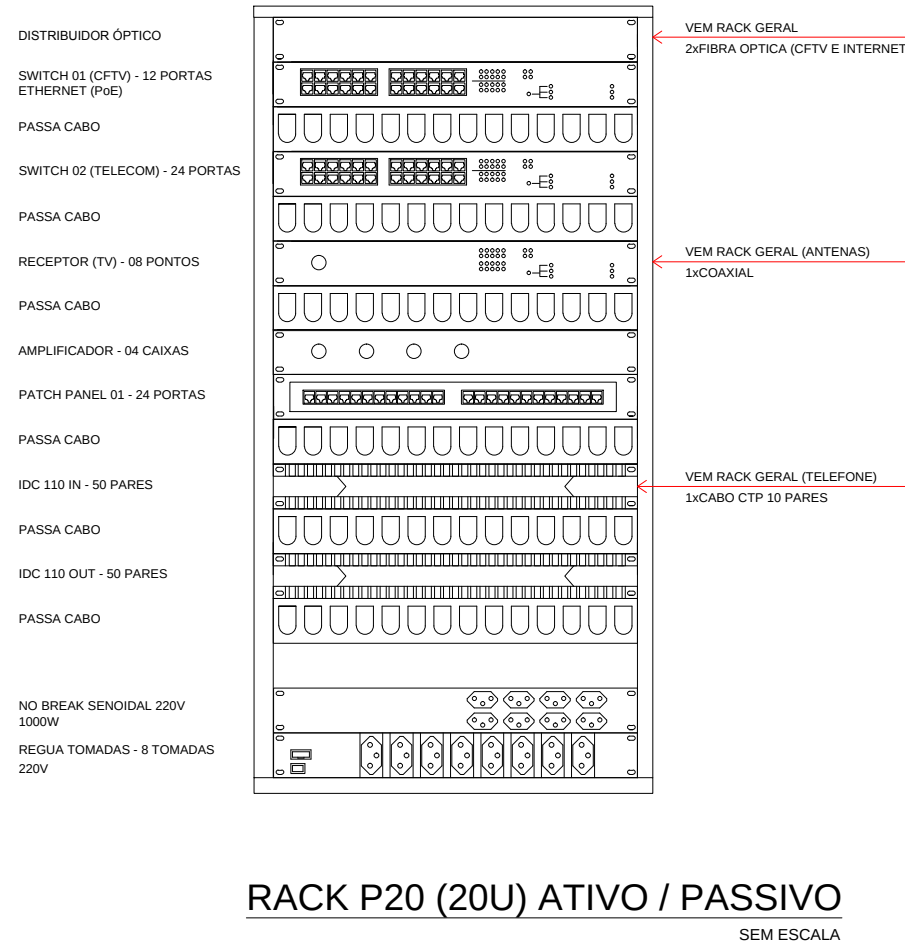


DIAGRAMA DE REDE DE DADOS

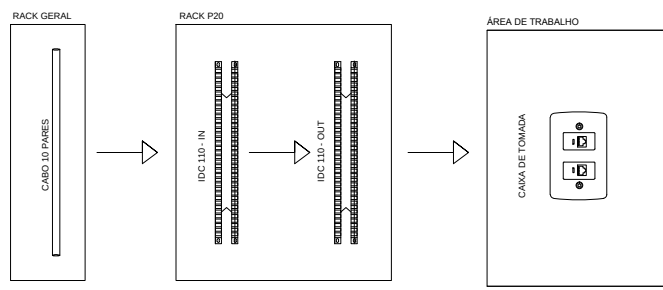


DIAGRAMA DE REDE DE TELEFONIA

SIMBOLOGIA

- Tomada baixa de rede (RJ45) instalada a 0,3m do piso
- Tomada baixa de rede (RJ45) instalada a 2,2m do piso
- Tomada dupla baixa rede (RJ45) instalada a 0,3m do piso
- Tomada simples para televisão, instalada a 2,2m do piso
- Rack 20U
- Eletroduto de PVC rígido Ø1" sobreposto na parede e sobre a laje
- Eletroduto de PVC rígido Ø1" sobreposto em placa pré-moldada
- Eletrocalha reforçada e perfurada de ferro galvanizado a fogo, dimensão 100x100mm
- Indicação de descida e subida de cabos, eletrodutos e eletrocalhas, respectivamente
- Condutele, o modelo utilizado dependerá das conexões em prancha

NOMENCLATURA

- TD-00-PP0-P00 Nomenclatura da tomada, nº da tomada, nº do Patch Panel e nº do prédio
- TD-00-IDC0-P00 Nomenclatura da tomada, nº da tomada, nº do bloco IDC e nº do prédio
- ANT-00-RP0-P00 Nomenclatura da antena, nº da antena, nº do receiver e nº do prédio

NOTAS

- Nota 01: Todos os pontos duplo de tomada de rede, possuem um ponto para internet e um ponto para telefone
- Nota 02: Os pontos de tomada de rede individuais, foram considerados para ponto de internet
- Nota 03: O rack utilizado para o sistema de telecomunicações será o mesmo para antenas, sonorização, CFTV e automação (caso necessário)
- Nota 04: Todos os eletrodutos não cotados, possuem seção de Ø1"
- Nota 05: Todos as eletrocalhas não cotados, possuem dimensão de 100x100mm
- Nota 06: Os sistemas de telecomunicações, antenas, sonorização e automação utilizarão a mesma eletrocalha
- Nota 07: O detalhe básico do rack apresentado na prancha, mostra apenas os equipamentos necessários para o projeto de telecomunicações e antenas

04	PROJETO EXECUTIVO	26/12/2017
03	PROJETO EXECUTIVO	30/11/2017
02	PROJETO EXECUTIVO	31/10/2017
01	PROJETO BÁSICO	16/10/2017
Nº	REVISÃO	DATA

ESTEL ENGENHARIA Rua José Quirino, 147 - São João - CEP 88305-060 - Itajaí-SC Tel: (047) 3046-2001 Fax: (047) 3046-2004 estel@estelengenharia.com.br - www.estelengenharia.com.br		PROJETO N° 1311/17 INSTALAÇÕES ELÉTRICAS E ELETRÔNICAS PROJETO: P20 - TELECOM / ANTENA
GOVERNO DO ESTADO DO RIO GRANDE DO SUL SECRETARIA DE DESENVOLVIMENTO SOCIAL, TRABALHO, JUSTIÇA E DIREITOS HUMANOS	CLIENTE SECRETARIA DE DESENVOLVIMENTO SOCIAL, TRABALHO, JUSTIÇA E DIREITOS HUMANOS	
GOVERNO DO ESTADO DO RIO GRANDE DO SUL SECRETARIA DE DESENVOLVIMENTO SOCIAL, TRABALHO, JUSTIÇA E DIREITOS HUMANOS	PROJETO CENTRO DE ATENDIMENTO SOCIOEDUCATIVO (CASE) OSÓRIO - RIO GRANDE DO SUL	
	CONTEÚDO DISTRIBUIÇÃO DE TELECOM E ANTENA - PLANTA BAIXA P20	
PRANCHA N° 01/01	RESPONSÁVEIS TÉCNICOS RUI FELIPE KALB CREA/SC 017224-7 RALPH DIEHL FRANZOI CREA/SC 138559-1	PROPRIETÁRIO SDSTJDH - RS
AUTOR DO PROJETO RALPH DIEHL FRANZOI	CAD SABRINA REINERT	DATA 26/12/2017
VERIFICAÇÃO VANESSA MEURER	ESCALA 1/50	REVISÃO 04
ÁREA INDICADA	ARQUIVO TE_01_P20_C.dwg	CONTROLE DE PROJETOS PROJETO DEFINITIVO (X) PROJETO NÃO DEFINITIVO ()