



26050000004101

Expointer

- 1 -
- 2 -
- 3 -
- 4 -
- 5 -
- 6 -
- 7 -
- 8 -
- 9 -
- 10 -
- 11 -
- 12 -
- 13 -
- 14 -
- 15 -
- 16 -
- 17 -
- 18 -
- 19 -
- 20 -
- 21 -
- 22 -
- 23 -
- 24 -
- 25 -


1	A	2	GOVERNO DO ESTADO DO RS														
3	4		MAPA				URUGUAI										
5	B1	B2	6	7	B3	B4	8	9	C1	C2	10						
13			D1	D2	14	17		E1	E2	18	21		F1	F2	SEAPI + SEMA		22
15			D3	D4	16	19		E3	E4	20	23		F3	F4	25		

Pavilhão Internacional



Veículos
Quadra 32



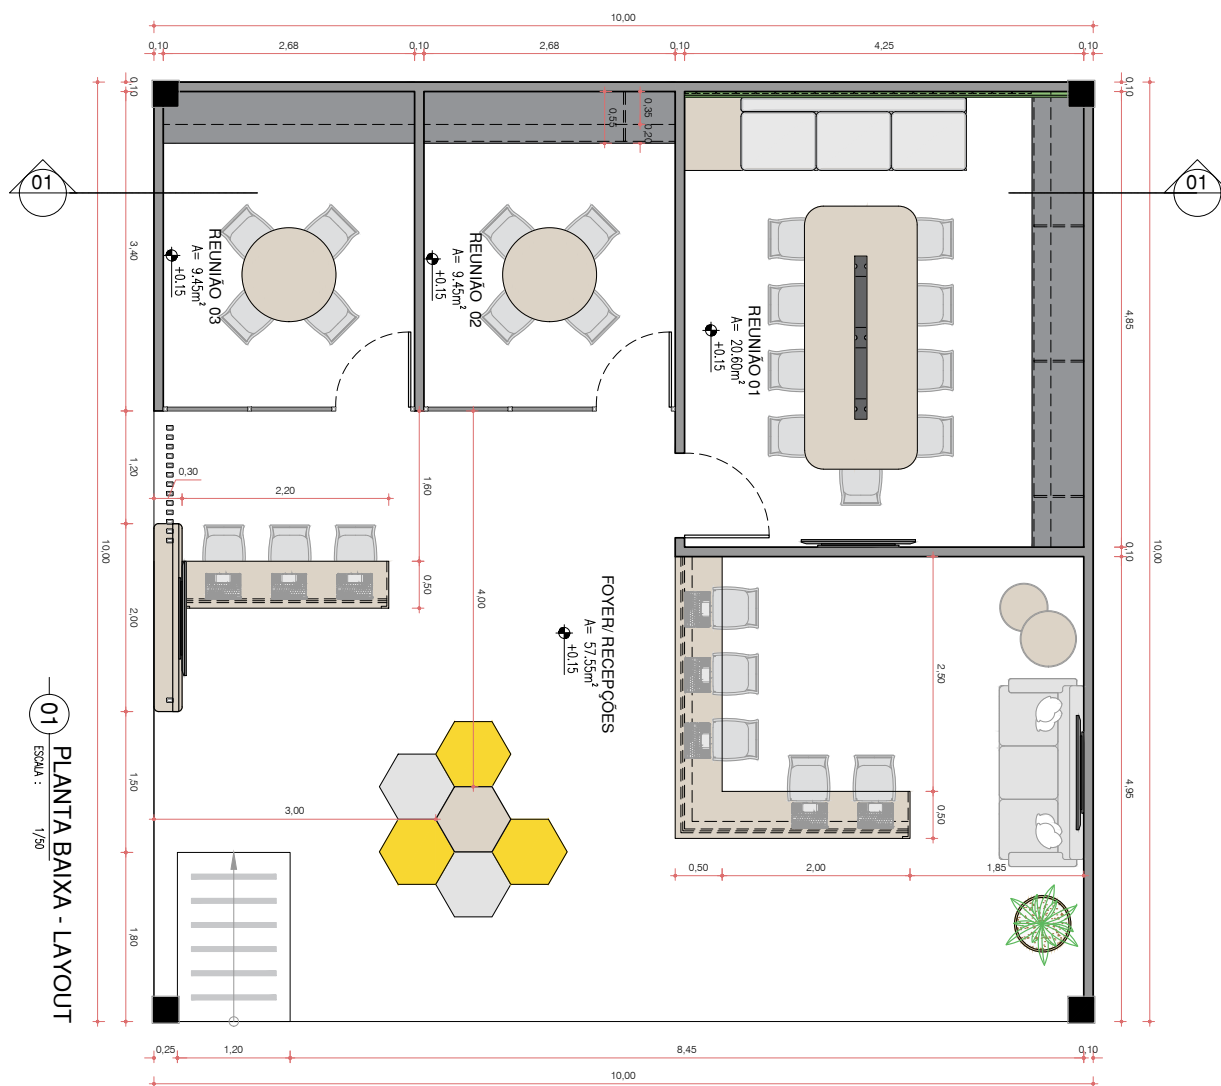

GOVERNO DO ESTADO
RIO GRANDE DO SUL
SECRETARIA DO MEIO AMBIENTE
E INFRAESTRUTURA

SECRETARIA DO MEIO AMBIENTE E INFRAESTRUTURA

CENTRO ADMINISTRATIVO FERNANDO FERRARI - AV. BORGES DE MEDEIROS N. 1501 - POA/RS

DIVISÃO DE PROJETOS E OBRAS
DPO | DBIO

ESTANDE PARA EXPOINTER - SEMA

PROJETO
LEVANTAMENTO ARQUITETÔNICO

ASSUNTO
PLANTA BAIXA - LAYOUT


PROJETO
ARQ THAIRO BORGES

Nº PRANCHA

ESCALA
1/50

DATA
MAIO DE 2026

ARQ-01

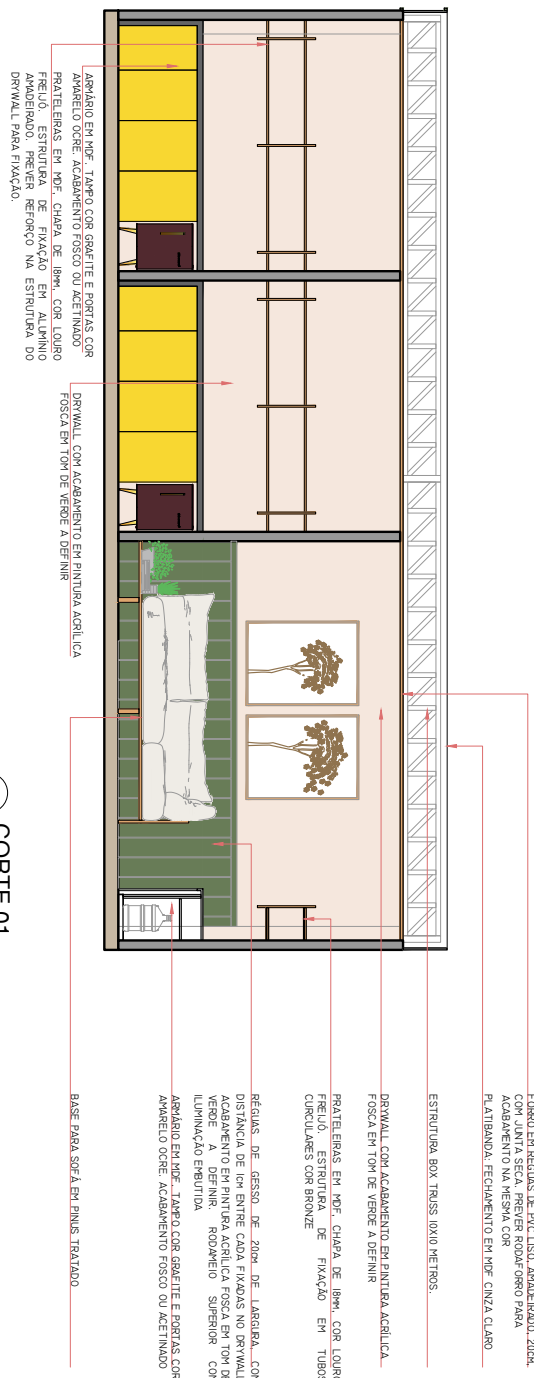

01 CORTE 01
ESCALA : 1/50



SECRETARIA DO MEIO AMBIENTE E INFRAESTRUTURA

CENTRO ADMINISTRATIVO FERNANDO FERRARI - AV. BORGES DE MEDEIROS N. 1501 - POA/RS

DIVISÃO DE PROJETOS E OBRAS DPO | DBIO

ESTANDE PARA EXPOINTER - SEMA

PROJETO
LEVANTAMENTO ARQUITETÔNICO

ASSUNTO
CORTE

PROJETO
ARQ THAIRO BORGES

Nº PRANCHA

ARQ-03

ESCALA
1/50

DATA
MAIO DE 2026



01 FACHADAS
ESCALA : SEM ESCALA



GOVERNO DO ESTADO
RIO GRANDE DO SUL
SECRETARIA DO MEIO AMBIENTE
E INFRAESTRUTURA

**SECRETARIA DO MEIO AMBIENTE
E INFRAESTRUTURA**

CENTRO ADMINISTRATIVO FERNANDO FERRARI - AV. BORGES DE MEDEIROS N. 1501 - POA/RS

**DIVISÃO DE PROJETOS E OBRAS
DPO | DBIO**

ESTANDE PARA EXPOINTER - SEMA

PROJETO
LEVANTAMENTO ARQUITETÔNICO

ASSUNTO
3D - EXTERNO

PROJETO
ARQ THAIRO BORGES

Nº PRANCHA

ARQ-06

ESCALA
1/50

DATA
MAIO DE 2026



01 SALA DE REUNIÕES
ESCALA : 1/50



GOVERNO DO ESTADO
RIO GRANDE DO SUL
SECRETARIA DO MEIO AMBIENTE
E INFRAESTRUTURA

**SECRETARIA DO MEIO AMBIENTE
E INFRAESTRUTURA**

CENTRO ADMINISTRATIVO FERNANDO FERRARI - AV. BORGES DE MEDEIROS N. 1501 - POA/RS

**DIVISÃO DE PROJETOS E OBRAS
DPO | DBIO**

ESTANDE PARA EXPOINTER - SEMA

PROJETO
LEVANTAMENTO ARQUITETÔNICO

ASSUNTO
3D - SALA DE REUNIÕES

PROJETO
ARQ THAIRO BORGES

Nº PRANCHA


ARQ-07

ESCALA
1/50

DATA
MAIO DE 2026



01 REUNIÕES SECUNDÁRIAS
ESCALA : SEM ESCALA

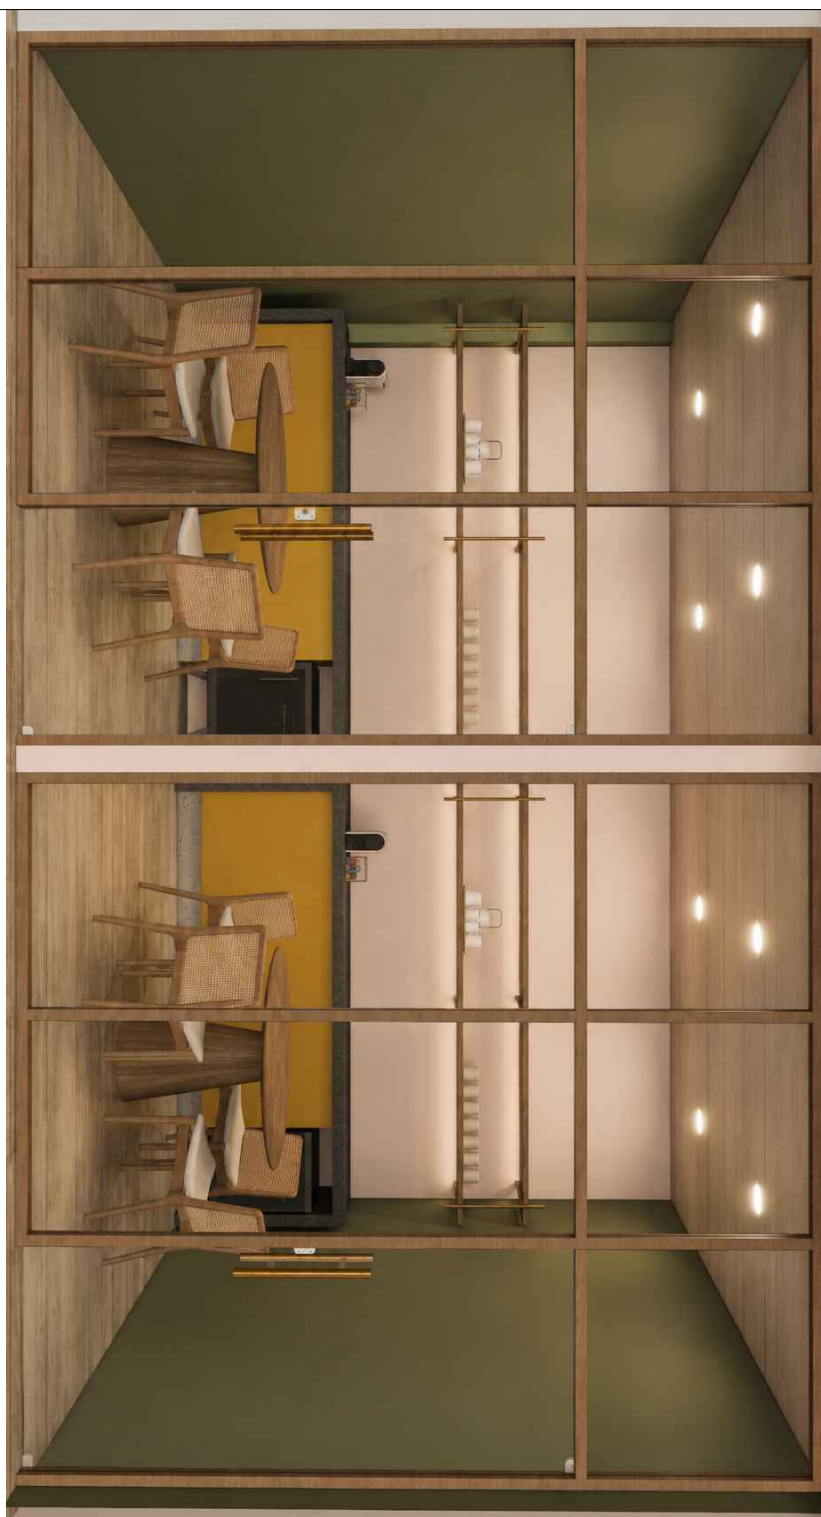

GOVERNO DO ESTADO
RIO GRANDE DO SUL
SECRETARIA DO MEIO AMBIENTE
E INFRAESTRUTURA

**SECRETARIA DO MEIO AMBIENTE
E INFRAESTRUTURA**

CENTRO ADMINISTRATIVO FERNANDO FERRARI - AV. BORGES DE MEDEIROS N. 1501 - POA/RS

**DIVISÃO DE PROJETOS E OBRAS
DPO | DBIO**

ESTANDE PARA EXPOINTER - SEMA

PROJETO
LEVANTAMENTO ARQUITETÔNICO

ASSUNTO
3D - REUNIÕES SECUNDÁRIAS


PROJETO
ARQ THAIRO BORGES

Nº PRANCHA

ESCALA
1/50


DATA
MAIO DE 2026

ARQ-08

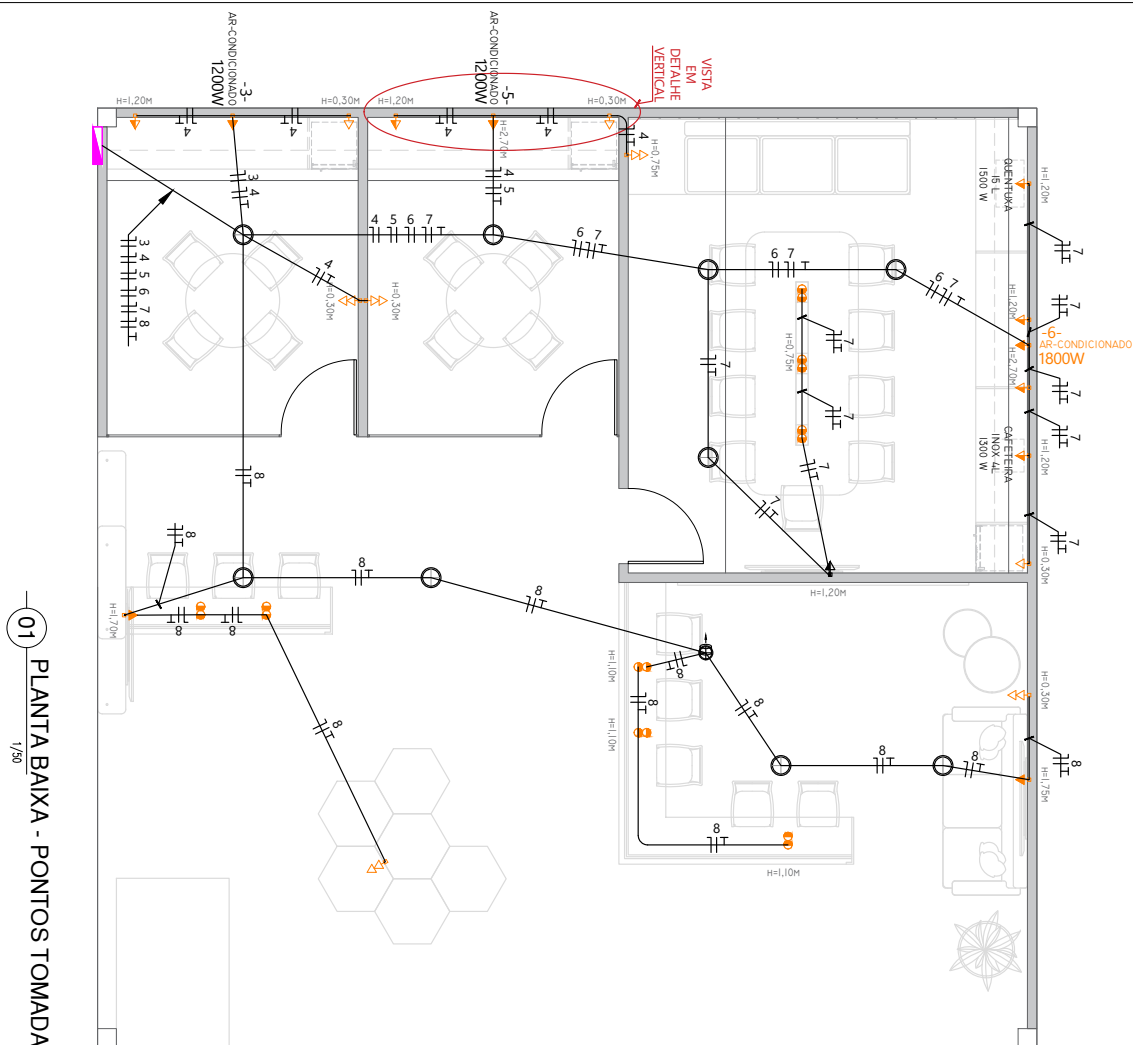

01 PLANTA BAIXA - PONTOS TOMADA
1/50

VISTA EM DETALHE VERTICAL

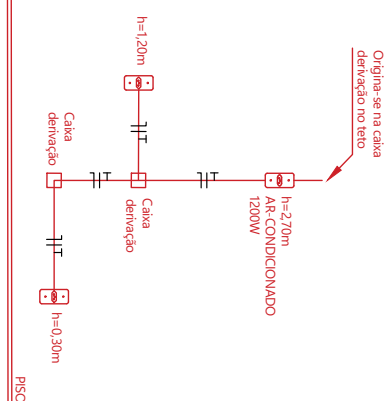

- LEGENDA**
- TOMADA DUPLA EMBUTIDA NA MESABALÇÃO
 - TOMADA INDIVIDUAL EMBUTIDA NO DRYWALL (BAIXA, MÉDIA OU ALTA)
 - TOMADA DUPLA EMBUTIDA NO DRYWALL OU MARCENARIA (BAIXA)
 - QUADRO DE DISTRIBUIÇÃO EMBUTIDO NO DRYWALL
- OBSERVAÇÃO: TODAS AS TOMADAS SERÃO DE EMBUTIR, COR BRANCO.
TODAS AS TOMADAS COM A POTÊNCIA NÃO ESPECIFICADA SERÃO DE 100 W.



GOVERNO DO ESTADO
RIO GRANDE DO SUL
SECRETARIA DO MEIO AMBIENTE
E INFRAESTRUTURA

**SECRETARIA DO MEIO AMBIENTE
E INFRAESTRUTURA**

CENTRO ADMINISTRATIVO FERNANDO FERRARI - AV. BORGES DE MEDEIROS N. 1501 - POA/RS

**DIVISÃO DE PROJETOS E OBRAS
DPO | DBIO**

ESTANDE PARA EXPOINTER - SEMA

PROJETO
LEVANTAMENTO ELÉTRICO

ASSUNTO
PLANTA BAIXA - PONTOS TOMADA


PROJETO
ENG. ELET. FRANCISCO SOARES

Nº PRANCHA

ESCALA
1/50

DATA
JUNHO DE 2026

ELET-01/03

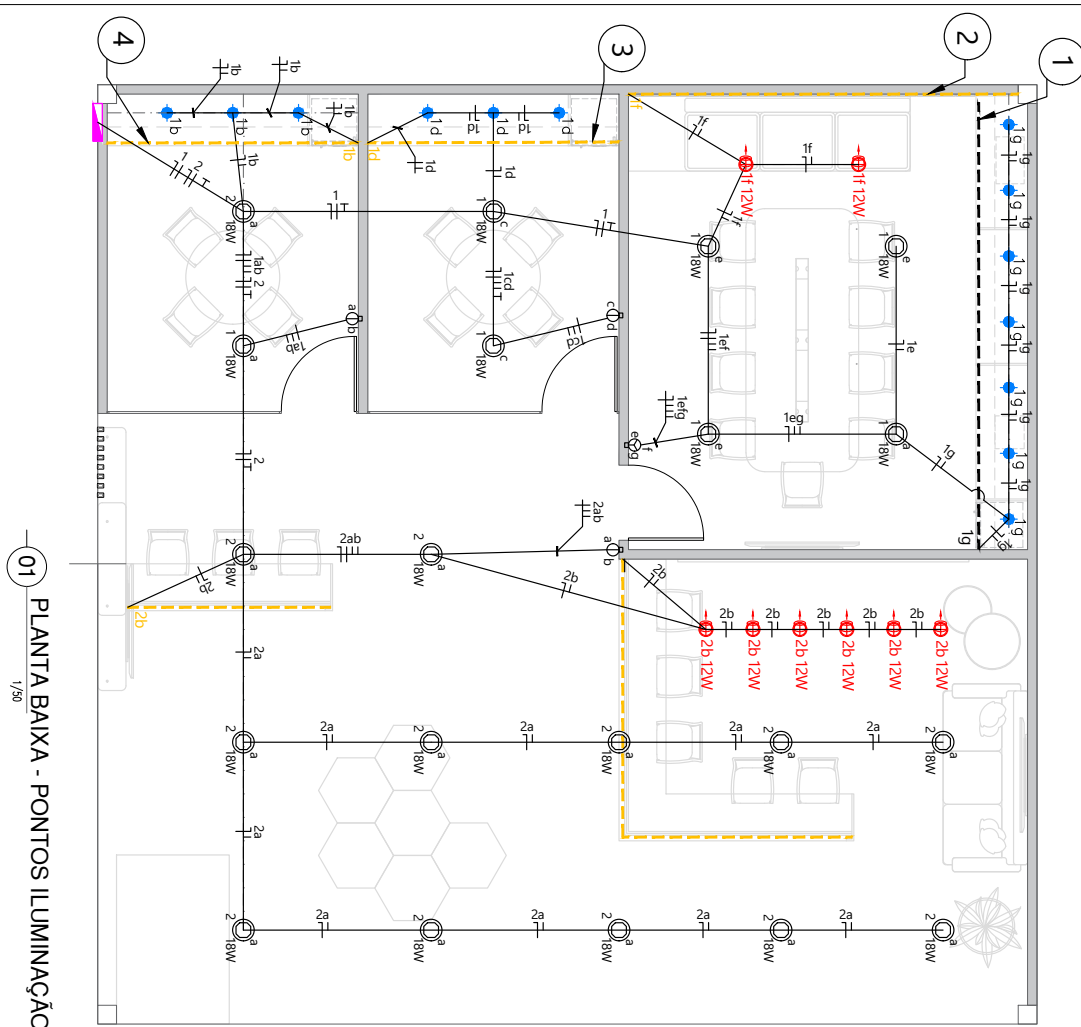

01 PLANTA BAIXA - PONTOS ILUMINAÇÃO
1/50

- LEGENDA**
- PAFIUM REDONDO EMBUTIDO NO FORRO NA COR PRETO - LAMPADA LED 18W - 3000K
 - SPOT DIRECIONAL REGULÁVEL EMBUTIR INDIVIDUAL ANGULO 55/140° COR PRETO - LAMPADA LED 12W - 3000K
 - MINI SPOT SOBREPOR SOB PRATELEIRAS COR PRETO - LAMPADA LED 5W - 3000K
 - FITA LED OCULTA NA MARGEMARIA - 3000K
 - QUADRO DE DISTRIBUIÇÃO EMBUTIDO NO DRYWALL
- OBSERVAÇÃO: AS LUMINÁRIAS SERÃO DE EMBUTIR, EXCETO OS MINI SPOTS SOB PRATELEIRAS, QUE SERÃO DE SOBREPOR. TODAS AS FIAÇÕES DEVEREM ESTAR OCULTAS.
- 1 FITA DE LED EMBUTIDA NA BANCADA
 - 2 FITA DE LED EMBUTIDA NO RODA-MEIO
 - 3 FITA DE LED EMBUTIDA NA BANCADA
 - 4 FITA DE LED EMBUTIDA NA BANCADA



**SECRETARIA DO MEIO AMBIENTE
E INFRAESTRUTURA**

CENTRO ADMINISTRATIVO FERNANDO FERRARI - AV. BORGES DE MEDEIROS N. 1501 - POA/RS

**DIVISÃO DE PROJETOS E OBRAS
DPO | DBIO**

ESTANDE PARA EXPOINTER - SEMA

PROJETO
LEVANTAMENTO ELÉTRICO

ASSUNTO
PLANTA BAIXA - PONTOS ILUMINAÇÃO

PROJETO
ENG. ELET. FRANCISCO SOARES


Nº PRANCHA

ESCALA
1/50

DATA
JUNHO DE 2026

ELET-02/03

TABELA DE CARGAS													
CIRCUITO	TOMADAS						ILUMINAÇÃO			POTÊNCIA (W)	CONDUTOR (mm²)	DISJUNTOR (A)	FASES
	100W	600W	1200W	1300W	1500W	1800W	5W	12W	18W				
1							6	2	8	198	1,5	10	A
2								6	12	288	1,5	10	B
3			1							1200	2,5	16	A
4	7									700	2,5	16	B
5			1							1200	2,5	16	B
6						1				1800	2,5	16	A
7	8			1	1					3600	2,5	16	C
8	9									900	2,5	16	B
RESERVA													
TOTAL										9686	6,0	32	A B C

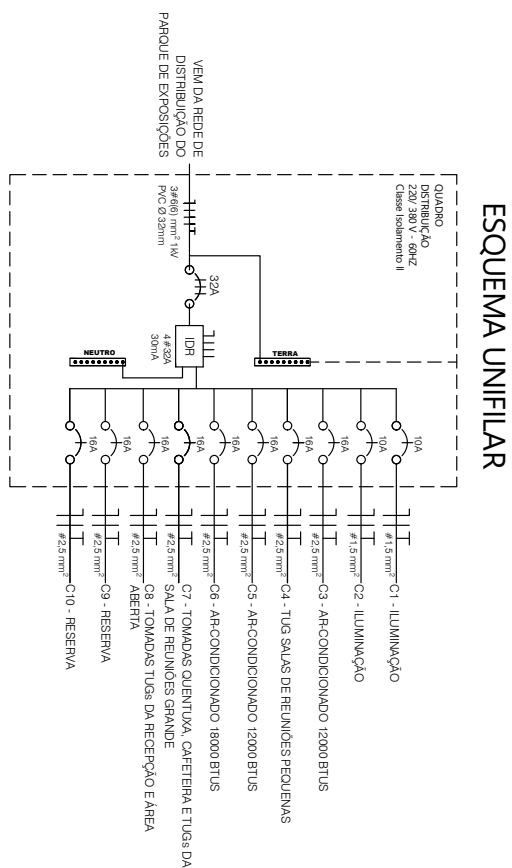

SECRETARIA DO MEIO AMBIENTE
E INFRAESTRUTURA

CENTRO ADMINISTRATIVO FERNANDO FERRARI - AV. BORGES DE MEDEIROS N. 1501 - POA/RS

DIVISÃO DE PROJETOS E OBRAS
DPO | DBIO

ESTANDE PARA EXPOINTER - SEMA

ASSUNTO
PLANTA BAIXA - QUADRO DE CARGAS
E DIAGRAMA UNIFILAR

DATA
JUNHO DE 2026

ELET-03/03



TERMO DE REFERÊNCIA

SEMA / FEPAM / SEAPI – EXPOINTER 2026

1. OBJETO

Contratação de empresa especializada para prestação de serviços de gestão, planejamento, organização, montagem, instalação, manutenção, operação e desmontagem de estande institucional compartilhado de 100m² para a Secretaria do Meio Ambiente e Infraestrutura (SEMA), Fundação Estadual de Proteção Ambiental (FEPAM) e Secretaria da Agricultura, Pecuária, Produção Sustentável e Irrigação (SEAPI), durante a 49ª Expointer – Exposição Internacional de Animais, Máquinas, Implementos e Produtos Agropecuários, no Parque de Exposições Assis Brasil, em Esteio/RS, conforme especificações constantes nos anexos deste Termo de Referência.

2. JUSTIFICATIVA

A Expointer consolidou-se como a principal feira agropecuária do Rio Grande do Sul e uma das maiores da América Latina, constituindo espaço estratégico para aproximação entre o Poder Público, o setor produtivo, instituições de pesquisa, municípios e a sociedade.

A participação conjunta da Secretaria do Meio Ambiente e Infraestrutura (SEMA), da Fundação Estadual de Proteção Ambiental (FEPAM) e da Secretaria da Agricultura, Pecuária, Produção Sustentável e Irrigação (SEAPI) permitirá a divulgação de políticas públicas voltadas à gestão ambiental, recursos hídricos, irrigação, segurança hídrica, licenciamento ambiental, adaptação às mudanças climáticas, desenvolvimento sustentável e fortalecimento da resiliência do setor agropecuário gaúcho.

A atuação integrada dos órgãos proporcionará atendimento técnico ao público, reuniões institucionais, divulgação de programas governamentais e orientação aos produtores rurais e demais interessados, reunindo em um único espaço informações e serviços essenciais relacionados à gestão ambiental, irrigação, recursos hídricos e desenvolvimento sustentável.

A contratação compartilhada do estande possibilita maior eficiência administrativa, racionalização de recursos públicos, otimização da infraestrutura e fortalecimento da integração institucional entre os órgãos participantes, observando os princípios da economicidade, eficiência e interesse público.

Diante do exposto, justifica-se a contratação de empresa especializada para montagem e operação de estande institucional compartilhado para participação da SEMA, FEPAM e SEAPI na Expointer 2026.

3. LOCAL E PERÍODO DE REALIZAÇÃO



O estande será instalado no Pavilhão Internacional do Parque Estadual de Exposições Assis Brasil, em Esteio/RS, Lote F2, Posição 22, conforme mapa constante no Anexo II deste Termo de Referência.

O espaço destinado à instalação do estande institucional foi disponibilizado por meio de Contrato de Cessão de Uso firmado entre a Secretaria do Meio Ambiente e Infraestrutura (SEMA), a Secretaria da Agricultura, Pecuária, Produção Sustentável e Irrigação (SEAPI) e a Subsecretaria do Parque Estadual de Exposições Assis Brasil (PEEAB), instrumento que integra o presente processo administrativo para todos os fins.

A contratada deverá observar integralmente as condições, restrições, exigências técnicas, operacionais e de segurança previstas no referido Contrato de Cessão de Uso, bem como as normas e regulamentos expedidos pela organização da Expointer e pela administração do Parque Estadual de Exposições Assis Brasil.

A montagem poderá ocorrer entre os dias 24 e 27 de agosto de 2026, observadas as regras da organização do evento.

A realização da Expointer ocorrerá entre os dias 29 de agosto e 06 de setembro de 2026.

A desmontagem deverá iniciar a partir de 07 de setembro de 2026, observando os prazos estabelecidos pela organização da feira.

4. ESTRUTURA E AMBIENTAÇÃO

O estande possuirá área total de 100m² e será executado conforme projeto arquitetônico, estrutural, elétrico, layout, comunicação visual e memorial descritivo elaborados pela Divisão de Projetos e Obras do Departamento de Biodiversidade da SEMA.

A contratada deverá executar fielmente o projeto fornecido pela Contratante, sendo vedada qualquer alteração de layout, identidade visual, cores, dimensões, materiais, mobiliários, equipamentos ou especificações técnicas sem autorização prévia e expressa da fiscalização do contrato.

Qualquer modificação realizada sem autorização formal será de inteira responsabilidade da contratada, que deverá promover a imediata correção às suas expensas, sem prejuízo das sanções administrativas cabíveis.

5. SERVIÇOS INCLUSOS E RESPONSABILIDADES DA CONTRATADA

A contratada será responsável pela execução integral dos serviços de montagem, instalação, manutenção, operação e desmontagem do estande institucional, observando rigorosamente os projetos, memoriais descritivos, layouts, especificações técnicas, identidade visual e demais documentos fornecidos pela Contratante.

São responsabilidades da contratada:

Avenida Borges de Medeiros, 1501, 7º andar – Praia de Belas – 90119-900 - Porto Alegre – Rio Grande do Sul
Telefone: (51) 3288-7400 - E-mail: gabinete@sema.rs.gov.br



- I – Executar a montagem, manutenção, assistência técnica e desmontagem completa do estande, em conformidade com os projetos e especificações fornecidos pela Contratante;
- II – Fornecer, transportar, instalar e retirar todos os equipamentos, mobiliários, materiais e estruturas previstos neste Termo de Referência e em seus anexos;
- III – Executar integralmente as instalações elétricas previstas no projeto executivo fornecido pela Contratante;
- IV – Disponibilizar responsável técnico pela execução da montagem e das instalações elétricas, devidamente habilitado junto ao respectivo conselho profissional;
- V – Emitir e apresentar à fiscalização do contrato as respectivas Anotações de Responsabilidade Técnica (ART) e/ou Registros de Responsabilidade Técnica (RRT), referentes à execução da montagem da estrutura, instalações elétricas e demais serviços que exigirem responsabilidade técnica, devidamente quitados e registrados junto aos respectivos conselhos profissionais;
- VI – Elaborar, protocolar e obter todas as aprovações necessárias relativas ao PPCI, APPCI e demais exigências dos órgãos competentes para funcionamento da estrutura durante o evento;
- VII – Disponibilizar segurança patrimonial desarmada para cobertura integral dos períodos de montagem, realização do evento e desmontagem, responsabilizando-se pela guarda dos materiais, equipamentos e estruturas sob sua responsabilidade;
- VIII – Disponibilizar, durante todo o período de realização da Expointer, profissional responsável pelo acompanhamento diário da operação da máquina de café e do equipamento de água quente e fria para chimarrão (Chimarrita), realizando inspeções periódicas, manutenção preventiva, abastecimento dos insumos e atendimento imediato em caso de falhas ou interrupções de funcionamento;
- IX – Fornecer todos os insumos necessários para operação da máquina de café durante o período do evento, incluindo café, cappuccino, chocolate quente, chás, açúcar, adoçante, mexedores e copos descartáveis biodegradáveis de papel, em quantidade suficiente para atendimento estimado de até 100 (cem) bebidas por dia;
- X – Fornecer copos descartáveis biodegradáveis de papel destinados à utilização da máquina de café e do equipamento de água quente e fria para chimarrão (Chimarrita), realizando reposição contínua durante todo o período do evento, de forma a não haver interrupção no atendimento ao público;
- XI – Disponibilizar equipe técnica para atendimento imediato de ocorrências durante todo o período de funcionamento do estande;
- XII – Entregar o estande completamente limpo, higienizado e em perfeitas condições de uso antes da abertura oficial do evento;
- XIII – Realizar a limpeza final da área após a desmontagem, devolvendo o espaço nas condições exigidas pela organização da Expointer;



XIV – Cumprir integralmente as normas de segurança do trabalho, legislação vigente, exigências da organização da Expointer e demais normas técnicas aplicáveis.

Parágrafo único. O fornecimento de água para abastecimento da máquina de café e do equipamento de água quente e fria para chimarrão (Chimarrita) será de responsabilidade da Contratante, por intermédio da Fundação Estadual de Proteção Ambiental – FEPAM, mediante contratação específica e pagamento por meio de adiantamento, conforme normas administrativas vigentes.

6. SUSTENTABILIDADE

A execução dos serviços deverá observar os critérios e práticas de sustentabilidade previstos na IN CELIC/ SPGG Nº 001/2025.

7. MODALIDADE DE CONTRATAÇÃO

A contratação será realizada por meio de Pregão Eletrônico, processado pela Central de Licitações do Estado do Rio Grande do Sul – CELIC, observadas as disposições da Lei Federal nº 14.133/2021 e demais normas aplicáveis.

8. DISPOSIÇÕES FINAIS

Este Termo de Referência norteará o processo licitatório e a execução contratual. Todos os serviços deverão atender às normas técnicas, de segurança, acessibilidade, prevenção contra incêndio e demais legislações vigentes.

9. ANEXOS

Integram o presente Termo de Referência:

Anexo I – Especificações Técnicas do Estande;

Anexo II – Mapa de Localização do Estande (Pavilhão Internacional – Lote F2 – Posição 22);

Anexo III – Projeto Arquitetônico, Estrutural, Elétrico, Layout e Comunicação Visual.

Anexo IV – Contrato de Cessão de Uso do Espaço firmado entre SEMA, SEAPI e Subsecretaria do Parque Estadual de Exposições Assis Brasil – PEEAB.

Porto Alegre, 03 de julho de 2026.

LUANA DANIELA WINTER WEIRICH

Chefe de Gabinete

Secretaria do Meio Ambiente e Infraestrutura – SEMA



ANEXO 1 - ESPECIFICAÇÕES TÉCNICAS DO ESTANDE			
Nº	Necessidade	Quant. estimada	Unidade
1.	ESTRUTURA		
1.1	PARDE EM DRYWALL - CHAPAS DE E = 12,5MM, COM ESPESSURA FINAL DE 9,5CM COM TRATAMENTO DE JUNTA	104	M²
1.2	EMASSAMENTO COM MASSA CORRIDA PVA+PINTURA DE TODAS AS PAREDES OU APLICAÇÃO DE LONA FOSCA	207	M²
1.3	FORRO EM RÉGUA PVC LISO ACABAMENTO AMADEIRADO (MADEIRA CLARA)/JUNTA SECA, LARGURA 20CM	100	M²
1.4	PLATIBANDA SUPERIOR EM MDF COR CINZA CLARO, COM ALTURA DE 50 CM NO PÉRIMETRO DO STAND, CONFORME PROJETO.	40	M
1.5	RAMPA COM A MESMA ESTRUTURA E REVESTIMENTO DO PISO, MEDINDO 1,80 M X 1,20 M, LOCALIZADA CONFORME INDICADO NO PROJETO. A RAMPA DEVE CONTER FITA ANTI DERRAPANTE.	1	Unid.
1.6	PARDE DE VIDRO TEMPERADO 8MM COM ESTRUTURA EM ALUMÍNIO AMADEIRADO.	8	M²
1.7	PORTA DE VIDRO TEMPERADO 8MM, DE ABRIR, INCLUINDO FERRAGENS. DIMENSÕES: 0,90MX2,10M	1	Unid.
1.8	PORTA DE VIDRO TEMPERADO 8MM, DE ABRIR, INCLUINDO FERRAGENS. DIMENSÕES: 0,80MX2,10M	2	Unid.
1.9	FITA ANTIDERRAPANTE PARA AS RAMPAS	6	M
1.10	CANTONEIRAS PARA PISOS AMADEIRADOS, NO MESMO TOM DO PISO EM TODO PÉRIMETRO DO PISO, INCLUINDO AS LATERAIS DAS RAMPAS	19,5	M
1.11	RODAPÉ EM PVC COM TEXTURA AMADEIRADA (MESMO TOM DO PISO) EM TODO PÉRIMETRO DO PISO INTERNO, ONDE HOUVER PAREDES	24	M
1.12	PISO LAMINADO COM ESTRUTURA DE GUIAS SOB BASE EM COMPENSADO NAVAL, NIVELADO E REVESTIDO COM PISO VINÍLICO EM RÉGUAS CLICK, FOSCO OU SEMIBRILHO, COM ASPECTO DE MADEIRA CLARA (BEGE)	97,05	M²
1.13	REVESTIMENTO DOS PILARES EM MADERITE RESINADO COM LONA OU MDF CRU COM LONA	8	M²
1.14	ESTRUTURA EM BOX TRUSS COMPOSTA POR 4 PILARES, 4 TRELIÇAS, CONTRAVENTAMENTOS E VIGAS EMBUTIDAS NA MARCENARIA, COM DIMENSÕES E ESPECIFICAÇÕES,	1	Conj.
1.15	RODAFORRO EM PVC COM TEXTURA AMADEIRADA (MESMO TOM DO FORRO) EM TODO PÉRIMETRO DO PISO INTERNO, ONDE HOUVER PAREDES.	71	M
2.	ELÉTRICO		
2.1	PAFLON REDONDO EMBUTIDO NO FORRO NA COR PRETO - LAMPADA LED 18W – 3000K	20	Unid.
2.2	SPOT DIRECIONAL REGULÁVEL EMBUTIR INDIVIDUAL ANGULO 35°/40° COR PRETO - LAMPADA LED 12W – 3000K	8	Unid.
2.3	PERFIL LED EMBUTIDO SOB PRATELEIRAS, INCLUINDO FITA LED COMPATÍVEL - 3000K	20,42	M
2.4	FITA LED OCULTA NA MARCENARIA – 3000K	28	M
2.5	QUADRO ELÉTRICO DE SOBREPOR 24 MÓDULOS. EMBUTIDO NO DRYWALL	1	Unid.
2.6	TOMADAS DE 220V - 20A, PADRÃO BRASILEIRO, DISTRIBUÍDAS CONFORME PROJETO	3	Unid.
2.7	TOMADAS DE 220V - 10A, PADRÃO BRASILEIRO, DISTRIBUÍDAS CONFORME PROJETO	8	Unid.



2.8	TOMADA DUPLA DE 220V - 10A, PADRÃO BRASILEIRO, DISTRIBUÍDAS CONFORME PROJETO. (4 EMBUTIDAS NO DRYWALL OU MARCENARIA; 8 EMBUTIDAS NA MESA/BALCÃO)	12	Unid.
2.9	DISJUNTOR DIN MONOPOLAR 10A	2	Unid.
2.10	DISJUNTOR DIN MONOPOLAR 16A	6	Unid.
2.11	DISJUNTOR DIN TRIPOLAR 32A	1	Unid.
2.12	IDR 32A ALTA SENSIBILIDADE 30MA	1	Unid.
2.13	CABO 6MM² PARA ALIMENTAÇÃO DO QUADRO	A DEFINIR	M
2.14	CABO SINGELO 1,5MM²	260	M
2.15	CABO SINGELO 2,5MM²	310	M
2.16	INTERRUPTOR SIMPLES (2 MÓDULOS), 10A/250V, INCLUINDO SUPORTE E PLACA. EMBUTIDOS NO DRYWALL.	3	Unid.
2.17	INTERRUPTOR SIMPLES (3 MÓDULOS), 10A/250V, INCLUINDO SUPORTE E PLACA. EMBUTIDOS NO DRYWALL.	1	Unid.
2.18	PREVER SISTEMA DE ATERRAMENTO.		
3.	MOBILIÁRIO		
3.1	BASE PARA FUTONS EM PLATAFORMA CONTÍNUA DE MADEIRA OU MDF ACABAMENTO LOURO FREIJÓ OU SIMILAR. DIMENSÕES: 3,00M X 0,80M X 0,25M (L X C X A)	1	Unid.
3.2	ESTOFADO FUTON LUGARES, INCLUINDO ENCOSTO, EM LINHO BEGE CLARO. 2,40m x 0,80m (L X C)	1	Unid
3.2	CADEIRA COM TELINHA LOLI EM MADEIRA MACIÇA DE EUCALIPTO COR MEL COM TECIDO LINHO RUSTICO CINZA, PARA MESA DE REUNIÕES	17	Unid.
3.3	BANQUETA COM TELINHA LOLI EM MADEIRA MACIÇA DE EUCALIPTO COR MEL COM TECIDO LINHO RUSTICO CINZA, PARA BALCÃO DE ATENDIMENTO	8	Unid.
3.4	SOFÁ 3 LUGARES BENY BASE DE MADEIRA LINHO COTTON CRU, 200 CM, PARA SALA DE REUNIÕES	1	Unid.
3.5	MESA DE REUNIÕES EM MDF COM CAIXAS DE TOMADAS EMBUTIDAS NO CENTRO DO TAMPO. CANTOS ARREDONDADOS. 2,80X1,20X0,75M (LXCXA)	1	Unid.
3.6	BANCADA DE APOIO EM MDF PRETO FOSCO OU GRAFITE, MEDINDO 4,85 M X 0,55 M X ALT. 0,90 M ARMÁRIOS INFERIORES COM PORTAS EM MDF AMARELO OCRE. PORTAS DE CORRER. PREVER ESPAÇO DE NICHOS PARA FRIGOBAR E FECHADURA EM CHAVE.	1	Unid.
3.7	BANCADA DE APOIO EM MDF PRETO FOSCO OU GRAFITE, MEDINDO 2,68 M X 0,55 M X ALT. 0,90 M ARMÁRIOS INFERIORES COM PORTAS EM MDF AMARELO OCRE. PORTAS DE CORRER. PREVER ESPAÇO DE NICHOS PARA FRIGOBAR E FECHADURA EM CHAVE.	2	Unid.
3.8	LIXEIRA REDONDA ARAMADA DE 15 LITROS, COR PRETO OU CINZA	5	Unid.
3.9	PRATELEIRAS DUPLAS EM MDF LOURO FREIJÓ, SUPORTE EM TUBOS METÁLICOS COR BRONZE. DIMENSÕES: 4,85X0,35M (L X C). PREVER REFORÇO NA ESTRUTURA INTERNA DO DRYWALL PARA FIXAÇÃO.	2	Unid.
3.10	PRATELEIRAS DUPLAS EM MDF LOURO FREIJÓ, SUPORTE EM TUBOS METÁLICOS COR BRONZE. PREVER RECORTE PARA PERFIL LED INFERIOR DIMENSÕES: 2,68X0,35M (L X C). PREVER REFORÇO NA ESTRUTURA INTERNA DO DRYWALL PARA FIXAÇÃO.	4	Unid.



3.1.1	LIXEIRA PLÁSTICA COM TAMPA BASCULANTE DE 100 LITROS (1 LIXO ORGÂNICO E 1 LIXO RECICLÁVEL)	2	Unid.
3.1.2	PUFES HEXAGONAIS ESTOFADOS EM TONS DE AMARELO E CINZA.	5	Unid.
3.1.3	MESA DE APOIO CENTRAL EM MDF HEXAGONA COM CAIXAS DE TOMADAS EMBUTIDAS.	1	Unid.
3.1.4	KIT COM DUAS MESAS LATERAIS CIRCULAS. DUAS ALTURAS. TAMPO EM MADEIRA OU MDF.	1	Conj.
3.1.5	MESA REDONDA TAMPO EM MDF. D=1,00M. ALT. 0,75M	2	Unid.
3.1.6	ESTANTE DECORATIVA EM ESTRUTURA EM TUBOS RETANGULARES DE ALUMÍNIO AMADEIRADO PRATELEIRAS EM MDF LOURO FREIJÓ. PAINEL EM MDF VERMELHO DIMENSÕES A DEFINIR CONFORME DETALHAMENTO NO PROJETO.	1	Conj.
3.1.7	BANCADA EM EM "L" DE MDF, MEDINDO 2,50X0,50X1,10 M E 2,50X0,50X1,10 M (L X C X A). BASE EM GESSO ACARTONADO COM PAINEL EM PLACAS DE GESSO DE L=0,20M ESPAÇAMENTO 1CM ENTRE PLACAS.ACABAMENTO EM TINTA ACRÍLICA COR A DEFINIR.	1	Unid.
3.1.8	KIT DE 4 DE ALMOFADAS EM LINHO PARA SOFÁS, TONS TERROSOS (CAQUI, OFF-WHITE E VERDE OLIVA)	2	Unid.
3.1.9	PAINEL DA TV EM MDF. PREVER TOMADA EMBUTIDA. CANTOS ARREDONDADOS. DIMENSÕES: 1,80X1,00M	1	Unid.
4.	COMUNICAÇÃO VISUAL		
4.1	LETREIRO EM PVC EXPANDIDO COR BRANCO DE 30MM DE ESPESSURA, COM LETRAS INDIVIDUAIS CORTADAS EM RECORTE ELETRÔNICO COM ALTURA DE 30CM, COM O TEXTO "RIO GRANDE DO SUL", EM LETRAS MAIÚSCULAS, NEGRITO, COM FONTE CONFORME MANUAL DE COMUNICAÇÃO VISUAL DO GOVERNO. FIXADO SOBRE A PLATIBANDA.	1	Unid.
4.2	LETREIRO EM PVC EXPANDIDO COR BRANCO DE 30MM DE ESPESSURA, COM LETRAS INDIVIDUAIS CORTADAS EM RECORTE ELETRÔNICO COM ALTURA DE 20CM, COM O TEXTO "GOVERNO DO ESTADO", EM LETRAS MAIÚSCULAS, NEGRITO, COM FONTE CONFORME MANUAL DE COMUNICAÇÃO VISUAL DO GOVERNO. FIXADO EM PAREDE DRYWALL.	1	Unid.
4.3	LETREIRO EM PVC EXPANDIDO COR BRANCO DE 30MM DE ESPESSURA, COM LETRAS INDIVIDUAIS CORTADAS EM RECORTE ELETRÔNICO COM ALTURA DE 12CM, COM O TEXTO "SEMA – FEPAM – SEAPI", EM LETRAS MAIÚSCULAS, NEGRITO, COM FONTE CONFORME MANUAL DE COMUNICAÇÃO VISUAL DO GOVERNO. FIXADO EM PAREDE DRYWALL.	1	Unid.
4.4	FAIXA EM PVC EXPANDIDO NAS CORES VERMELHO ANTÚRIO E AMARELO CRISANTEMO DE 30MM DE ESPESSURA EM RECORTE ELETRÔNICO COM ALTURA DE 3CM.	1	Unid.
4.5	LETREIRO EM PVC EXPANDIDO COR BRANCO DE 30MM DE ESPESSURA, COM LETRAS INDIVIDUAIS CORTADAS EM RECORTE ELETRÔNICO COM ALTURA DE 7,0CM, COM O TEXTO "GOVERNO DO ESTADO", EM LETRAS MAIÚSCULAS, NEGRITO, COM FONTE CONFORME MANUAL DE COMUNICAÇÃO VISUAL DO GOVERNO. FIXADO EM PAREDE DRYWALL.	1	Unid.
4.6	LETREIRO EM PVC EXPANDIDO COR BRANCO DE 30MM DE ESPESSURA, COM LETRAS INDIVIDUAIS CORTADAS EM RECORTE ELETRÔNICO COM ALTURA DE 9,0CM, COM O TEXTO "RIO GRANDE DO SUL", EM LETRAS MAIÚSCULAS, NEGRITO, COM FONTE CONFORME MANUAL DE COMUNICAÇÃO VISUAL DO GOVERNO. FIXADO EM PAREDE DRYWALL.	1	Unid.
4.7	BRASÃO DO ESTADO RECORTADO ELETRONICAMENTE EM PVC EXPANDIDO, 30MM DE ESPESSURA, COM IMPRESSÃO DIGITAL ADESIVA FRONTAL, CONFORME MANUAL DE COMUNICAÇÃO VISUAL DO GOVERNO. FIXADO EM PAREDE DRYWALL.	1	Unid.
5.	DECORAÇÃO		



5.1	FLOREIRAS PLÁSTICAS RETANGULARES. DIMENSÕES (APROXIMADAS): 90X20X20CM (L X A X P) TEXTURA CONCRETO.	5	Unid.
5.2	VASO CILÍNDRICO TEXTURA CONCRETO. DIMENSÕES: 17X20 (D X H)	2	Unid.
5.3	VASO CILÍNDRICO TEXTURA CONCRETO. DIMENSÕES: 14X16 (D X H)	4	Unid.
5.4	VASO CILÍNDRICO TEXTURA CONCRETO. DIMENSÕES: 40X40 (D X H)	1	Unid.
5.5	QUADRO MOLDURA AMADEIRADA. DIMENSÕES: 0,90X1,20M	2	Unid.
6.	SERVIÇOS		
6.1	SEGURANÇA DESARMADO 24H - DURANTE MONTAGEM DA FEIRA.	1	Posto de Trabalho
6.2	SEGURANÇA DESARMADO 24H - DURANTE DESMONTAGEM DA FEIRA.	1	Posto de Trabalho
6.3	PROFISSIONAL PARA OPERAÇÃO DA MÁQUINA DE CAFÉ E CHIMARRITA, INCLUÍDO INSPEÇÕES PERIÓDICAS, MANUTENÇÕES PREVENTIVAS, ABASTECIMENTO DE INSUMOS E ATENDIMENTO IMEDIATO PARA MANUTENÇÕES OCASIONAIS.	1	Serviço
6.4	LIMPEZA FINAL DE OBRA	1	Unid
6.5	DEMONSTAGEM, LIMPEZA E TRANSPORTE DE ENTULHO	1	Unid
7.	EQUIPAMENTOS		
7.1	APARELHOS SPLIT DE AR-CONDICIONADO 18.000 BTU'S (PREVER REFORÇO NA PAREDE DE MARCENARIA, PARA FIXAÇÃO DA UNIDADE INTERNA)	1	Unid.
7.2	APARELHOS SPLIT DE AR-CONDICIONADO 9.000 BTU'S (PREVER REFORÇO NA PAREDE DE MARCENARIA, PARA FIXAÇÃO DA UNIDADE INTERNA)	2	Unid.
7.3	TELEVISOR SMART TV 55"	3	Unid.
7.4	QUENTUXA 15L 1500W	1	Unid.
7.5	MÁQUINA DE CAFÉ EXPRESSO COMPLETA, OFERECENDO 8 SELEÇÕES DE BEBIDAS. ESSA MÁQUINA DE CAFÉ DEVERÁ PUXAR ÁGUA DE UMA BOMBONA DE 20 LTS. SABORES A COMBINAR COM A EMPRESA.	1	Unid.
7.7	FRIGOBAR BRASTEMP RETRO 76 LITROS BRA08AE, OU SIMILAR, NAS MESMAS DIMENSÕES. COR PRETO.	3	Unid.
7.8	CAIXA DE SOM TIPO ARANDELA EMBUTIDA NO FORRO.	2	Unid.
8.	INTERNET		
8.1	REDE DE WI-FI FECHADA, PARA NO MÁXIMO 25 CONEXÕES POR DIA, COM VELOCIDADE MÍNIMA DE 300MB, COM EQUIPAMENTOS DE ALTO DESEMPENHO	1	Unid.