

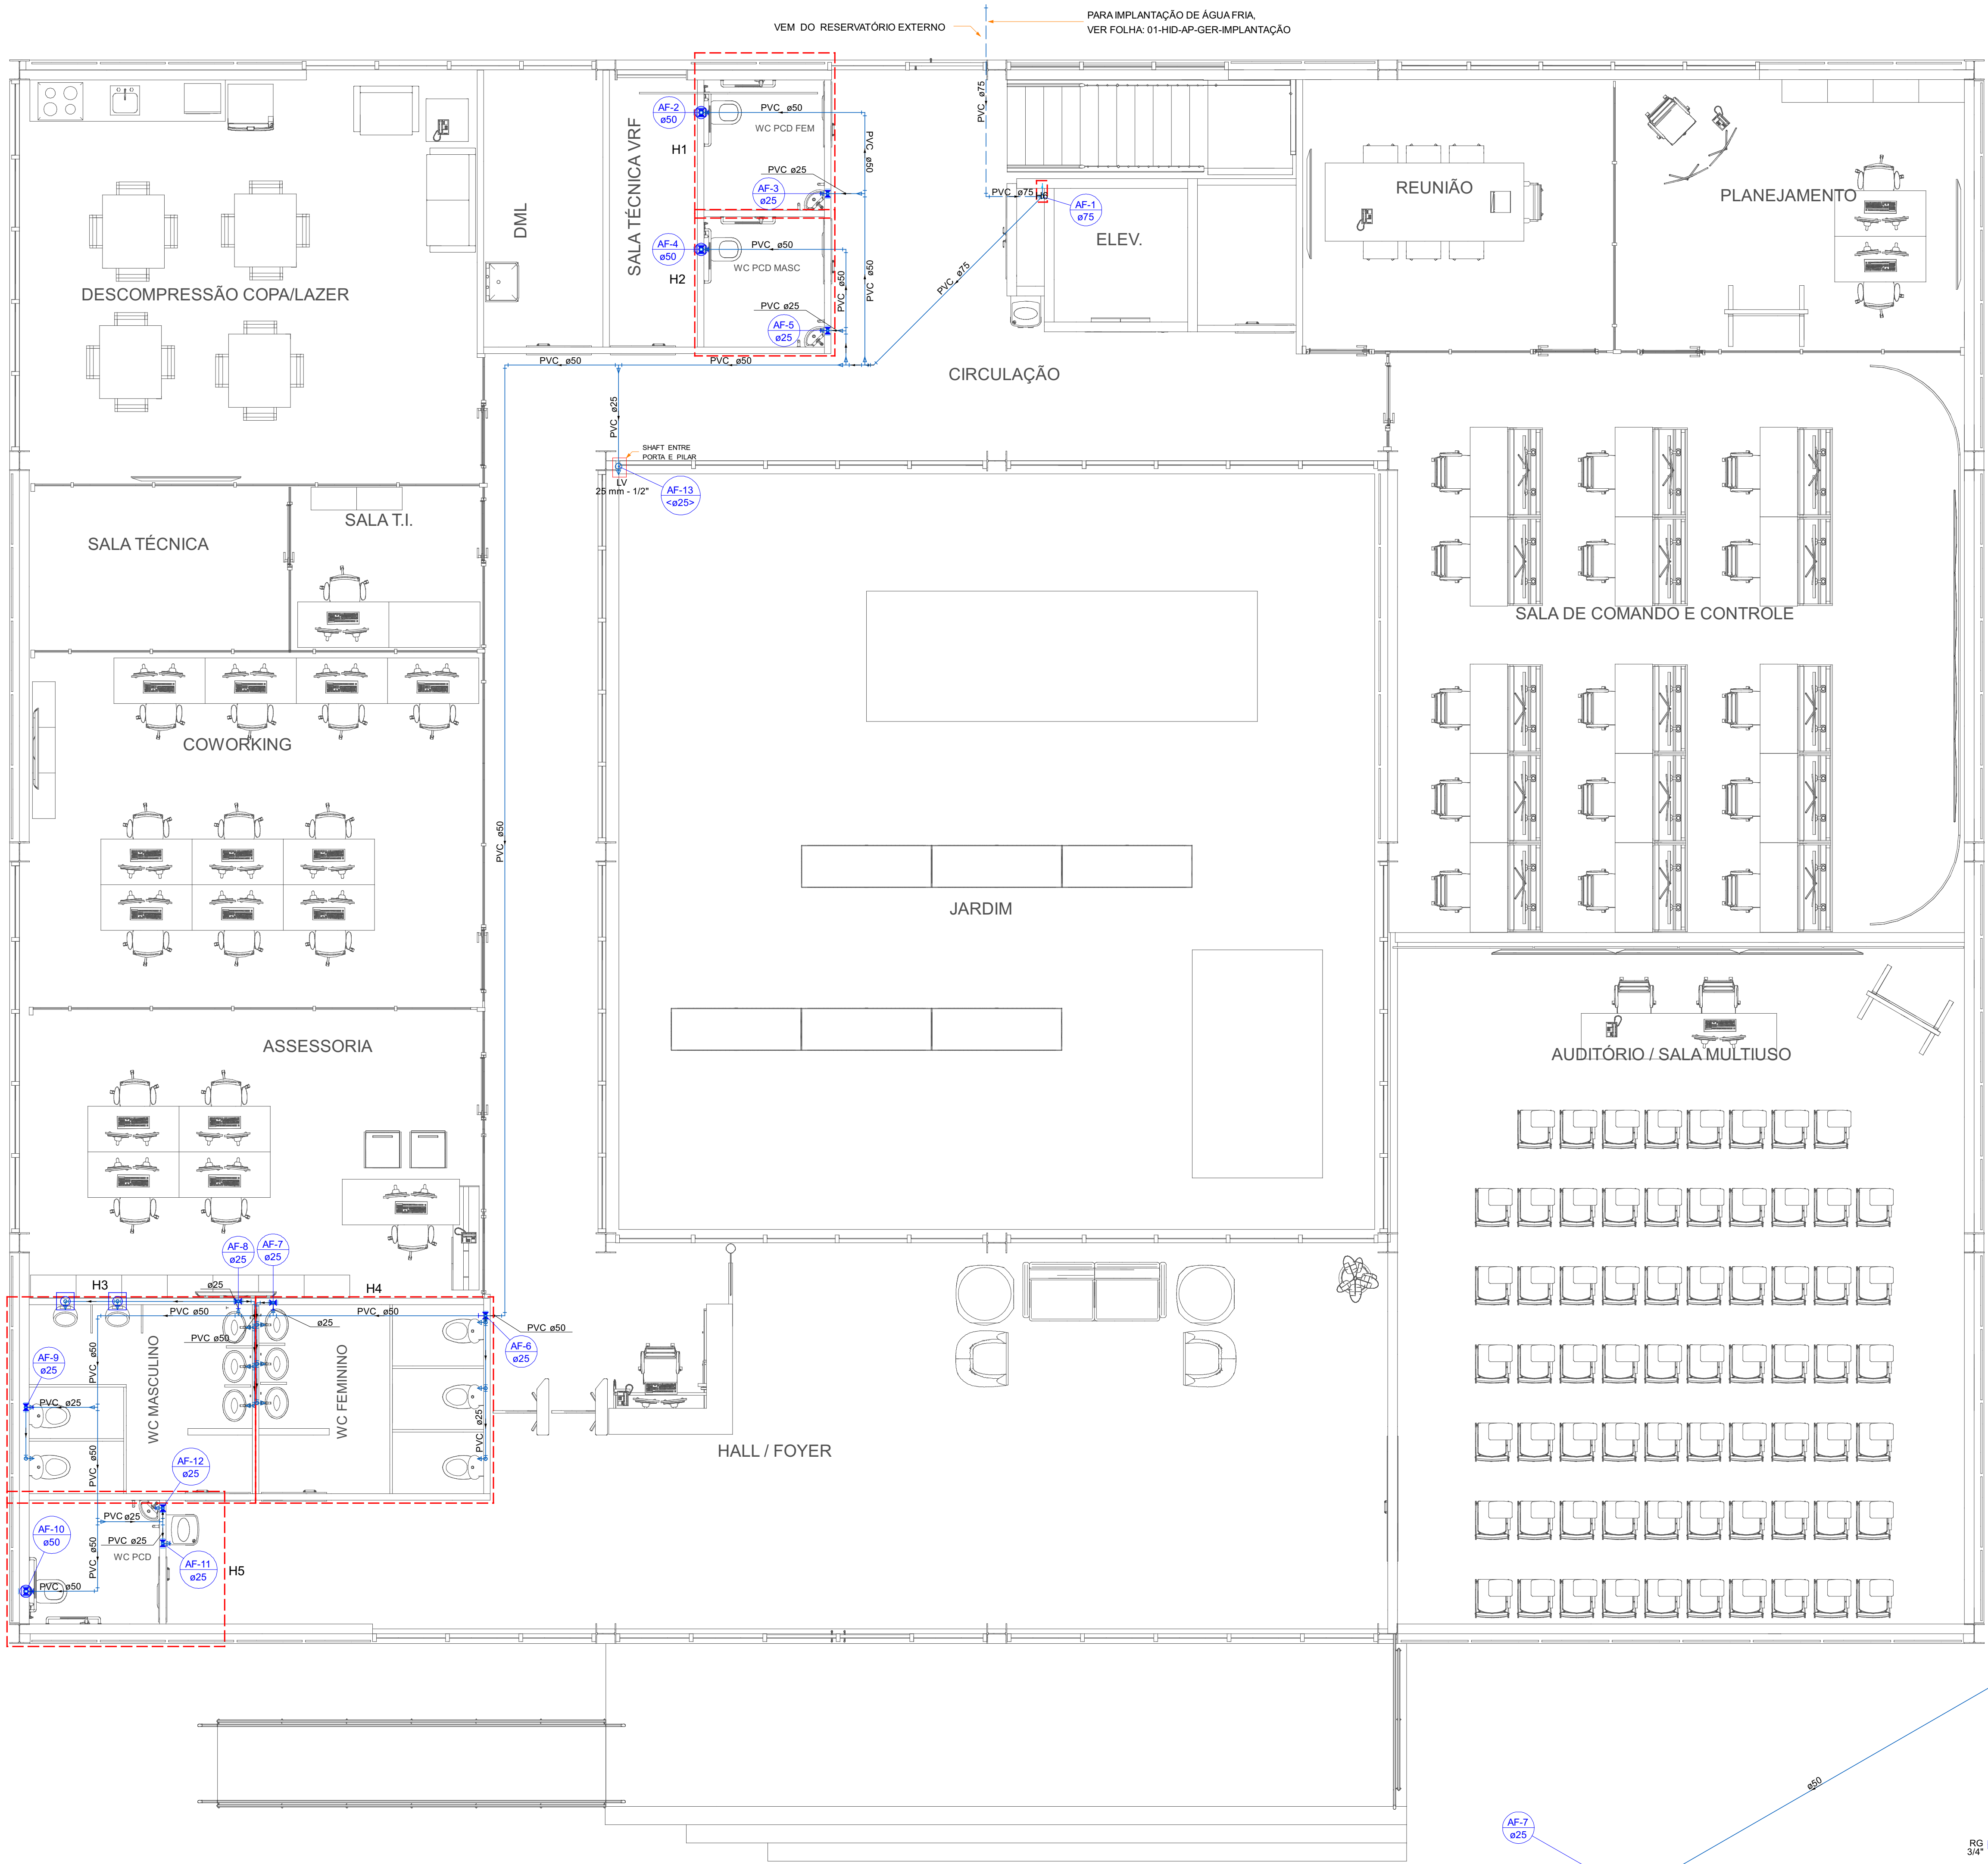
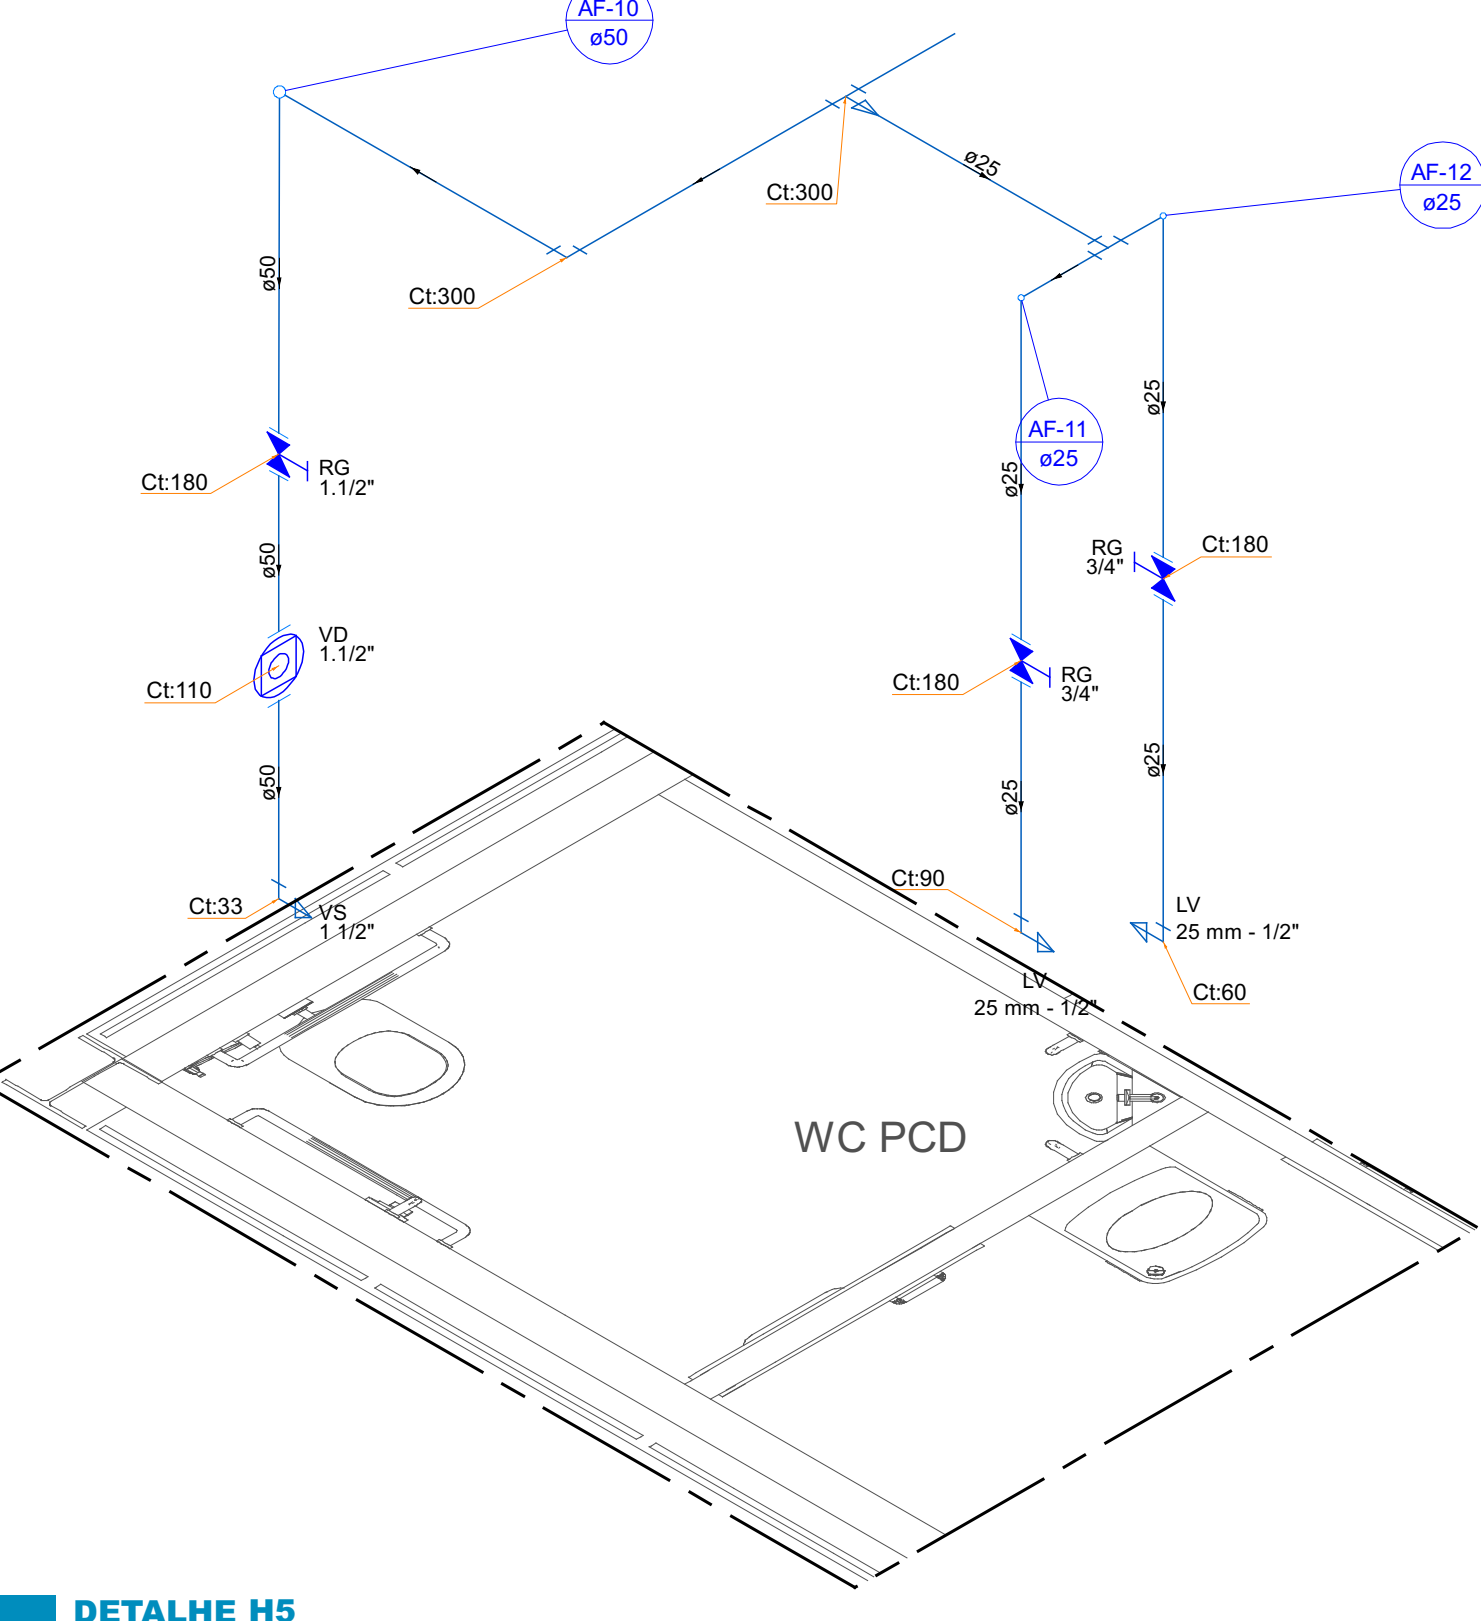
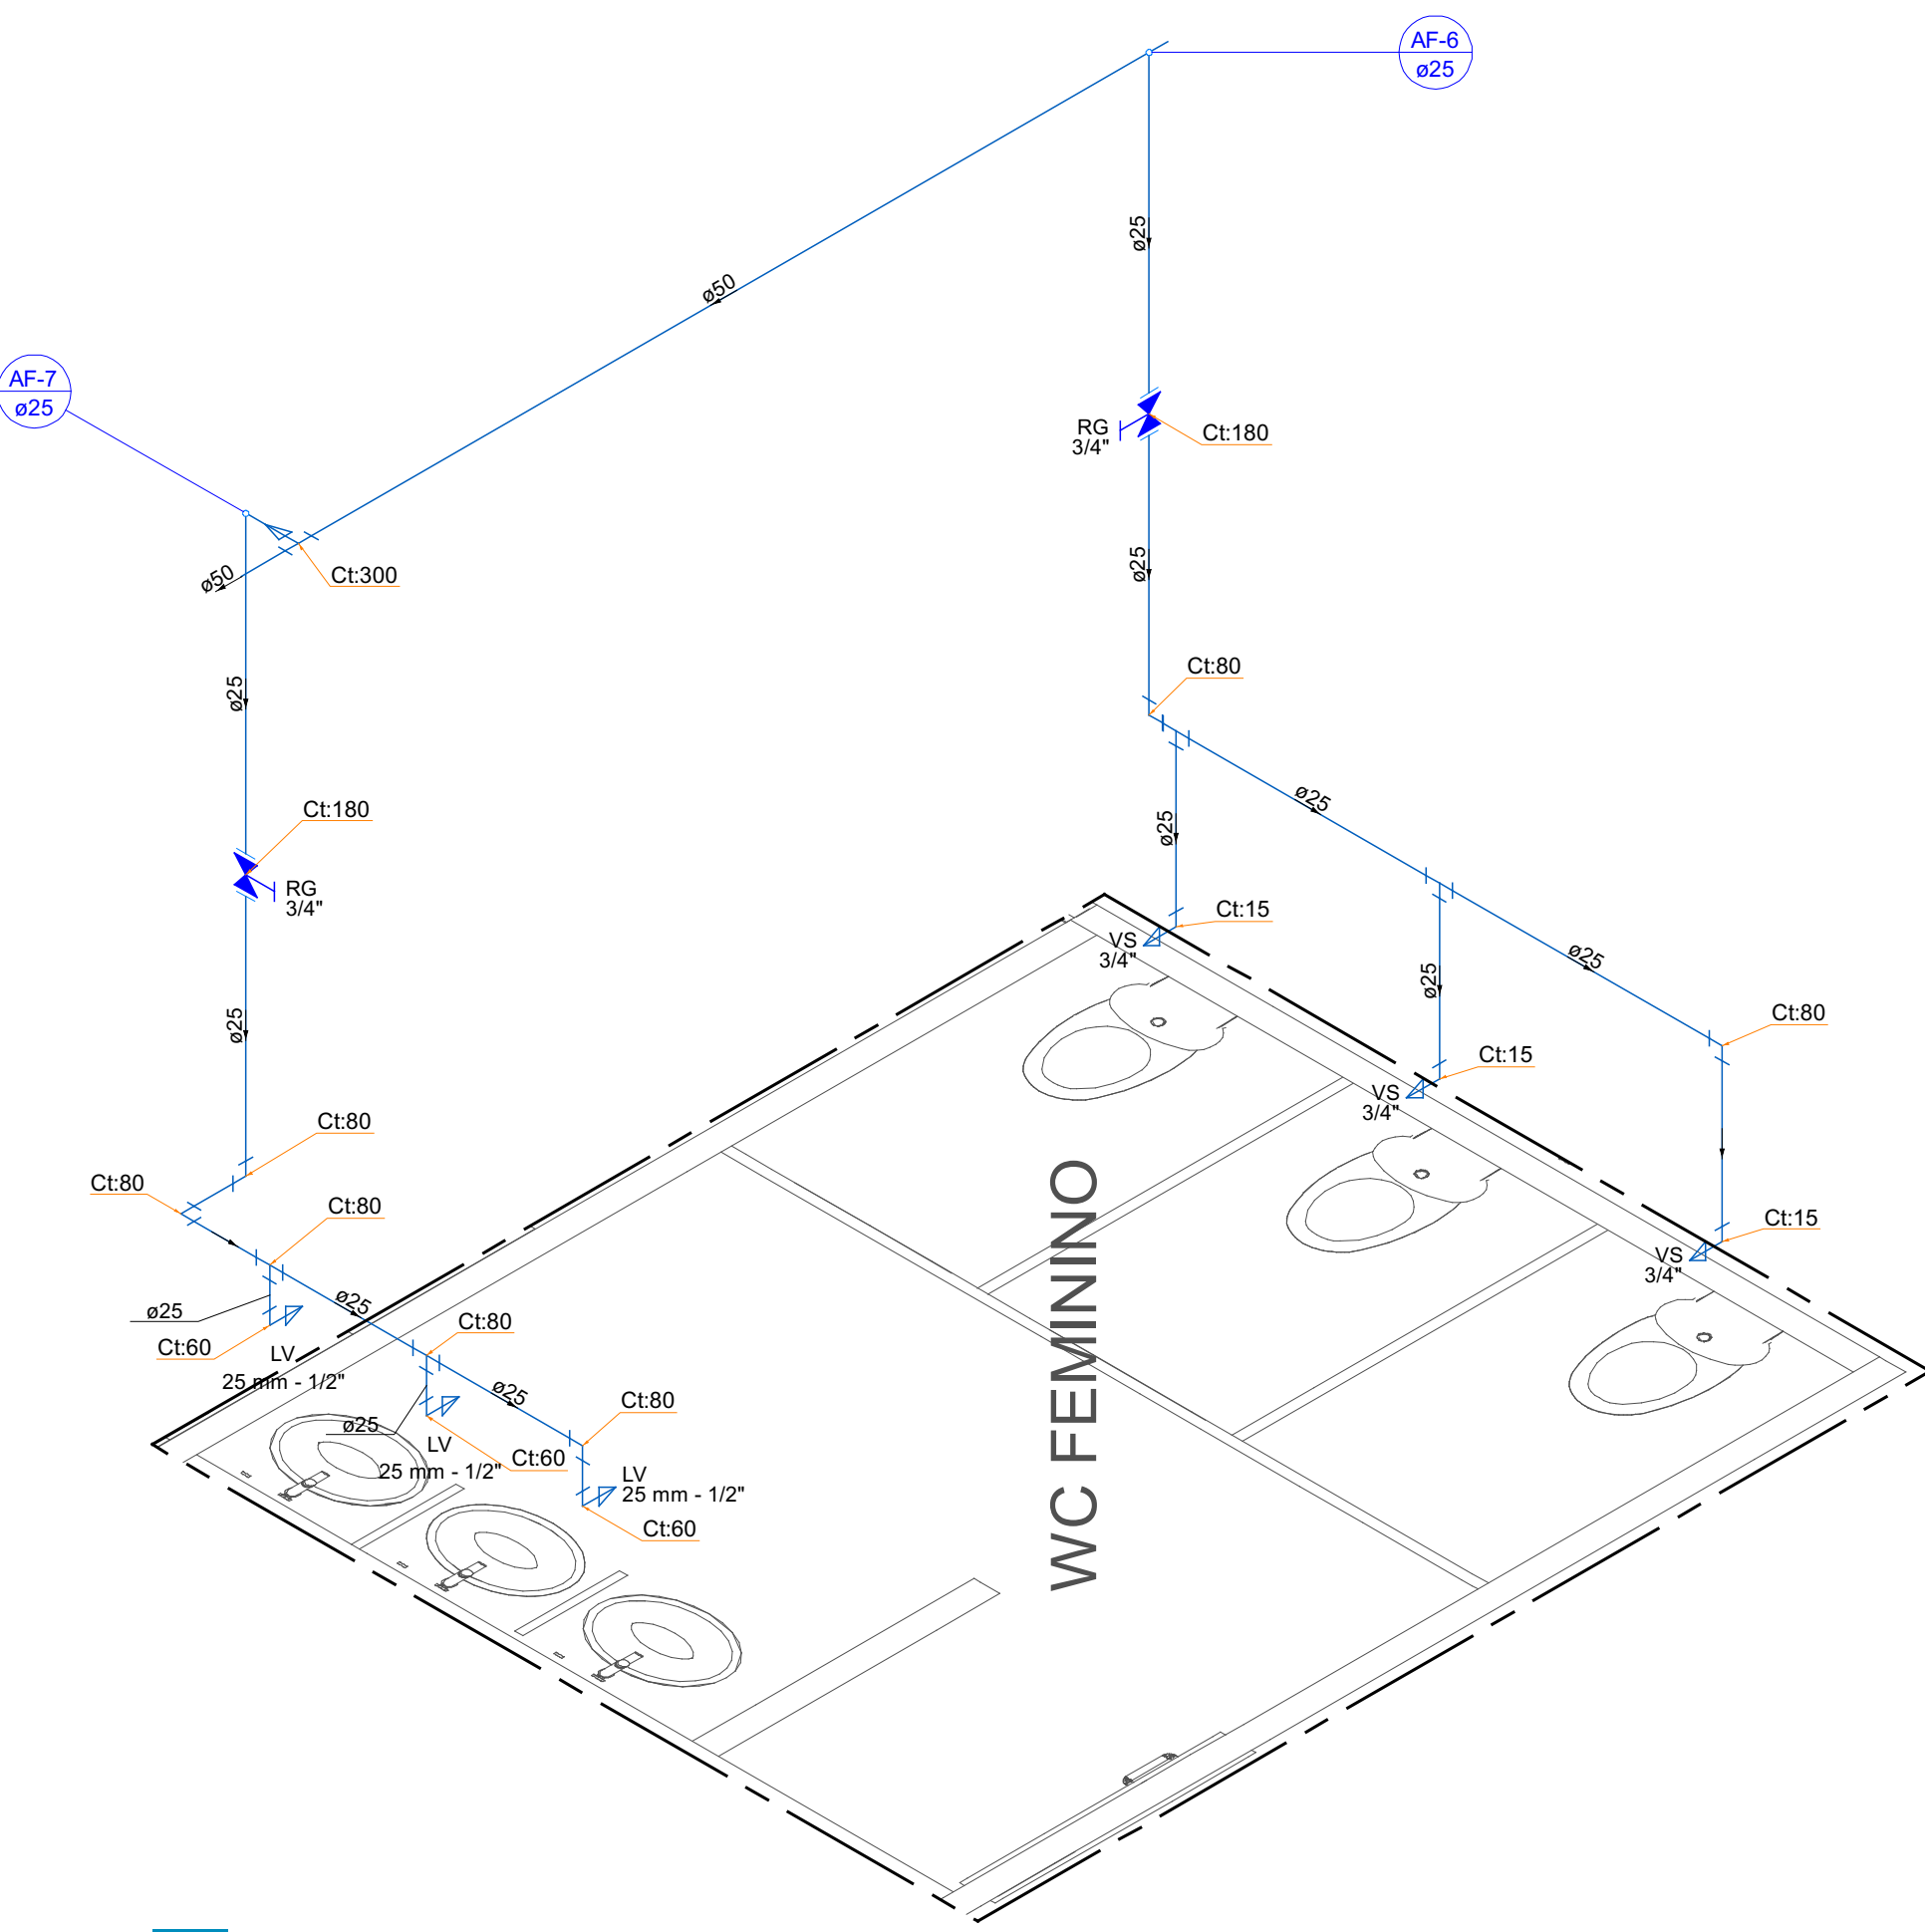
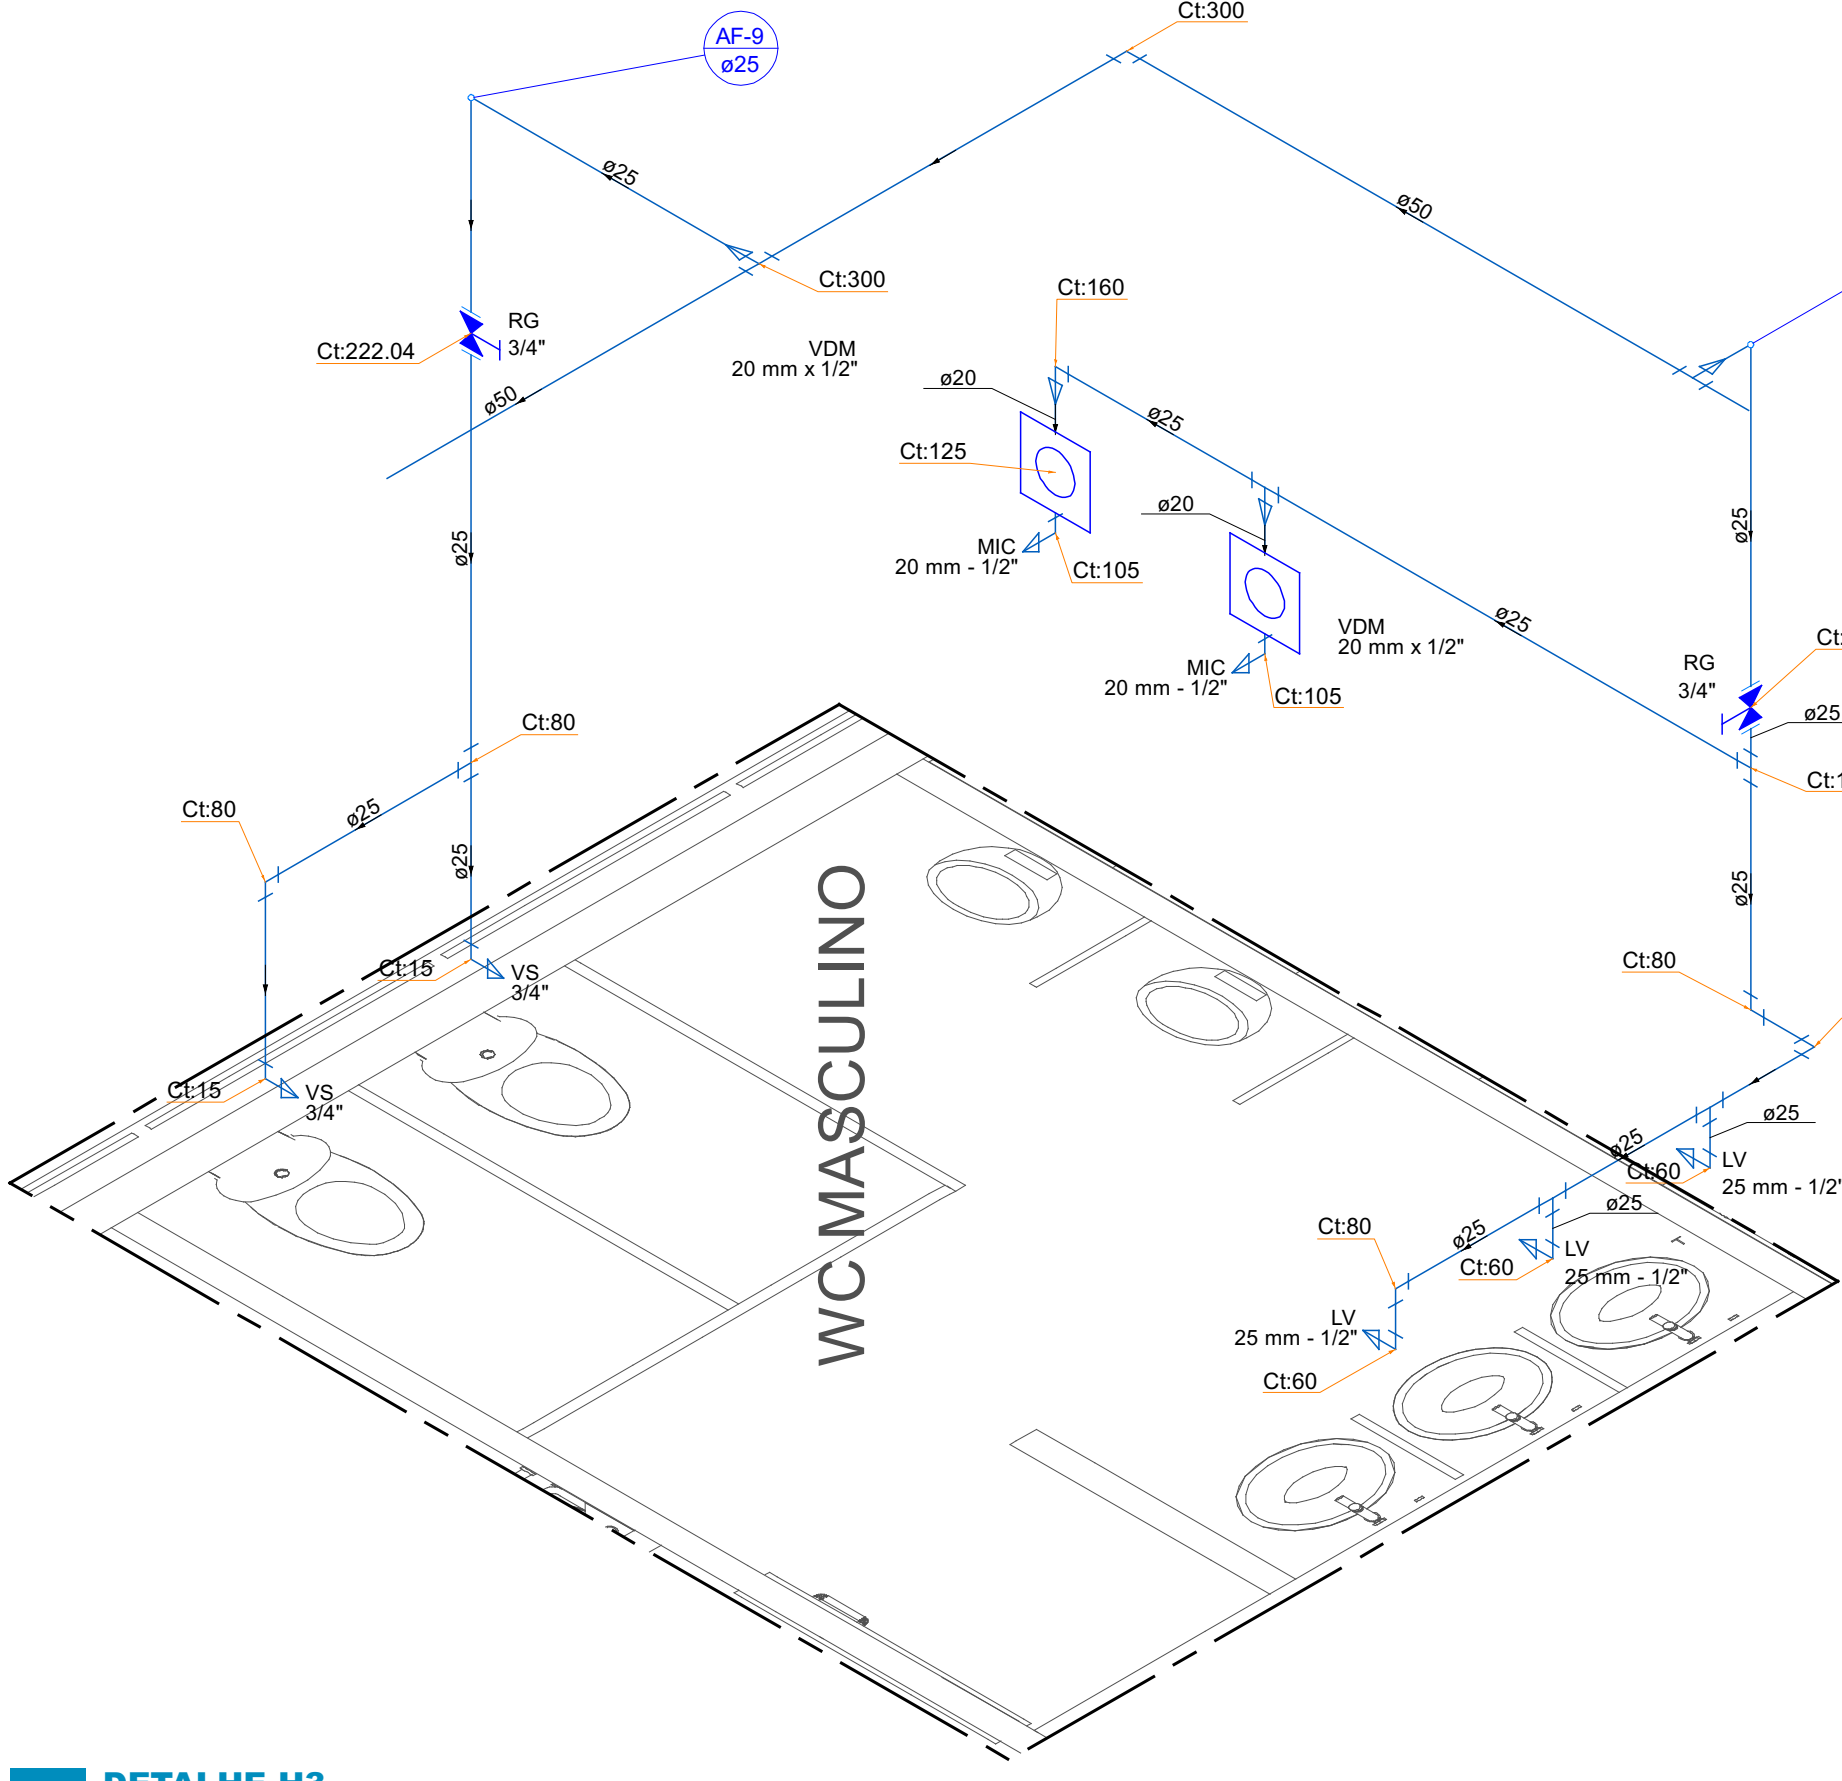


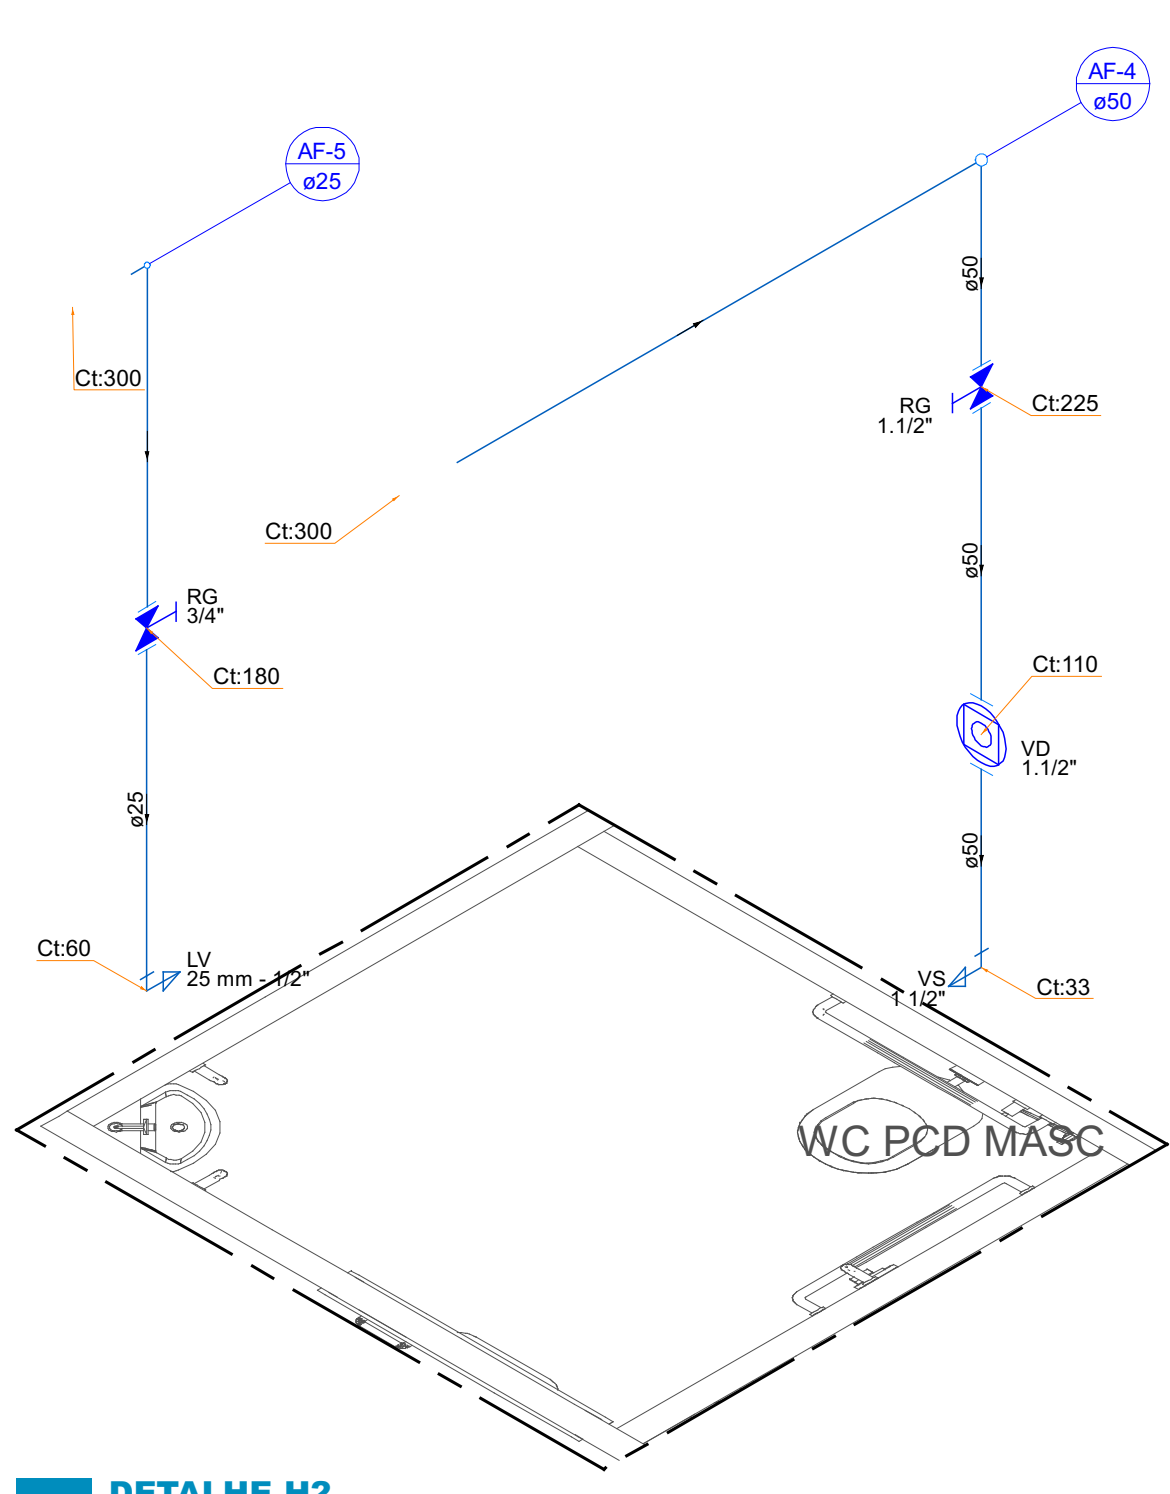

PLANTA BAIXA TERREO - CENTRO DE COMANDO E CONTROLE
1:50


Legenda - PLANTA BAIXA TERREO	
	Registro de gaveta c/obsc. cromada c/PVC soldável
	Valvula de descarga c/PVC soldável
	Valvula de descarga p/ micidoro

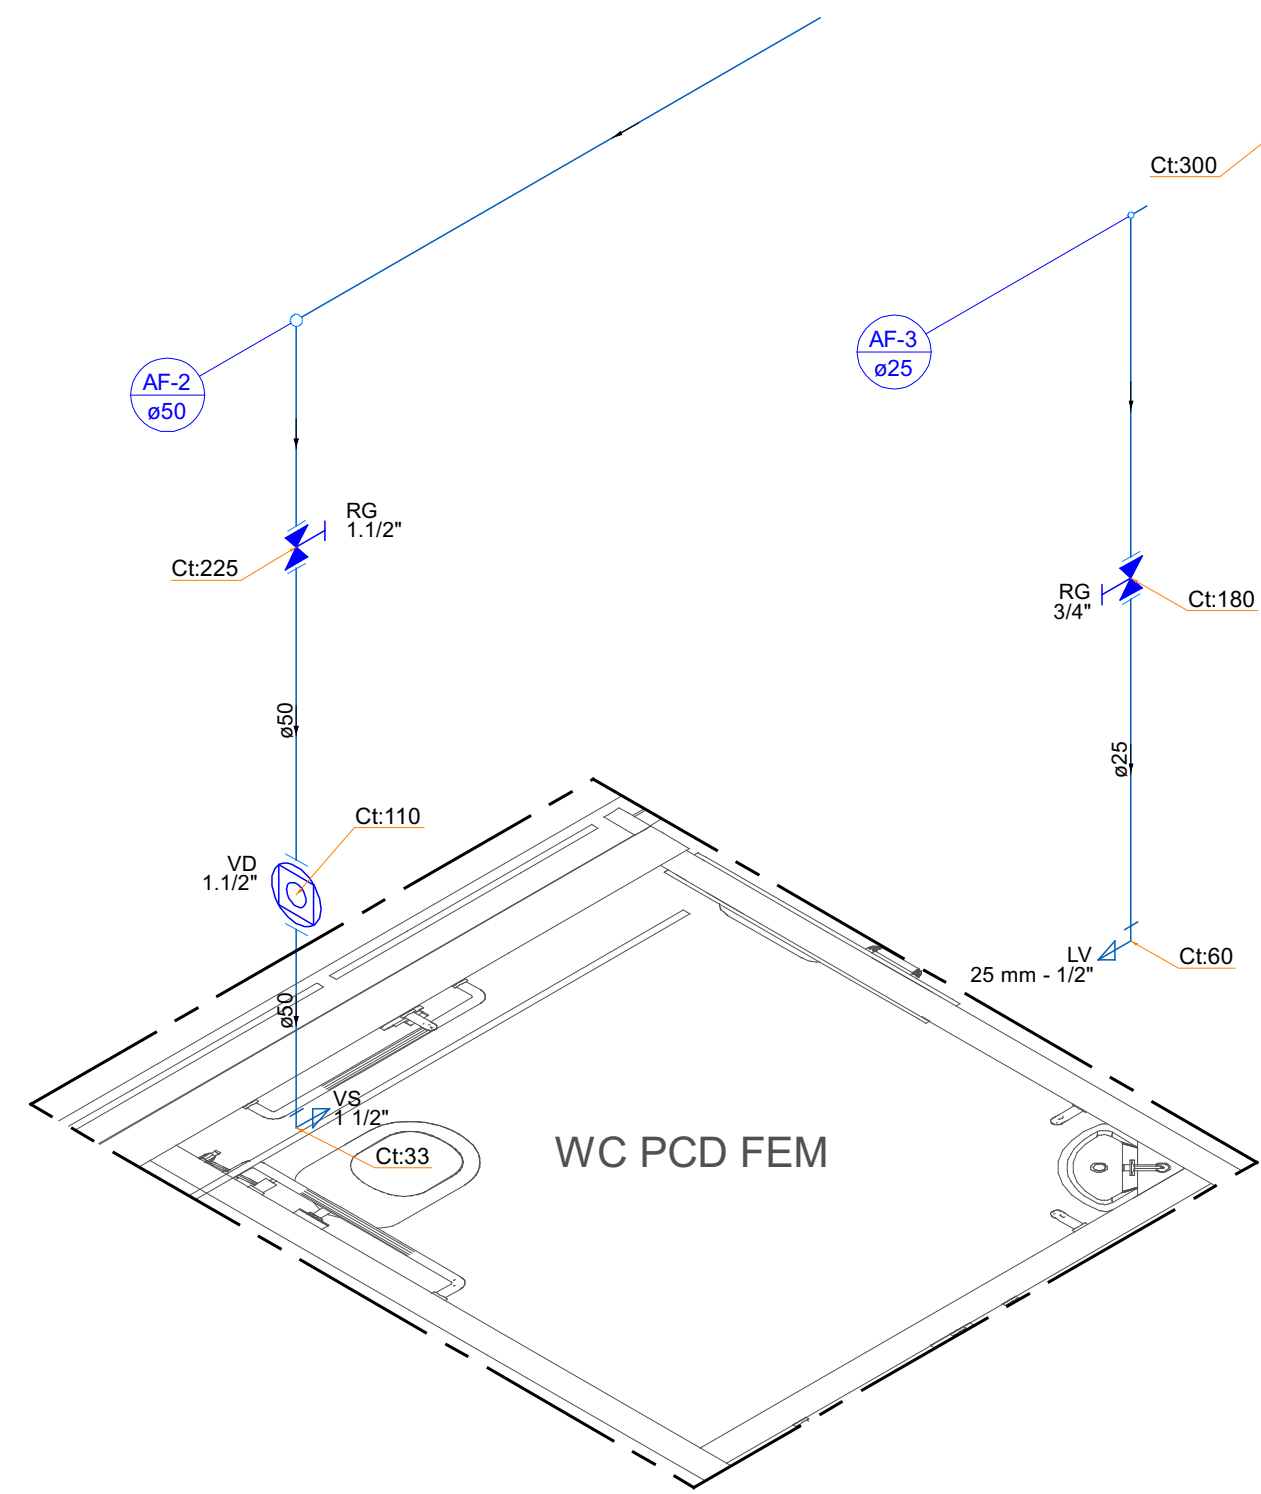

	Possui continuidade em nível superior
	Possui continuidade em nível inferior
SETAS DE CONTINUIDADE: PODERÃO OCORRER JUNTAS	

LEGENDA DOS CONDUTOS	
	Esgoto
	Esgoto (Gordura)
	Pluvial
	Ventilação
	Água Fria
	Água Fria Pelo Piso
	Alimentação
	Alimentação Pelo Piso

LEGENDAS

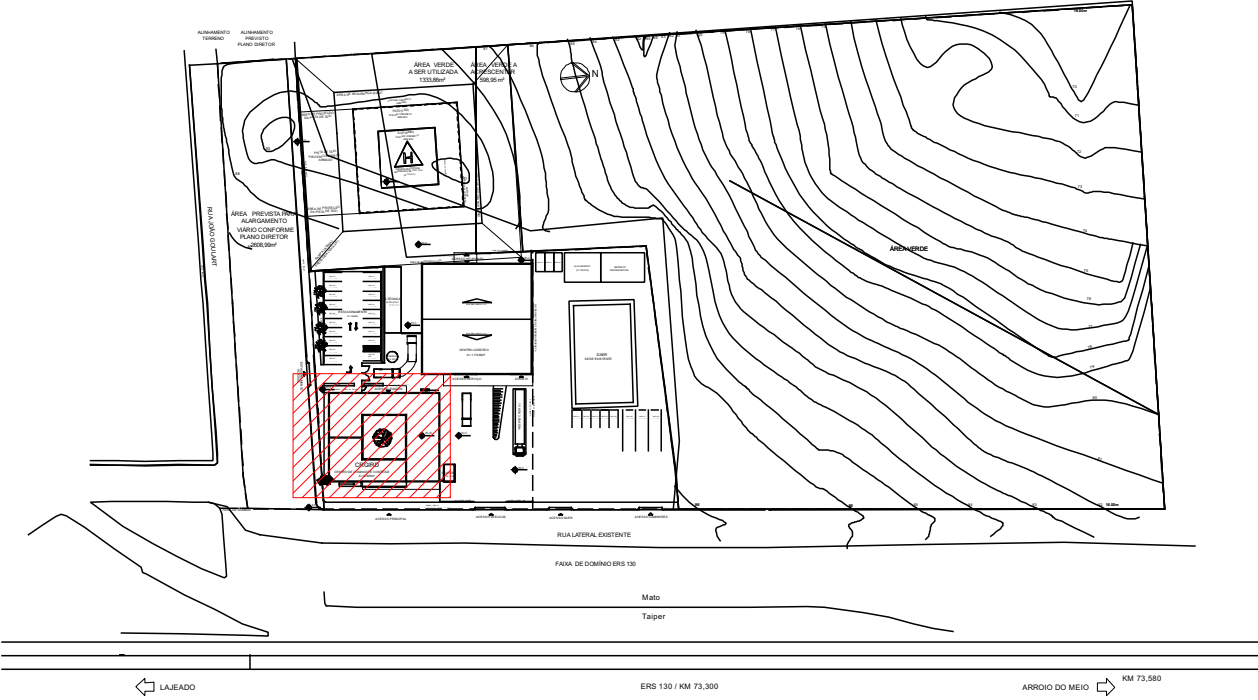


PLANTA DE SITUAÇÃO
1:1250

- NOTAS:**
- 1 - Nas espessas dos aparelhos haverá redução para diâmetro de 1/2".
 - 2 - As alturas das espessas serão consideradas com o piso acabado.
 - 3 - Os diâmetros das canalizações são indicados em milímetros.
 - 4 - As tubulações de esgoto sanitário com diâmetro nominal igual ou inferior a 75mm, devem possuir declividade mínima de 2%.
 - 5 - Observar as especificações no memorial descritivo e os detalhes em anexo.
 - 6 - Todas as medidas e os níveis deverão ser conferidos no local.
 - 7 - Deverá ser entregue a documentação "as built" para o recebimento da obra.

REVISÃO	DATA	ALTERAÇÃO	RESPON
TABELA DE REVISÕES			
 Module ENGENHARIA		RAZÃO SOCIAL: MODULE ENGENHARIA LTDA CNPJ: 23.485.988/0001-21 ENDEREÇO: AVENIDA PAULISTA, 1636 - SALA 1504 - BELA VISTA- SÃO PAULO - SP CEP: 01310-000 CONTATO: CONTAT@ENGENHARIA.COM TELEFONE: (11)9936-9705	
PROJETO TERCERIZADO			
ESTRADA DO RIO GRANDE DO SUL			
SECRETARIA DE OBRAS PÚBLICAS SUBSECRETARIA DE INFRAESTRUTURA E PATRIMÔNIO PÚBLICO DEPARTAMENTO DE PROJETOS EM PREÇOS DIVERSOS CENTRO ADMINISTRATIVO FERNANDO FERRARI-AV. JORGE DE MEDEIROS, 11501-5 POA-RS			
DIRETORIA (DPPD) ARQ. CAMILLA MARTINS STOLL		GERENTE DE PROJ. (DPPD) ENG. LEANDRO KRUPP	
PROJETISTA: LUCCAS CHRISTIAN TOSTERA TONIN 4558249683		GERENTE: LUCAS TONIN	
04/05/2026 17:29:18		DOCUMENTAÇÃO PRISCILA BREYER	
ENG. LUCAS C. C. TONIN - CREA 507082669		ÁREA	
BRÁ CRIGIRO LAJEADO		MUNICÍPIO LAJEADO-RS	
LOCAL: RODOVIA ERS 130 KM 73,3 - ESQ. RUA JOÃO GUILARTE			
PROJETO: HIDROSSANITÁRIO		ASSUNTO: HIDROSSANITÁRIO - CCC	
ESCALA: 1 : 50		DATA: 18/02/26	
NOME DO ARQUIVO: 01-HID-AP-AGF-CENTRO DE COMANDO E CONTROLE			
FOLHA: 1			



LEGENDA DOS CONDUTOS	
Esgoto	
Esgoto (Gordura)	
Pluvial	
Ventilação	
Água Fria	
Água Fria Pelo Piso	
Alimentação	
Alimentação Pelo Piso	

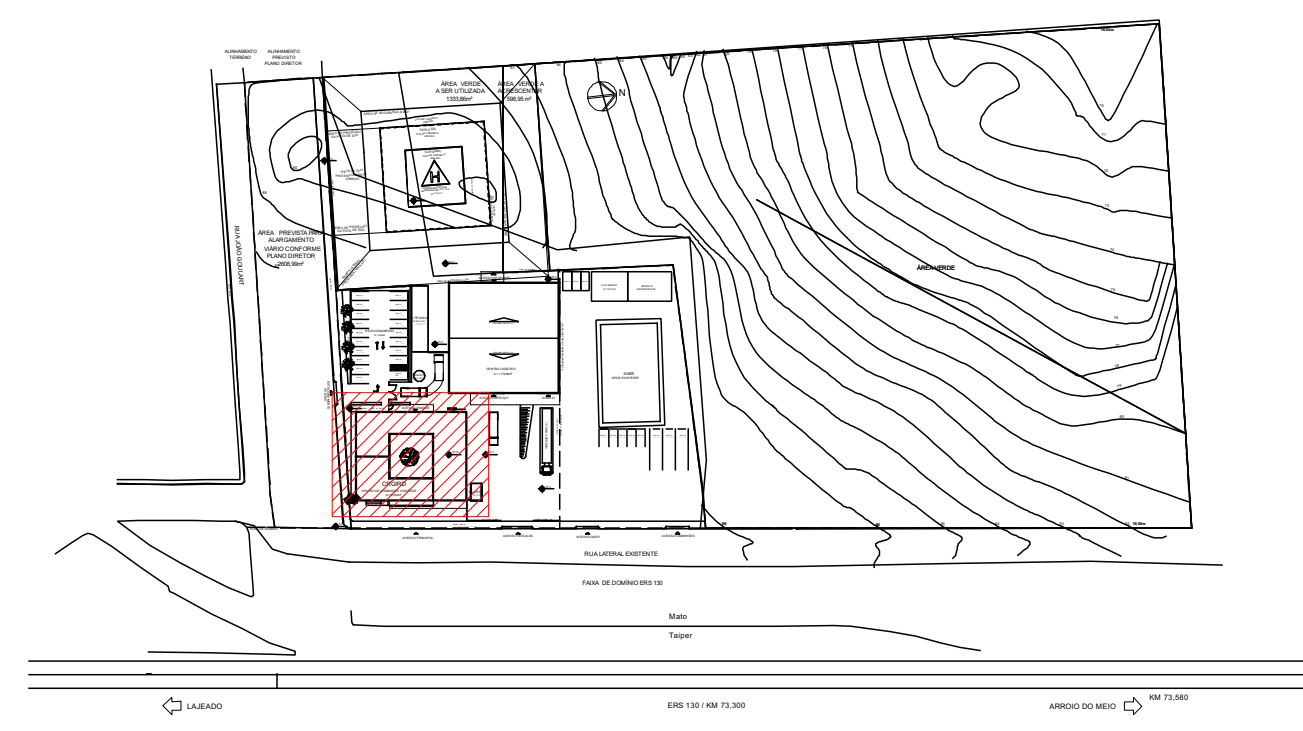

PLANTA DE SITUAÇÃO

- | | | | |
|---|--|--|----------------------------------|
| REVISÃO | DATA | ALTERAÇÃO | RESPONSÁVEL |
| TABELA DE REVISÕES | | | |
|  | Module
ENGENHARIA | RAZÃO SOCIAL: MODULO ENGENHARIA LTDA
CNPJ:33.425.988/0001-21
ENDEREÇO:AVENIDA PAULISTA,1636 - S/A - 1504 - BELA VISTA-SÃO PAULO - SP
CEP:01310-000
CONTATO:CONTATO@ENGENHOMODULO.COM
TELEFONE:(11)3906-0705 | |
| | | | |
| PROJ.04. PROJETO TERCEIRIZADO | | | |
|  | ESTADO DO RIO GRANDE DO SUL
SERVIÇO DE PROJETOS DE OBRAS PÚBLICAS
SUBSECRETARIA DE INFRAESTRUTURA E PATRIMÔNIO PÚBLICO
DEPARTAMENTO DE PROJETOS EM PRÉDIOS DIVERSOS
CENTRO ADMINISTRATIVO/ FERNANDO FERRARI-ABRIGODESDE MEDITERROS, N1501-POARS | | |
| | GERENTE DE PROJ. (DPPD)
ENG. LEANDRO RUYP
GERENTE: LUCCAS TONIN
DOCUMENTAÇÃO: PRISCILA BNEYER | | |
| PROJETA:
ENG. LUCCAS C. C. TONIN - CREA:05702629695
04/03/2024 17:31:30 | | | |
| OBRA:
CIRIOID LAJEADO | | | |
| LOCAL:
RODOVIA ERS 130 KM 73,3 - ESQ. RUA JOÃO GOULART | | | MUNICÍPIO:
LAJEADO/ RS |
| PROJETO:
HIDROSSANITÁRIO | | ASSUNTO:
HIDROSSANITÁRIO CCC | FOLHA:

2 |
| ESCALA:
1 : 50 | | DATA:
18/02/26 | |
| NOME DO ARQUIVO:
02-HID-AP-AGF-CENTRO DE COMANDO E CONTROLE | | | |