


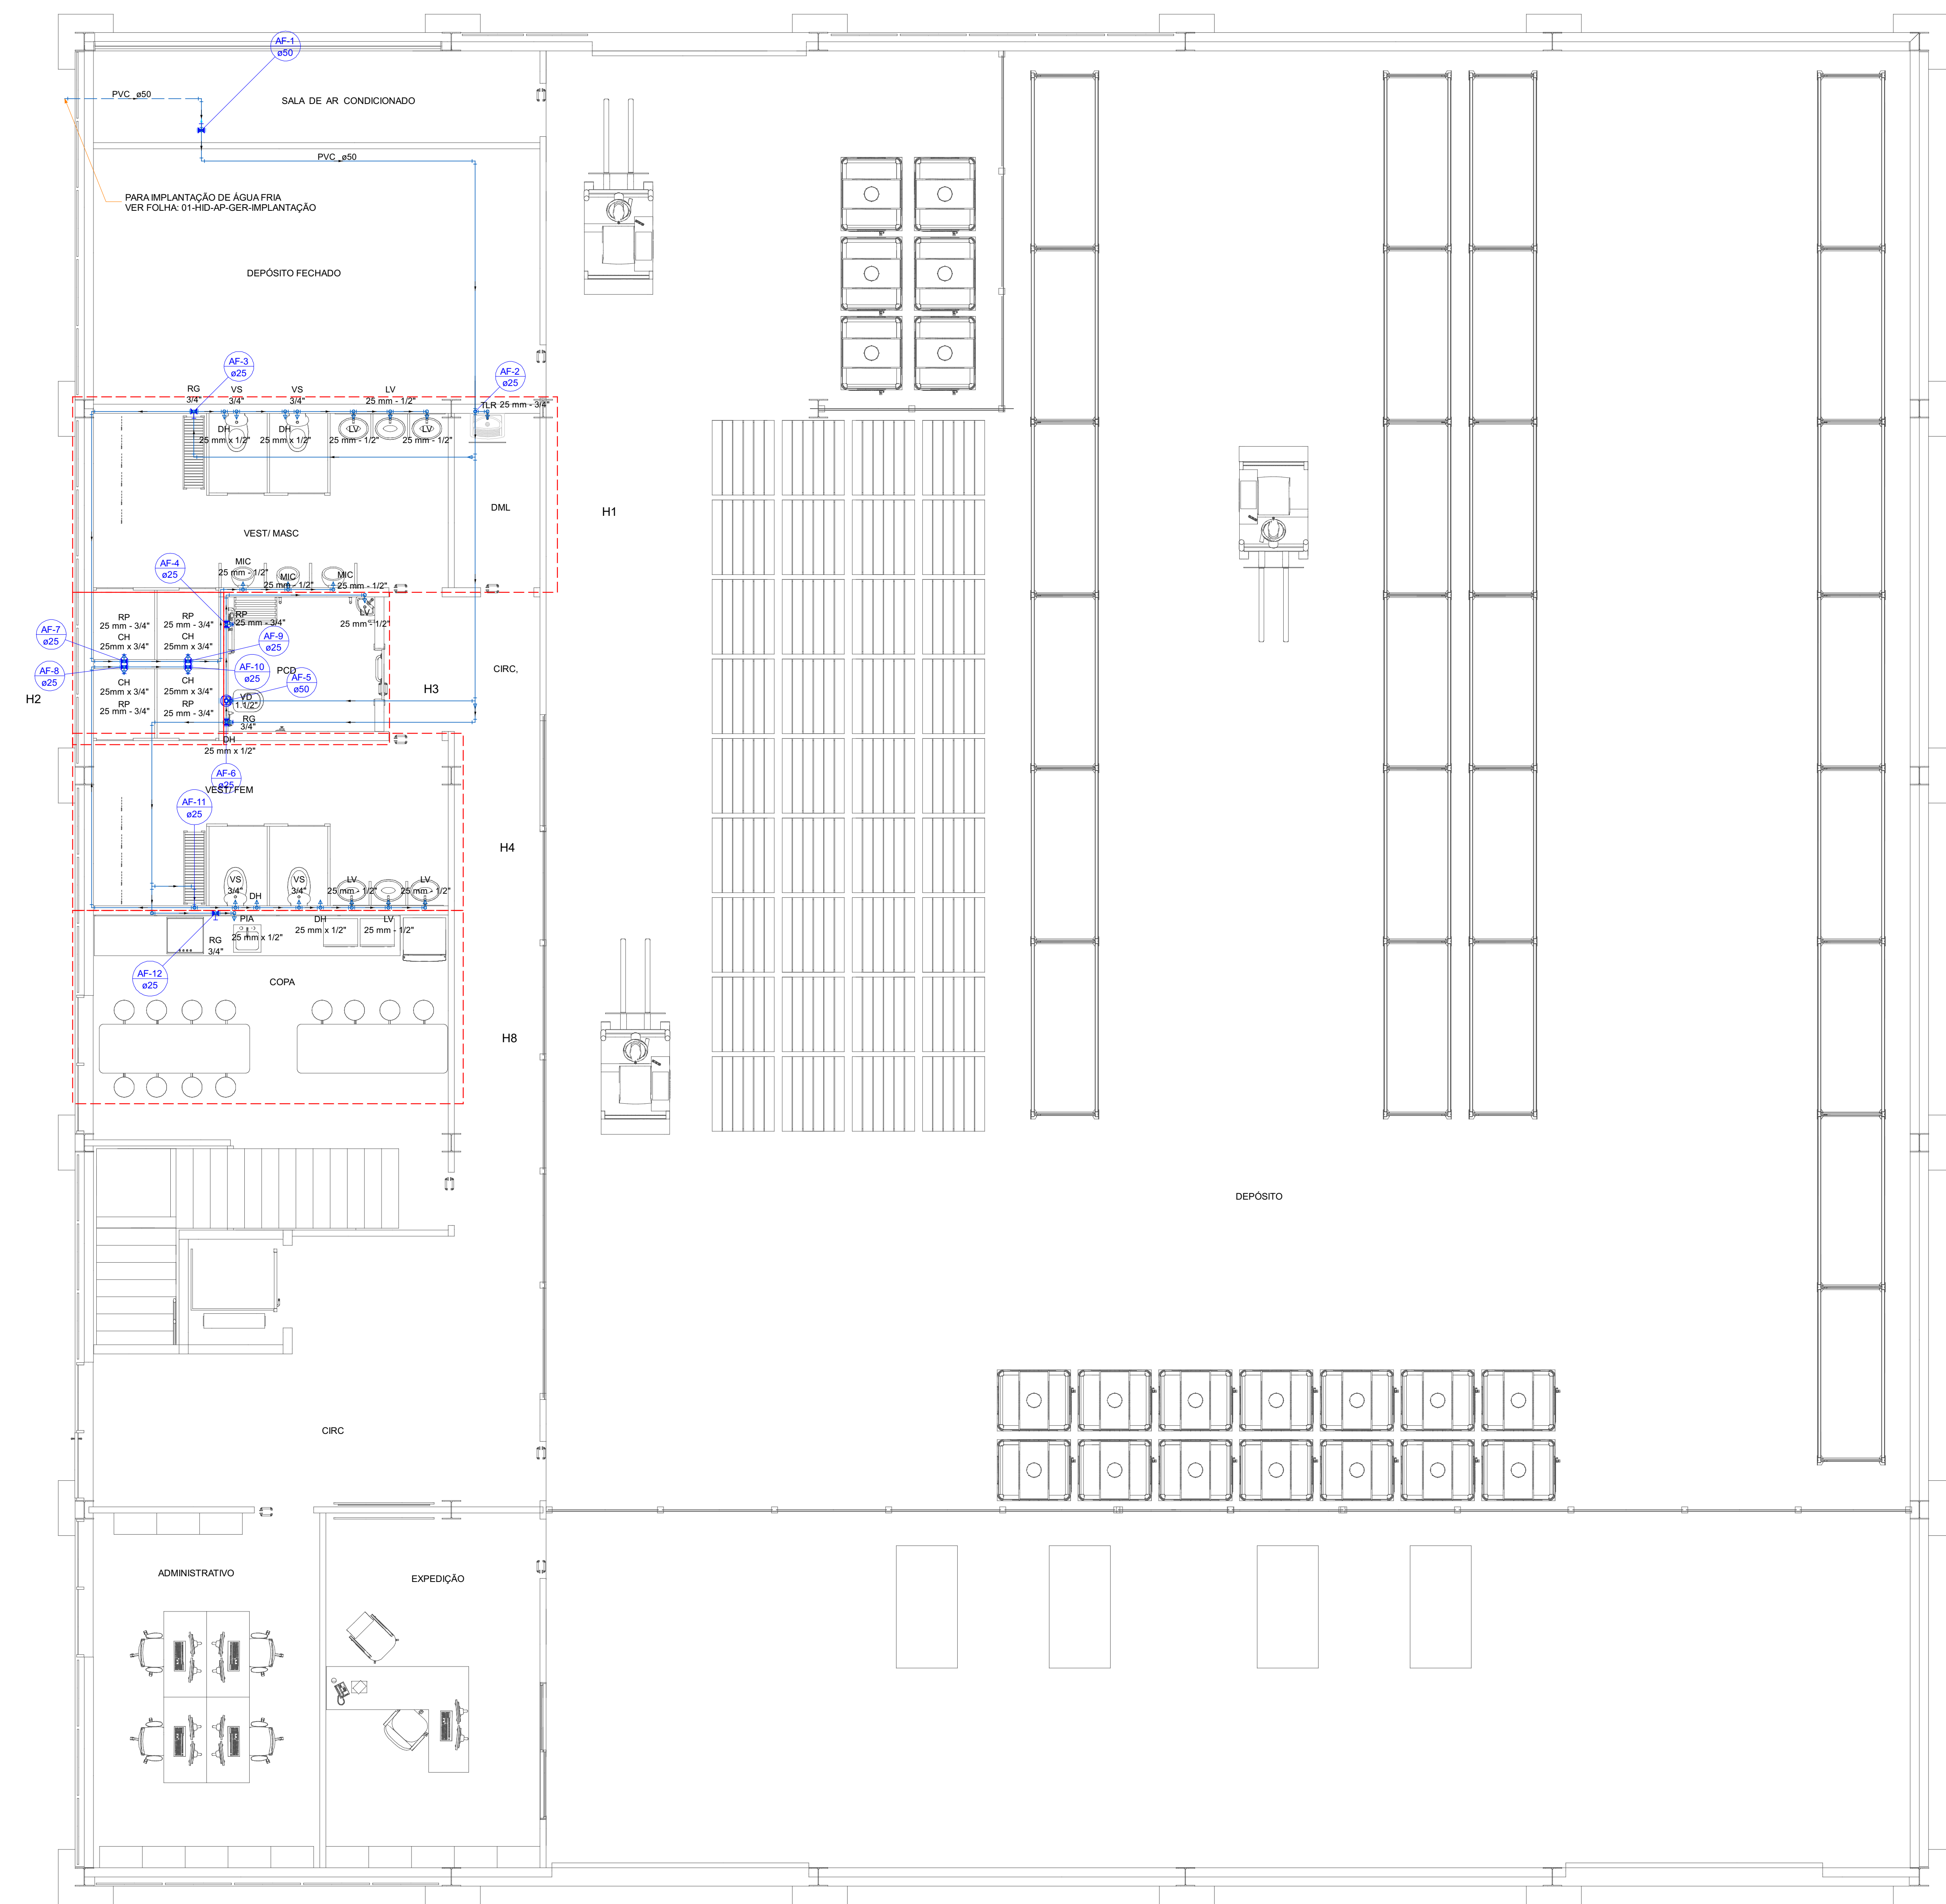

LEGENDA - PLANTA BAIXA TÉRREO	
	Curva de transposição
	Registro de Pressão com PVC soldável
	Registro de gaveta c/ anotação cromada c/ P. Ø"
	Registro de gaveta c/ anotação cromada c/ PVC soldável
	Valvula de descarga c/ PVC soldável

	Possui continuidade em nível superior
	Possui continuidade em nível inferior
SENHA DE CONTINUIDADE PODER OCORRER JUNTO	

LEGENDA DOS CONDUTOS	
	Esgoto
	Esgoto (Diorura)
	Pluvial
	Ventilação
	Água Fria
	Água Fria Piso Piso
	Alimentação
	Alimentação Piso Piso

LEGENDAS



PLANTA DE SITUAÇÃO
1:1250

- NOTAS:
- 1 - Nas esperas dos aparelhos haverá redução para diâmetro de 1/2".
 - 2 - As alturas das esperas serão consideradas com o piso acabado.
 - 3 - Os diâmetros das canalizações são indicados em milímetros.
 - 4 - As tubulações de esgoto sanitário com diâmetro nominal igual ou inferior a 75mm, devem possuir declividade mínima de 2%.
 - 5 - Observar as especificações no memorial descritivo e os detalhes em anexo.
 - 6 - Todas as medidas e os níveis deverão ser conferidos no local.
 - 7 - Deverá ser entregue a documentação "as built" para o recebimento da obra.

REVISÃO	DATA	ALTERAÇÃO	RESPONSÁVEL
TABELA DE REVISÕES			
RAZÃO SOCIAL: MODULE ENGENHARIA LTDA CNPJ: 23.485.988/0001-21 ENDEREÇO: AVENIDA PAULISTA, 1636 - SALA 1504 - BELA VISTA - SÃO PAULO - SP CEP: 01310-000 CONTATO: CONTATO@ENGMODULE.COM TELEFONE: (11) 9908-4705			

PROJ. N.º		PROJETO TERCERIZADO	
		ESTRADA DO RIO GRANDE DO SUL SECRETARIA DE OBRAS PÚBLICAS SUBSECRETARIA DE INFRAESTRUTURA E PATRIMÔNIO PÚBLICO DEPARTAMENTO DE PROJETOS EM PREÇOS DIVERSOS CENTRO ADMINISTRATIVO FERNANDO FERRARI-AV. BORGOSEDE MEDEIROS, N. 1501-POA/Rs	
DIRETORIA (DPPD)		GERENTE DE PROJ. (DPPD)	
ARQ. CAMILA MARTINS STOLL		ENG. LEANDRO KRUPP	
PROJETISTA:		JCCAS CHRISTIAN CISTERNA TONIN: 4558249683	
ENG. LUCAS C. C. TONIN - CREA: 507082895		GERENTE: LUCAS TONIN	
04/05/2026 17:29:35		DOCUMENTAÇÃO	
PRISCILA BREYER		ÁREA	
OBRA		MUNICÍPIO LAJEADO RS	
CRGIRO LAJEADO		FOLHA:	
LOCAL:		3	
RODOVIA ERS 130 KM 73,3 - ESQ. RUA JOÃO GOULART		ASSUNTO:	
MUNICÍPIO LAJEADO RS		CENTRO LOGÍSTICO - PAU TÊRREO - ÁGUA FRIA	
PROJETO:		PLANTAS	
HIDROSSANITÁRIO		DATA:	
ESCALA:		18/02/26	
1:50		NOME DO ARQUIVO:	
03-HID-AP-ESQ-CENTRO LOGÍSTICO			



Legenda - PLANTA BAIXA SUPERIOR	
	Registro de Pressão com PVC soldável
	Registro de gaveta c/canopla cromada ØPVC soldável
	válvula de descarga ØPVC soldável

	Possui continuidade em nível superior
	Possui continuidade em nível inferior
SETAS DE CONTINUIDADE PODEM OCORRER JUNTAS	

LEGENDA DOS CONDUTOS	
	Esgoto
	Esgoto (Gordura)
	Pluvial
	Ventilação
	Água Fria
	Água Fria Pelo Piso
	Alimentação
	Alimentação Pelo Piso

LEGENDAS




PLANTA DE SITUAÇÃO
1:1250

NOTAS:


- 1 - Nas espigas dos aparelhos haverá redução para diâmetro de 1/2".
- 2 - As alturas das espigas serão consideradas com o piso acabado.
- 3 - Os diâmetros das canalizações são indicados em milímetros.
- 4 - As tubulações de esgoto sanitário com diâmetro nominal igual ou inferior a 75mm, devem possuir declividade mínima de 2%.
- 5 - Observar as especificações no memorial descritivo e os detalhes em anexo.
- 6 - Todas as medidas e os níveis deverão ser conferidos no local.
- 7 - Deverá ser entregue a documentação "as built" para o recebimento da obra.

REVISÃO	DATA	ALTERAÇÃO	RESPONSÁVEL
TABELA DE REVISÕES			
 Module ENGENHARIA		RAZÃO SOCIAL: MODULE ENGENHARIA LTDA CNPJ: 23.485.988/0001-21 ENDEREÇO: AVENIDA PAULISTA, 1636 - SALA 1504 - BELA VISTA - SÃO PAULO - SP CEP: 01315-000 CONTATO: CONTATO@ENGINEMODULE.COM TELEFONE: (11) 9908-4705	
PROJ.DN.		PROJETO TERCERIZADO	
 SOP		ESTADO DO RIO GRANDE DO SUL SECRETARIA DE OBRAS PÚBLICAS SUBSECRETARIA DE INFRAESTRUTURA E PATRIMÔNIO PÚBLICO DEPARTAMENTO DE PROJETOS EM PREÇOS DIVERSOS CENTRO ADMINISTRATIVO FERNANDO FERRARI-AV.BORGES DE MEDEIROS, N1501-POA/Rs	
DIRETORIA DPPD ARQ. CAMILA MARTINS STOLL		GERENTE DE PROJ. (DPPD) ENG. LEANDRO KRUPP	
PROJETISTA: JCCAS CHRISTIAN CISTERNA TONIN: 4558249683 04/05/2026 17:31:43		GERENTE: LUCAS TONIN DOCUMENTAÇÃO PRISCILA BREYER	
ENG. LUCAS C. C. TONIN - CREA: 507082895		ÁREA	
OBRA CRÓQUIO LAJEADO		MUNICÍPIO LAJEADO/RS	
LOCAL: RODOVIA ERS 130 KM 73,3 - ESQ. RUA JOÃO GOULART		ASSUNTO: CENTRO LOGÍSTICO - PAV SUPERIOR - ÁGUA FRIA	
PROJETO: HIDROSSANITÁRIO		FOLHA: 3	
ESCALA: 1: 50		DATA: 18/02/26	
NOME DO ARQUIVO: 03-HID-AP-ESQ-CENTRO LOGÍSTICO			


PLANTA BAIXA SUPERIOR - CENTRO LOGÍSTICO - ÁGUA FRIA
1:50

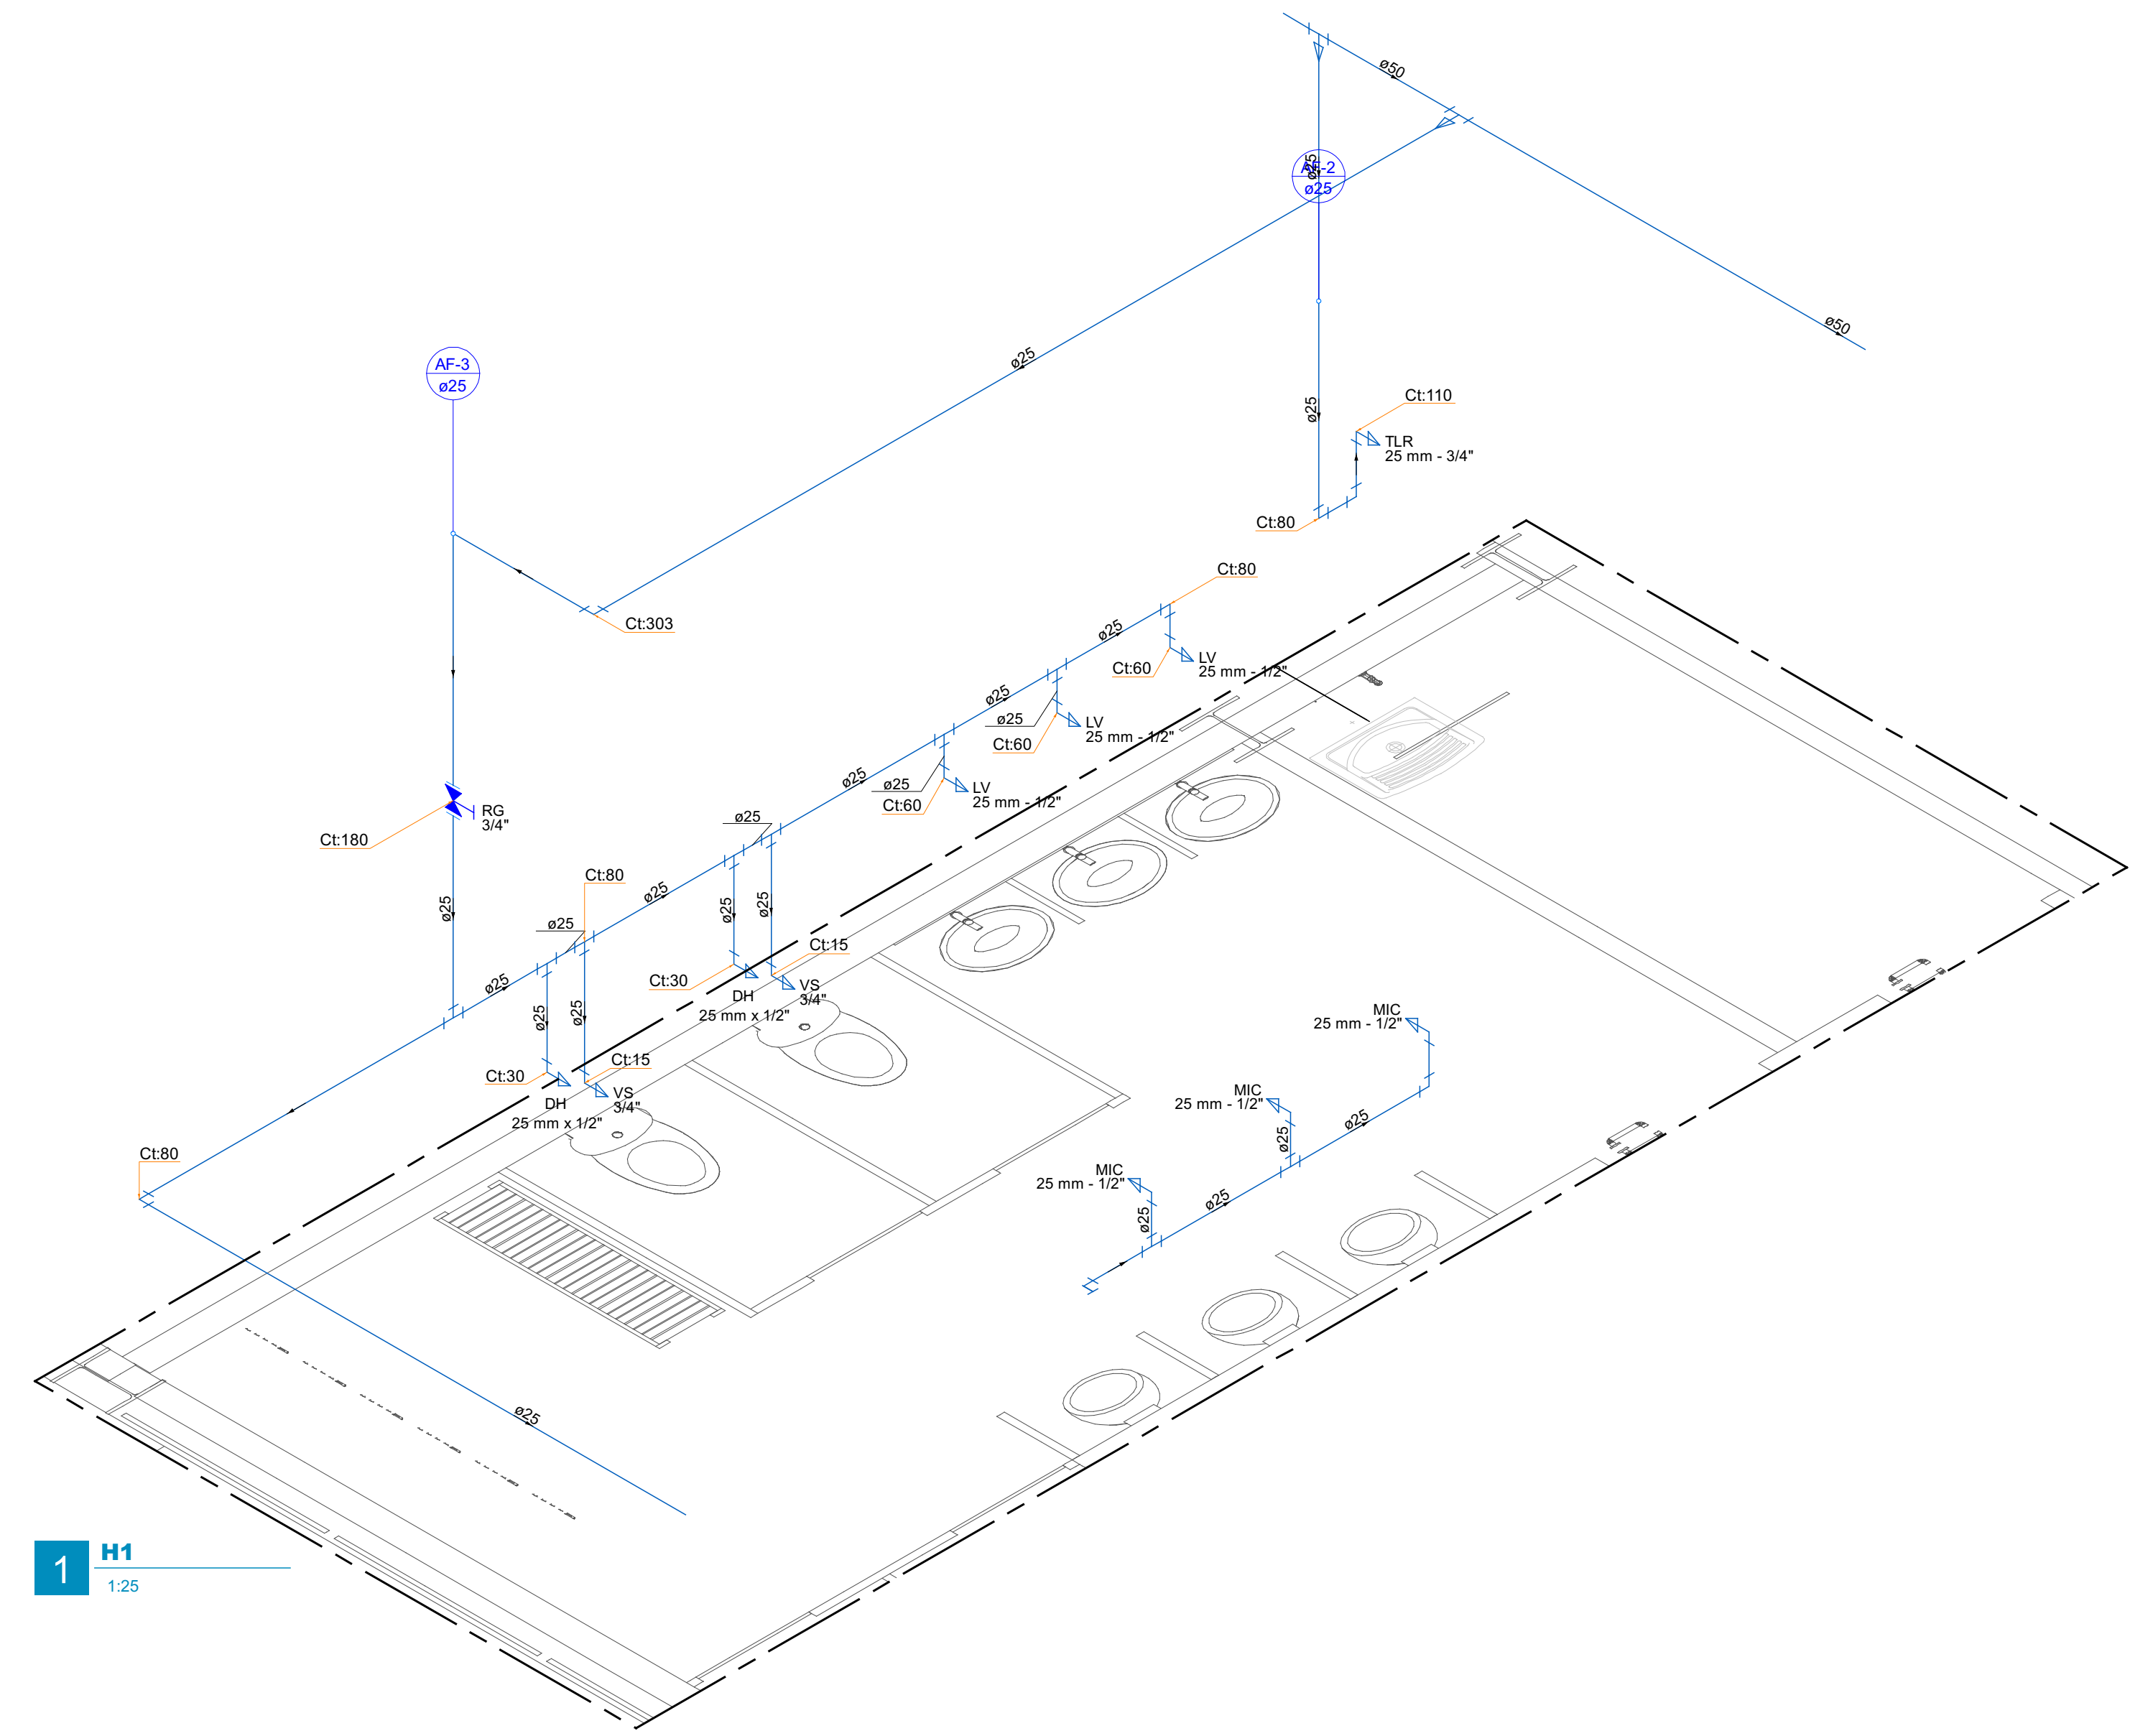


1 H1
1:25

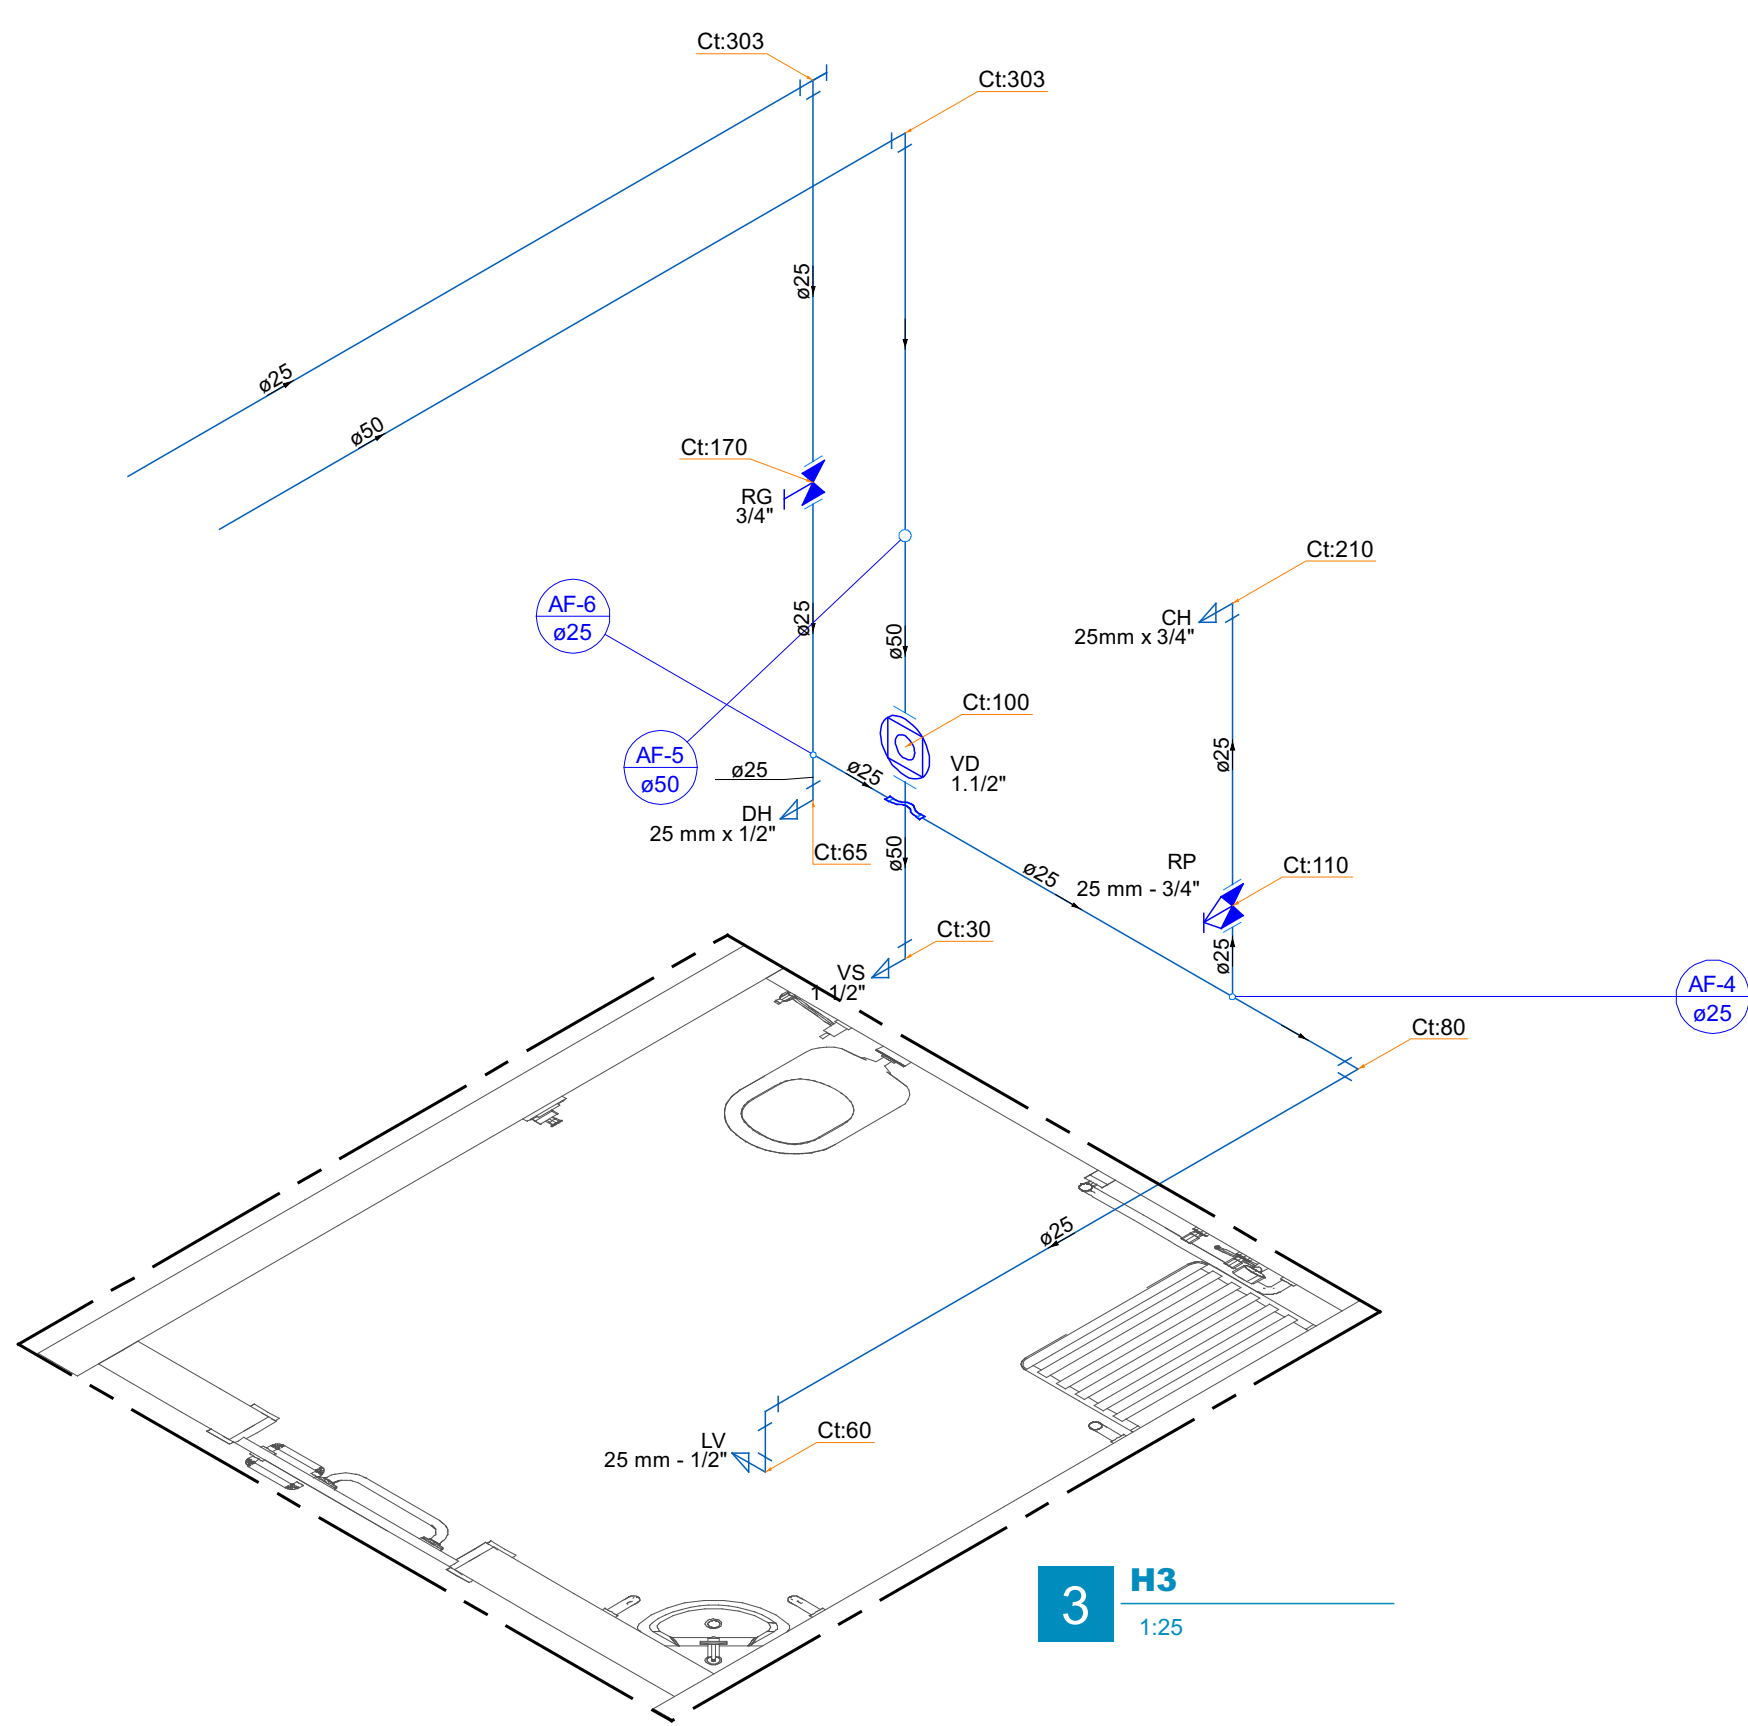


3 H3
1:25

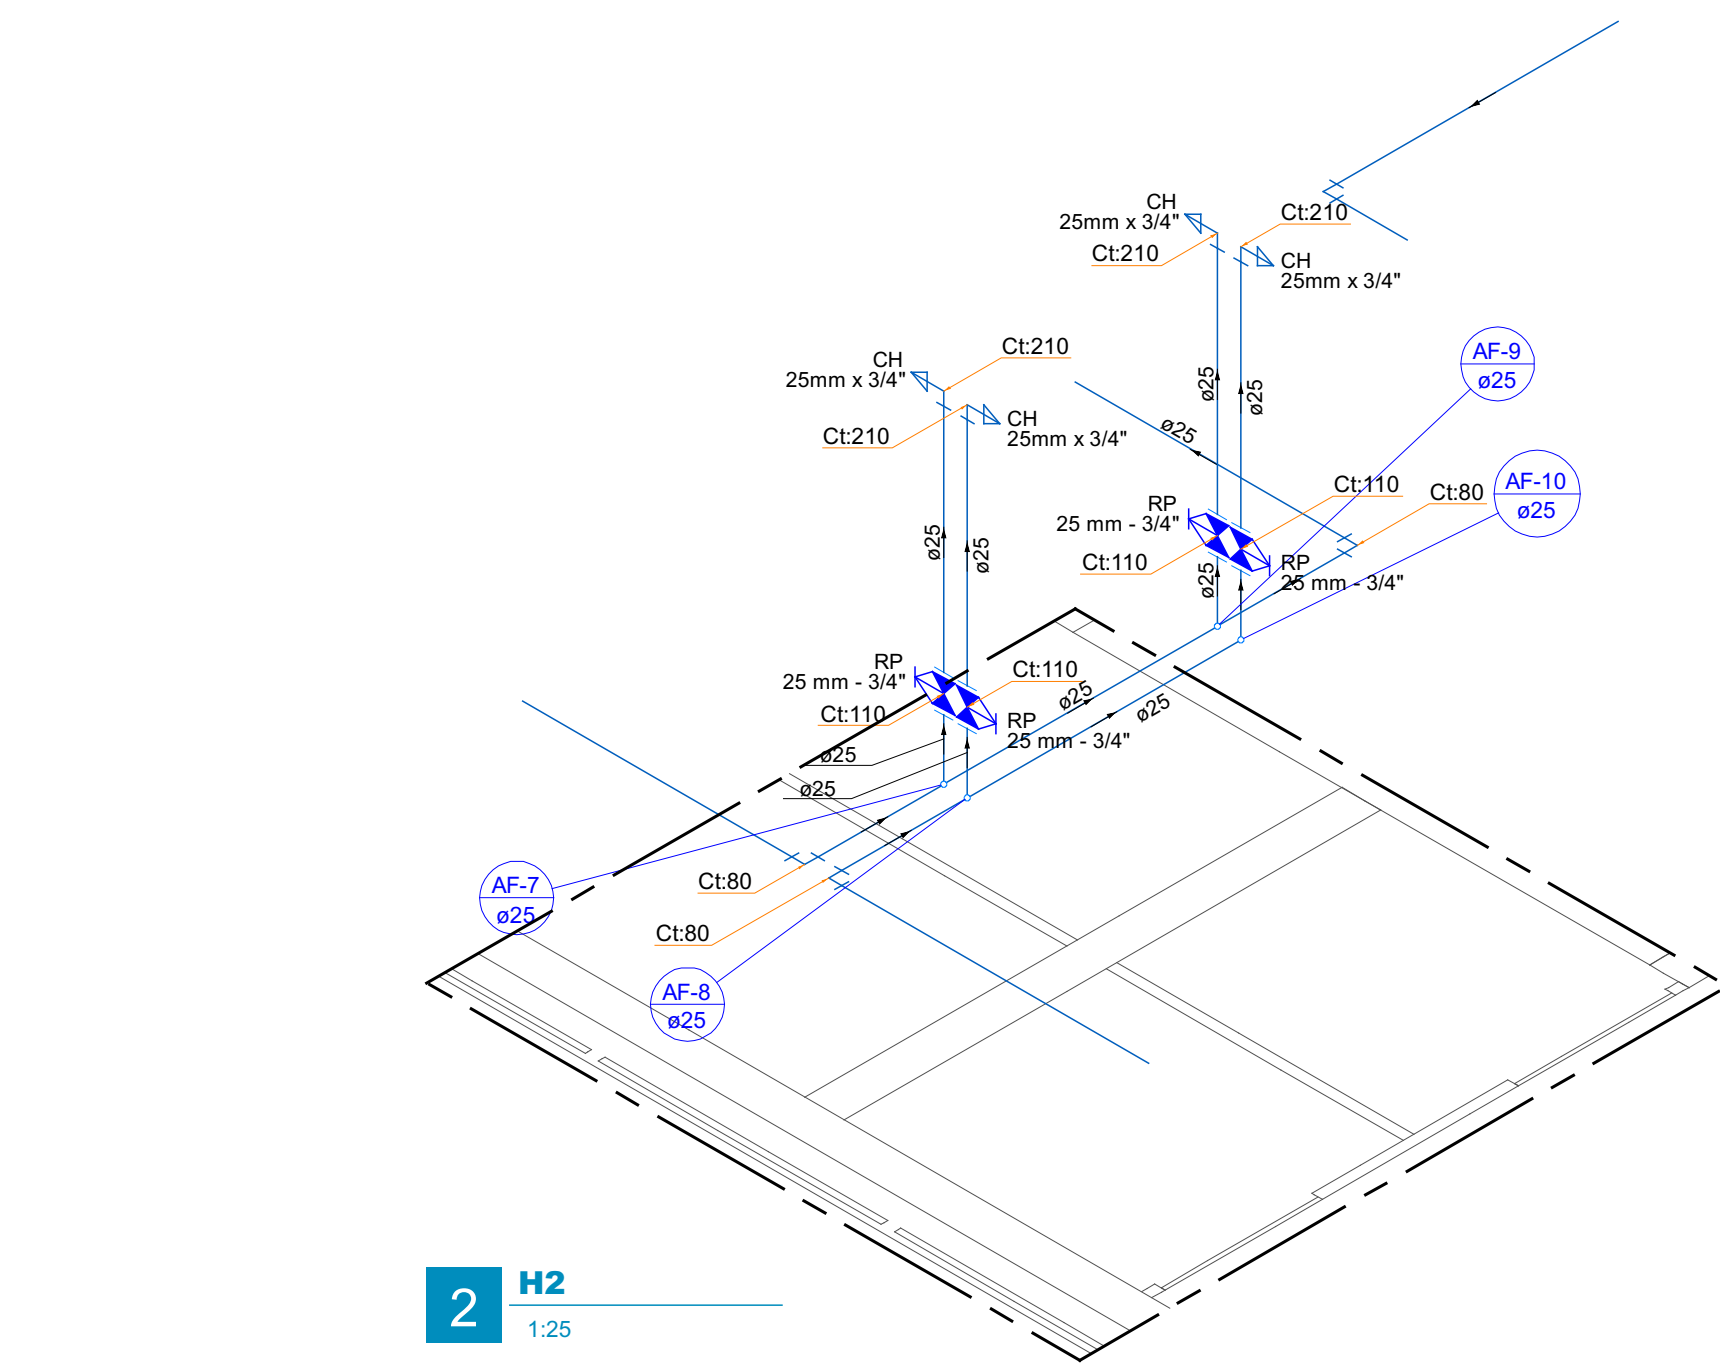


2 H2
1:25

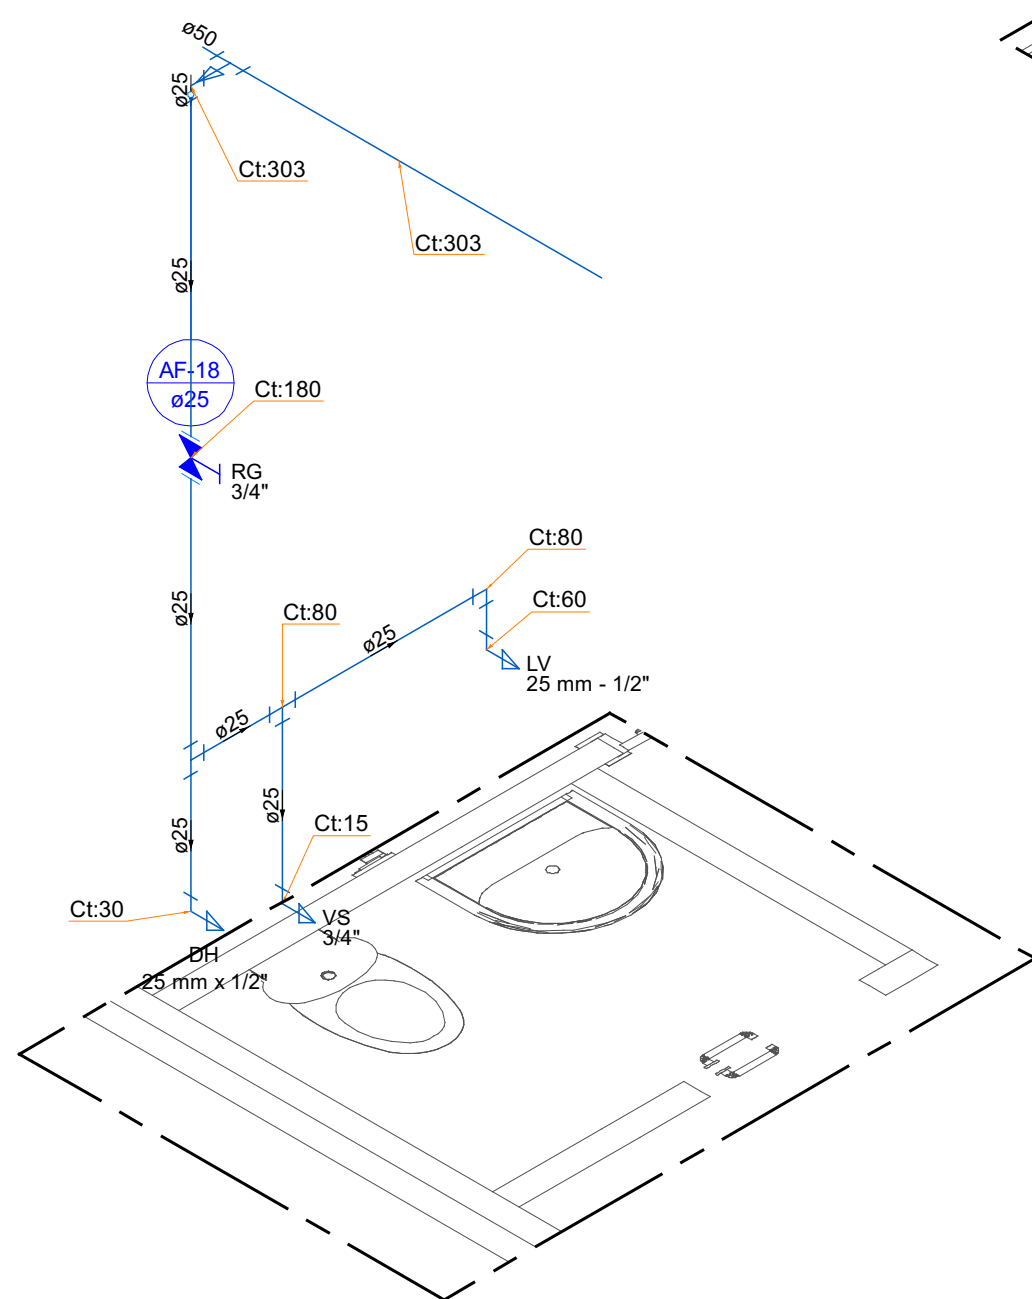


10 H10
1:25

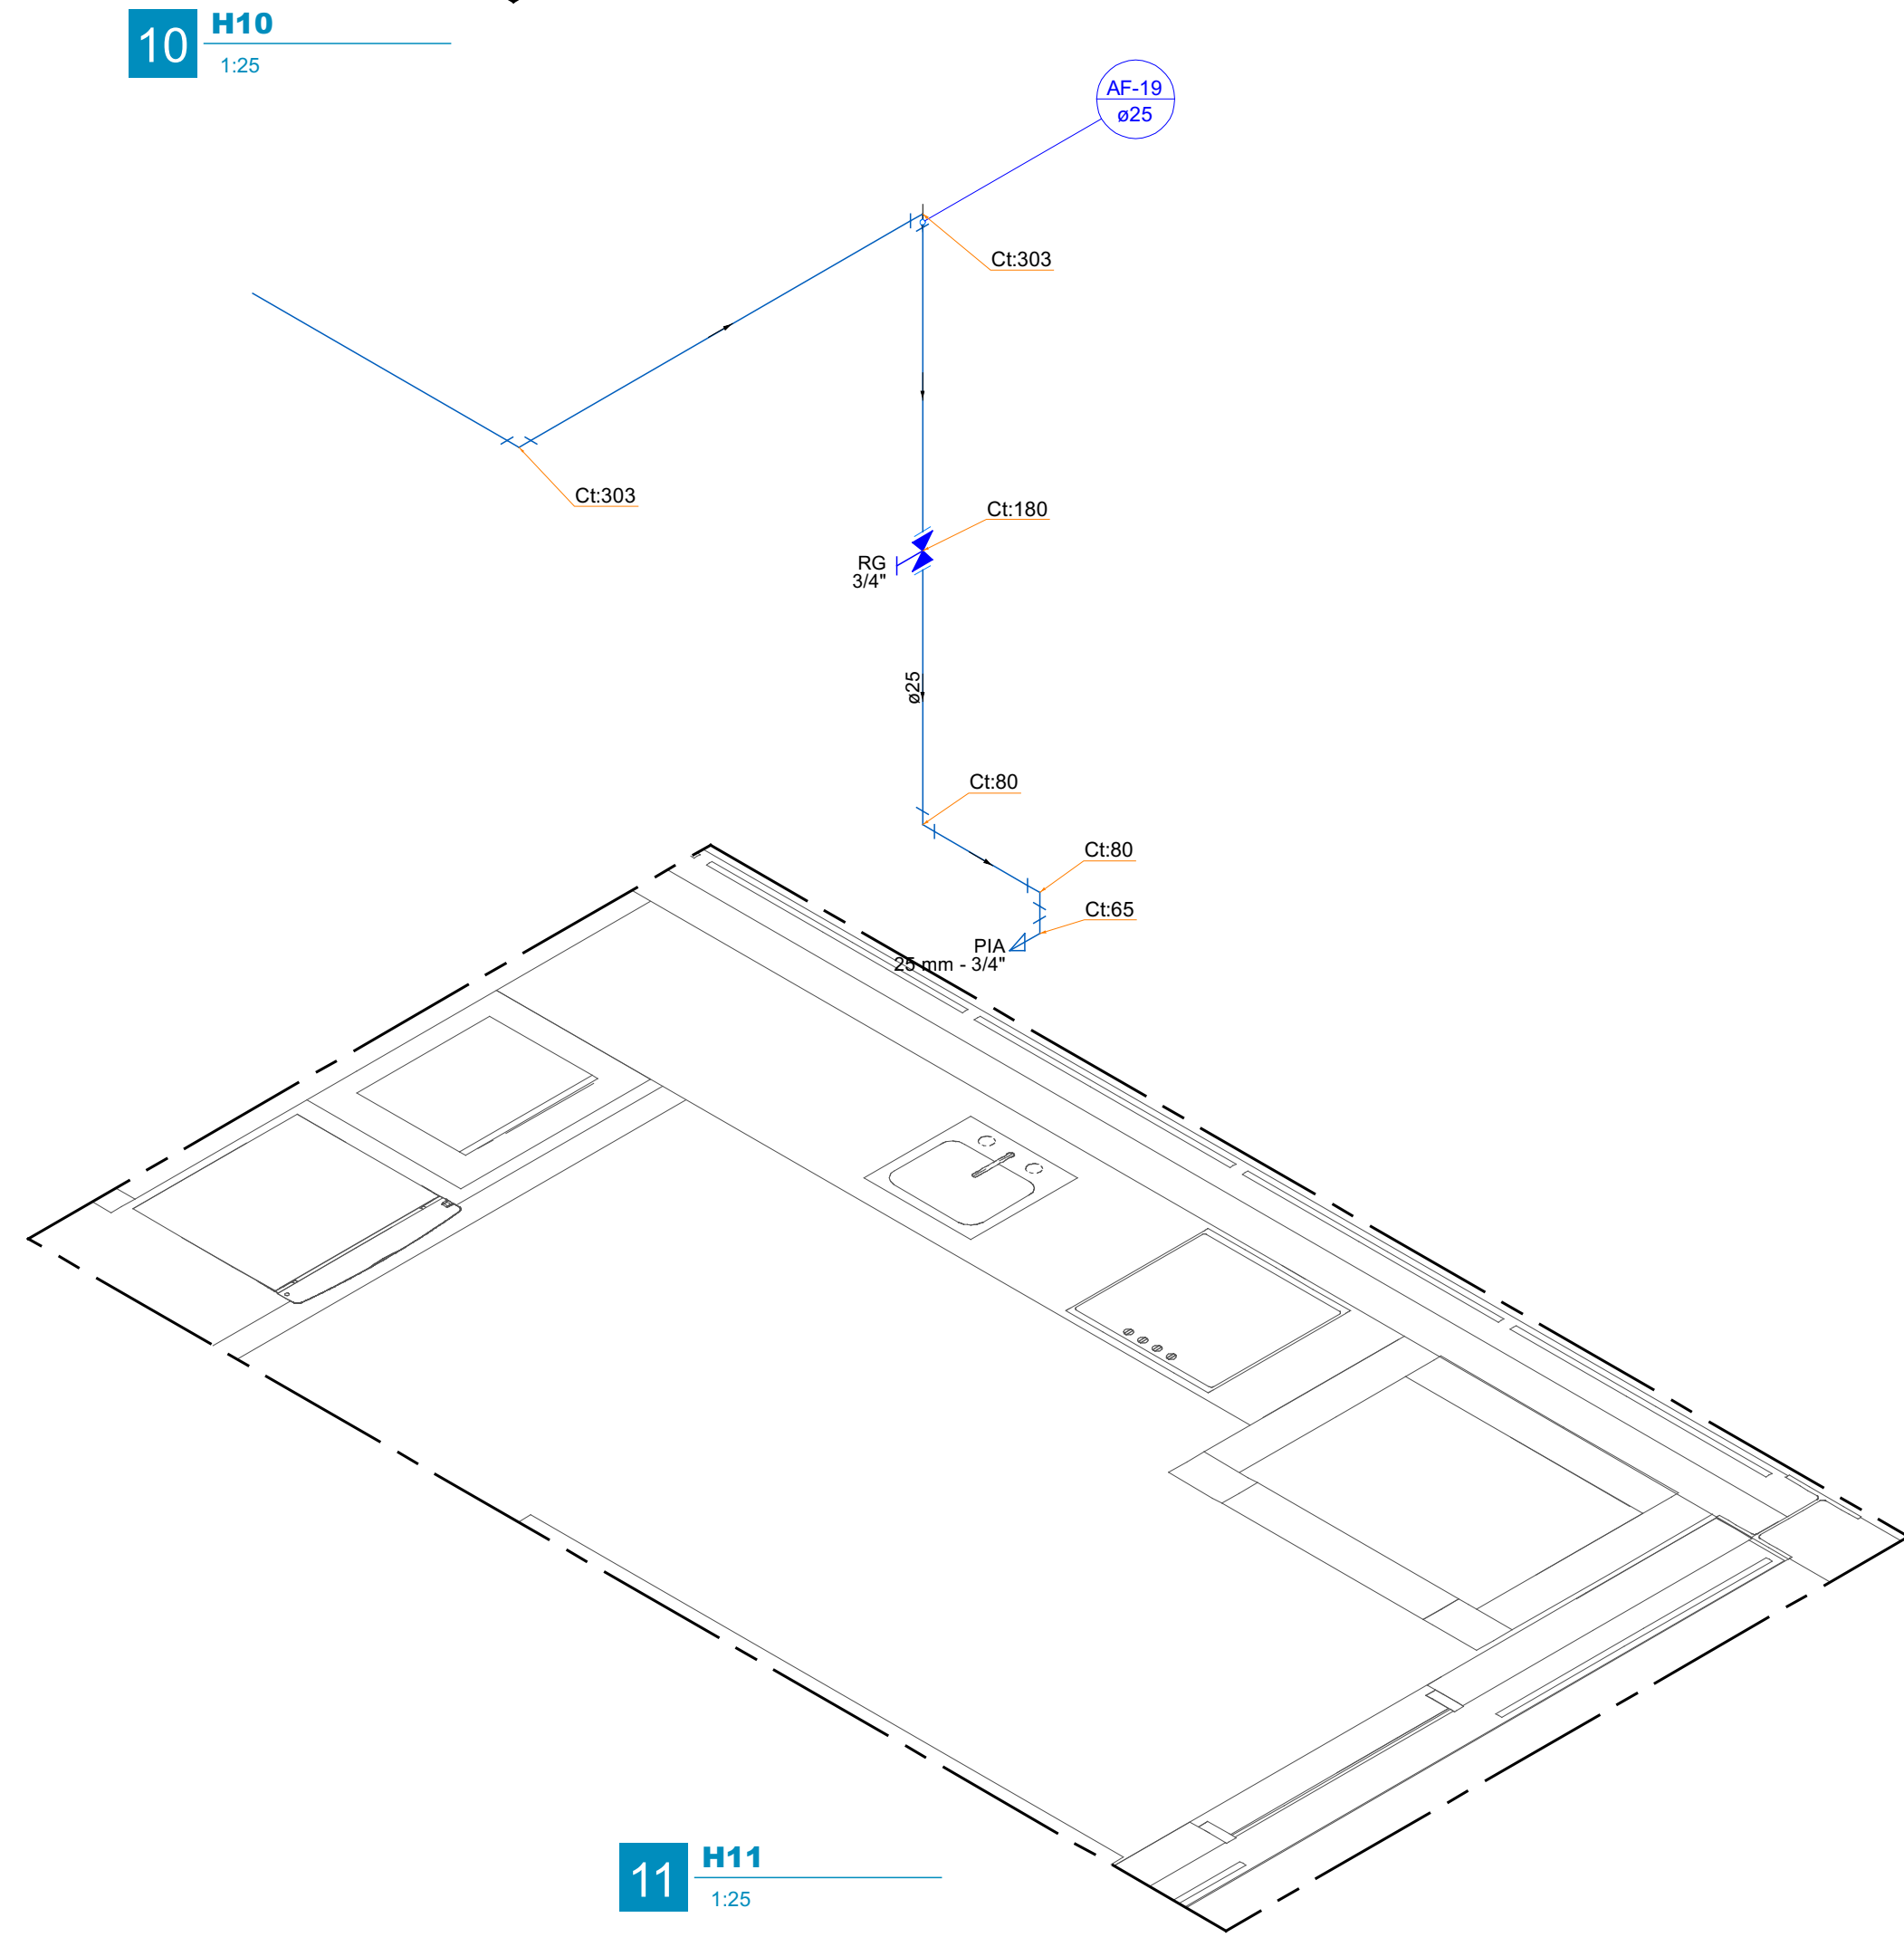


11 H11
1:25

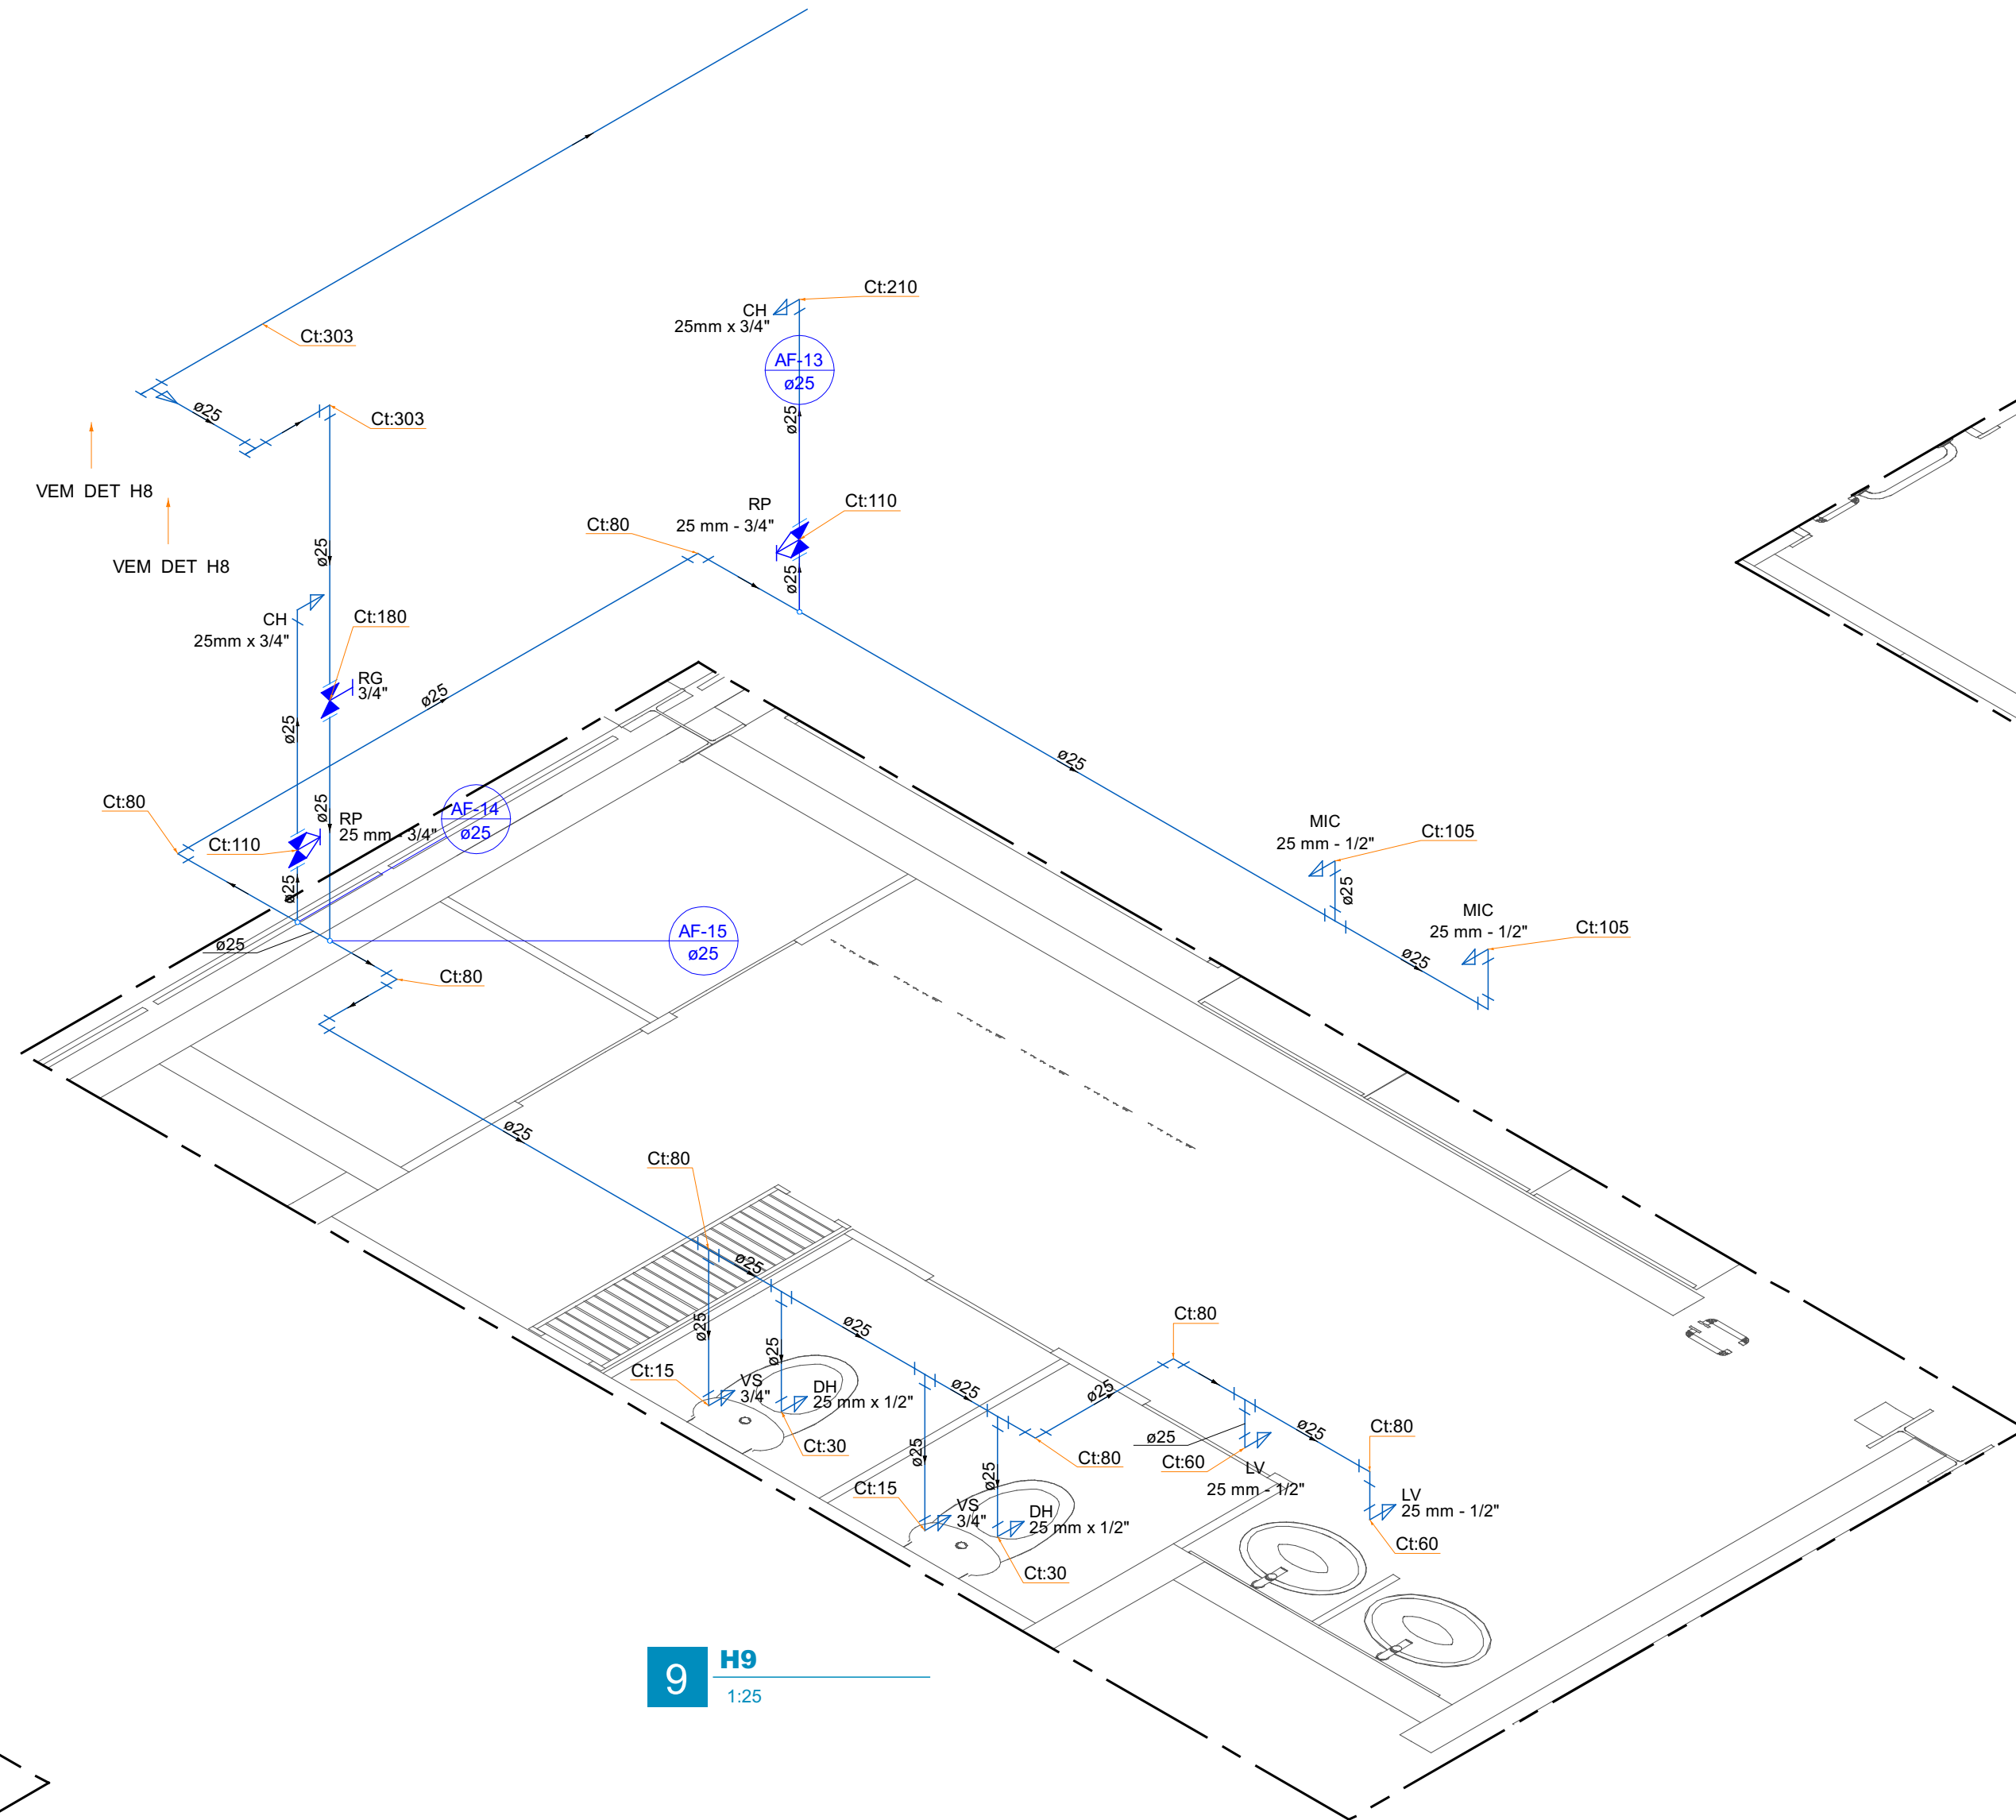

9 H9
1:25

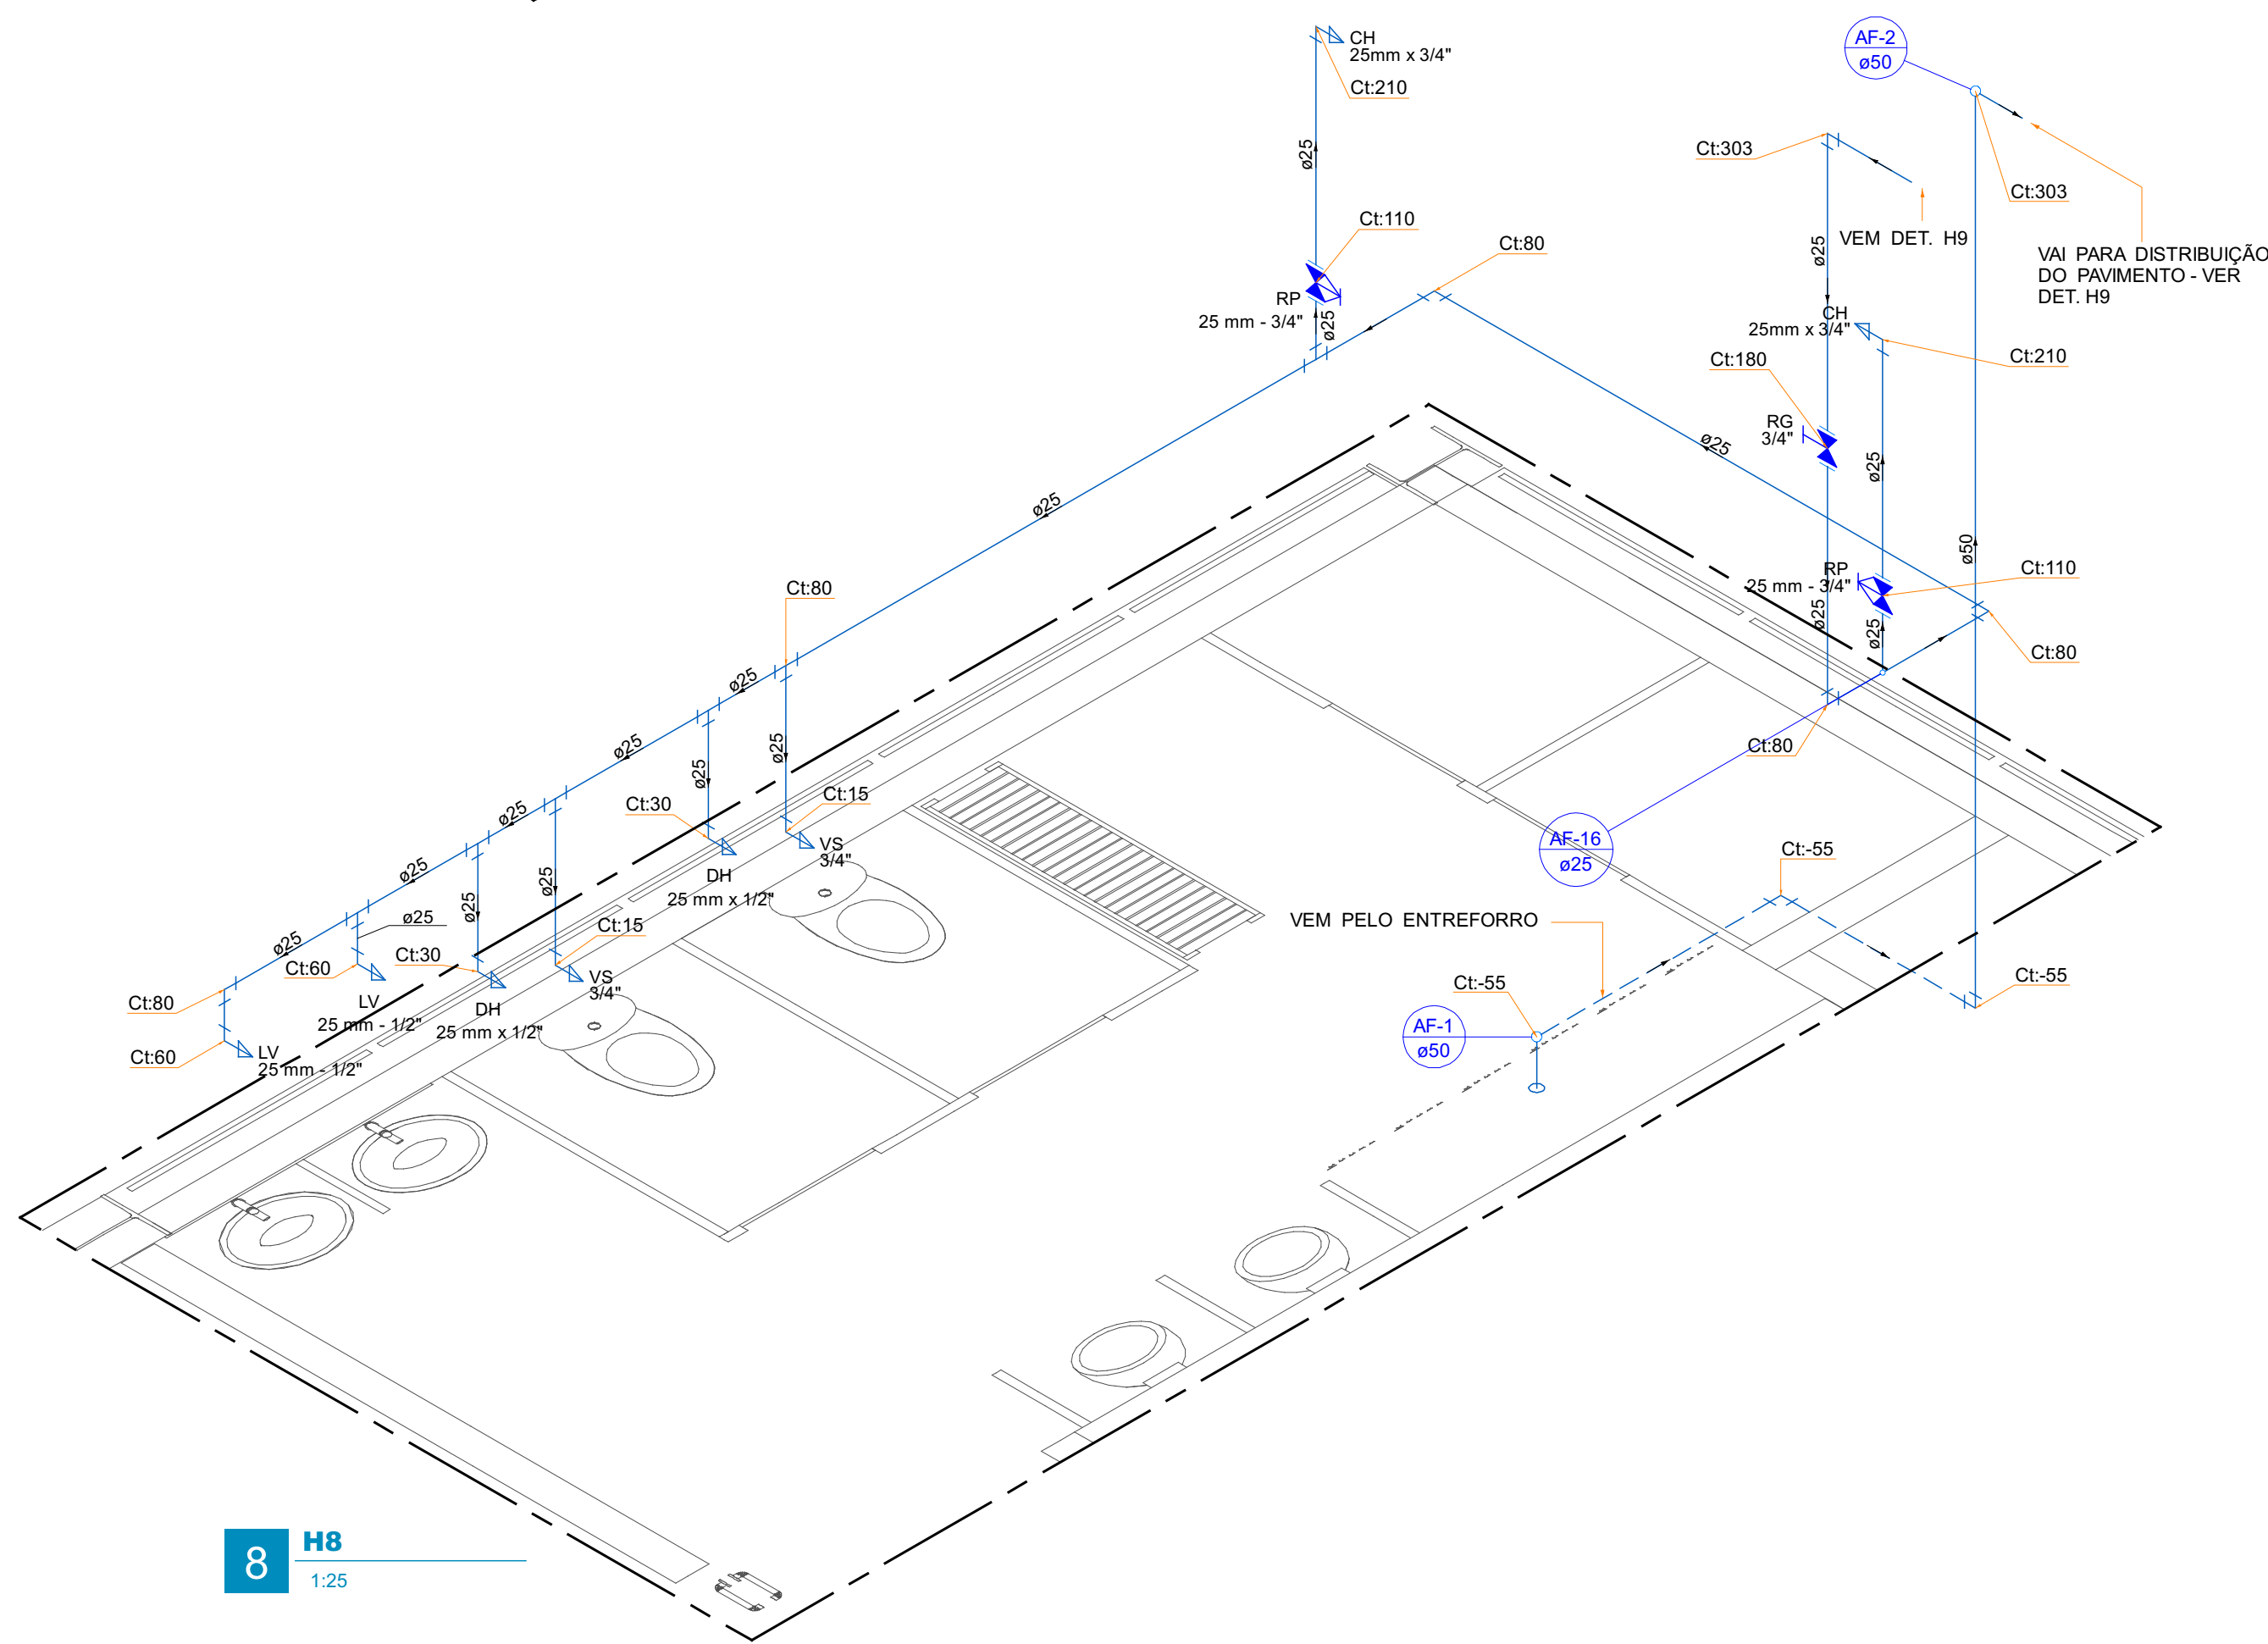

8 H8
1:25

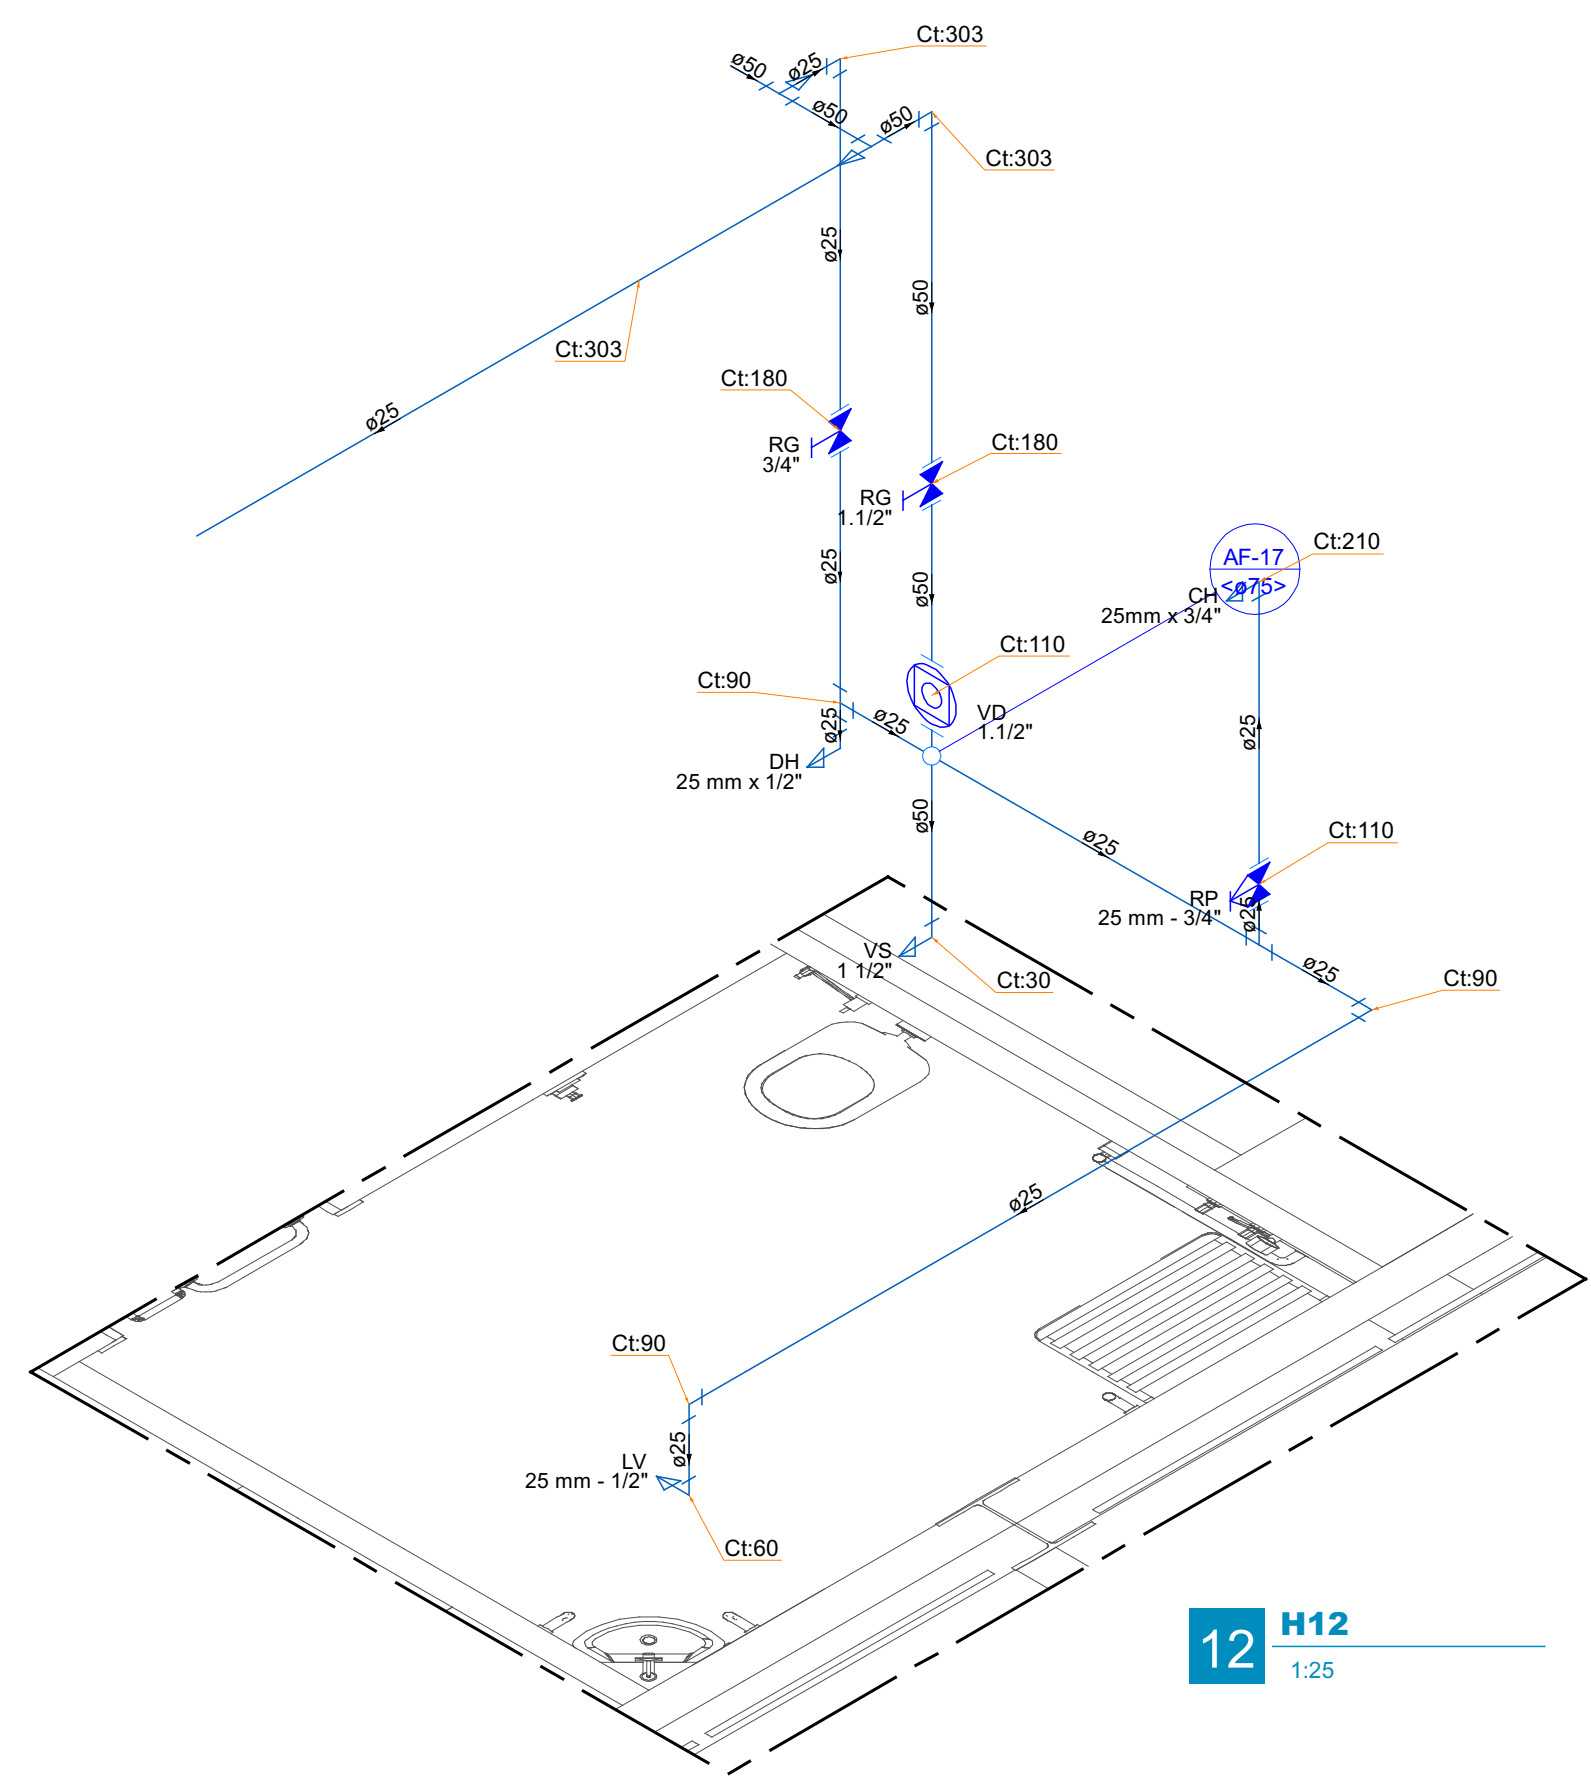

12 H12
1:25

	Possui continuidade em nível superior
	Possui continuidade em nível inferior
SENA DE CONTINUIDADE PODEM OCORRER JUNTAS	

LEGENDA DOS CONDUTOS	
	Esgoto
	Esgoto (Sutura)
	Pluvial
	Ventilação
	Água Fria
	Água Fria Pelo Piso
	Alimentação
	Alimentação Pelo Piso

LEGENDAS



PLANTA DE SITUAÇÃO
1:1250

NOTAS:

- 1 - Nas esperas dos aparelhos haverá redução para diâmetro de 1/2".
- 2 - As alturas das esperas serão consideradas com o piso acabado.
- 3 - Os diâmetros das canalizações são indicados em milímetros.
- 4 - As tubulações de esgoto sanitário com diâmetro nominal igual ou inferior a 75mm, devem possuir declividade mínima de 2%.
- 5 - Observar as especificações no memorial descritivo e os desenhos em anexo.
- 6 - Todas as medidas e os níveis deverão ser conferidos no local.
- 7 - Deverá ser entregue a documentação "as built" para o recebimento da obra.

REVISÃO	DATA	ALTERAÇÃO	RESPONSÁVEL
TABELA DE REVISÕES			
 Module ENGENHARIA		RAZÃO SOCIAL: MÓDULO ENGENHARIA LTDA CNPJ: 13.455.888/0001-21 ENDEREÇO: AVENIDA PAULISTA, 1635 - SALA 1504 - BELA VISTA-SÃO PAULO - SP CEP: 01310-300 CONTATO: CONTATO@ENGMODULE.COM TELEFONE: (11)9398-8765	
PROJETO TERCERIZADO			
ESTADO DO RIO GRANDE DO SUL SECRETARIA DE OBRAS PÚBLICAS SUBSECRETARIA DE INFRAESTRUTURA E PATRIMÔNIO PÚBLICO DEPARTAMENTO DE PROJETOS EM PREÇOS DIVERSOS CENTRO ADMINISTRATIVO FERNANDO FERRARI AV. BORGES DE MEDEIROS, N.1501-POAIRS			
 DIRETORIA: DPPD ARQ. CAMILA MARTINS STOLL		GERENTE DE PROJ. (DPPD) ENR. LEANDRO KRUPP	
PROJETISTA: LUCCAS CHRISTIAN CISTERNA TONIN 45582495683 ENR. LUCAS C. C. TONIN - CREA:5070626995		GERENTE: LUCCAS TONIN DOCUMENTAÇÃO PRISCILA BREYER	
OBRA CRGRO LAJEADO		ÁREA	
LOCAL: RODOVIA ERS 130 KM 73,3 - ESQ. RUA JOÃO GULART		MUNICÍPIO LAJEADO RS	
HIDROSSANITÁRIO			
ASSUNTO:		FOLHA:	
CENTRO LOGISTICO - ÁGUA FRIA			
DETALHES ISOMÉTRICOS			
ESCALA: 1: 50		DATA: 18/02/26	
NOME DO ARQUIVO: 03-H2-AP-AGF-CENTRO LOGISTICO			