



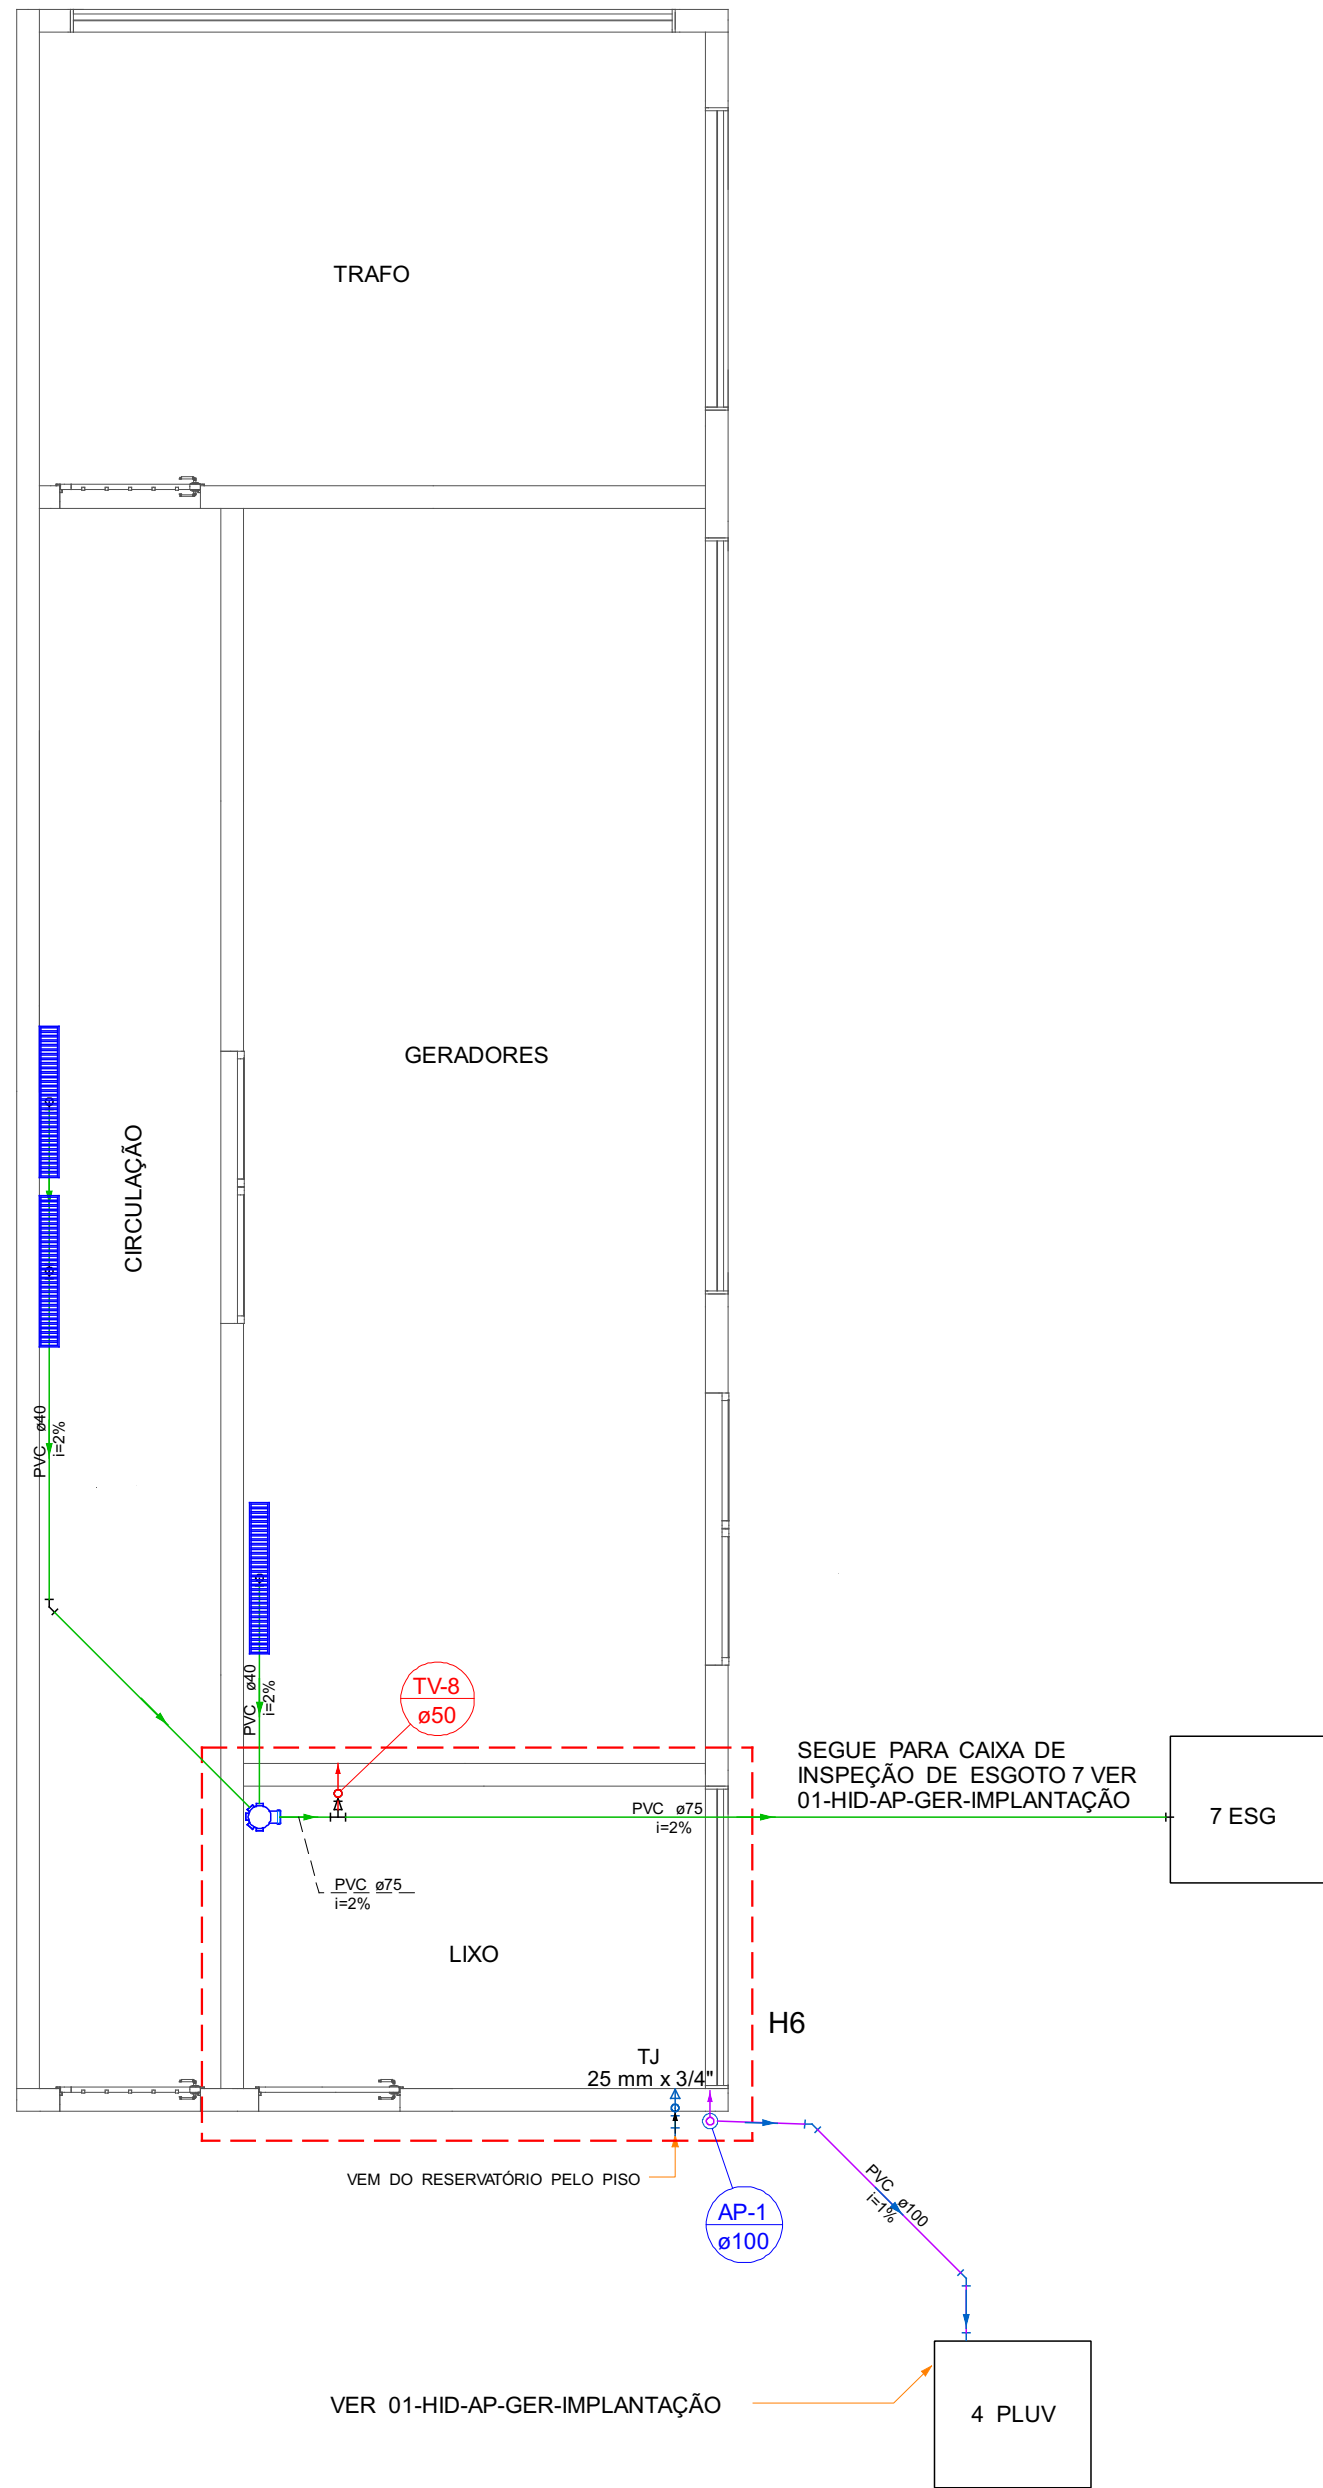


PLANTA TÉRREO - ÁREA TÉCNICA - ÁGUA FRIA E ESGOTO
1:50

Legenda detalhada - PLANTA BAIXA TERREO			
	Caixa Sifonada		
	PVC Acessórios		
	Caixa sifonada 150x185x75	1pc	
	PVC Esgoto		
	Anel de borracha 75mm - 3"	1pc	
	Curva 90 curta- coluna		
	PVC Esgoto		
	Curva 90 curta 40 mm	1pc	
	Grelha - Ralo externo		
	PVC Acessórios		
	Ralo linear c/ grelha 100 cm	1pc	
	PVC Esgoto		
	Curva 90 curta 100 mm	1pc	
	Joelho 45		
	PVC Esgoto		
	Joelho 45 40 mm	1pc	
	Joelho 90- coluna bolsa		
	PVC Esgoto		
	Anel de borracha 50mm - 2"	1pc	
	Joelho 90 50 mm	1pc	
	Luva de correr- coluna		
	PVC Esgoto		
	Anel de borracha 50mm - 2"	2pc	
	Luva de correr 50 mm	1pc	
	Te 90- sobre		
	PVC Esgoto		
	Te 90		
	40 mm	1pc	

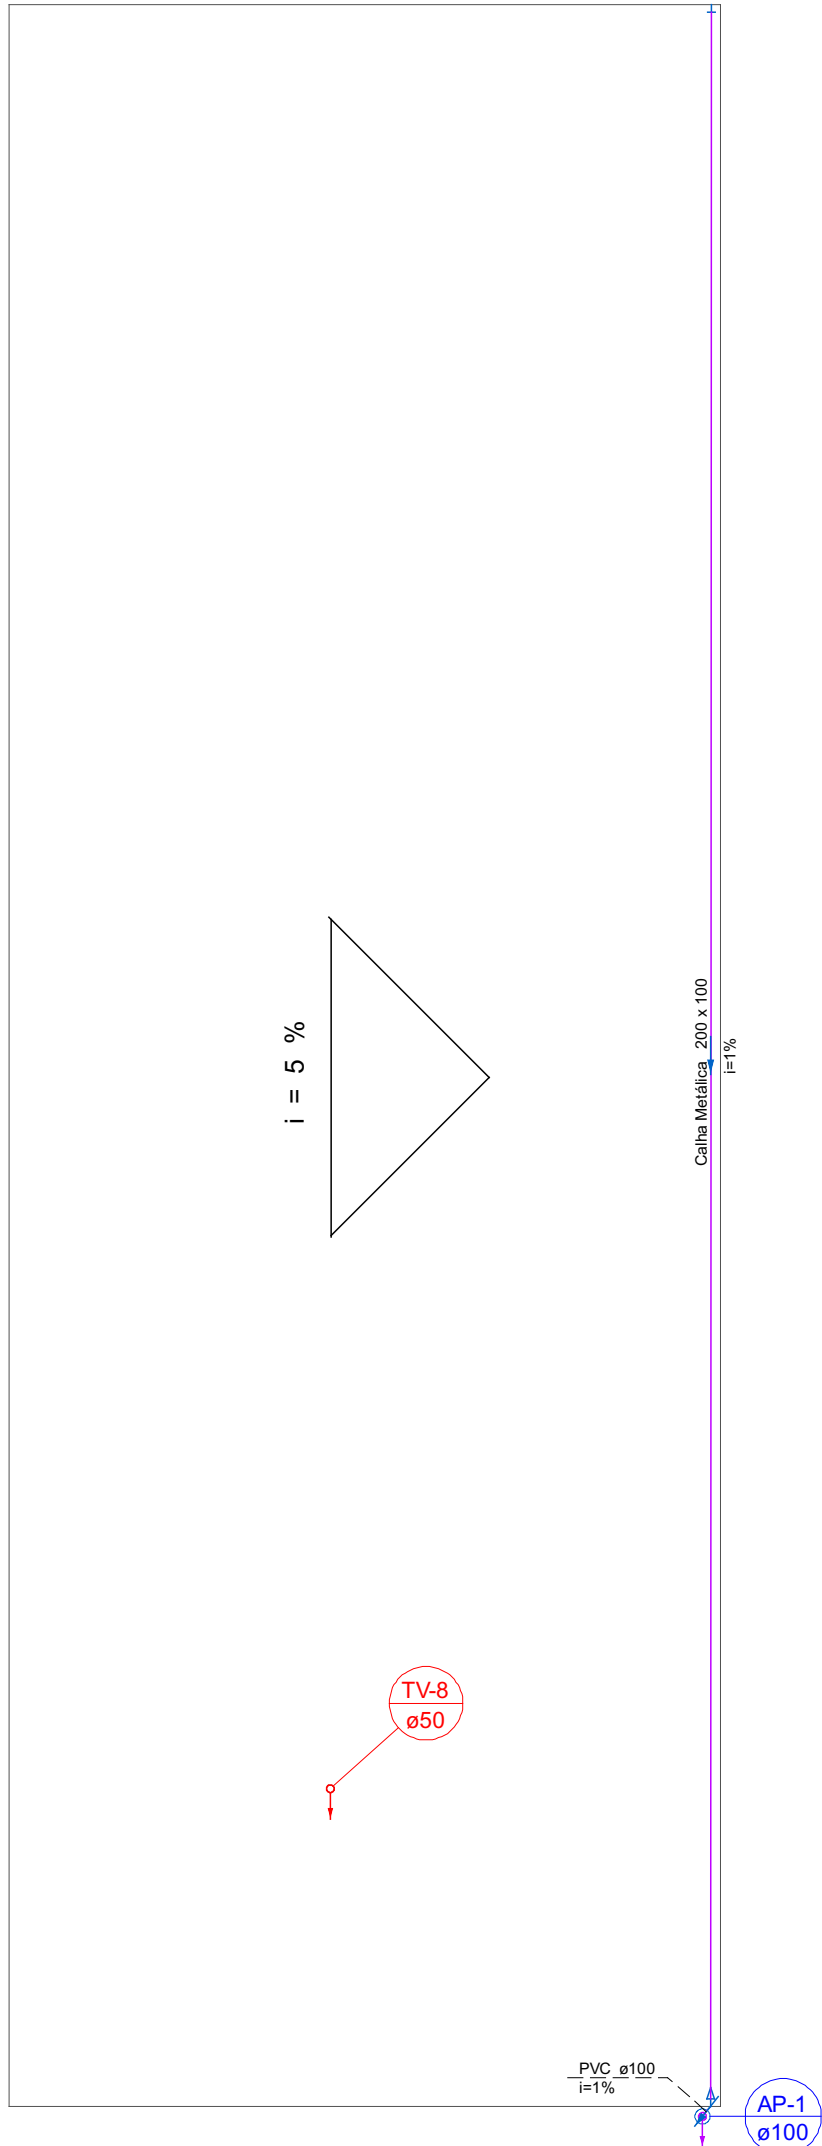

PLANTA COBERTURA - ÁREA TÉCNICA - ESGOTO
1:50

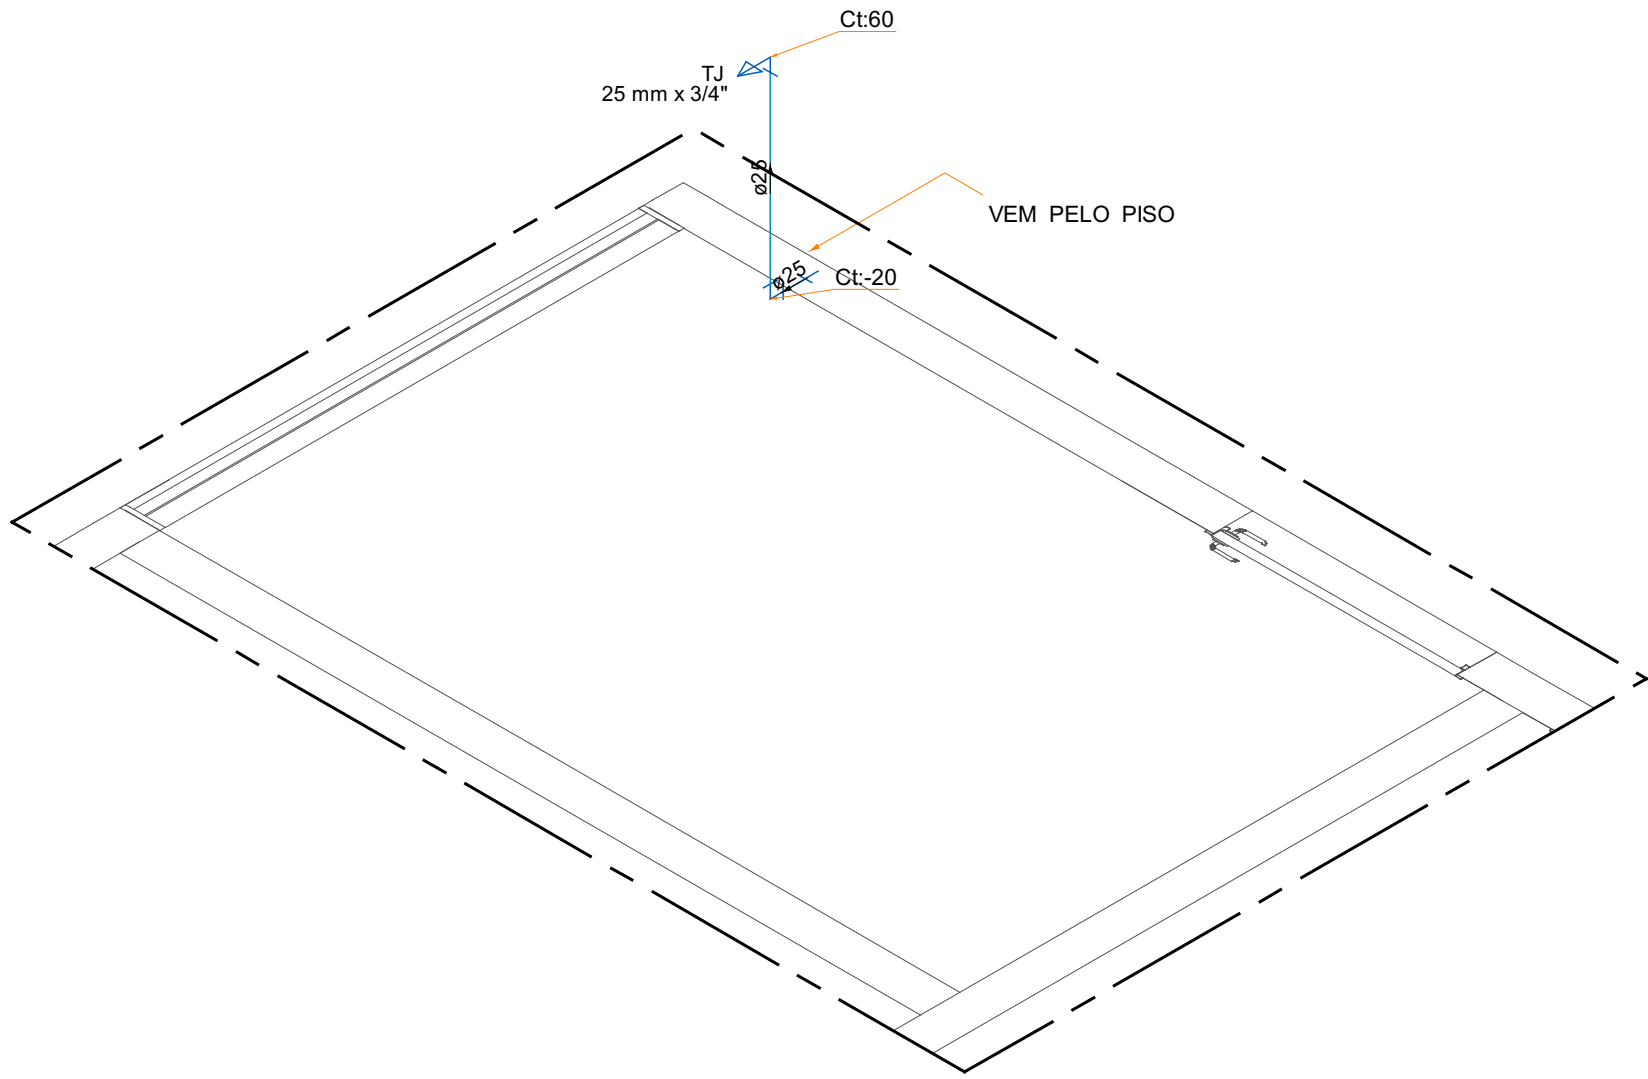

6 H6
1:25

	Possui continuidade em nível superior
	Possui continuidade em nível inferior
SETAS DE CONTINUIDADE PODEM OCORRER JUNTAS	

LEGENDA DOS CONDUTOS	
Esgoto	
Esgoto (Gordura)	
Pluvial	
Ventilação	
Água Fria	
Água Fria Pelo Piso	
Alimentação	
Alimentação Pelo Piso	

LEGENDAS



PLANTA DE SITUAÇÃO
1:1250

NOTAS:

- Nas esperas dos aparelhos haverá redução para diâmetro de 1/2".
- As alturas das esperas serão consideradas com o piso acabado.
- Os diâmetros das canalizações são indicados em milímetros.
- As tubulações de esgoto sanitário com diâmetro nominal igual ou inferior a 75mm, devem possuir declividade mínima de 2%.
- Observar as especificações no memorial descritivo e os detalhes em anexo.
- Todas as medidas e os níveis deverão ser conferidos no local.
- Deverá ser entregue a documentação "as built" para o recebimento da obra.

REVISÃO	DATA	ALTERAÇÃO	RESPONSÁVEL
TABELA DE REVISÕES			
		RAZÃO SOCIAL: MODULO ENGENHARIA LTDA CNPJ: 33.485.888/0001-21 ENDEREÇO: AVENIDA PAULISTA, 1636 - SALA 1504 - BELA VISTA - SÃO PAULO - SP CEP: 01310-200 CONTATO: CONTATO@ENGMODULE.COM TELEFONE: (11)9306-6705	
PROJ.N.		PROJETO TERCERIZADO	
		ESTADO DO RIO GRANDE DO SUL SECRETARIA DE OBRAS PÚBLICAS SUBSECRETARIA DE INFRAESTRUTURA E PATRIMÔNIO PÚBLICO DEPARTAMENTO DE PROJETOS EM PRÉDIOS DIVERSOS CENTRO ADMINISTRATIVO FERNANDO FERRARI-AVBORGESDE MEDEIROS, N1501-POA/RS	
DIRETOR(A) DPPD ARQ. CAMILA MARTINS STOLL		GERENTE DE PROJ. (DPPD) ENG. LEANDRO KRUPP	
PROJETISTA: ENG. LUCAS C. C. TONIN - CREA: 5070626695		GERENTE: LUCCAS TONIN DOCUMENTAÇÃO PRISCILA BREYER	
OBRA CRGIRD LAJEADO		ÁREA	
LOCAL: RODOVIA ERS 130 KM 73,3 - ESQ. RUA JOÃO GOULART		MUNICÍPIO LAJEADO/RS	
PROJETO: HIDROSSANITÁRIO		ASSUNTO: ÁREA TÉCNICA	
ESCALA: 1 : 50		DATA: 18/02/26	
NOME DO ARQUIVO: 01-HID-AP-GER-AREA TECNICA		FOLHA: 1	

